


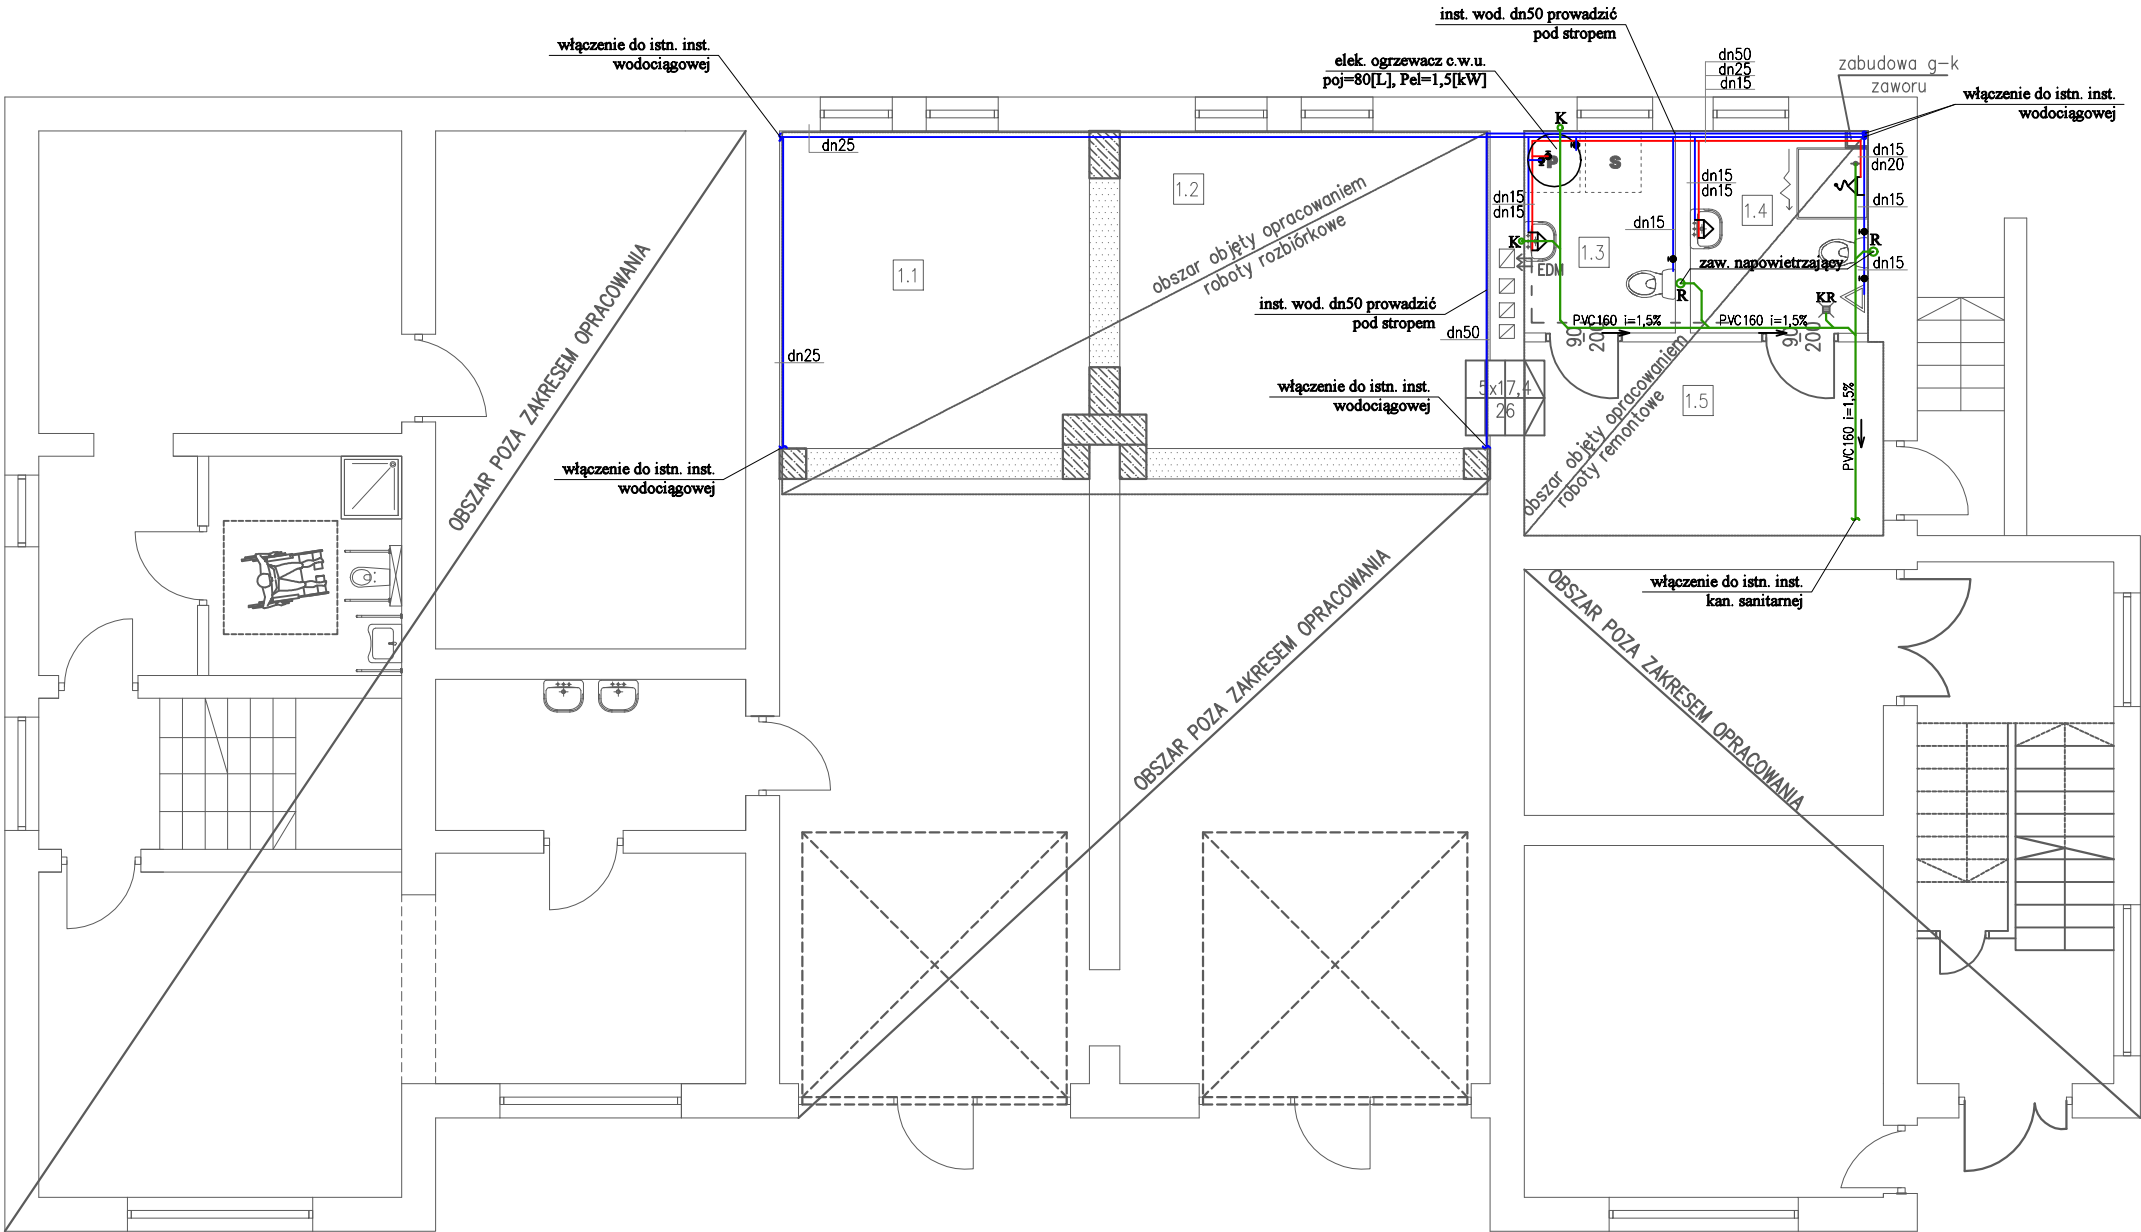

POWIERZCHNIA POMIESZCZEŃ			
Lp.	Pomieszczenia	Posadzka	Pow. (m ²) użytk.
1.1	Garaż	Płytki ceramiczne	50.85
1.2	Garaż	Płytki ceramiczne	60.75
1.3	WC	Płytki ceramiczne	5.34
1.4	Łazienka+WC	Płytki ceramiczne	6.22
1.5	Hall	Płytki ceramiczne	12.16
SUMA:			135.320000

- LEGENDA:
- proj. woda ciepła —
 - proj. woda zimna —
 - KR—kratka ściekowa
 - R—rewizja
 - kanalizacja podposadzkowa —

OBIEKT: BUDYNEK REMIZY OSP	SKALA: 1:100
	NR RYS: wk-1
TYTUŁ RYSUNKU: Instalacja wod-kan - rzut parteru	
LOKALIZACJA: dz.ew.nr 2079/2, 2079/3, 2079/4; obręb: Jurków, gm. Dobra	DATA: XII 2025r.
SPRAWDZIŁ: mgr inż. Marcin Długosz upr. nr MAP/0460/PWOS/13 do projektowania i kierowanie robotami budowlanymi bez ograniczeń w specjalności instalacyjnej w zakresie sieci, instalacji i urządzeń ciepłych, wentylacyjnych, gazowych, wodociągowych i kanalizacyjnych	PROJEKTOWAŁ: mgr inż. Marcin Kita upr. nr MAP/0219/POOS/12 do projektowania bez ograniczeń w specjalności instalacyjnej w zakresie sieci, instalacji i urządzeń ciepłych, wentylacyjnych, gazowych, wodociągowych i kanalizacyjnych