


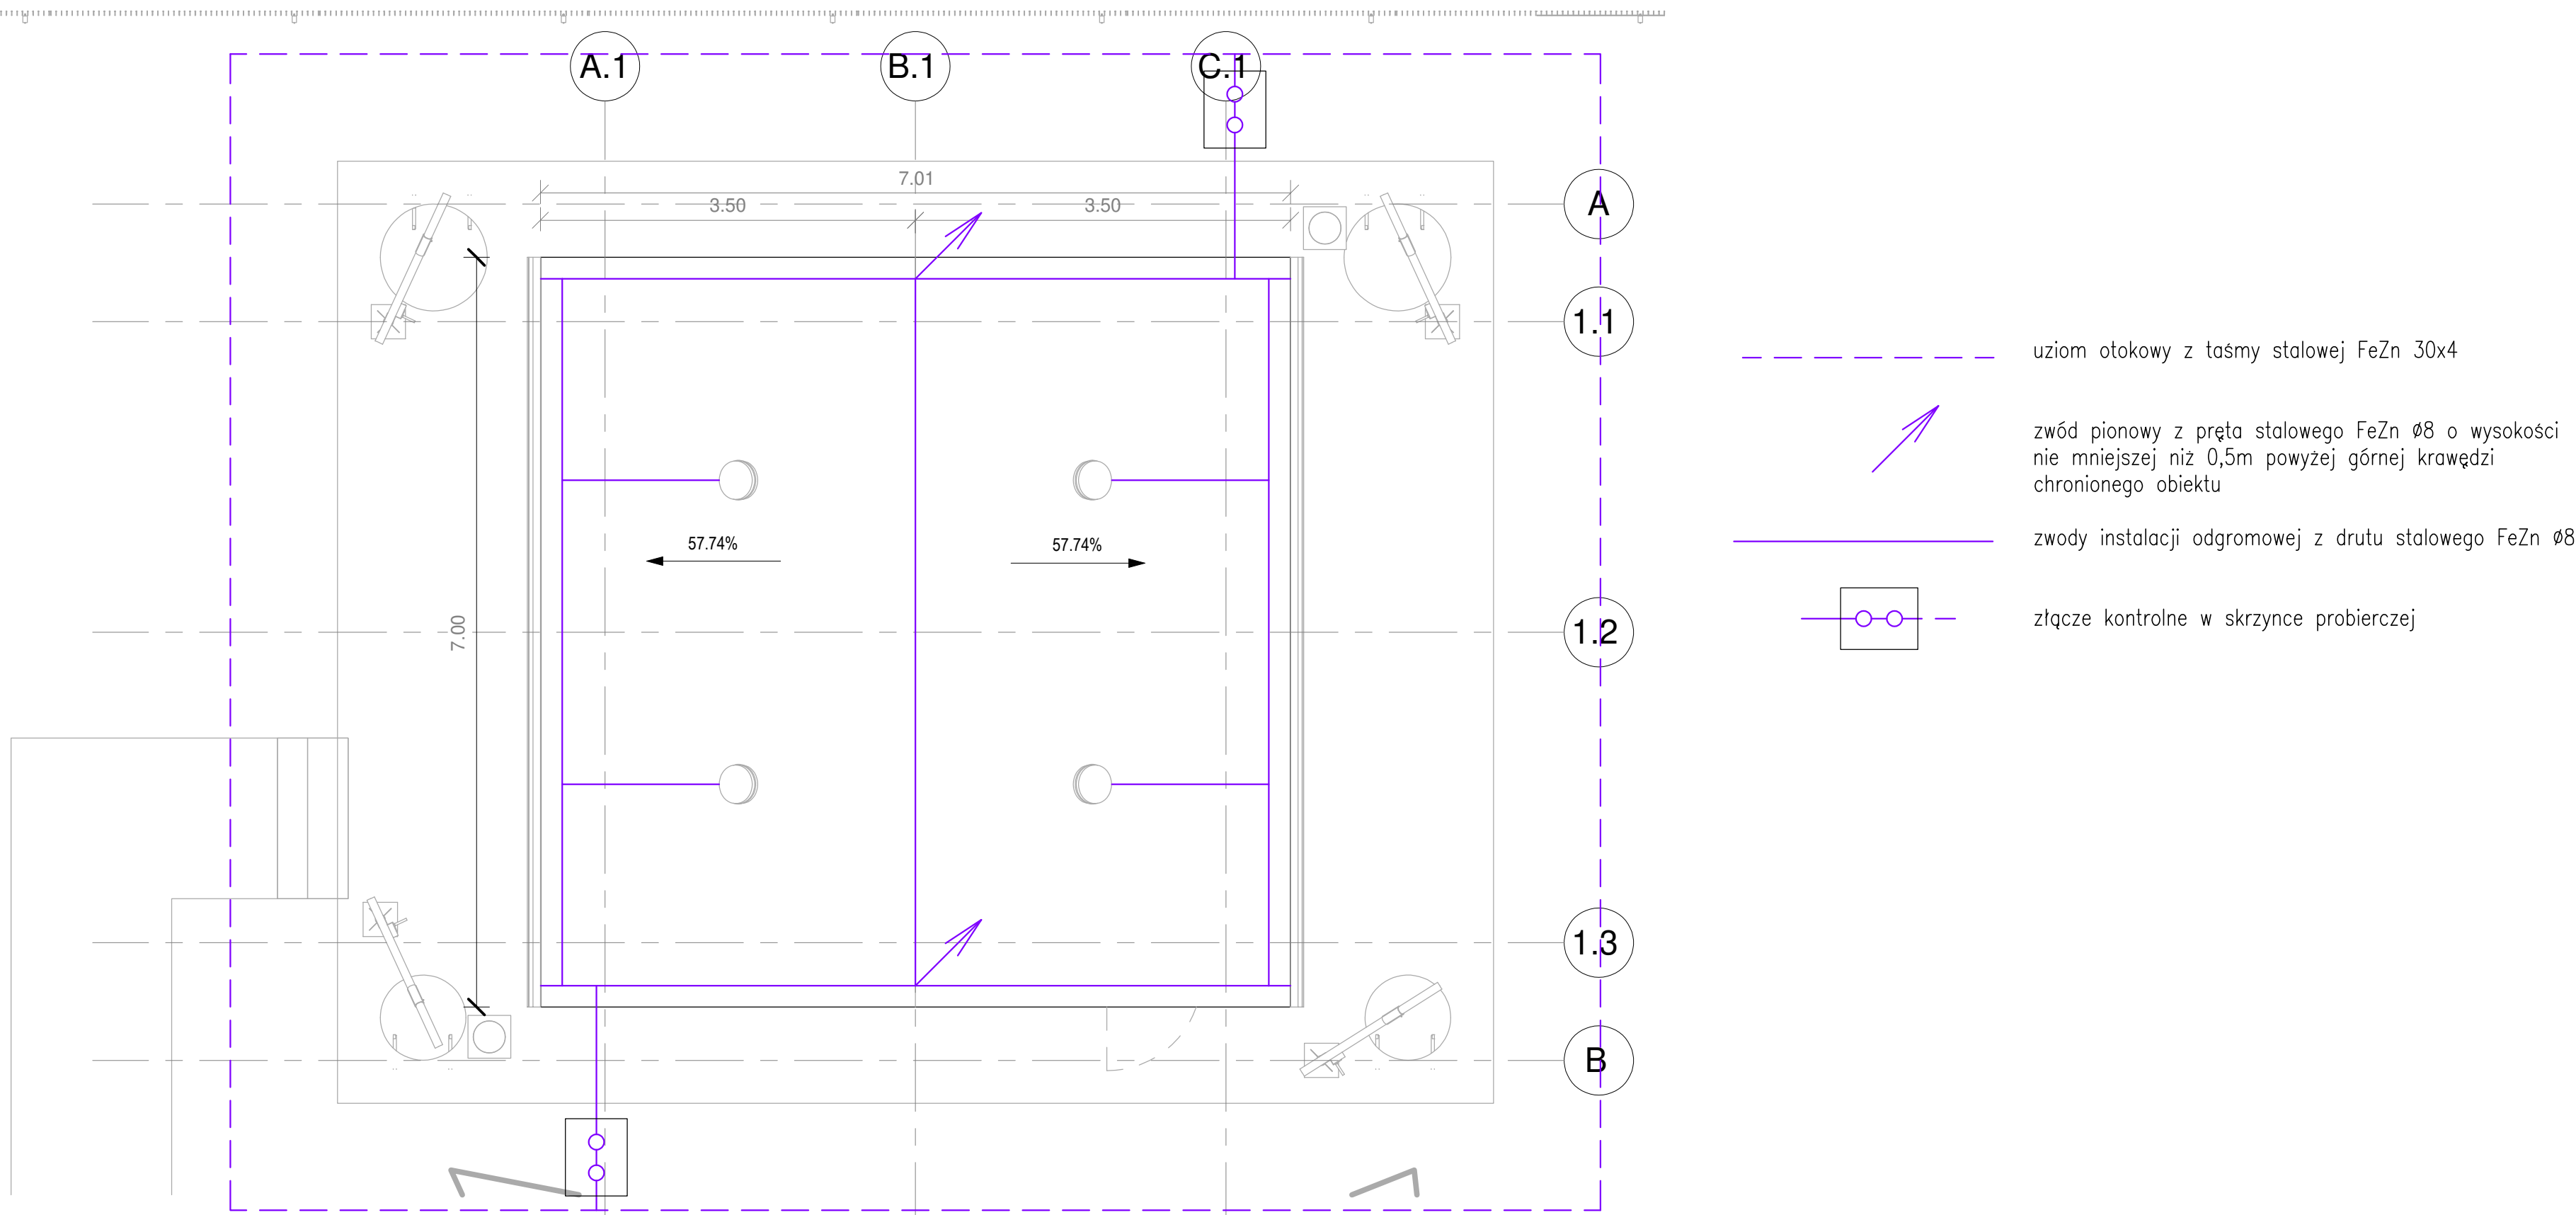

Zwody poziome niskie z drutu FeZn $\varnothing 8\text{mm}$ układać na wspornikach przystosowanych do występującego pokrycia dachowego. Zwody połączyć z blachami obróbki blacharskiej za pomocą złączy do blach. Jako zwody poziome można wykorzystać nie izolowane blachy pokrycia dachowego o grubości nie mniejszej niż 0,5mm.

Przewody odprowadzające instalacji odgromowej wykonać z drutu stalowego FeZn $\varnothing 8$ w rurach osłonowych niepalnych RHDPE 32FP pod tynkiem. Złącza kontrolne instalować w skrzynkach probierczych w podłożu.

Do siatki zwodów poziomych przyłączyć metalowe rynny, elementy obróbki blacharskiej oraz wszystkie metalowe elementy konstrukcji dachowych (wywietrzniki, drabinki itp.) wystające ponad powierzchnię dachu. Anteny chronić wypustem drutu stalowego lub masztem odgromowym o wysokości 1,5m ponad poziom anteny.

Do głównej szyny wyrównawczej wyprowadzonej taśmą stalową FeZn 25x4 z uziomu otokowego podłączyć metalowe przewody instalacji wodnej, wentylacji, punkty PE tablic rozdzielczych, korytka kablowe, wewnętrzne konstrukcje metalowe.

Wymagana oporność uziomu nie więcej niż 10 Ω .

Instalację wykonać zgodnie z normą PN-EN 62305.

INWESTOR			
Gmina Dłutów ul. Pabianicka 25, 95-081 D łutów			
GENERALNY PROJEKTANT			
PPW BIOPROJEKT Sp. z o.o. 97-300 Piotrków Trybunalski Aleja Armii Krajowej 22b/9			
www.bioprojekt.pl biuro@bioprojekt.pl 509 020 832			
PROJEKTOWAL:	TECH. ANDRZEJ GOSZCZYŃSKI	372/94/WŁ.	DATA: 06. 2026
SPRAWDZIŁ:	MGR INŻ. ANDRZEJ KACPERSKI	UAN.IV.10220/70/81	DATA: 06. 2026
PROJEKTOWAL:			DATA:
SPRAWDZIŁ:			DATA:
OPRACOWAŁ:			DATA:
NAZWA INWESTYCJI:	„Budowa buforowego zbiornika retencyjnego na ścieki na terenie oczyszczalni ścieków w Dłutowie”		
TYTUŁ RYSUNKU:	Budynek technologiczny zbiornika Plan instalacji odgromowej	NR RYS:	PT-E-02
FAZA:	PROJEKT TECHNICZNY		NR TOMU:
BRANŻA:	ELEKTRYCZNA		SKALA: 1 : 50