
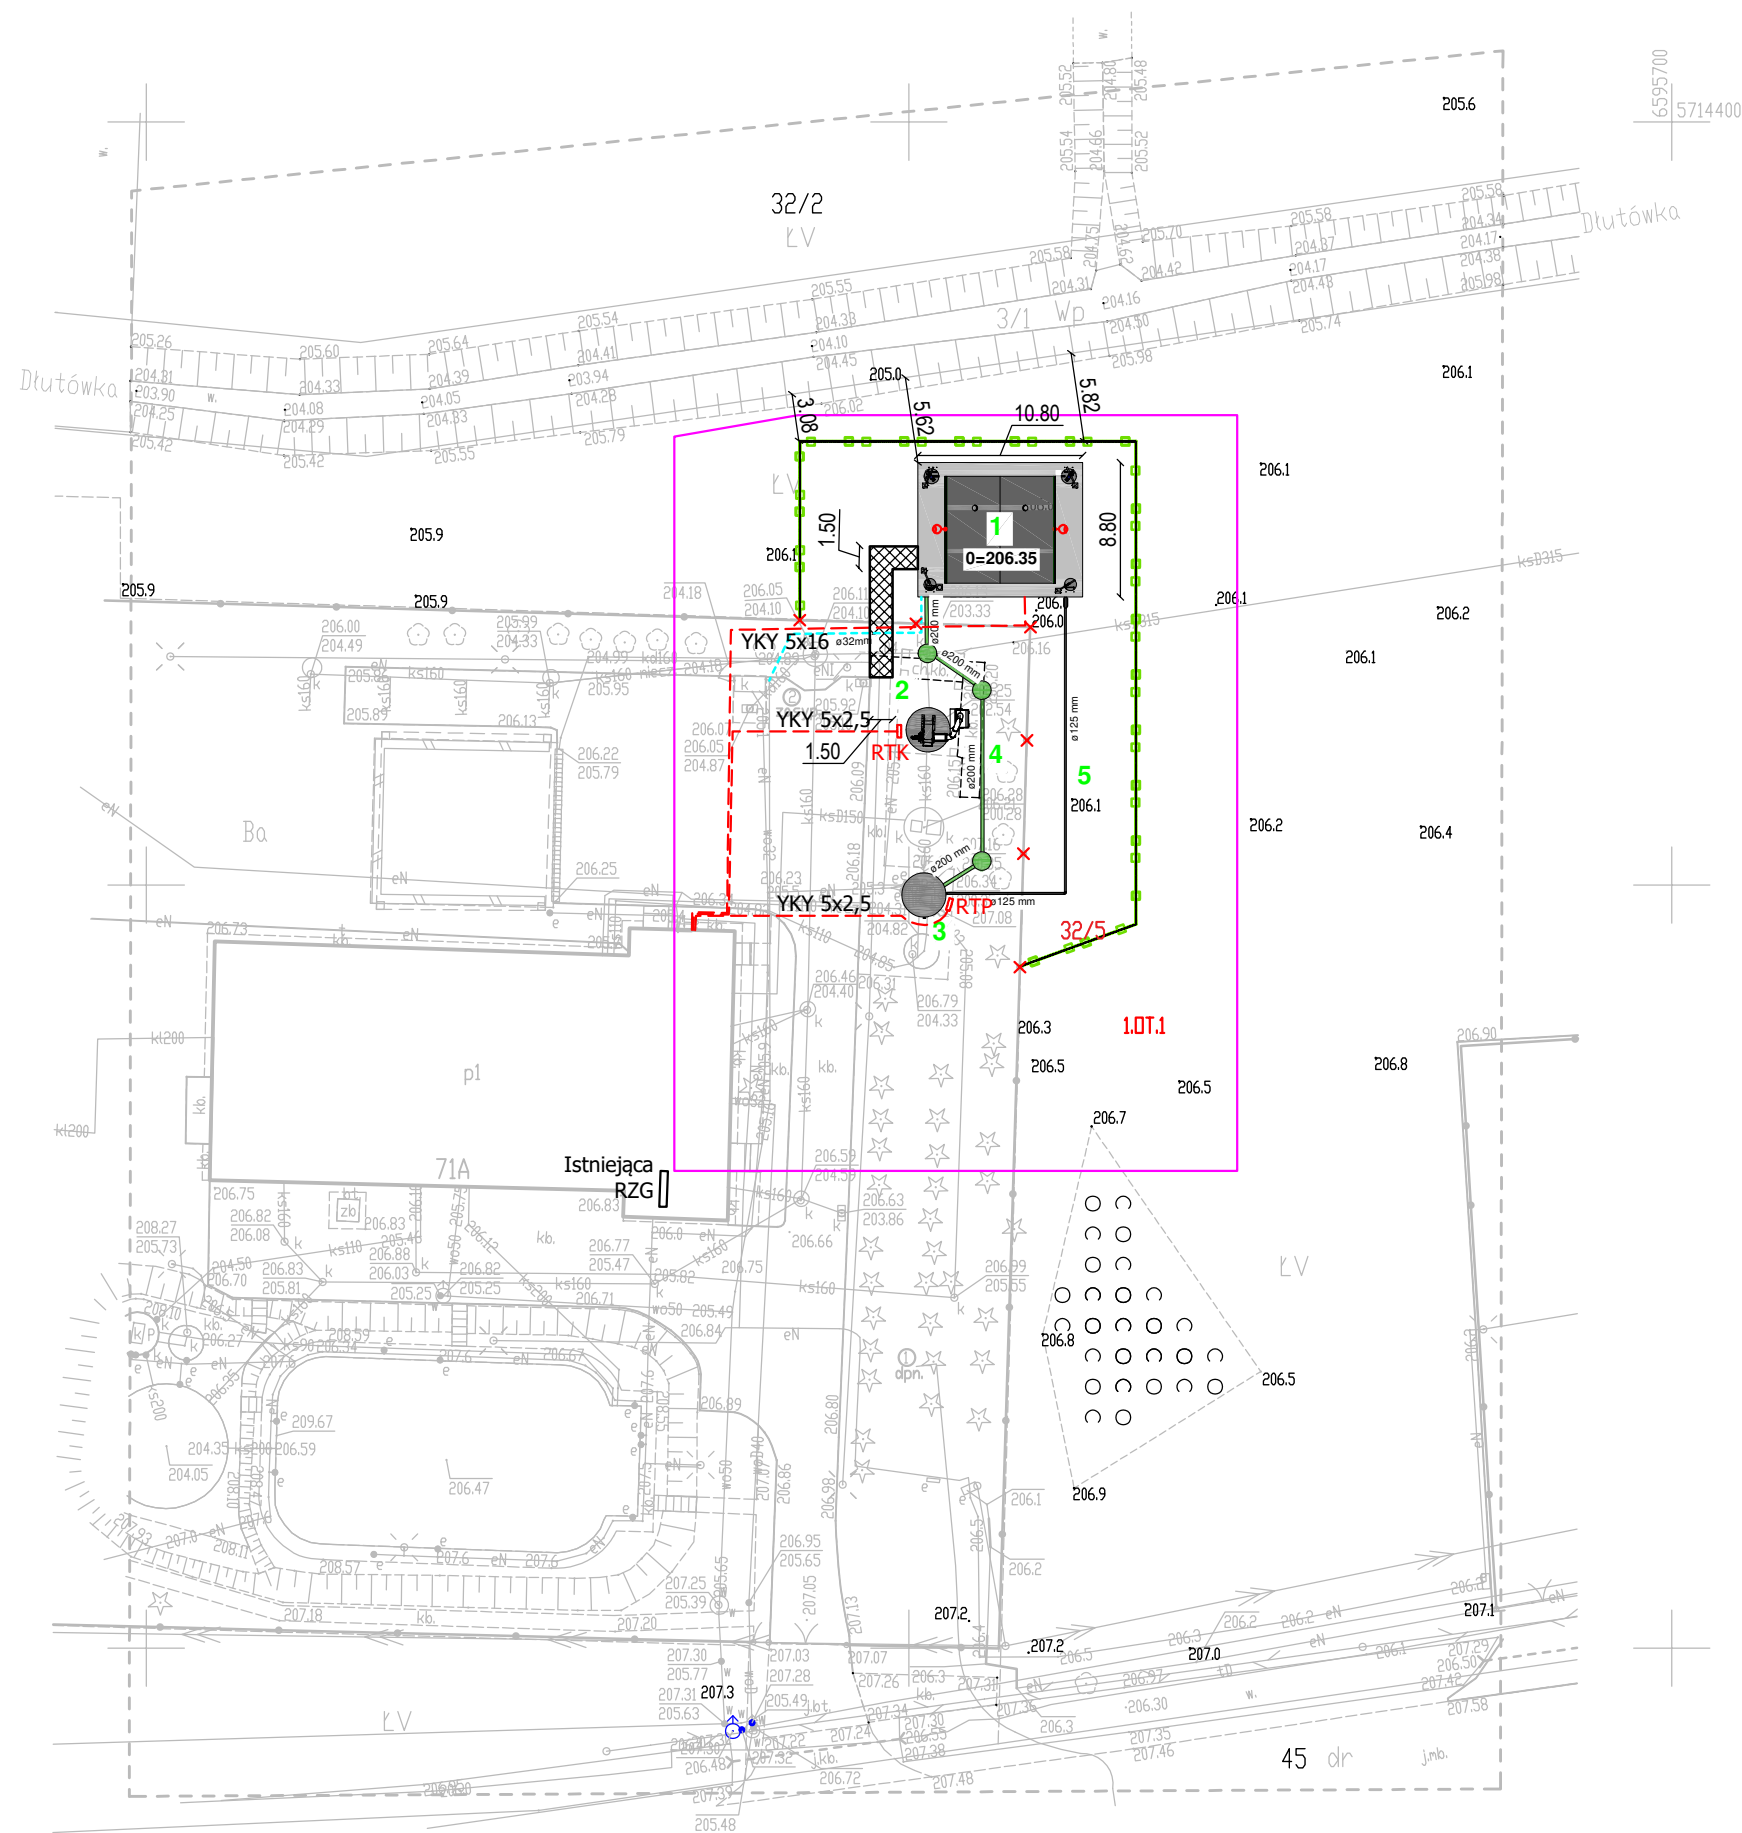


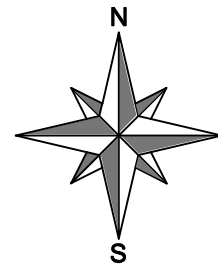

Legenda:

- ①
dpn. - dalszy przebieg przewodu nieznanego przebiegu ziemnego prowadzić ręcznie.
- ②
zasyp. - armatura powierzchniowa niewidoczna zasypana lub zdemontowana

Mapa do celów projektowych		
adres: Dłutów, ul. Główna 71A, dz. 32/5		
Id. zgłoszenia:	GK.6641.754.2026	skala mapy 1:500
Jednostka ewidencyjna	identyfikator	100803_2
	nazwa	Dłutów
Okręg ewidencyjny	identyfikator	100803_2.0005
	nazwa	Dłutów PGR
Nazwa układu współrzędnych	prostokątnych płaskich	2000/6
	wysokości	Kronsztadt 60
Oznaczenie granic obszaru, który był przedm. aktualizacji		
Służebności gruntowe mające wpływ na zagospodarowanie gruntów zlokalizowanych w granicach projekt. inwestycji		
Nie wyklucza się istnienia w terenie innych niż wykazanych na niniejszej mapie urządzeń podziemnych, które nie zostały zgłoszone do inwentaryzacji lub o których brak jest informacji w instytucjach branżowych.		
ADAM LISIAK USŁUGI GEODEZYJNE ul. Granitowa 24/1, 93-521 Łódź NIP: 7261521658, REGON: 473084074 786 819 425 geodezja.lisiak@gmail.com		ADAM LISIAK Geodeta uprawniony Nr świad. 18231 zakres 1,2 Łódź, 2026.04.03
Nazwa / Imię i nazwisko wykonawcy		Imię i nazwisko, nr uprawnień oraz data i podpis geodety uprawnionego

Poświadczam, że niniejszy dokument został opracowany w wyniku prac geodezyjnych i kartograficznych, których rezultaty zawiera operat techniczny wpisany do ewidencji materiałów państwowego zasobu geodezyjnego i kartograficznego. Jednocześnie informuję, że jestem świadomy odpowiedzialności karnej za złożenie fałszywego oświadczenia.

Identyfikator zgłoszenia prac geodezyjnych	GK.6641. 754 .2026
Organ służby geodezyjnej, który otrzymał zgłoszenie	STAROSTA PABIANICKI
Nr oraz data sporządzenia dokumentu zawierającego wynik pozytywnej weryfikacji	Protokół weryfikacji nr GK.6641. 754 .2026_4 z dnia 27.04.2026 r.
Wykonawca prac geodezyjnych	Adam Lisiak Usługi Geodezyjne NIP: 7291402763, REGON: 365318848
Imię i nazwisko oraz nr uprawnień zawodowych kierownika prac	Adam Lisiak upr. zaw. 18231 zakres 1, 2

Legenda:

- Projektowany zbiornik retencyjno-buforowy z budynkiem technologicznym
- Istniejąca komora kraty koszonej do przebudowy
- Istniejąca pompownia do przebudowy
- Projektowana instalacja kanalizacji sanitarnej grawitacyjnej Ø200mm
- Projektowana instalacja kan. sanitarnej tłocznej Ø125mm
- Projektowana instalacja wodociągowa Ø32mm
- Projektowana instalacja elektroenergetyczna

Projektowane utwardzenie terenu

Projektowane ogrodzenie

Ogrodzenie do rozbiórki

Zakres zamierzenia inwestycyjnego pokrywający się z obszarem oddziaływania obiektu

32/5 granice działek i działki, na których zaprojektowano inwestycję

1.0T.1 obszar objęty miejscowym planem zagospodarowania przestrzennego – tereny lokalizacji obiektów i urządzeń technicznej obsługi gminy

UWAGI:

- Obowiązek wykonawcy jest sprawdzenie wymiaru w terenie. W przypadku rozbieżności pomiędzy projektem a stanem faktycznym wykonawca winien przekazać informacje do biura projektowego
- Wykonawca przed przystąpieniem do prac powinien zapoznać się ze wszystkimi projektami branżowymi i budowlanymi.
- W przypadku jakiegokolwiek zamiany lub różnicy pomiędzy projektem a stanem faktycznym oraz różnic pomiędzy poszczególnymi projektami, Wykonawca zobowiązany jest przekazać informacje o zaistniałym fakcie do biura projektowego w celu uzyskania właściwego rozwiązania przed wykonaniem prac budowlanych
- W sprawach nieokreślonych w dokumentacji obowiązują: normy (PN), świadectwa dopuszczenia, atesty ITB, instrukcje, wytyczne i warunki techniczne producentów i dostawców materiałów budowlanych, przepisy instytucji kontrolujących jakość materiałów.
- Obowiązkiem wykonawcy jest rozpatrywanie rysunków łącznie z branżą sanitarną, technologiczną i architektoniczną
- W przypadku rozwiązań nieobjętych rozwiązaniami standardowymi oraz powszechnie znanymi posiadającymi aprobaty techniczne i dopuszczenia do stosowania w budownictwie Wykonawca zobowiązany jest wykonać dokumentację indywidualnego zatwierdzenia.
- Wykonawca robót zobowiązany jest na własny koszt do wykonania dokumentacji warsztatowej jeżeli zachodzi taka konieczność
- Wykonawca jest zobowiązany do właściwego skalkulowania wartości kontraktu na bazie projektu i wizji lokalnej oraz do zadania pytań na etapie przetargowym bez możliwości roszczeń na etapie wykonywania prac budowlanych.

Uwagi:

- Różne wstawki studzienek dostosować do niwelety drogi.
- Różne wstawki studzienek w terenie zielonym wynieść min. 0,1 m.
- W przypadku różnicy rzędnej między wlotem, a dnem studni kanalizacji sanitarnej większej niż 1 m, stosować zewnętrzna kaskadę.
- Szczegółowy przebieg istniejącego uzbrojenia należy ustalić na podstawie ręcznych przekopów próbnych.
- Prace w miejscu skrzyżowań z istniejącym uzbrojeniem należy wykonać ręcznie (bez użycia sprzętu mechanicznego), odkryte przewody zabezpieczyć.
- Głębokość posadowienia istniejącego uzbrojenia podano w oparciu o normatywne zagłębienia poszczególnych przewodów. W rzeczywistości mogą wystąpić odstępstwa od podanych lokalizacji i głębokości, które przedstawiono na profilach.
- Na trasie projektowanych przewodów może występować niezidentyfikowane uzbrojenie.
- W razie stwierdzenia kolizji z istniejącym uzbrojeniem powiadomić nadzior inwestorski.

INWESTOR			
Gmina Dłutów ul. Pabianicka 25, 95-081 Dłutów			
GENERALNY PROJEKTANT			
PPW BIOPROJEKT Sp. z o.o. 97-300 Piotrków Trybunalski Aleja Armii Krajowej 22b/9			
www.bioprojekt.pl biuro@bioprojekt.pl 509 020 832			
PROJEKTOWAŁ:	TECH. ANDRZEJ GOSZCZYŃSKI	372/94/WŁ.	DATA: 06.2026
SPRAWDZIŁ:	MGR INŻ. ANDRZEJ KACPERSKI	UAN.IV.10220/70/81	DATA: 06.2026
PROJEKTOWAŁ:			DATA:
SPRAWDZIŁ:			DATA:
OPRACOWAŁ:			DATA:
NAZWA INWESTYCJI:	„Budowa buforowego zbiornika retencyjnego na ścieki na terenie oczyszczalni ścieków w Dłutowie”		
TYTUŁ RYSUNKU:	Trasy kablowe	NR RYS:	PT-E-05
FAZA:	PROJEKT TECHNICZNY	NR TOMU:	
BRANZA:	ELEKTRYCZNA	V	SKALA: 1 : 500