


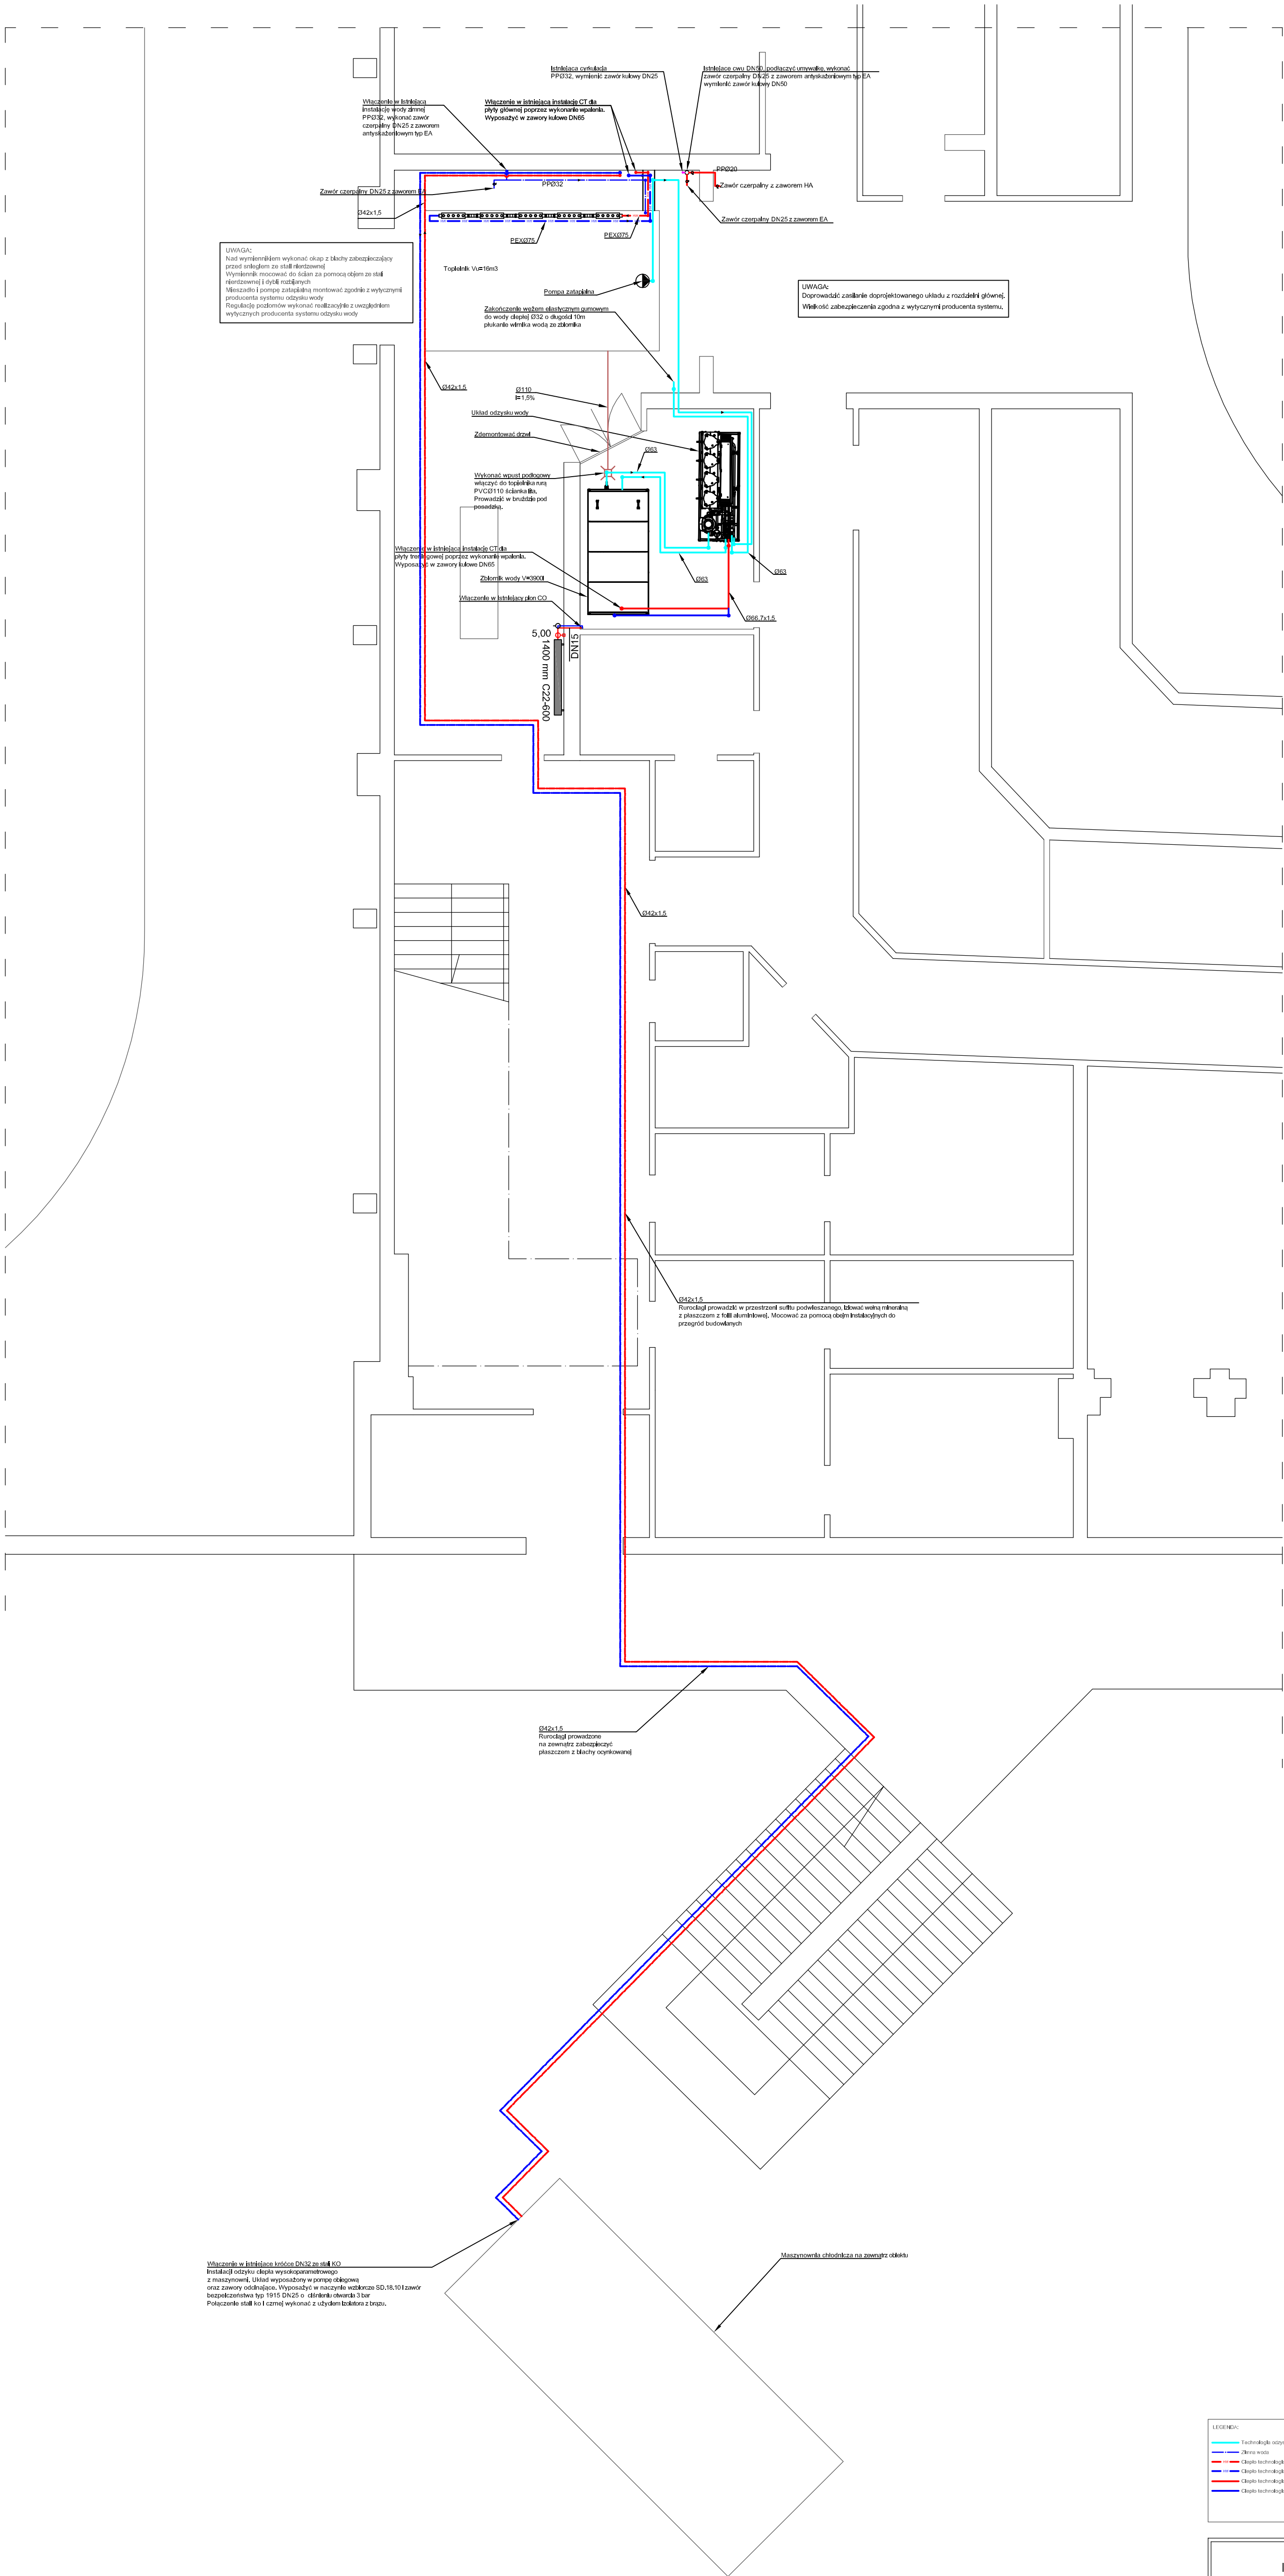

LEGENDA:
— Technologia odzysku wody
— Zbiornik wody
— Zbiornik wody
— Zbiornik wody
— Zbiornik wody
— Zbiornik wody

Inżynieria Sanitarna Agnieszka Otka Sp. z o.o. tel. 608 883 733, 602 337 567, e-mail: actotka@op.pl			
TEMAT PROJEKTU:	Technologia odzysku wody na potrzeby Iodowska Tor-Tor w Toruniu przy ul. Gen. J. Bema 23/29		
LOKALIZACJA:			
NAZWA RYSUNKU:	Rzut parteru		
WYKONALI:	Imię i Nazwisko	Numer uprawnień, specjalność	Podpis
Projektant	mgr inż. Maciej Otka	KUP/0176/PBS/16 Instalacyjna	
DATA OPRACOWANIA:	05.2026	SKALA: 1:75	NR RYS. S1