


RZUT PARTERU
1:100

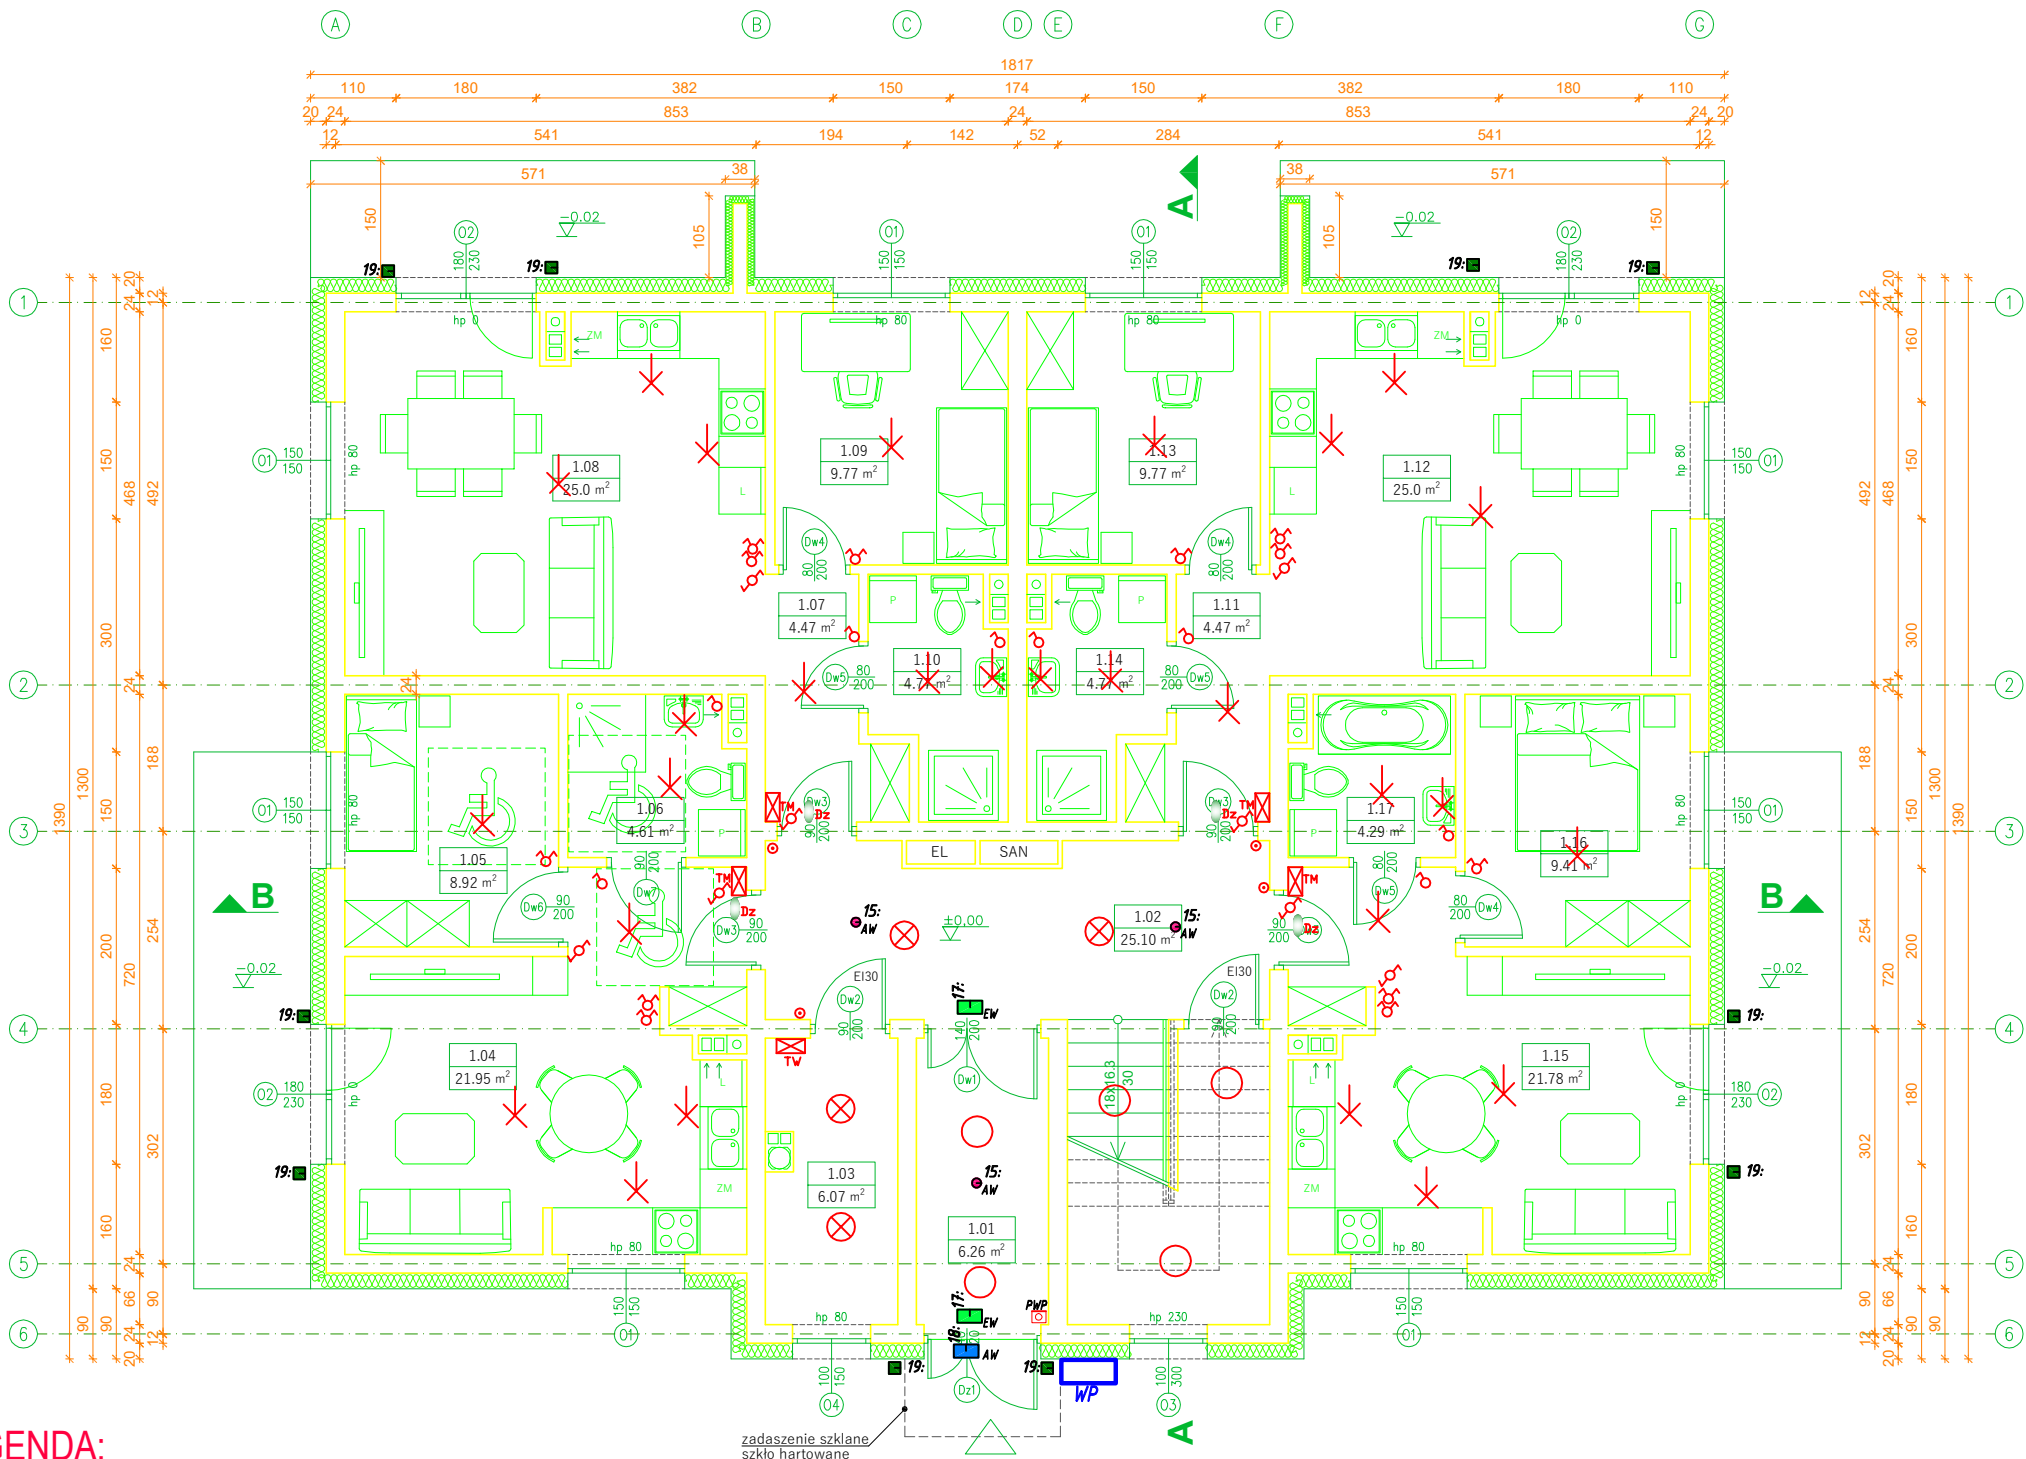

Zestawienie pomieszczeń - Parter			
Część budynku	Nr	Nazwa pomieszczenia	Powierzchnia [m ²]
Część wspólna	1.01	Wiatrołap	6.26
	1.02	Klatka schodowa	25.10
	1.03	Pomieszczenie techniczne	6.07
			37.43
Mieszkanie M1	1.04	Pokój z aneksem	21.95
	1.05	Pokój	8.92
	1.06	Łazienka	4.61
			35.48
Mieszkanie M2	1.07	Komunikacja	4.47
	1.08	Pokój z aneksem	25.0
	1.09	Pokój	9.77
	1.10	Łazienka	4.77
			44.01
Mieszkanie M3	1.11	Komunikacja	4.47
	1.12	Pokój z aneksem	25.0
	1.13	Pokój	9.77
	1.14	Łazienka	4.77
			44.01
Mieszkanie M4	1.15	Pokój z aneksem	21.78
	1.16	Pokój	9.41
	1.17	Łazienka	4.29
			35.48
Powierzchnia parteru			196.41

- 15 OPR. DSN_DISCRET N_1 LED_OP_area 160_1h
- 17 OPR. ALFA III_ewakuacyjna
- 18 OPR. ALFA III_powierzchnia_area 270_do_ujemnych_temperatur
- 19 OPR. RN20-KPIR LED 21W IP65 z czujnikiem zmierzchoowo-ruchowym

LEGENDA:

- ⊗ Oprawa - sufitowo -ścienna AVR 400 +AVL prod. ENSTO
- Oprawa - sufitowo -ścienna AVR 400 z PIR +AVL prod. ENSTO
- ✕ Wypust oświetleniowy
- EW Oprawa ewakuacyjna
- AW Oprawa awaryjna
- RG+TL+TA Rozdzielnia główna parter na klatce schodowej przy drzwiach
- Przycisk wyłaznika prądu prądu
- Dz Dzwonek
- Właznik świecznikowy
- Właznik pojedynczy
- Właznik schodowy
- Przycisk dzwonkowy
- Tablica mieszkaniowa
- Certyfikowany wylaznik prądu prądu
- Tablica węzeł ciepły

mg projekt Michał Golański Nowe Miszewo, ul. Kwiatowa 27, 09-470 Bodzanów tel.: 660-741-940 /wszelkie prawa zastrzeżone/	
Obiekt	BUDYNEK MIESZKALNY WIELORODZINNY
Adres obiektu	Wyszogród dz. nr 241/1, gm. Wyszogród
Inwestor	Spółeczna Inicjatywa Mieszkaniowa "Wyszogród" sp. z o.o. ul. Rębowska 37, 09-450 Wyszogród
Temat rysunku	RZUT PARTERU
Faza projektu	Projekt elektryczny oświetlenie
Projektant	mgr inż. Janusz SzatańskiMAZ/0279/PWBE/15 Nr rys.: E-01
Sprawdzający	mgr inż. Sdam SobczykMAZ/0132/P00E/05 Skala: 1:100
Współpraca	mgr inż. Rafał Macek Data: 10.03.202