


RZUT PIĘTRA
1:100

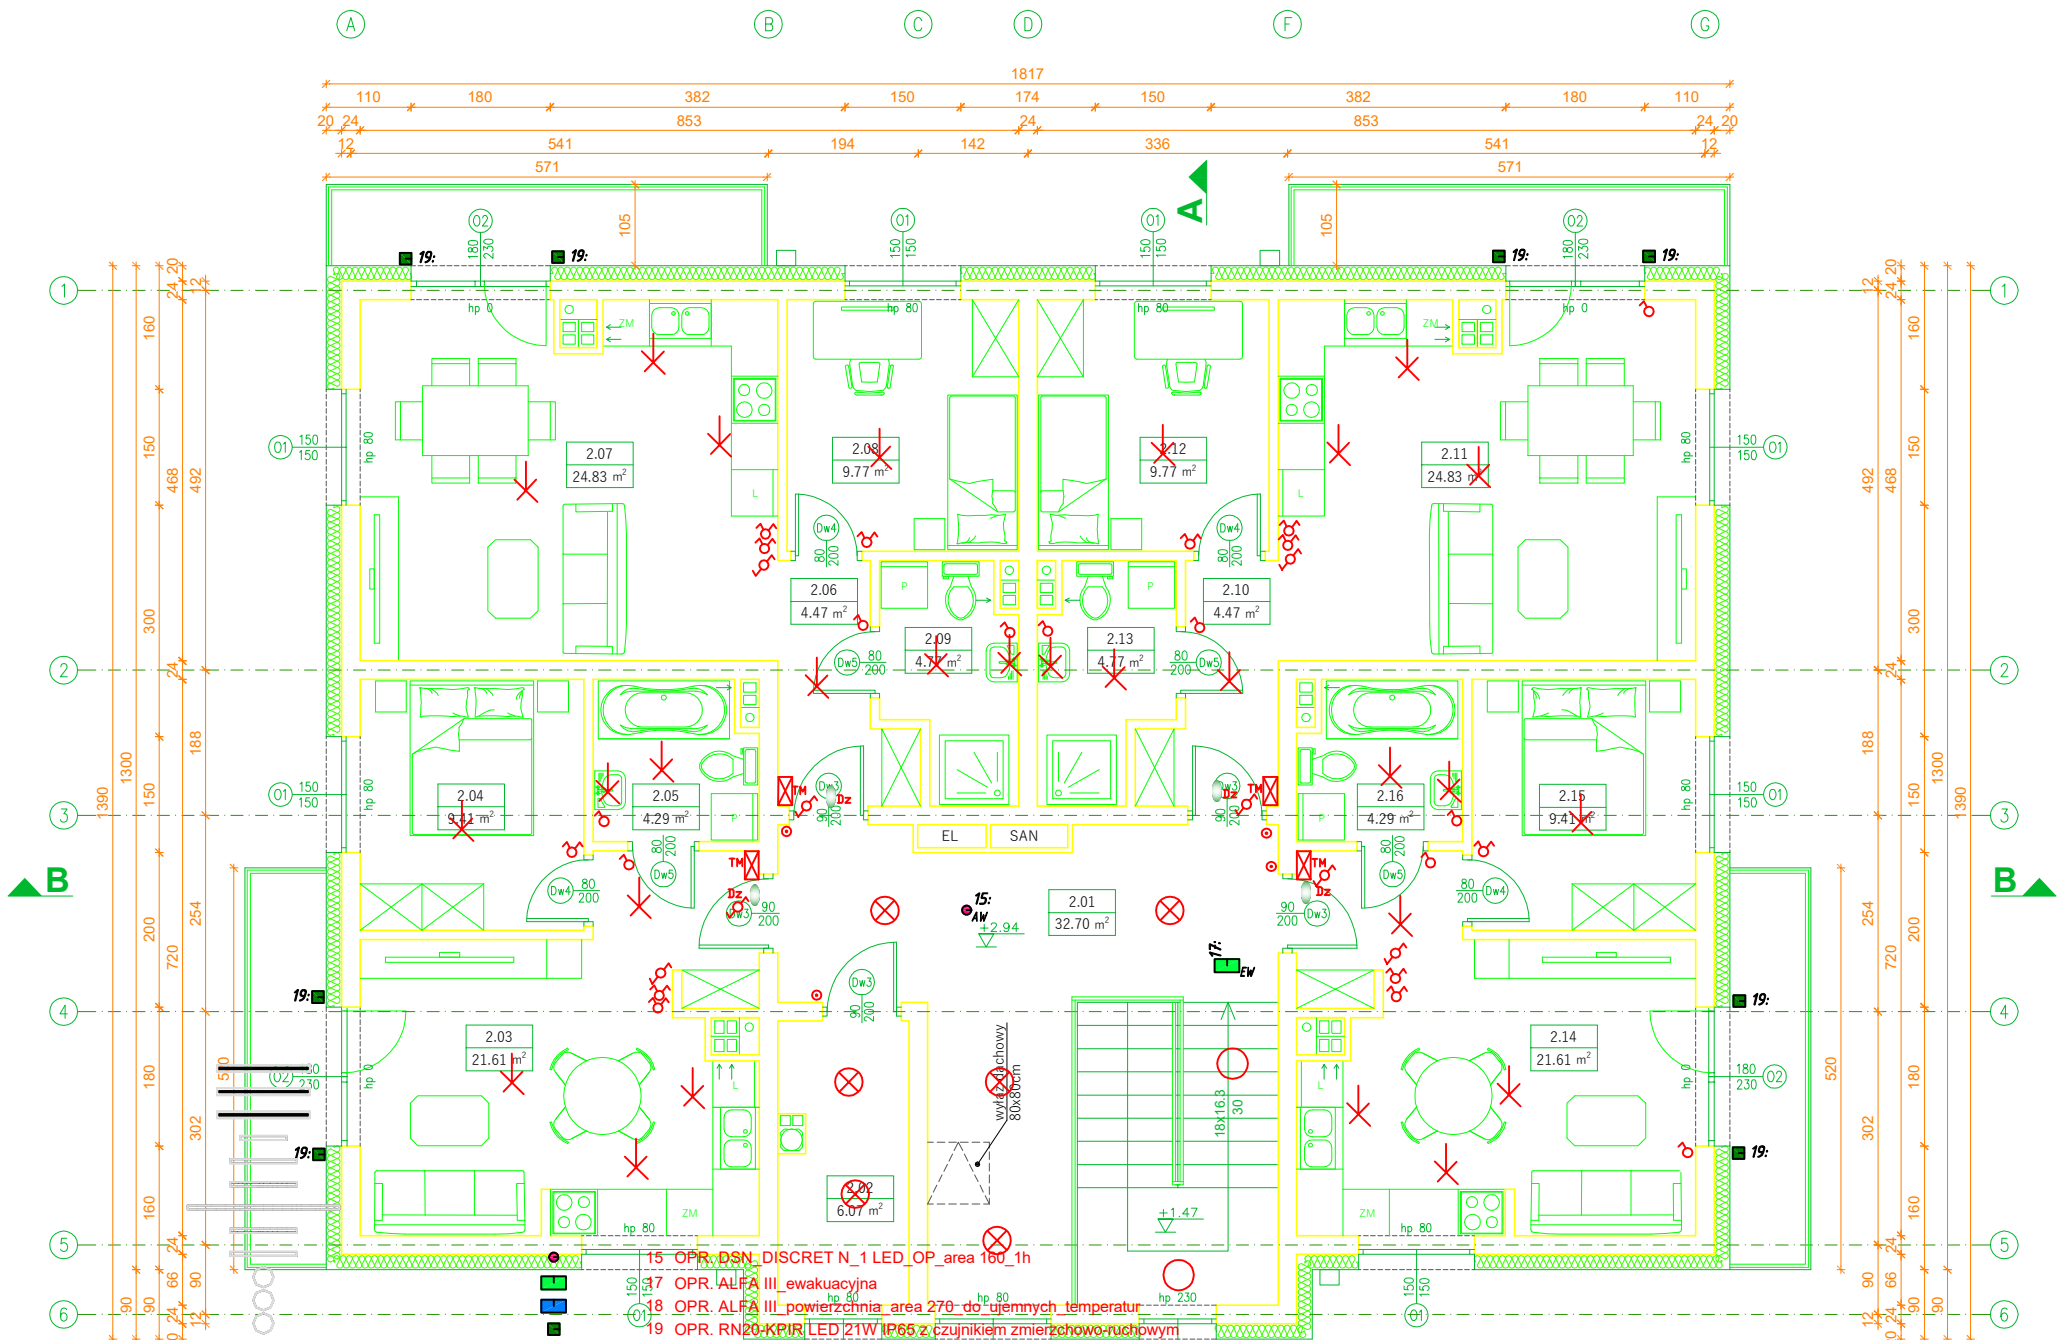

LEGENDA:

- Oprawa - sufitowa - ścienna AVR 400 +AVL prod. ENSTO
- Oprawa - sufitowa - ścienna AVR 400 z PIR +AVL prod. ENSTO
- Wypust oświetleniowy
- Oprawa ewakuacyjna
- Oprawa awaryjna
- RG+TL+TA
Rozdzielnia główna parter na klatkę schodową przy drzwiach
- Przycisk wyłaznika prądu prądu
- Dzwonek
- Włącznik ścienny
- Włącznik pojedynczy
- Włącznik schodowy
- Przycisk dzwonkowy
- Tablica mieszkaniowa
- Certyfikowany włącznik prądu prądu

Zestawienie pomieszczeń - Piętro			
Część budynku	Nr	Nazwa pomieszczenia	Powierzchnia [m ²]
Część wspólna	2.01	Klatka schodowa	32.70
	2.02	Pomieszczenie techniczne	6.07
			38.77
Mieszkanie M5	2.03	Pokój z aneksem	21.61
	2.04	Pokój	9.41
	2.05	Łazienka	4.29
			35.31
Mieszkanie M6	2.06	Komunikacja	4.47
	2.07	Pokój z aneksem	24.83
	2.08	Pokój	9.77
	2.09	Łazienka	4.77
			43.84
Mieszkanie M7	2.10	Komunikacja	4.47
	2.11	Pokój z aneksem	24.83
	2.12	Pokój	9.77
	2.13	Łazienka	4.77
			43.84
Mieszkanie M8	2.14	Pokój z aneksem	21.61
	2.15	Pokój	9.41
	2.16	Łazienka	4.29
			35.31
Powierzchnia piętra			197.07



mg projekt Michał Golański Nowe Miszewo, ul. Kwiatowa 27, 09-470 Bodzanów tel.: 660-741-940 /wszelkie prawa zastrzeżone/		
Obiekt	BUDYNEK MIESZKALNY WIELORODZINNY	
Adres obiektu	Wyszogród dz. nr 241/1, gm. Wyszogród	
Inwestor	Spółeczna Inicjatywa Mieszkaniowa "Wyszogród" sp. z o.o. ul. Rębowska 37, 09-450 Wyszogród	
Temat rysunku	RZUT PIĘTRA	
Faza projektu	Projekt elektryczny oświetlenie	
Projektant	mgr inż. Janusz Szotański	MAZ/0279/PWBE/15
Sprawdzający	mgr inż. Sdam Sobczyk	MAZ/0132/P00E/05
Współpraca	mgr inż. Rafał Macek	
		Nr rys.: E-02
		Skala: 1:100
		Data: 10.03.2026