


RZUT PARTERU
1:100

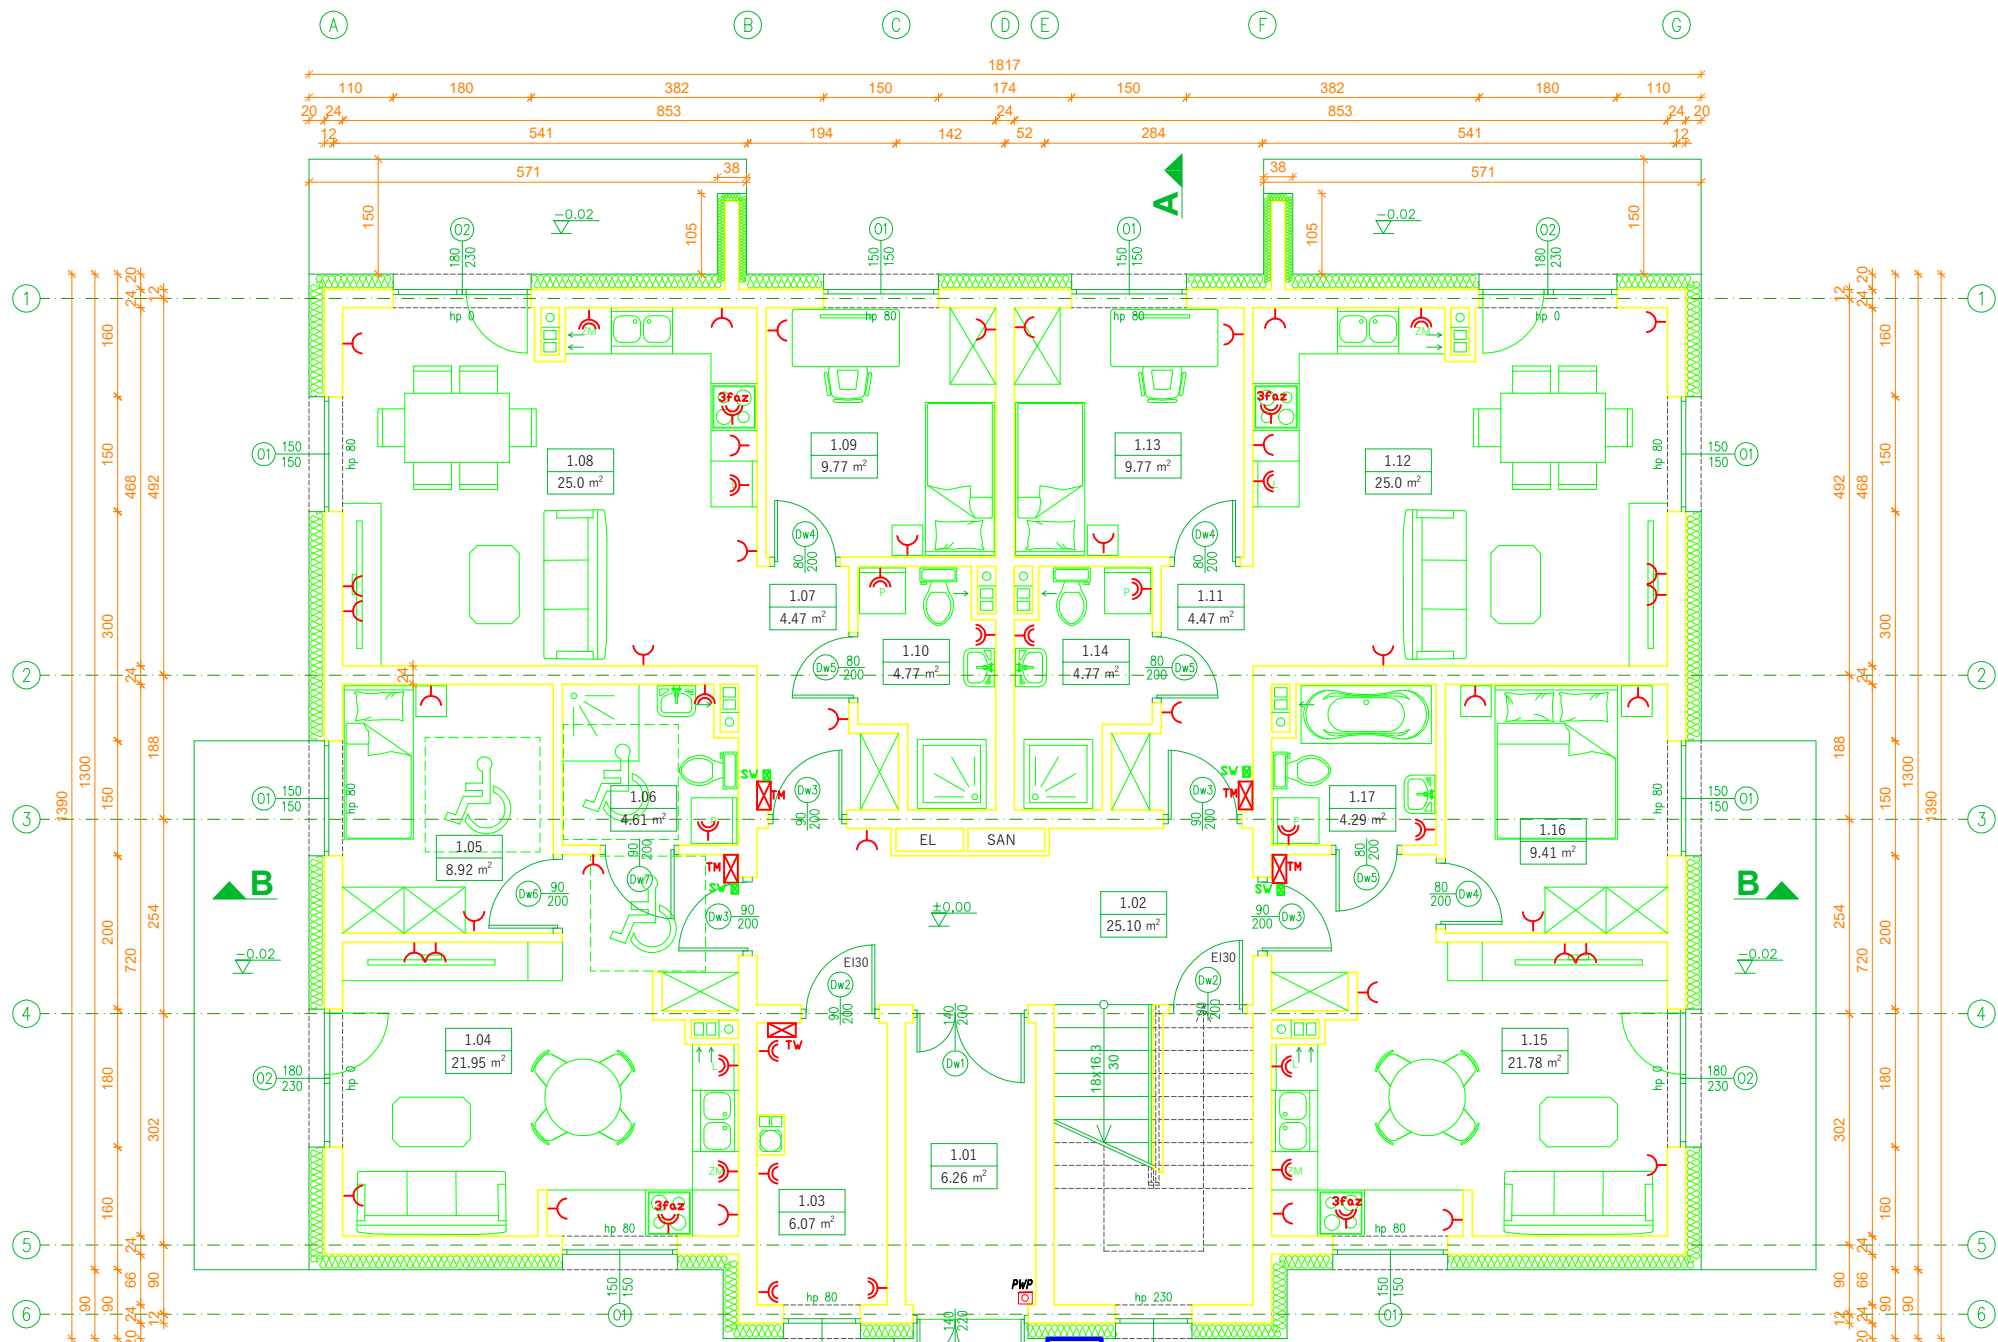

LEGENDA:

- RG+TL+TA
Rozdzielnia główna parter na klatkę schodową przy drzwiach
- TM
Tablica mieszkaniowa TM
- Wz
Tablica węzeł ciepły
- Gł
Gniazdo elektryczne bryzgoszczelne 230V
- Gł
Gniazdo elektryczne 2p+2 230V
- 3faz
Gniazdo 3 faz 400V
- SV
Szyba wyrównawcza w rozdzielni TM
- PWP
Przycisk wyłącznika prądu prądu
- WP
Certyfikowany wyłącznik prądu prądu
- zadaszenie szklane szkło hartowane

Zestawienie pomieszczeń - Parter			
Część budynku	Nr	Nazwa pomieszczenia	Powierzchnia [m²]
Część wspólna	1.01	Wiatrołap	6.26
	1.02	Klatka schodowa	25.10
	1.03	Pomieszczenie techniczne	6.07
			37.43
Mieszkanie M1	1.04	Pokój z aneksem	21.95
	1.05	Pokój	8.92
	1.06	Łazienka	4.61
			35.48
Mieszkanie M2	1.07	Komunikacja	4.47
	1.08	Pokój z aneksem	25.0
	1.09	Pokój	9.77
	1.10	Łazienka	4.77
Mieszkanie M3	1.11	Komunikacja	4.47
	1.12	Pokój z aneksem	25.0
	1.13	Pokój	9.77
	1.14	Łazienka	4.77
Mieszkanie M4	1.15	Pokój z aneksem	21.78
	1.16	Pokój	9.41
	1.17	Łazienka	4.29
			35.48
Powierzchnia parteru			196.41

mg projekt Michał Gołatowski Nowe Miszewo, ul. Kwiatowa 27, 09-470 Bodzanów tel.: 660-741-940 /wszelkie prawa zastrzeżone/		
Obiekt	BUDYNEK MIESZKALNY WIELORODZINNY	
Adres obiektu	Wyszogród dz. nr 241/1, gm. Wyszogród	
Inwestor	Spółeczna Inicjatywa Mieszkaniowa "Wyszogród" sp. z o.o. ul. Rębowska 37, 09-450 Wyszogród	
Temat rysunku	RZUT PARTERU	
Faza projektu	Projekt elektryczny gniazda	
Projektant	mgr inż. Janusz Szatański MAZ/0279/PWBE/15	Nr rys.: E-03
Sprawdzający	mgr inż. Sdam Sobczyk MAZ/0132/P00E/05	Skala: 1:100
Współpraca	mgr inż. Rafał Macek	Data: 10.03.2026