


RZUT PIĘTRA
1:100

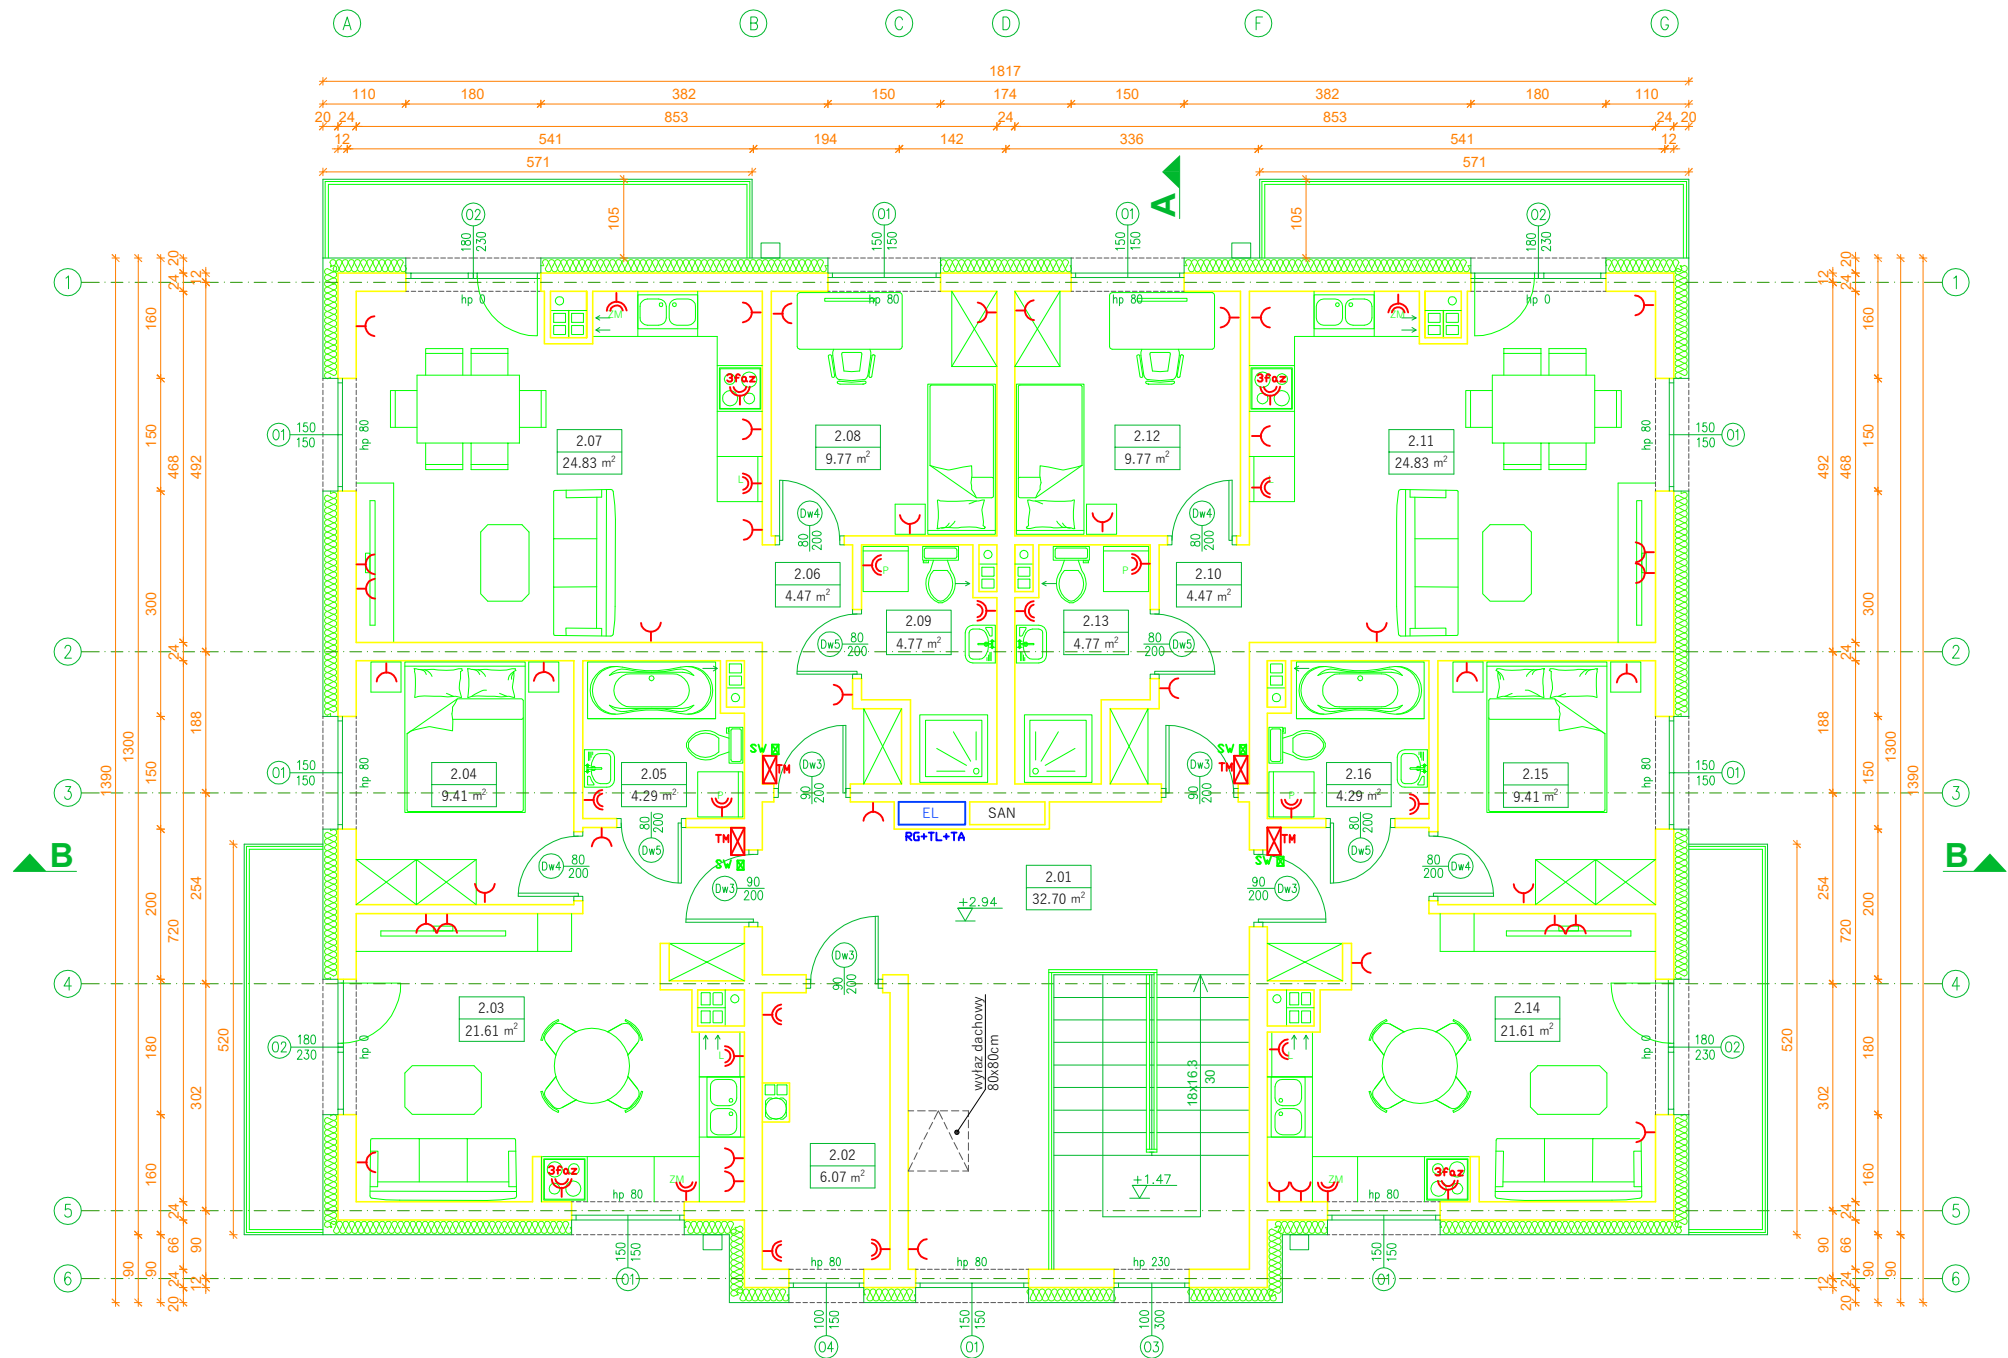

Zestawienie pomieszczeń - Piętro			
Część budynku	Nr	Nazwa pomieszczenia	Powierzchnia [m ²]
Część wspólna	2.01	Klatka schodowa	32.70
	2.02	Pomieszczenie techniczne	6.07
			38.77
Mieszkanie M5	2.03	Pokój z aneksem	21.61
	2.04	Pokój	9.41
	2.05	Łazienka	4.29
			35.31
Mieszkanie M6	2.06	Komunikacja	4.47
	2.07	Pokój z aneksem	24.83
	2.08	Pokój	9.77
	2.09	Łazienka	4.77
			43.84
Mieszkanie M7	2.10	Komunikacja	4.47
	2.11	Pokój z aneksem	24.83
	2.12	Pokój	9.77
	2.13	Łazienka	4.77
			43.84
Mieszkanie M8	2.14	Pokój z aneksem	21.61
	2.15	Pokój	9.41
	2.16	Łazienka	4.29
			35.31
Powierzchnia piętra			197.07

LEGENDA:

- EL

RG+TL+TA

Rozdzielnia główna parter na klatkę schodową szachtu kablowy
- 3faz

Gniazdo 3 faz 400V

SV

Sygn. wyrównowca w rozdzielni TM

PWP

Przycisk wyłącznika prądu

WP

Certyfikowany wyłącznik prądu
- Tablica mieszkaniowa TM

Tablica węzeł ciepły

Gniazdo elektryczne brzożoszczelne 230V

Gniazdo elektryczne 2p+2 230V

mg projekt Michał Golański Nowe Miszewo, ul. Kwiatowa 27, 09-470 Bodzanów tel.: 660-741-940 /wszelkie prawa zastrzeżone/		
Obiekt	BUDYNEK MIESZKALNY WIELORODZINNY	
Adres obiektu	Wyszogród dz. nr 241/1, gm. Wyszogród	
Inwestor	Spółeczna Inicjatywa Mieszkaniowa "Wyszogród" sp. z o.o. ul. Rębowska 37, 09-450 Wyszogród	
Temat rysunku	RZUT PIĘTRA	
Faza projektu	Projekt elektryczny gniazda	
Projektant	mgr inż. Janusz Szalański MAZ/0279/PWBE/15	Nr rys.: E-04
Sprawdzający	mgr inż. Sław Sobczyk MAZ/0132/POOE/05	Skala: 1:100
Współpraca	mgr inż. Rafał Macek	Data: 10.03.2026