
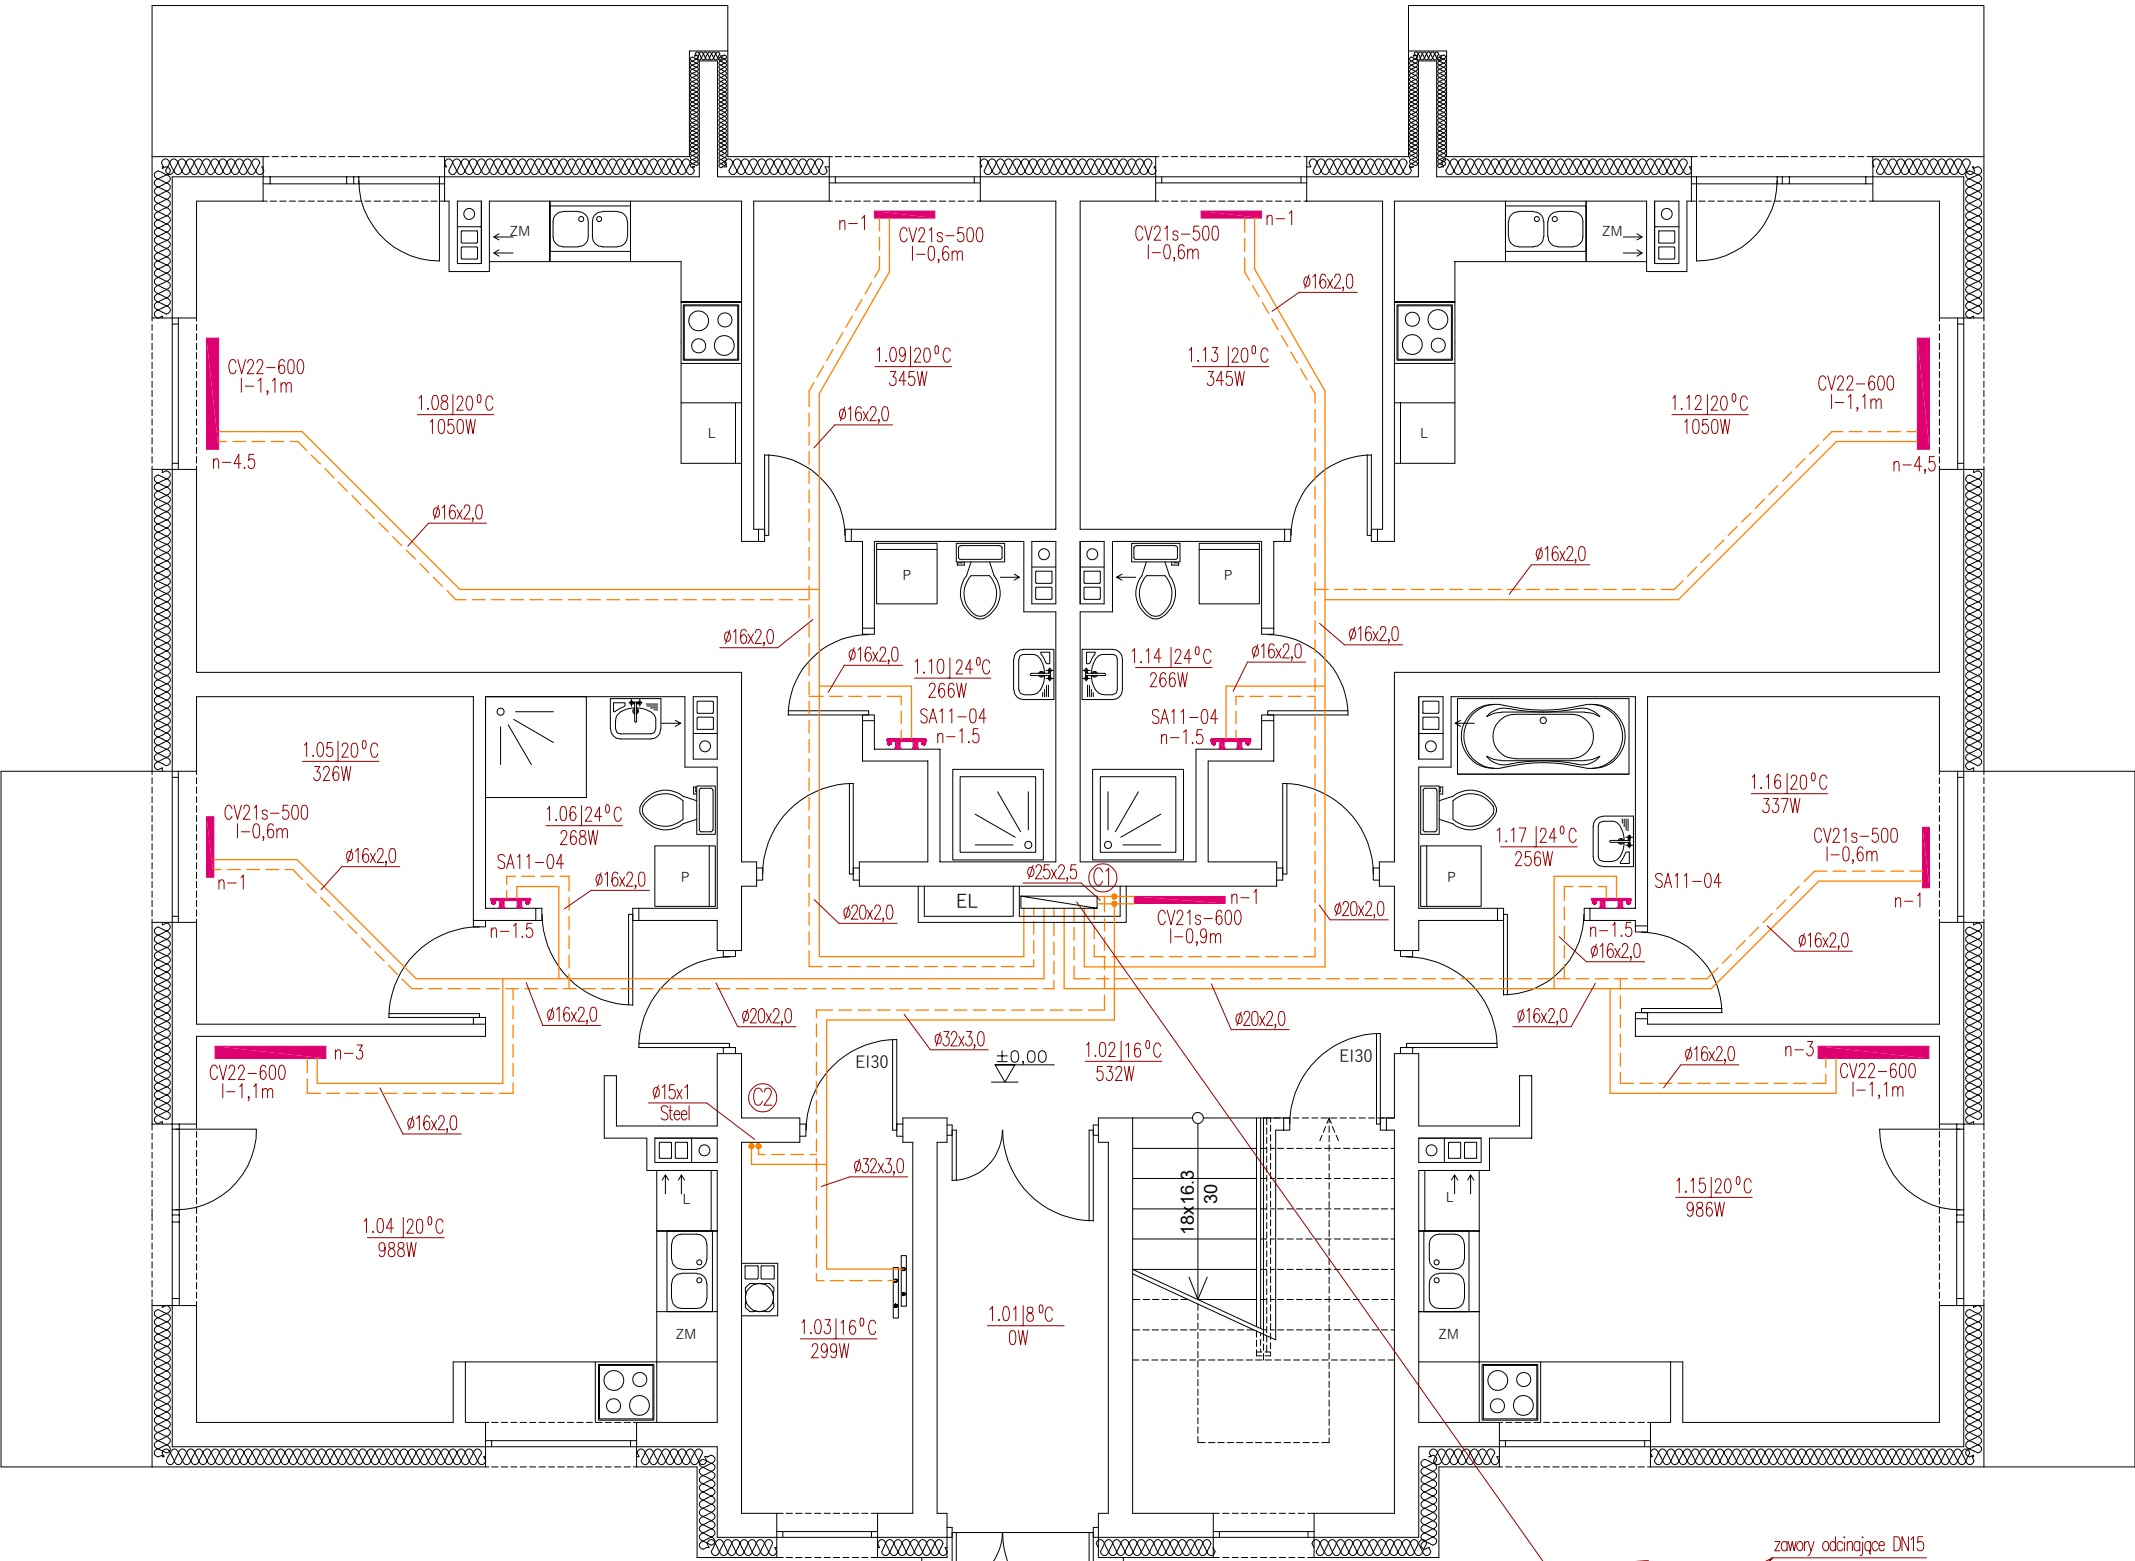


RZUT PARTERU
1:75

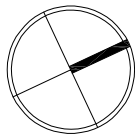


Zestawienie pomieszczeń - Parter			
Część budynku	Nr	Nazwa pomieszczenia	Powierzchnia [m ²]
Część wspólna	1.01	Wiatrołap	6.26
	1.02	Klatka schodowa	25.10
	1.03	Pomieszczenie techniczne	6.07
			37.43
Mieszkanie M1	1.04	Pokój z aneksem	21.95
	1.05	Pokój	8.92
	1.06	Łazienka	4.61
			35.48
Mieszkanie M2	1.07	Komunikacja	4.47
	1.08	Pokój z aneksem	25.0
	1.09	Pokój	9.77
Mieszkanie M3	1.10	Łazienka	4.77
			44.01
Mieszkanie M4	1.11	Komunikacja	4.47
	1.12	Pokój z aneksem	25.0
	1.13	Pokój	9.77
Mieszkanie M4	1.14	Łazienka	4.77
			44.01
Mieszkanie M4	1.15	Pokój z aneksem	21.78
	1.16	Pokój	9.41
	1.17	Łazienka	4.29
			35.48
		Powierzchnia parteru	196.41

- UWAGI:
1. Podejścia do grzejników wykonać z rur PE-RT/AL/PE-HD Platinum Ø16x2,0
 2. Zaprojektowano grzejniki stalowe płytowe firmy PURMO
 3. Grzejniki podłączać od podłogi lub od ściany za pomocą zaworów z odcięciem np typu RLV-KS.
 4. Zastosować grzejniki z wkładkami zaworowymi Oventrop z głowicami termostatycznymi np typu UNI-XH.

WSZELKIE PRZEJŚCIA INSTALACJI C.O. PRZEZ PRZEGRODY ODDZIELENIA PPOŻ.
ZABEZPIECZAĆ DO ODPORNOŚCI OGNIOWEJ PRZEGRODY.

— Instalacja centralnego ogrzewania
n — wartość nastawy wstępnej zaworu termostatycznego

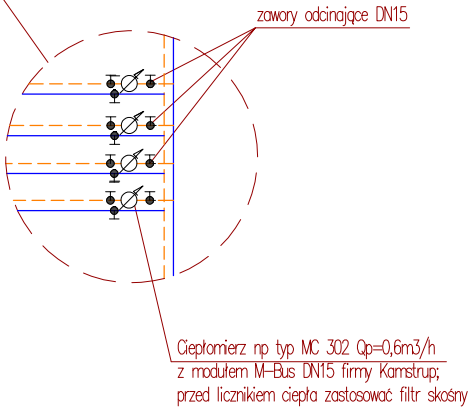

OBIEKT Budowa budynku mieszkalnego wielorodzinnego wraz z niezbędną infrastrukturą techniczną i zagospodarowaniem terenu – etap I Wyszogród, dz. nr 241/1, gm Wyszogród				
INWESTOR Spółeczna Inicjatywa Mieszkaniowa "Wyszogród" Sp. z o.o. ul. Rębowska 37, 09-450 Wyszogród				BRANŻA sanitarna
NAZWA RYSUNKU Instalacja centralnego ogrzewania – rzut parteru				SKALA 1:75
ASYSTENCI	NAZWISKO	UPRAWNIENIA	PODPIS	DATA 06.2026
PROJEKTOWAŁ	mgr inż. Tomasz Sęczkowski	MAZ/0038/PWOS/04		NR RYS. 2
SPRAWDZIŁ	mgr inż. Sylwia Paszkiewicz	MAZ/0470/POOS/10		