
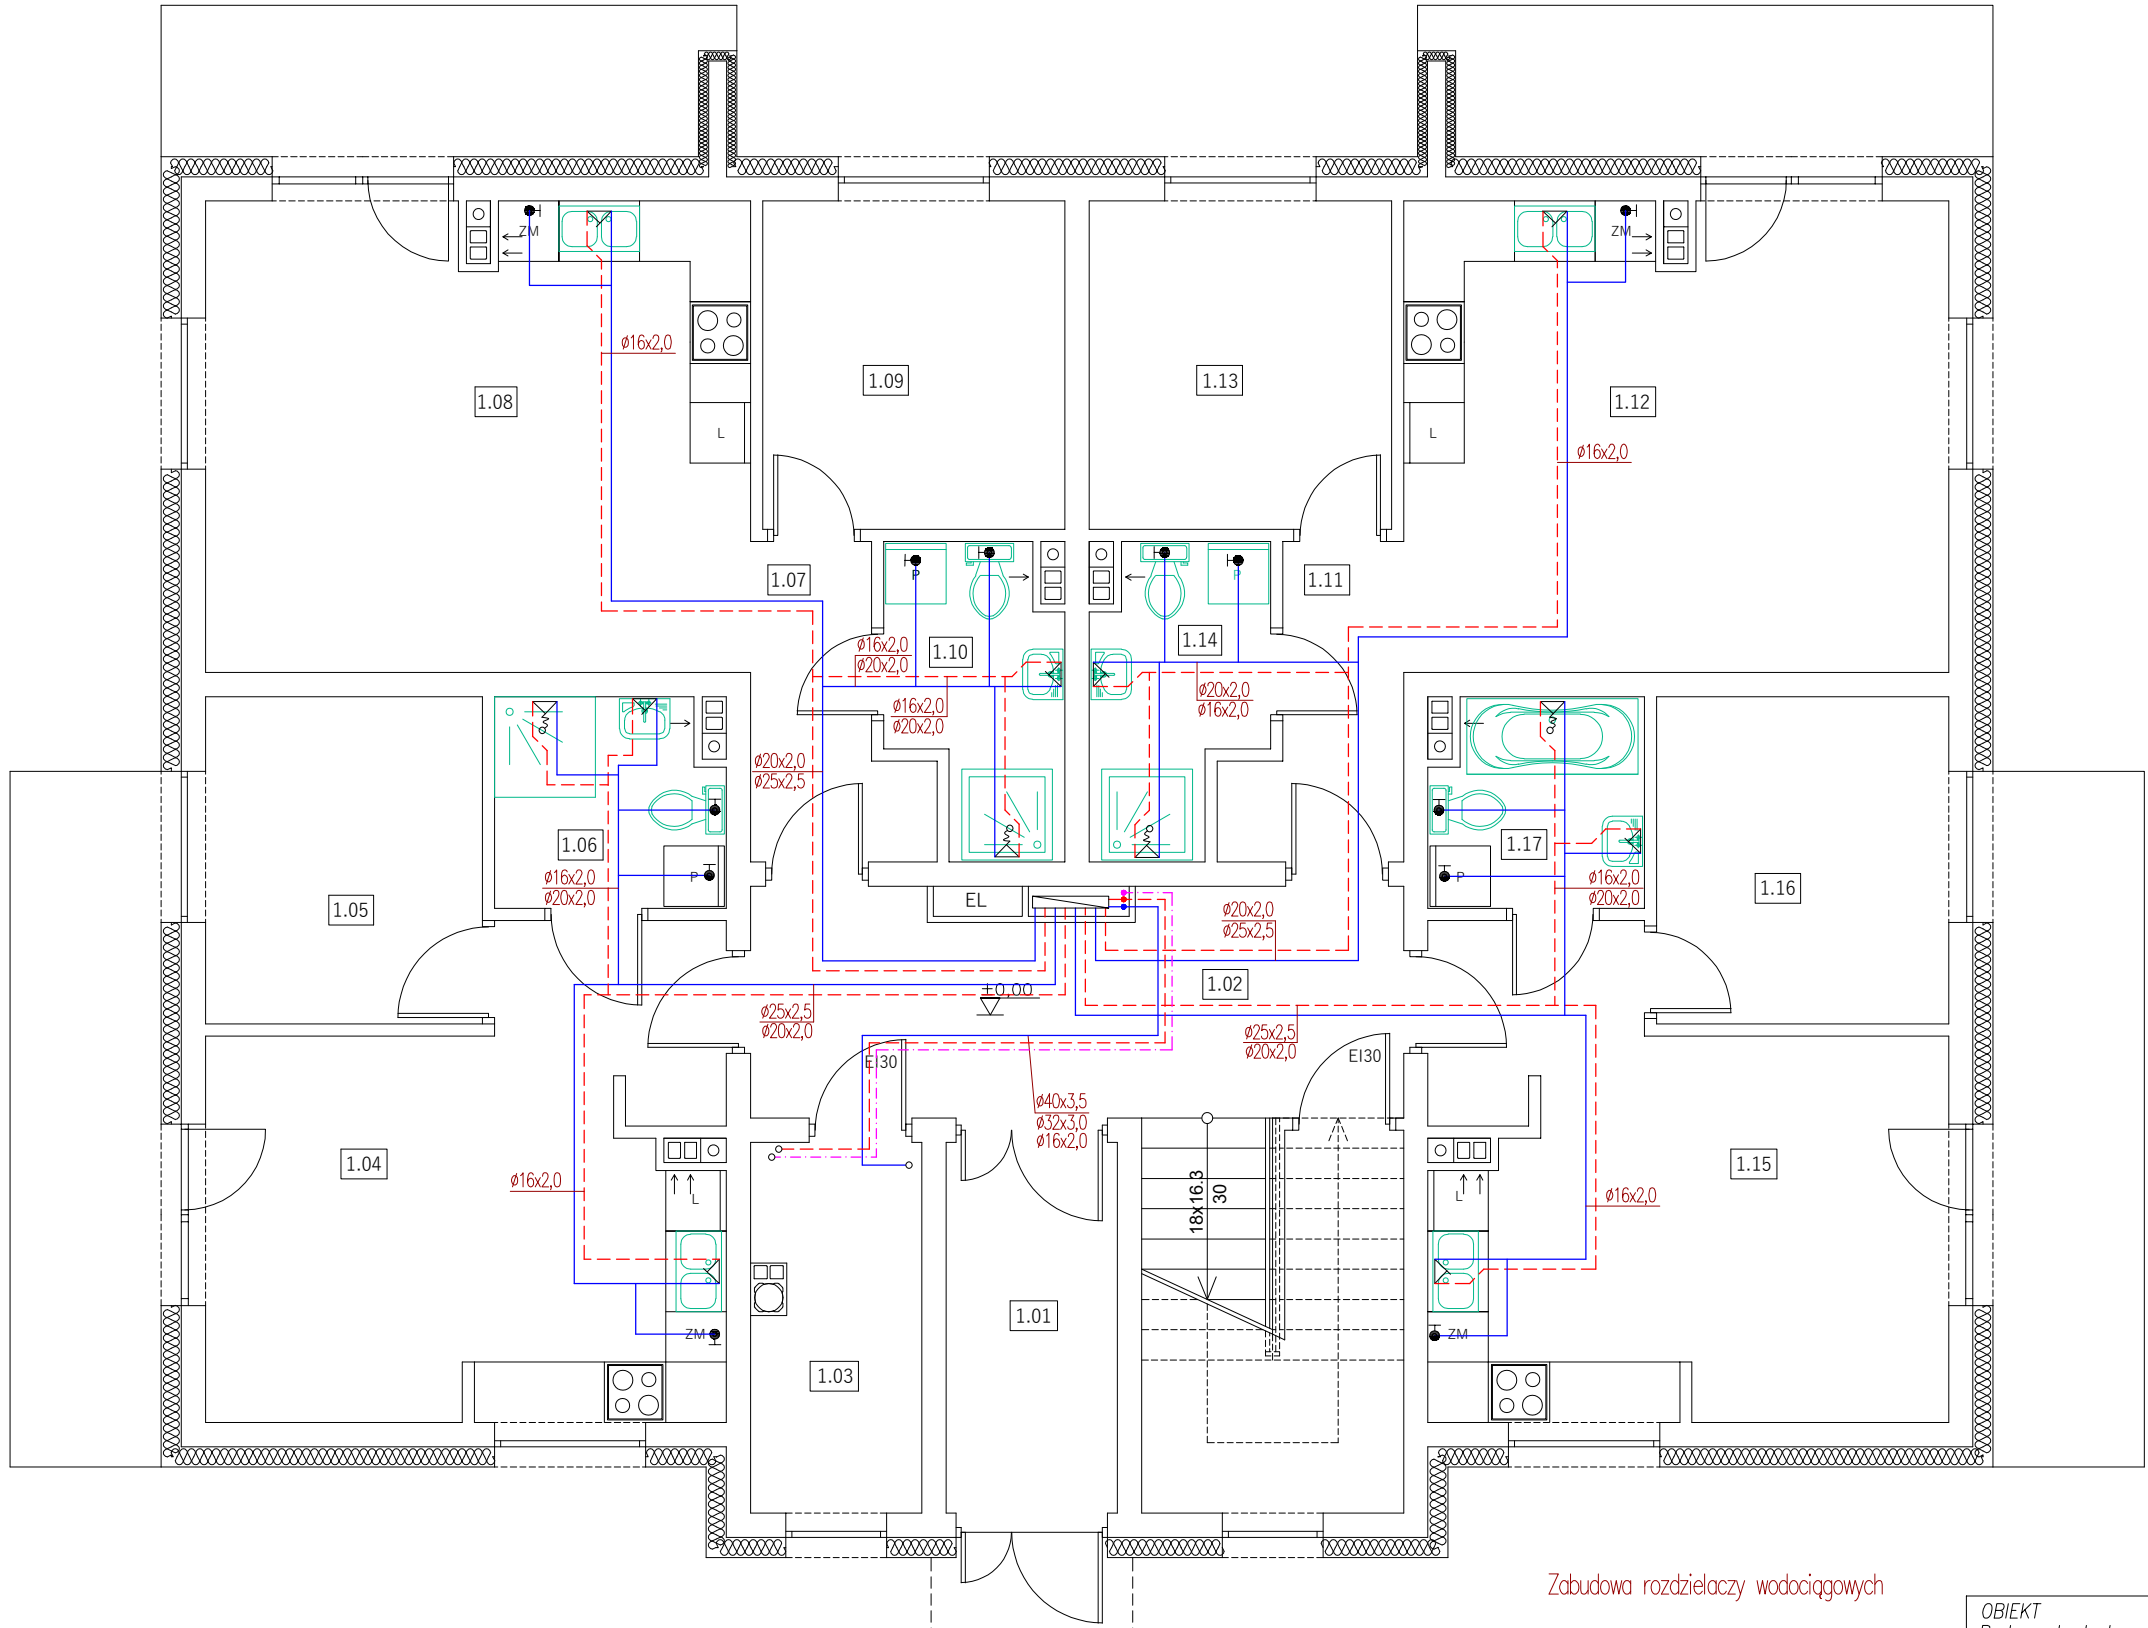


RZUT PARTERU
1:75

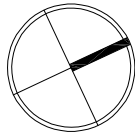

Zestawienie pomieszczeń - Parter			
Część budynku	Nr	Nazwa pomieszczenia	Powierzchnia [m ²]
Część wspólna	1.01	Wiatrołap	6.26
	1.02	Klatka schodowa	25.10
	1.03	Pomieszczenie techniczne	6.07
			37.43
Mieszkanie M1	1.04	Pokój z aneksem	21.95
	1.05	Pokój	8.92
	1.06	Łazienka	4.61
Mieszkanie M2	1.07	Komunikacja	4.47
	1.08	Pokój z aneksem	25.0
	1.09	Pokój	9.77
	1.10	Łazienka	4.77
Mieszkanie M3	1.11	Komunikacja	4.47
	1.12	Pokój z aneksem	25.0
	1.13	Pokój	9.77
	1.14	Łazienka	4.77
Mieszkanie M4	1.15	Pokój z aneksem	21.78
	1.16	Pokój	9.41
	1.17	Łazienka	4.29
Powierzchnia parteru			196.41

UWAGI:

- Rurociągi prowadzone po zewnątrz ścian i w szachtach wykonać z rur PP-Stabi Al
- Podjęcia pod armaturę czepalną wykonać z rur PE-RT/AL/PE-HD Platinum $\phi 16 \times 2,0$

- Przewód wody zimnej
- Przewód wody ciepłej
- Przewód cyrkulacji


WSZELKIE PRZEJŚCIA INSTALACJI WODOCIĄGOWEJ PRZEZ PRZEGRODY ODDZIELENIA PPOŻ.
ZABEZPIECZAĆ DO ODPORNOŚCI OGNIOWEJ PRZEGRODY.

Wodomierz DN15 woda ciepła JS
 $q=1,0\text{m}^3/\text{h}$ w zestawie z zaworami
odcinającymi DN20

Wodomierz DN15 woda zimna JS
 $q=2,5\text{m}^3/\text{h}$ w zestawie z zaworami
odcinającymi DN25

Zabudowa rozdzielaczy wodociągowych

zawór odcinający kulowy

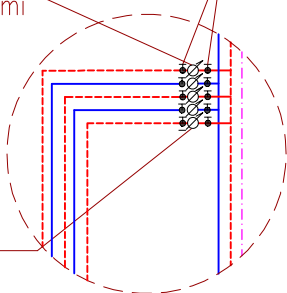

OBIEKT Budowa budynku mieszkalnego wielorodzinnego wraz z niezbędną infrastrukturą techniczną i zagospodarowaniem terenu – etap I Wyszogród, dz. nr 241/1, gm Wyszogród				
INWESTOR Spółeczna Inicjatywa Mieszkaniowa "Wyszogród" Sp. z o.o. ul. Rębowska 37, 09-450 Wyszogród				BRANŻA sanitarna
NAZWA RYSUNKU Instalacja wodociągowa– rzut parteru				SKALA 1:75
	NAZWISKO	UPRAWNIENIA	PODPIS	DATA
ASYSTENCI				06.2026
PROJEKTOWAŁ	mgr inż. Tomasz Sęczkowski	MAZ/0038/PWOS/04		NR RYS.
SPRAWDZIŁ	mgr inż. Sylwia Paszkiewicz	MAZ/0470/POOS/10		4