
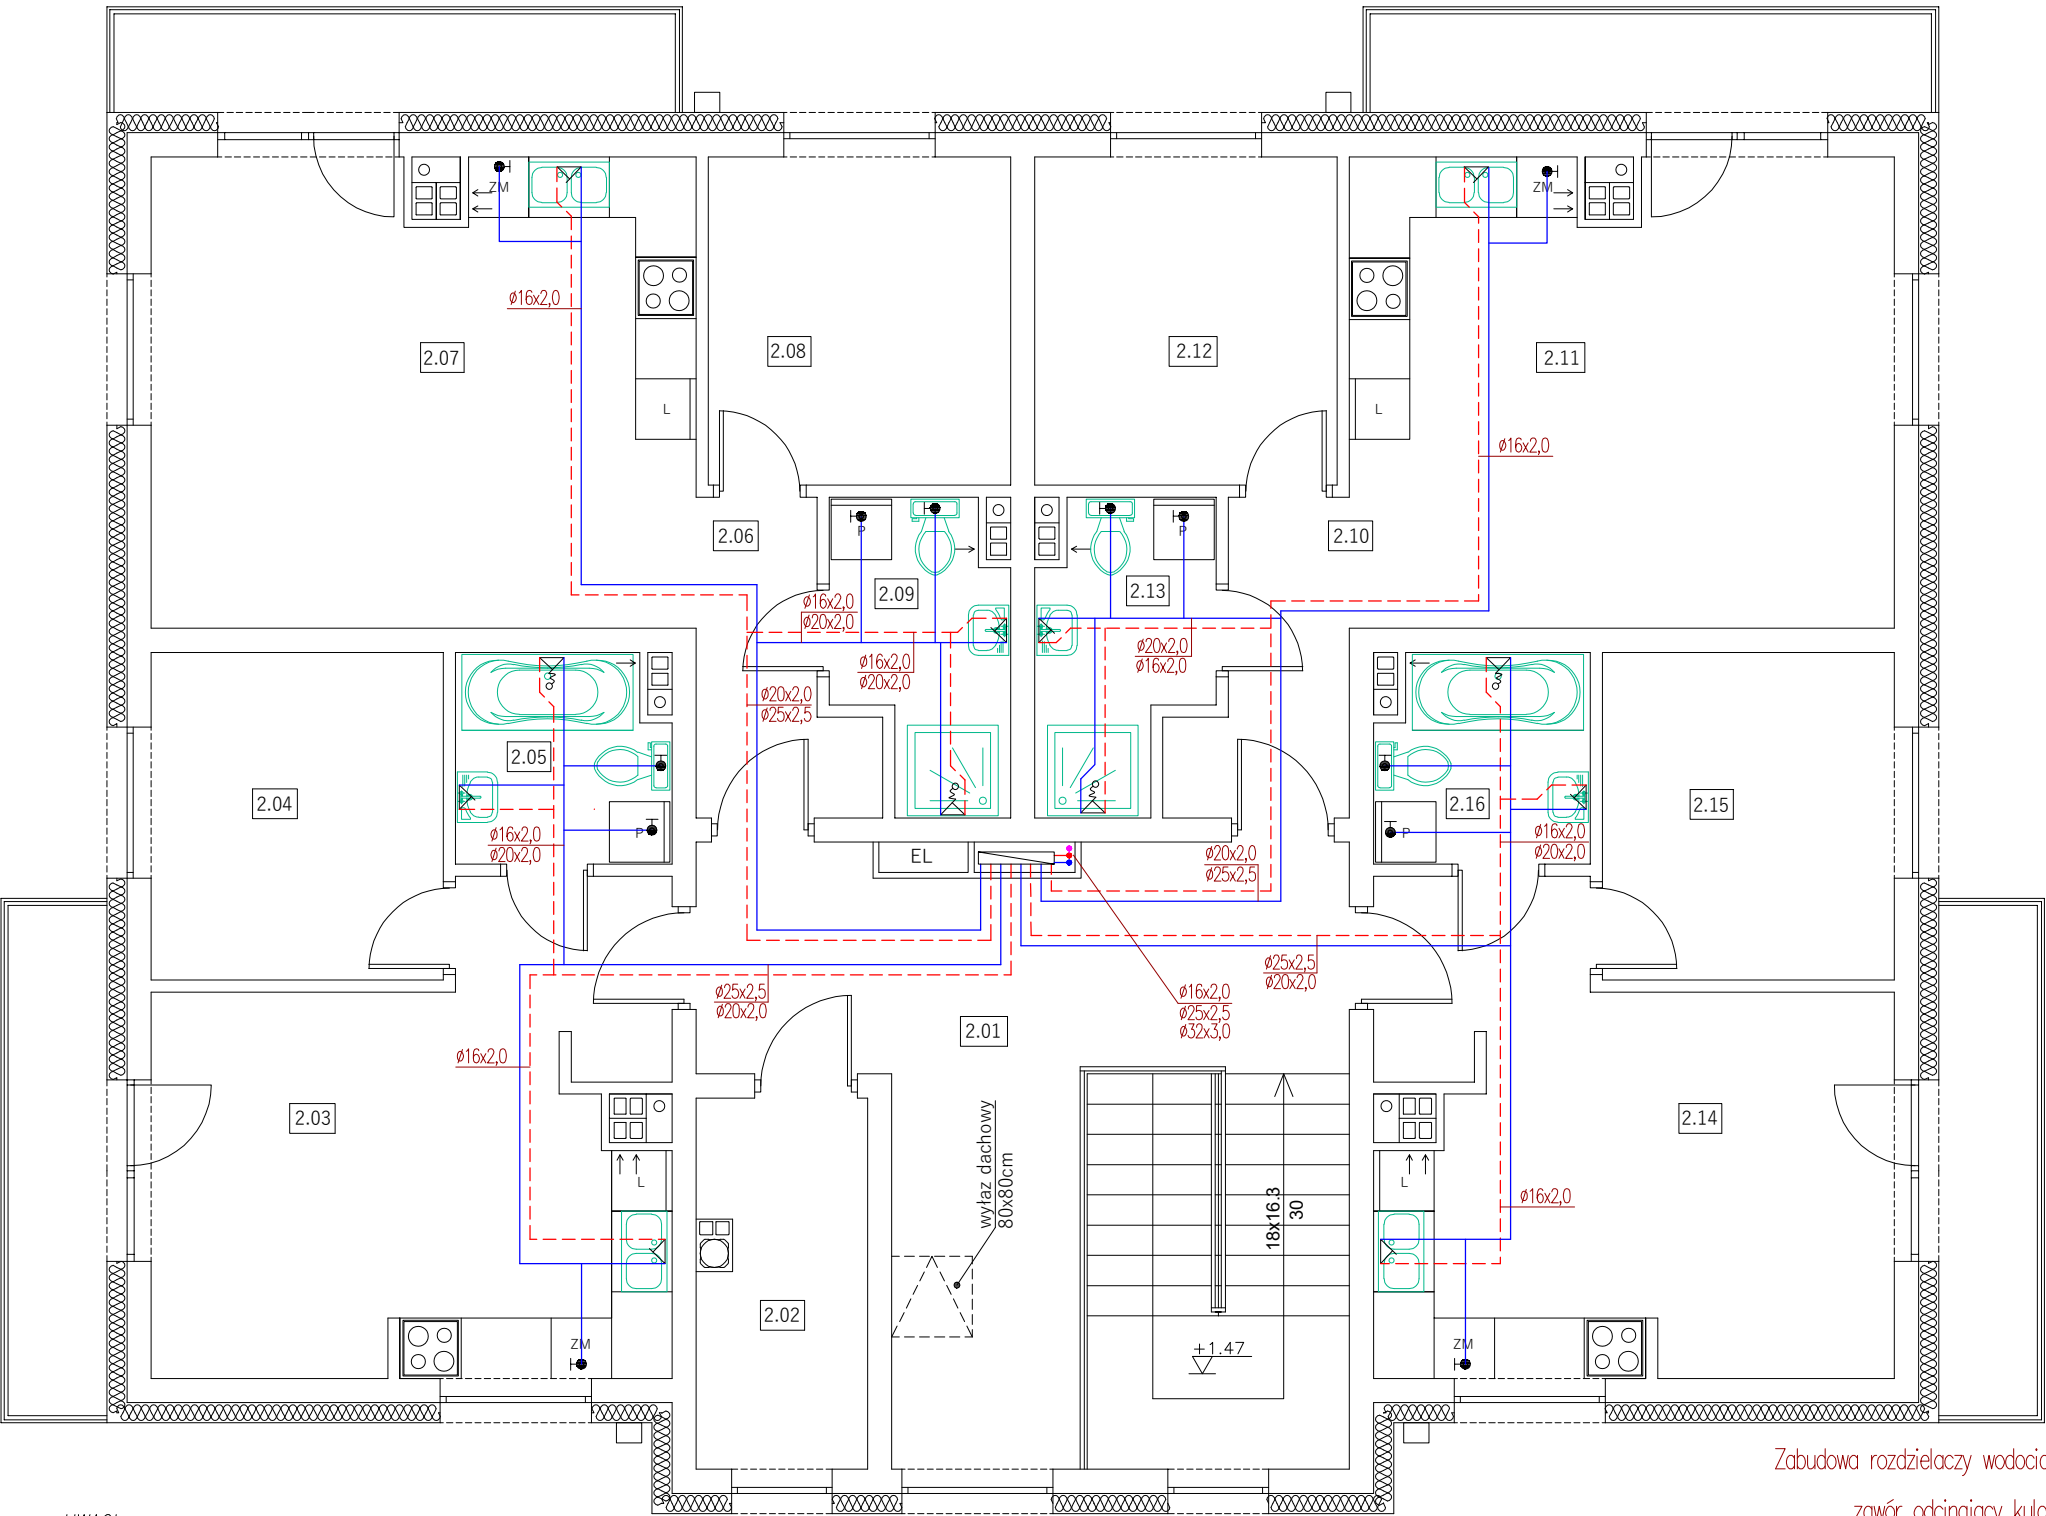


RZUT PIĘTRA
1:75

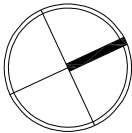

Zestawienie pomieszczeń - Piętro			
Część budynku	Nr	Nazwa pomieszczenia	Powierzchnia [m ²]
Część wspólna	2.01	Klatka schodowa	32.70
	2.02	Pomieszczenie techniczne	6.07
			38.77
Mieszkanie M5	2.03	Pokój z aneksem	21.61
	2.04	Pokój	9.41
	2.05	Łazienka	4.29
			35.31
Mieszkanie M6	2.06	Komunikacja	4.47
	2.07	Pokój z aneksem	24.83
	2.08	Pokój	9.77
Mieszkanie M7	2.09	Łazienka	4.77
	2.10	Komunikacja	4.47
	2.11	Pokój z aneksem	24.83
Mieszkanie M8	2.12	Pokój	9.77
	2.13	Łazienka	4.77
	2.14	Pokój z aneksem	21.61
	2.15	Pokój	9.41
	2.16	Łazienka	4.29
			35.31
Powierzchnia piętra			197.07

UWAGI:


- Rurociągi prowadzone po zewnątrz ścian i w szachtach wykonać z rur PP-Stabi Al
- Podejścia pod armaturę czerpalną wykonać z rur PE-RT/AL/PE-HD Platinum $\phi 16 \times 2,0$

- Przewód wody zimnej
- Przewód wody ciepłej
- Przewód cyrkulacji

WSZELKIE PRZEJŚCIA INSTALACJI WODOCIĄGOWEJ PRZEZ PRZEGRODY ODDZIELENIA PPOŻ.
ZABEZPIECZAĆ DO ODPORNOŚCI OGNIOWEJ PRZEGRODY.

Wodomierz DN15 woda ciepła JS
 $q=1,0\text{m}^3/\text{h}$ w zestawie z zaworami
odcinającymi DN20

Wodomierz DN15 woda zimna JS
 $q=2,5\text{m}^3/\text{h}$ w zestawie z zaworami
odcinającymi DN25

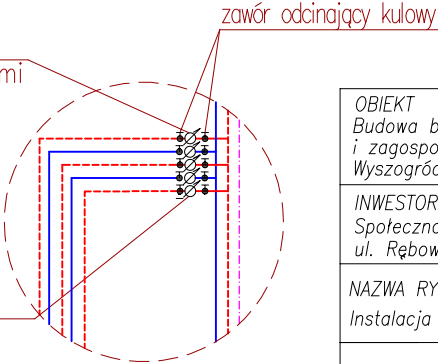

Zabudowa rozdzielaczy wodociągowych

zawór odcinający kulowy

OBIEKT Budowa budynku mieszkalnego wielorodzinnego wraz z niezbędną infrastrukturą techniczną i zagospodarowaniem terenu – etap I Wyszogród, dz. nr 241/1, gm Wyszogród				
INWESTOR Spółeczna Inicjatywa Mieszkaniowa "Wyszogród" Sp. z o.o. ul. Rębowska 37, 09-450 Wyszogród				BRANŻA sanitarna
NAZWA RYSUNKU Instalacja wodociągowa– rzut piętra				SKALA 1:75
ASYSTENCI	NAZWISKO	UPRAWNIENIA	PODPIS	DATA 06.2026
PROJEKTOWAŁ	mgr inż. Tomasz Sączkowski	MAZ/0038/PWOS/04		NR RYS. 5
SPRAWDZIŁ	mgr inż. Sylwia Paszkiewicz	MAZ/0470/POOS/10		