
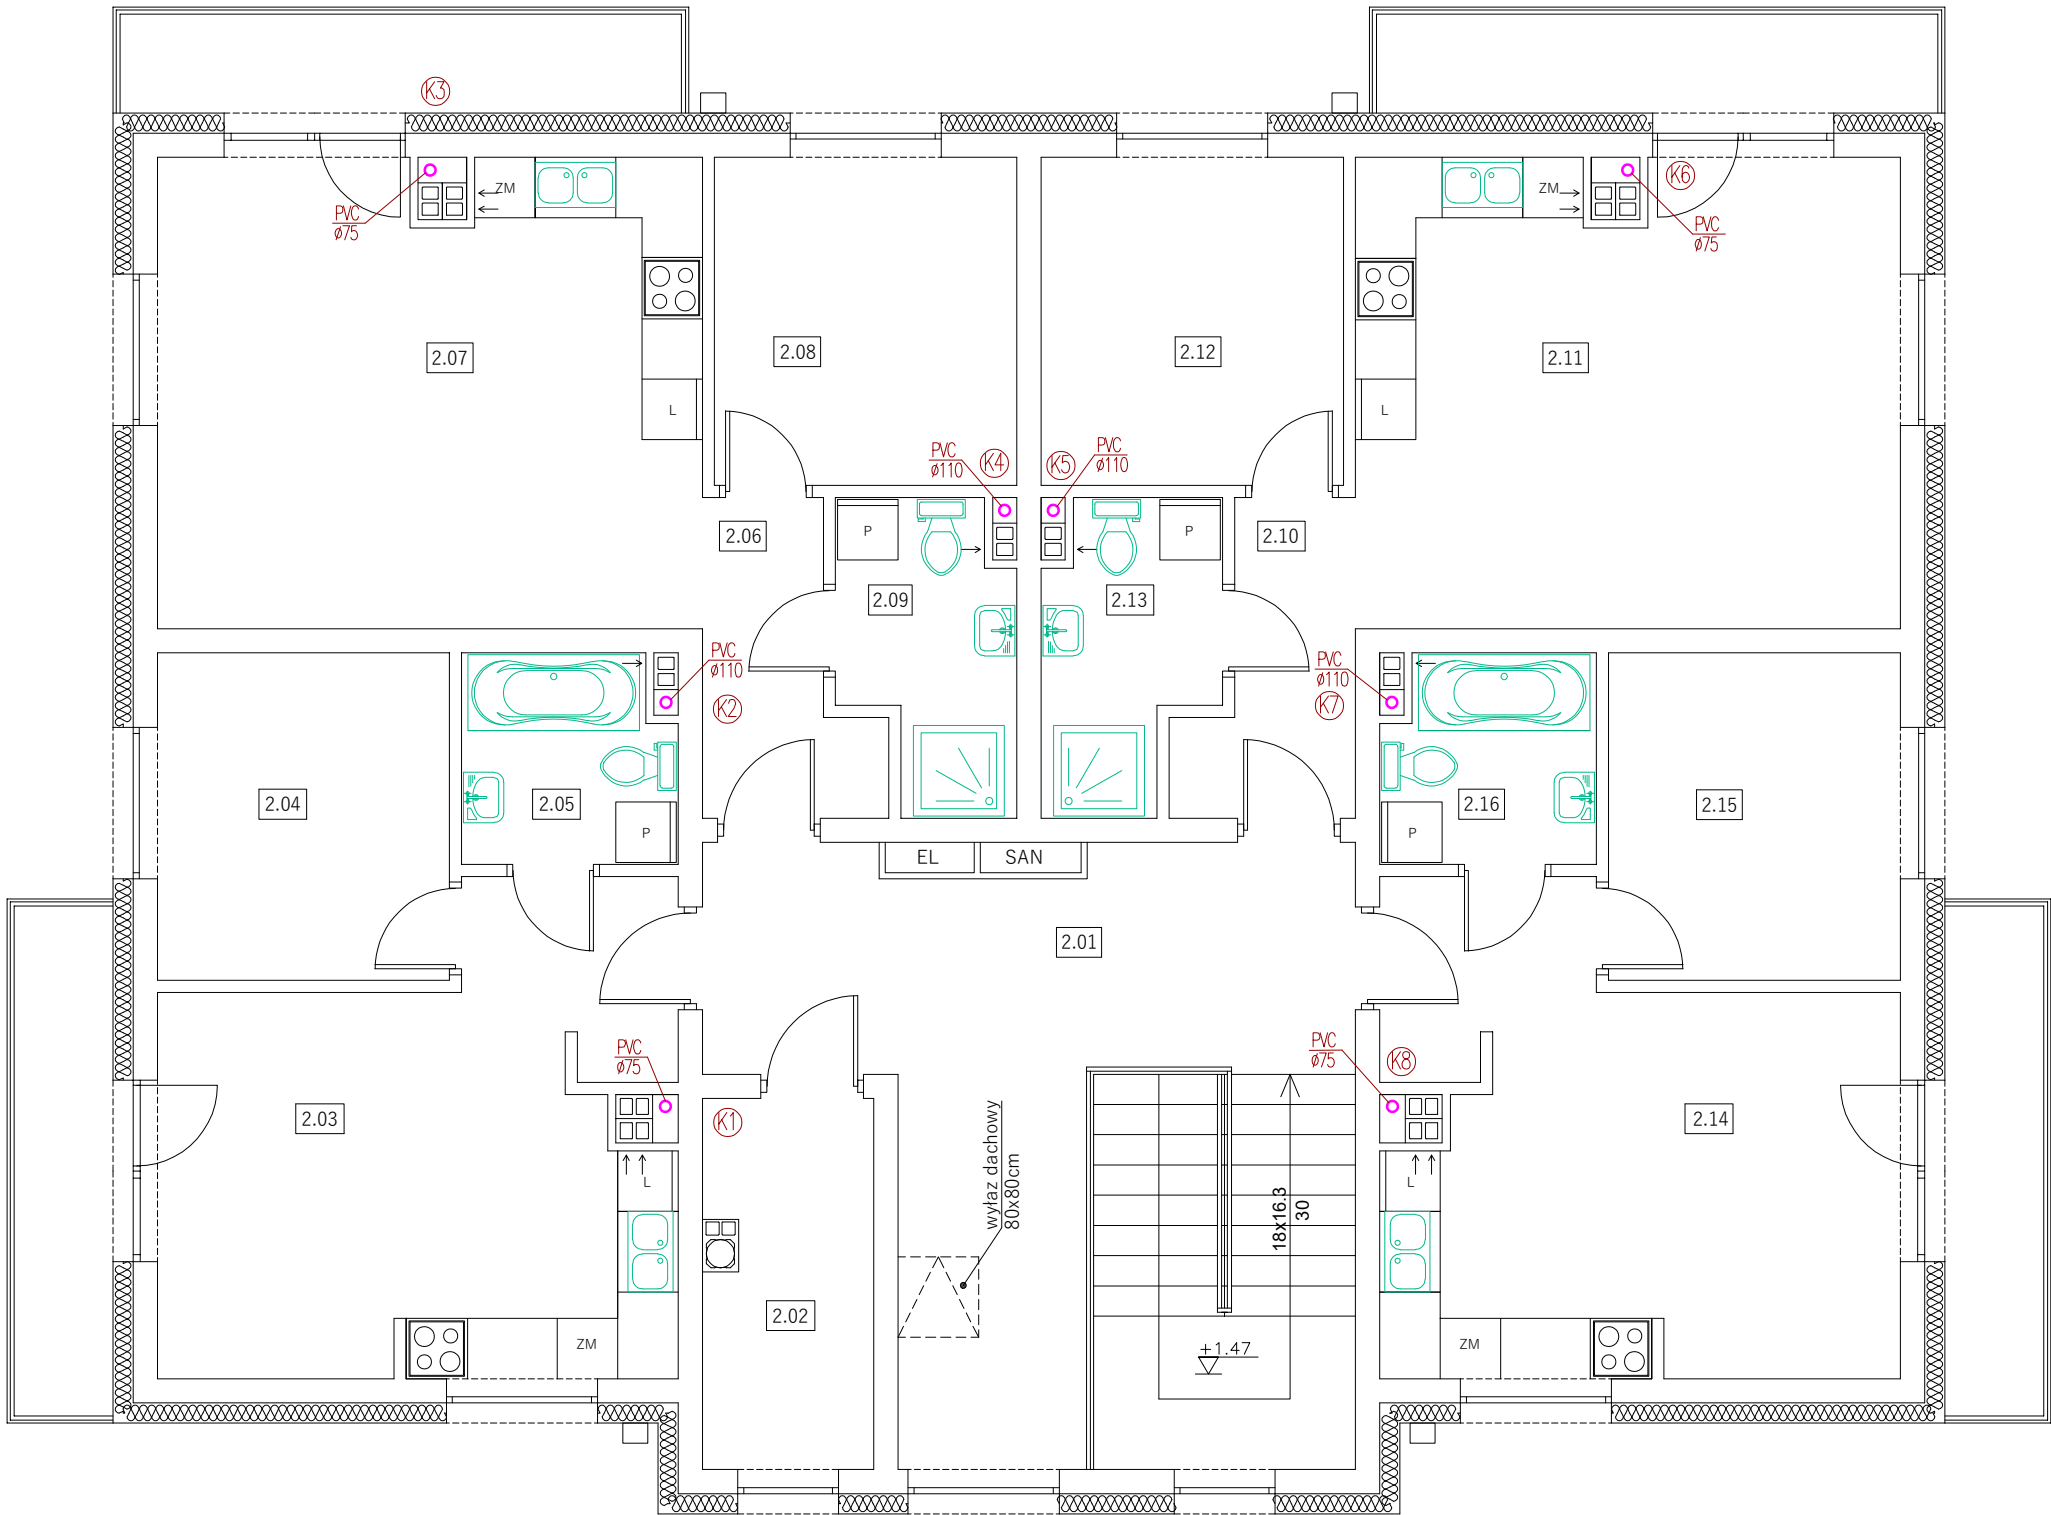


RZUT PIĘTRA
1:75

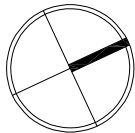

Zestawienie pomieszczeń - Piętro			
Część budynku	Nr	Nazwa pomieszczenia	Powierzchnia [m ²]
Część wspólna	2.01	Klatka schodowa	32.70
	2.02	Pomieszczenie techniczne	6.07
			38.77
Mieszkanie M5	2.03	Pokój z aneksem	21.61
	2.04	Pokój	9.41
	2.05	Łazienka	4.29
			35.31
Mieszkanie M6	2.06	Komunikacja	4.47
	2.07	Pokój z aneksem	24.83
	2.08	Pokój	9.77
	2.09	Łazienka	4.77
			43.84
Mieszkanie M7	2.10	Komunikacja	4.47
	2.11	Pokój z aneksem	24.83
	2.12	Pokój	9.77
	2.13	Łazienka	4.77
			43.84
Mieszkanie M8	2.14	Pokój z aneksem	21.61
	2.15	Pokój	9.41
	2.16	Łazienka	4.29
			35.31
Powierzchnia piętra			197.07

OBIĘKT
Budowa budynku mieszkalnego wielorodzinnego wraz z niezbędną infrastrukturą techniczną i zagospodarowaniem terenu – etap I
Wyszogród, dz. nr 241/1, gm Wyszogród

INWESTOR
Spółeczna Inicjatywa Mieszkaniowa "Wyszogród" Sp. z o.o.
ul. Rębowska 37, 09–450 Wyszogród

BRANŻA
sanitarna

NAZWA RYSUNKU
Instalacja kanalizacji sanitarnej– rzut piętra

SKALA
1:75

	NAZWISKO	UPRAWNIENIA	PODPIS	DATA
ASYSTENCI				06.2026
PROJEKTOWAŁ	mgr inż. Tomasz Sączkowski	MAZ/0038/PWOS/04		NR RYS. 7
SPRAWDZIŁ	mgr inż. Sylwia Paszkiewicz	MAZ/0470/POOS/10		