
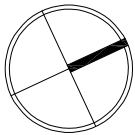


RZUT DACHU
1:100

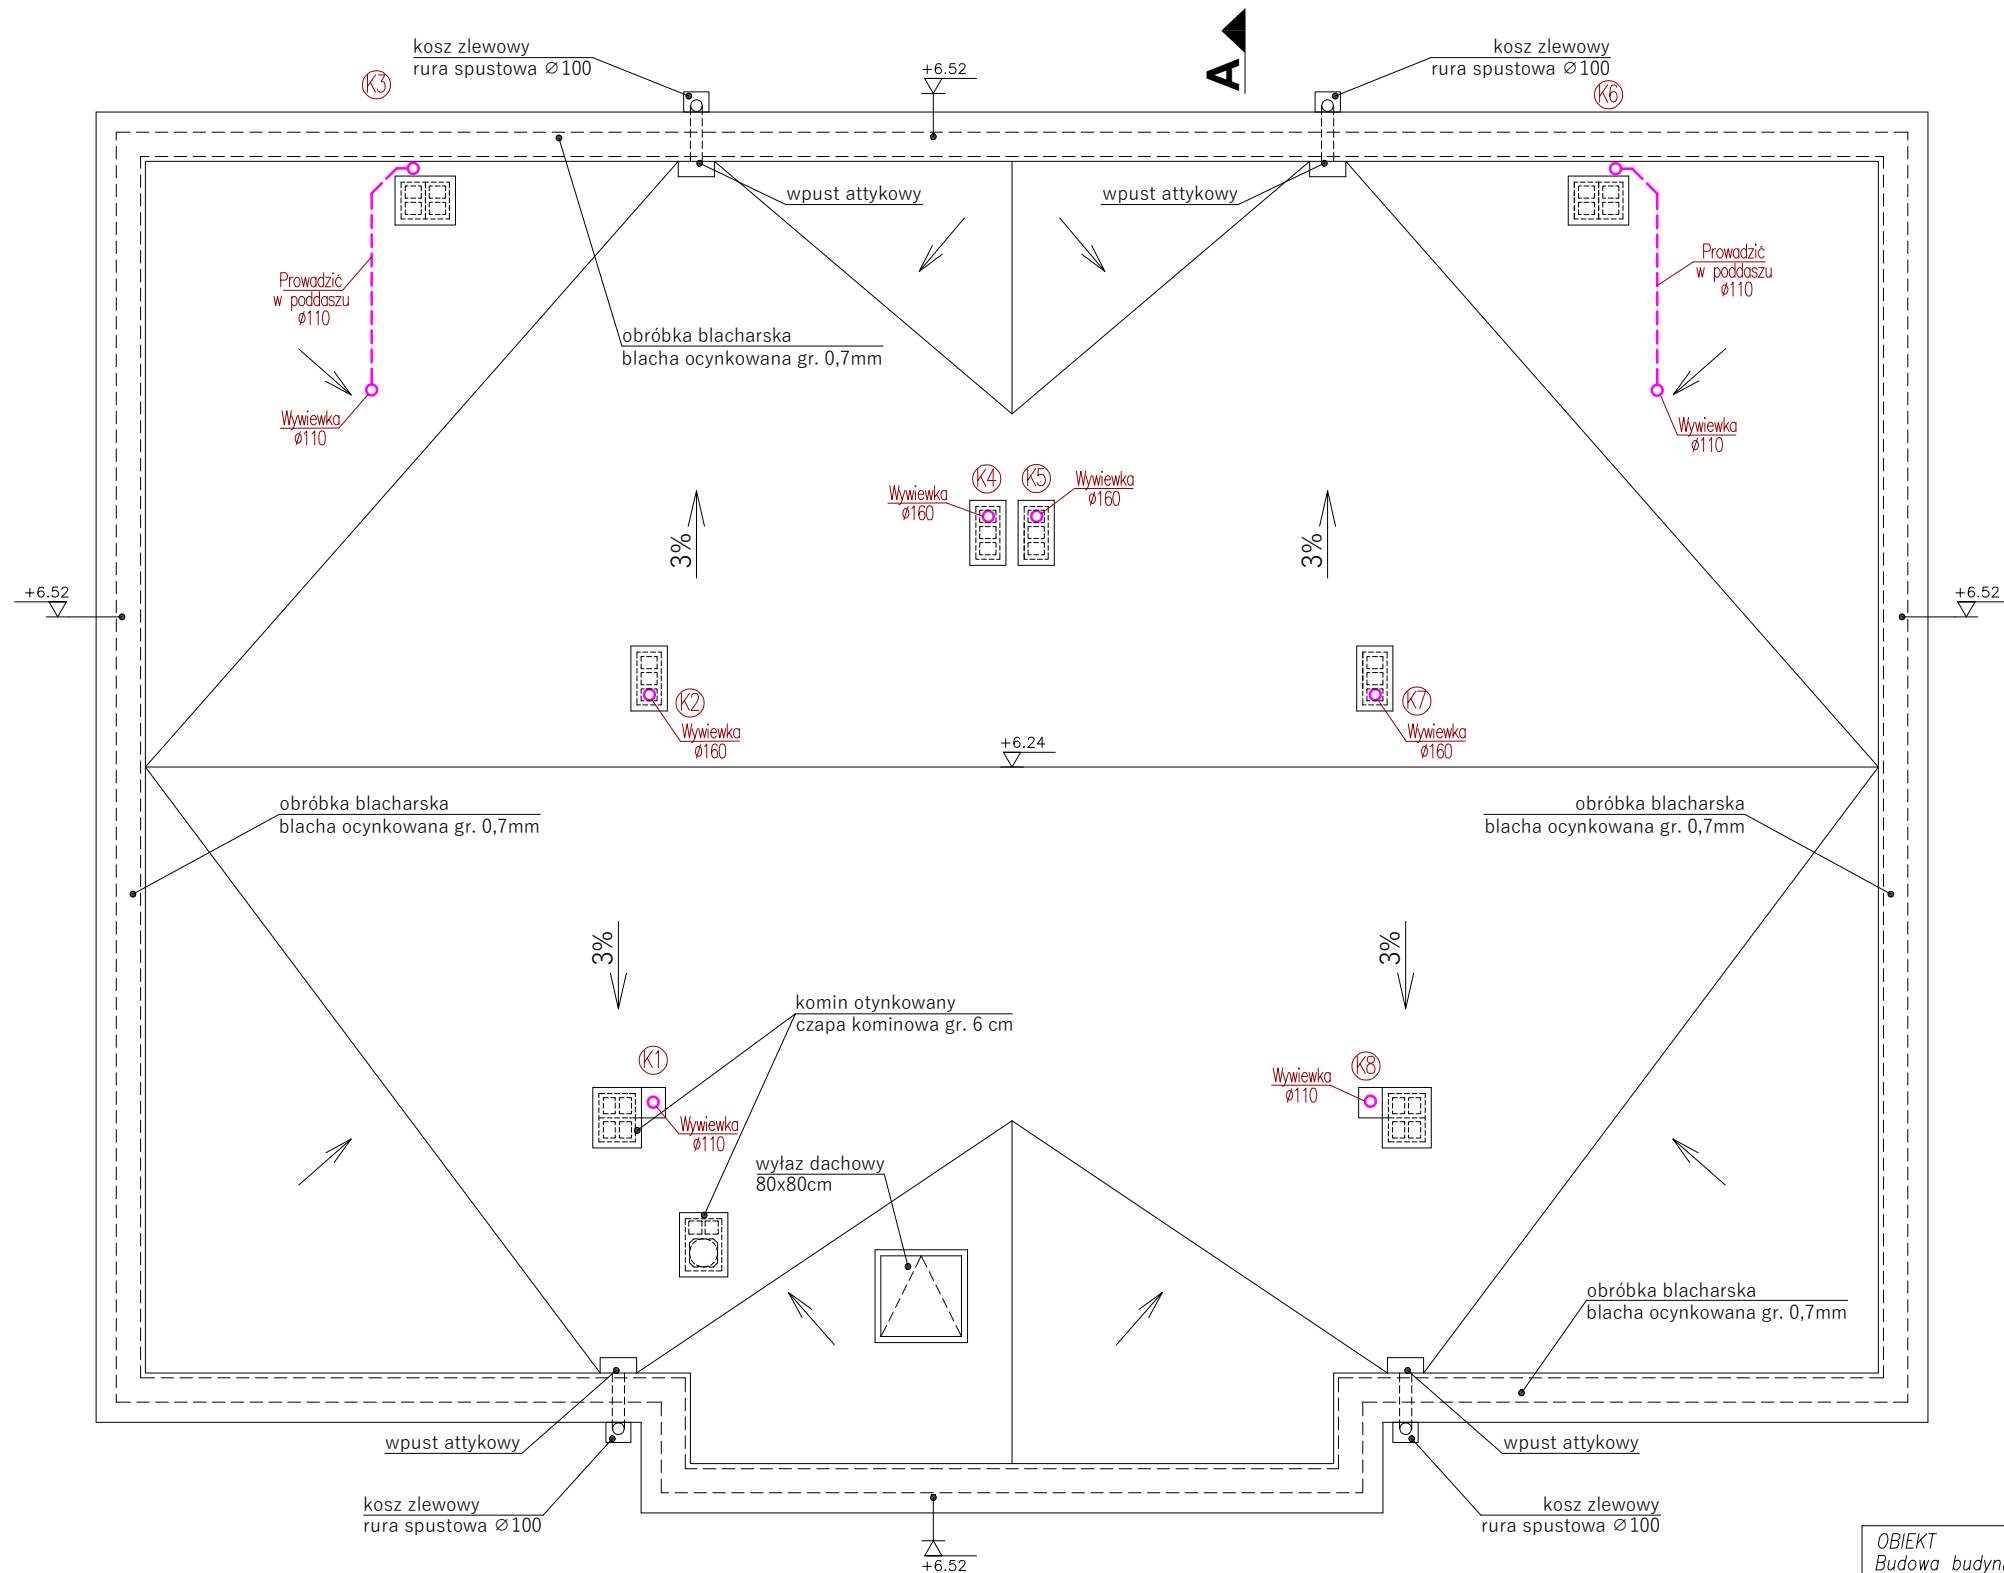

OBIEKT Budowa budynku mieszkalnego wielorodzinnego wraz z niezbędną infrastrukturą techniczną i zagospodarowaniem terenu – etap I Wyszogród, dz. nr 241/1, gm Wyszogród				
INWESTOR Spółeczna Inicjatywa Mieszkaniowa "Wyszogród" Sp. z o.o. ul. Rębowska 37, 09–450 Wyszogród				BRANŻA sanitarna
NAZWA RYSUNKU Instalacja kanalizacji sanitarnej– rzut dachu				SKALA 1:75
	NAZWISKO	UPRAWNIENIA	PODPIS	DATA
ASYSTENCI				06.2026
PROJEKTOWAŁ	mgr inż. Tomasz Sęczkowski	MAZ/0038/PWOS/04		NR RYS. 8
SPRAWDZIŁ	mgr inż. Sylwia Paszkiewicz	MAZ/0470/POOS/10		