
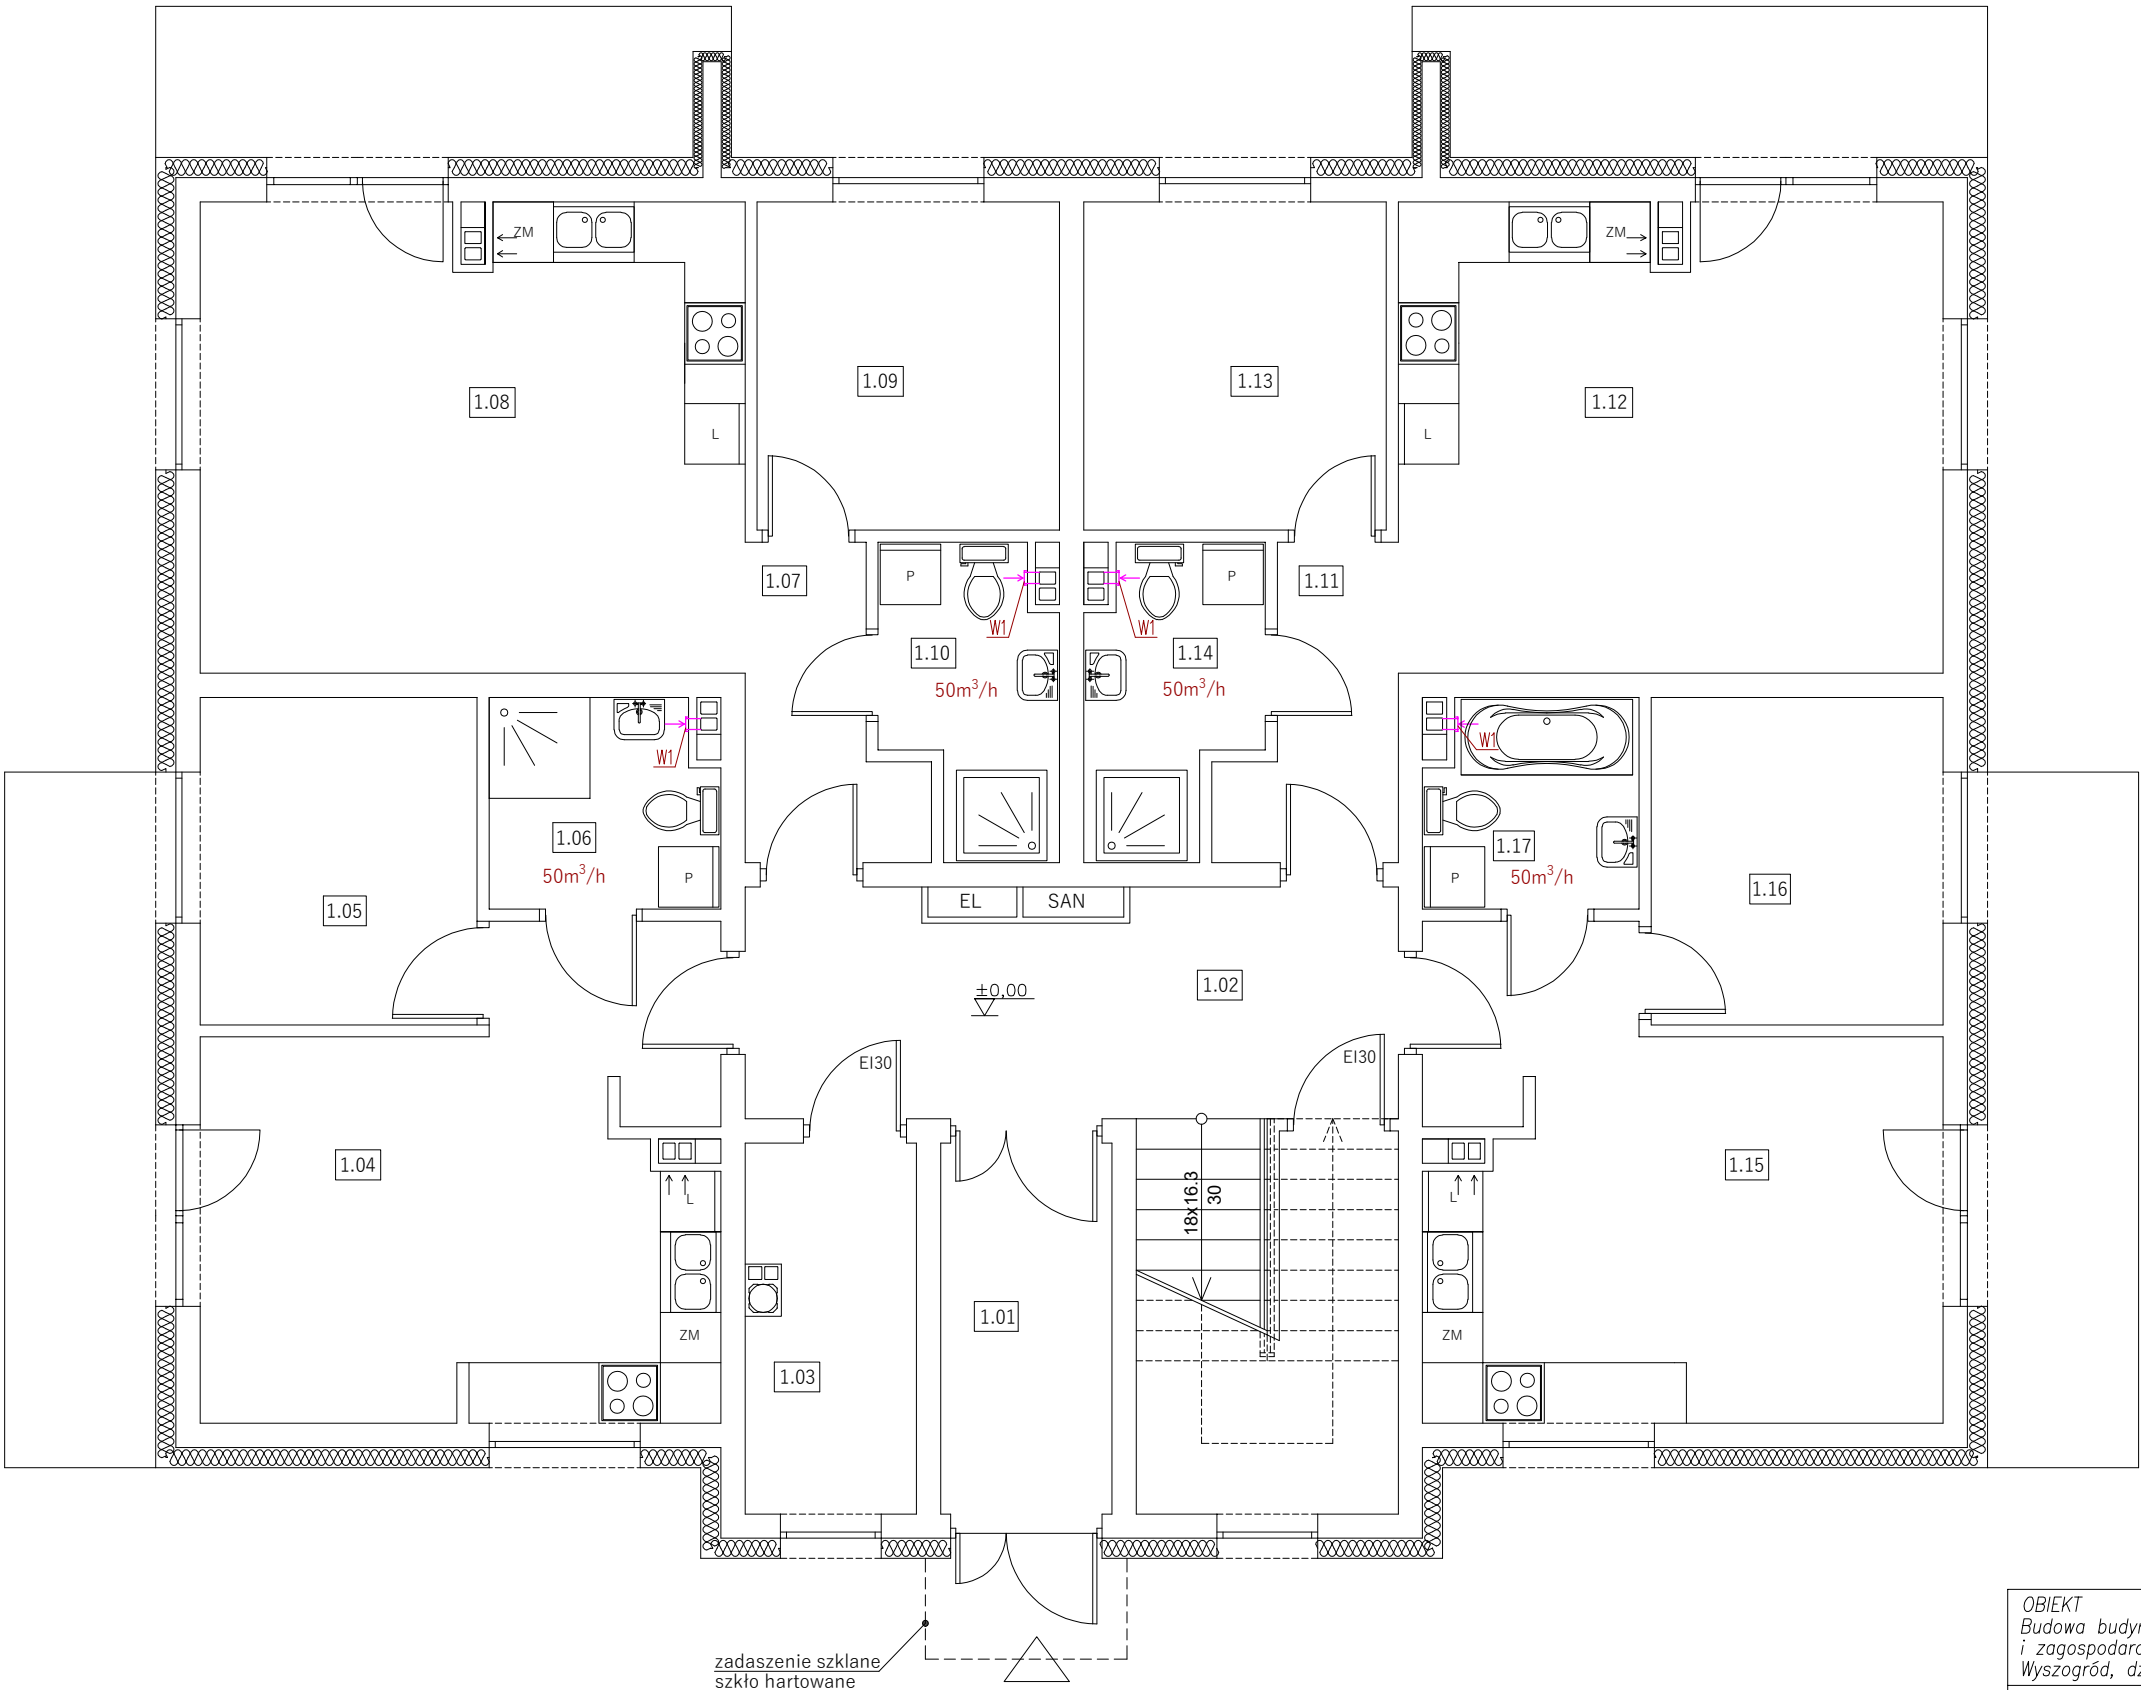


RZUT PARTERU
1:75

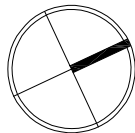

W1 – wentylator łazienkowy o wydajności 90m³/h (sprężony z włącznikiem światła w łazience)

Zestawienie pomieszczeń - Parter			
Część budynku	Nr	Nazwa pomieszczenia	Powierzchnia [m²]
Część wspólna	1.01	Wiatrołap	6.26
	1.02	Klatka schodowa	25.10
	1.03	Pomieszczenie techniczne	6.07
			37.43
Mieszkanie M1	1.04	Pokój z aneksem	21.95
	1.05	Pokój	8.92
	1.06	Łazienka	4.61
			35.48
Mieszkanie M2	1.07	Komunikacja	4.47
	1.08	Pokój z aneksem	25.0
	1.09	Pokój	9.77
	1.10	Łazienka	4.77
Mieszkanie M3	1.11	Komunikacja	4.47
	1.12	Pokój z aneksem	25.0
	1.13	Pokój	9.77
	1.14	Łazienka	4.77
Mieszkanie M4	1.15	Pokój z aneksem	21.78
	1.16	Pokój	9.41
	1.17	Łazienka	4.29
			35.48
Powierzchnia parteru			196.41

OBIEKT
Budowa budynku mieszkalnego wielorodzinnego wraz z niezbędną infrastrukturą techniczną i zagospodarowaniem terenu – etap I
Wyszogród, dz. nr 241/1, gm Wyszogród

INWESTOR
Spółeczna Inicjatywa Mieszkaniowa "Wyszogród" Sp. z o.o.
ul. Rębowska 37, 09-450 Wyszogród

BRANŻA
sanitarna

NAZWA RYSUNKU
Instalacja wentylacji mechanicznej – rzut parteru

SKALA
1:75

	NAZWISKO	UPRAWNIENIA	PODPIS	DATA
ASYSTENCI				06.2026
PROJEKTOWAŁ	mgr inż. Tomasz Śączkowski	MAZ/0038/PWOS/04		NR RYS. 9
SPRAWDZIŁ	mgr inż. Sylwia Paszkiewicz	MAZ/0470/POOS/10		