


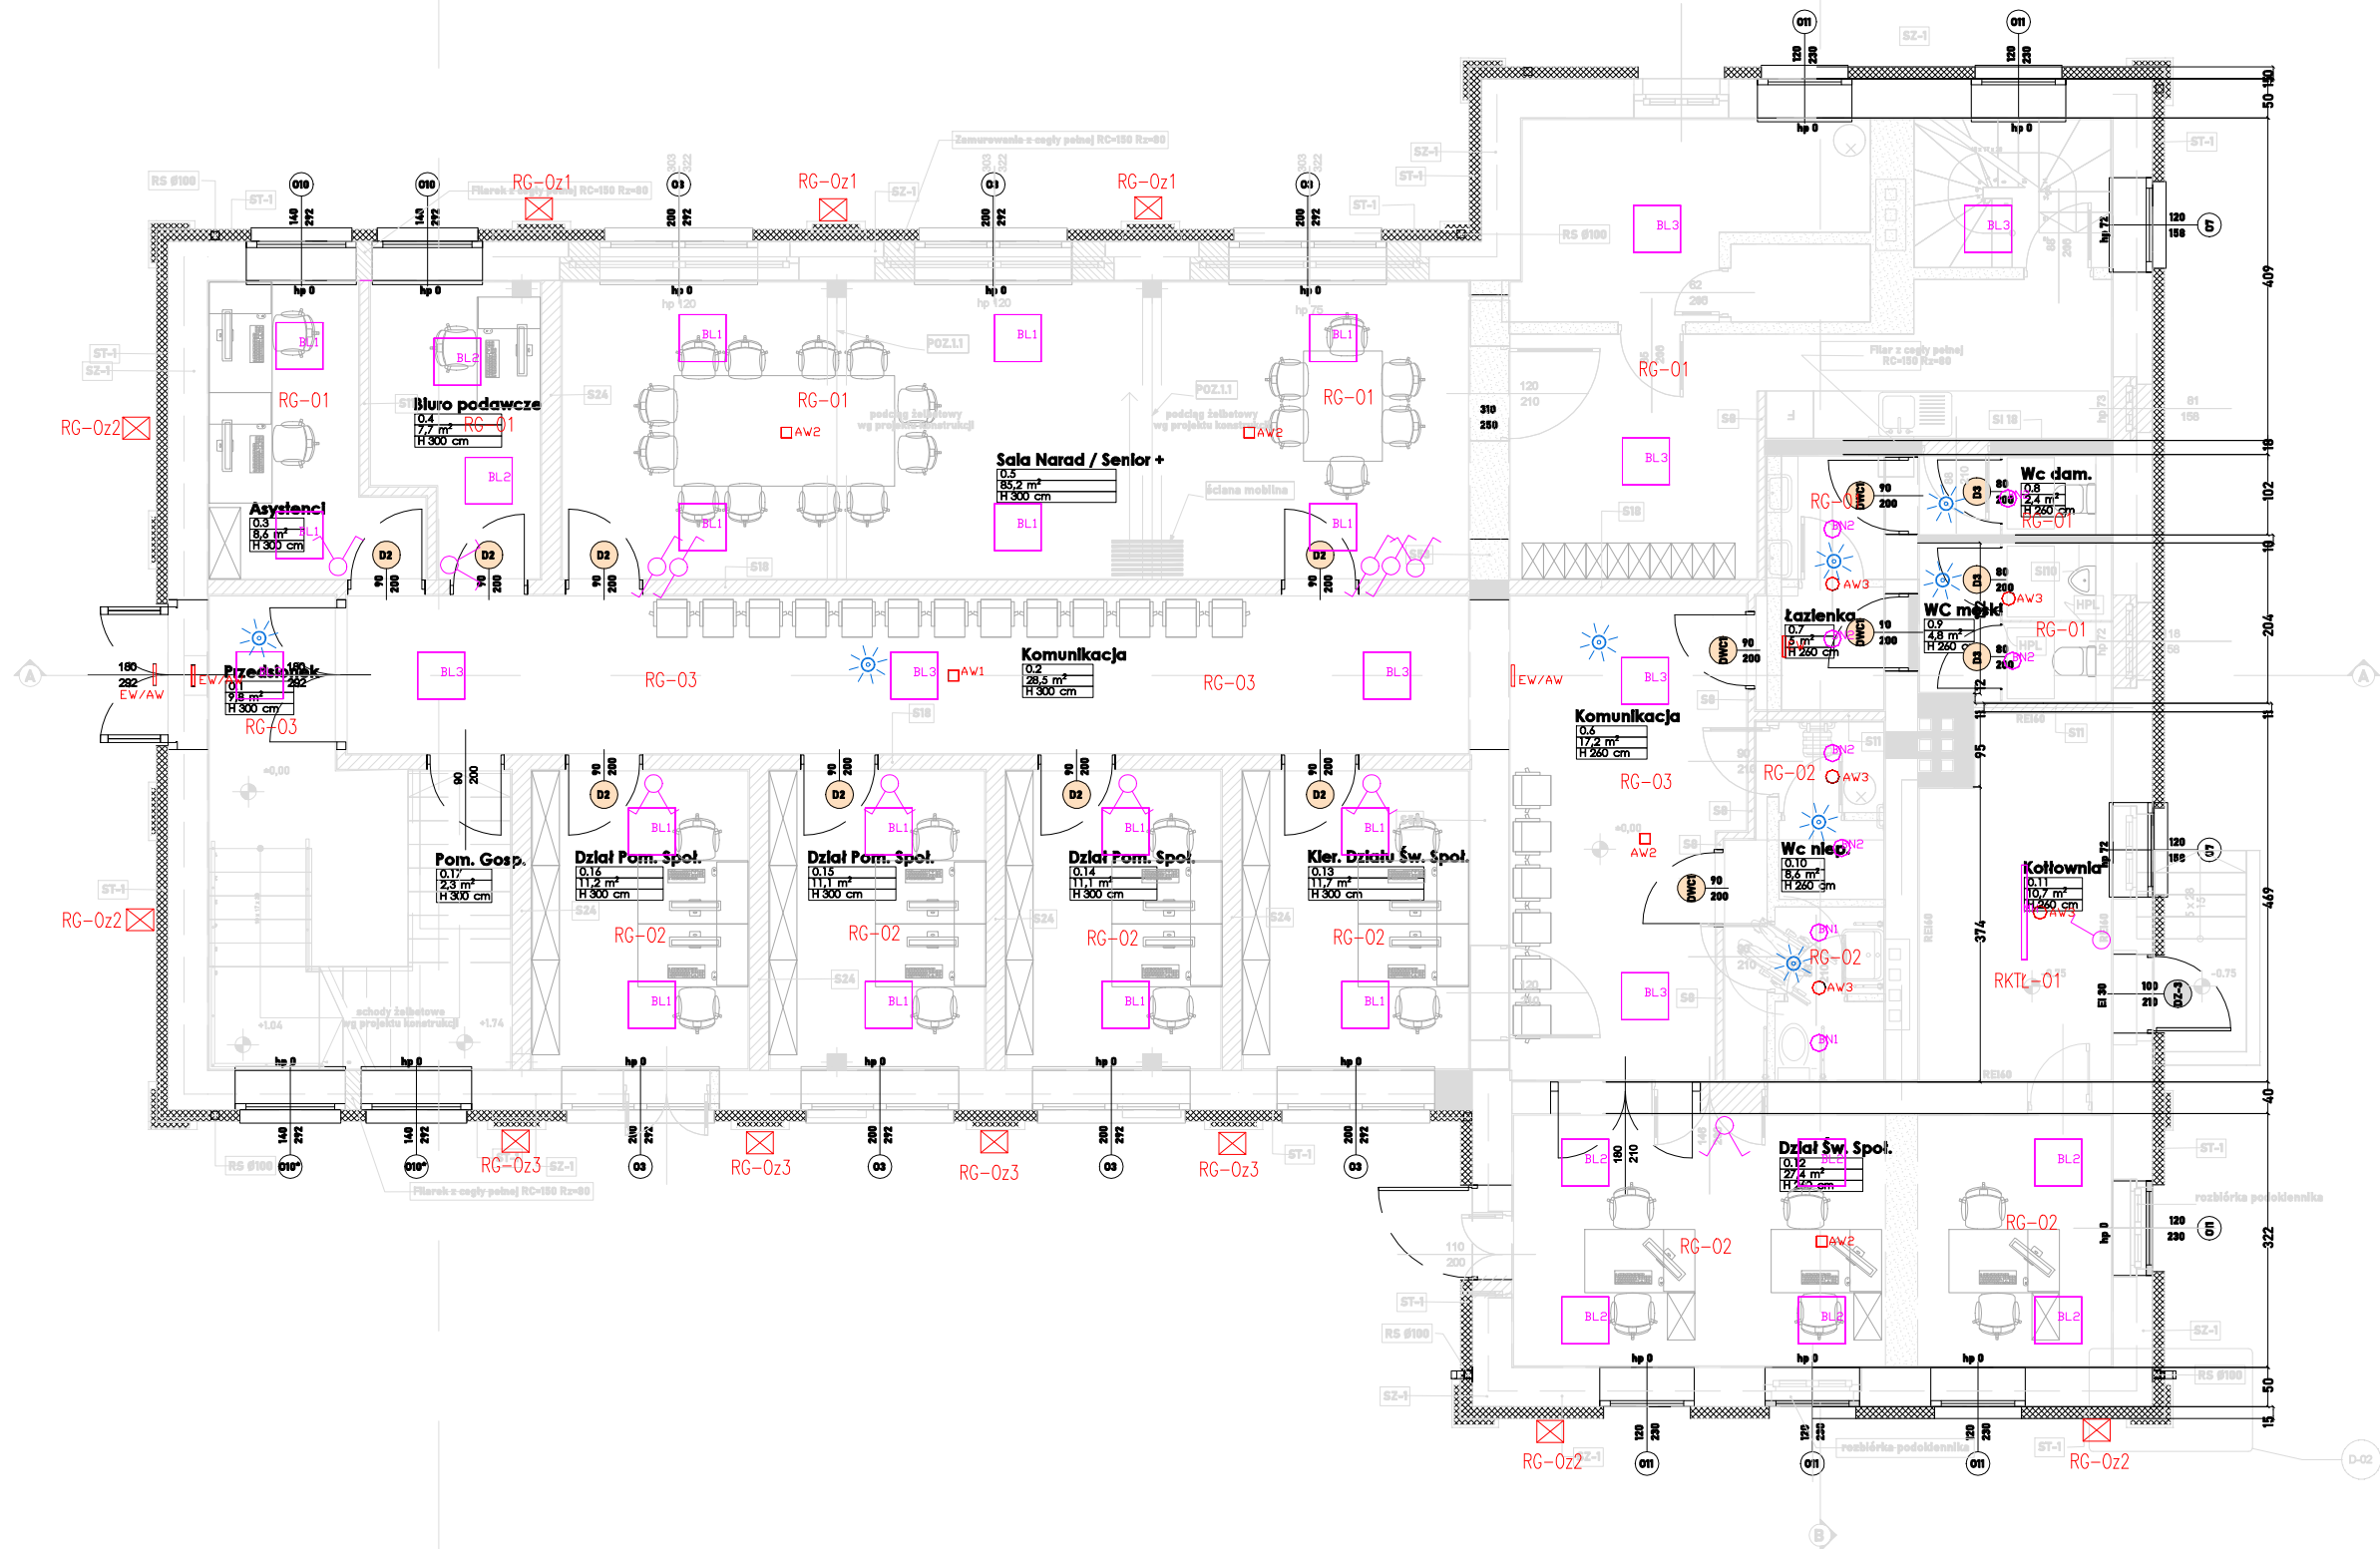

LEGENDA INSTALACJE ELEKTRYCZNE:

- Łącznik oświetleniowy, jednobiegunowy
16 A; 250 V; IP20
- Łącznik oświetleniowy, schodowy
16 A; 250 V; IP20
- Łącznik oświetleniowy, świecznikowy
16 A; 250 V; IP20
- Czujka ruchu 360st.

Legenda oprawy

- BL1 32 * BLINGO TUN 48W 6060 NW
- BL2 16 * BLINGO U34W 4080 60NW
- BL3 21 * BLINGO 24W 4320 60NW
- MH 1 * MAH PRO 38W 12R-NW
- BN1 3 * BEND 12-18W CCT-D W (12W)
- BN2 10 * BEND 12-18W CCT-D W (18W)
- AW1 4 * DNTEC R C1
- AW2 9 * DNTEC R M1
- AW3 7 * ITECH M2
- EW 6 * DNTEC S M1 + SIGN
- ☒ Oprawa 4,8W LED IP54 doświetlająca

LEGENDA

RZUT PRZYZIEMIA - OŚWIETLENIE			
Paweł Śnieżek Pracownia: 45-355 Opole ul. 1 Maja 30A e-mail: pawel.psprojekt@gmail.com tel. 531 832 426	INWESTOR:	Urząd Miejski w Lewinie Brzeskim ul. Rynek 1, 49-340 Lewin Brzeski	skala: 1:100
	LOKALIZACJA:	Mickiewicza 6, 49-340 Lewin Brzeski	
	STADIUM:	Projekt techniczny	data: 12.2025
	OBIEKT:	Budynek biurowy	
	PROJEKTANT:	mgr inż. Karol Wujec up. nr OPL/0737/P00E/11	podpis:
INSTALACJE ELEKTRYCZNE	SPRAWDZAJĄCY:	mgr inż. Leszek Tarnogrodzki up. nr OPL/0310/PW0E/07	nr rys.: E-01