


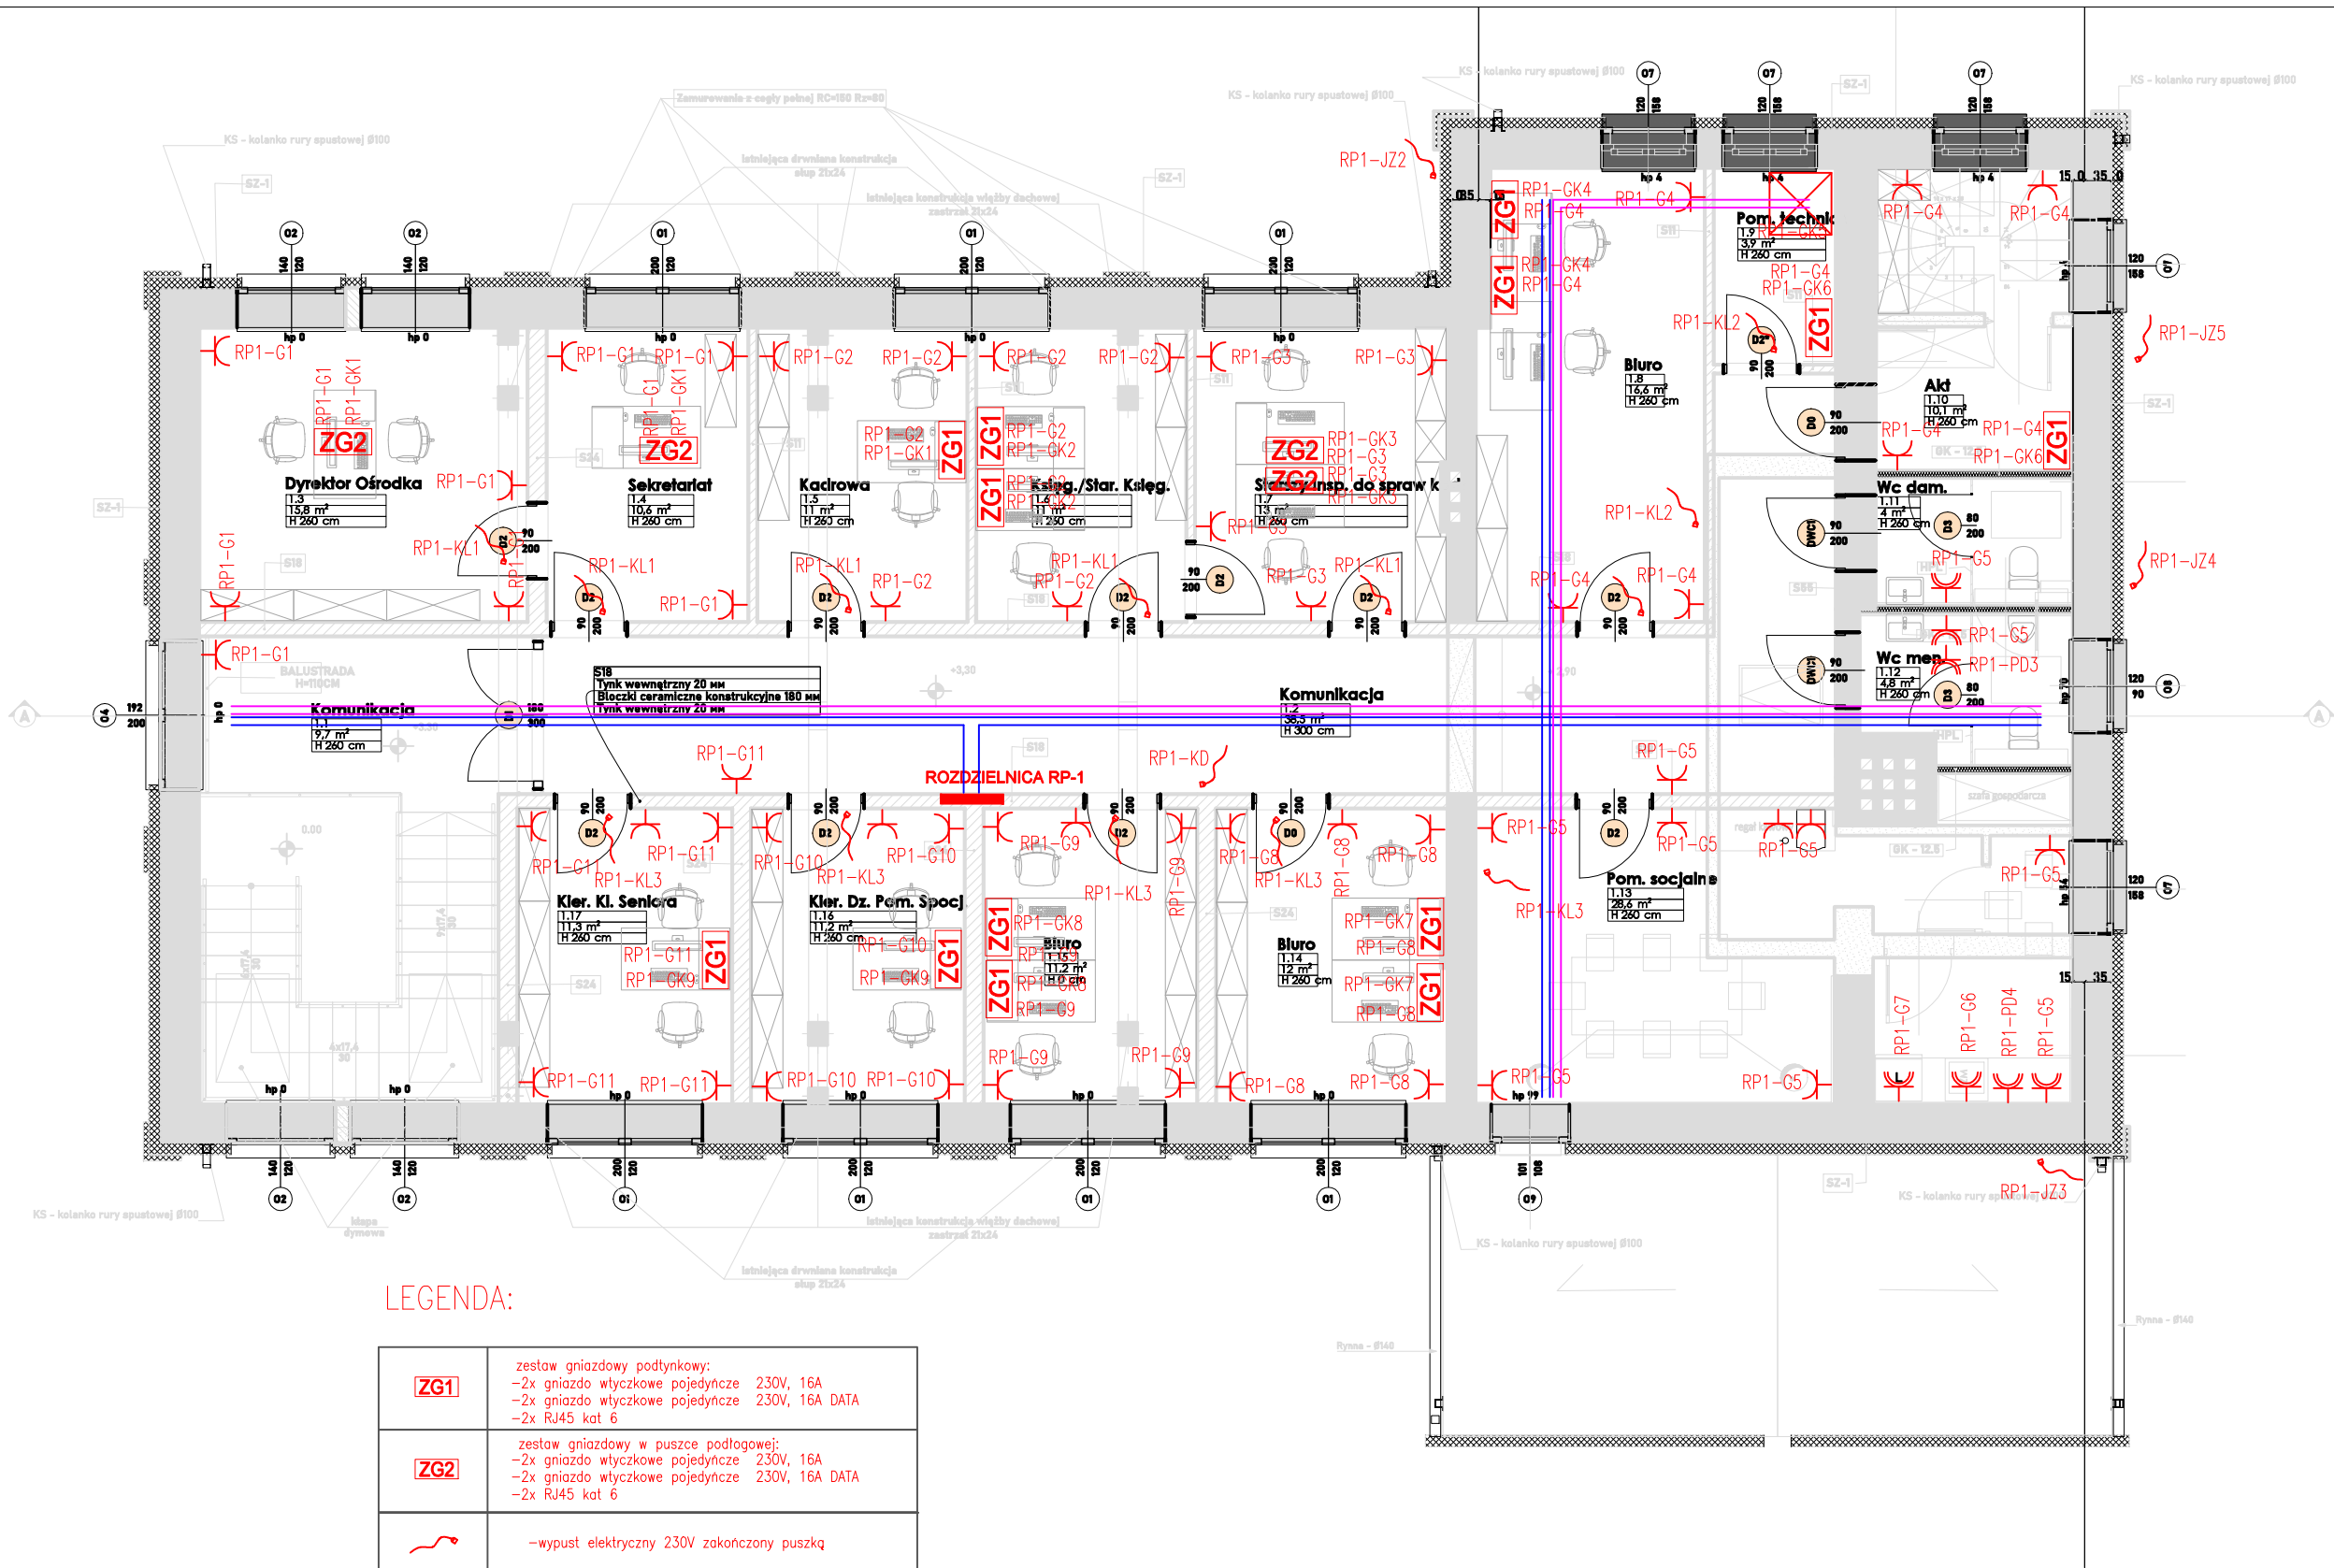

LEGENDA:

ZG1	zestaw gniazdowy podtynkowy: -2x gniazdo wtyczkowe pojedyncze 230V, 16A -2x gniazdo wtyczkowe pojedyncze 230V, 16A DATA -2x RJ45 kat 6
ZG2	zestaw gniazdowy w puszcze podłogowej: -2x gniazdo wtyczkowe pojedyncze 230V, 16A -2x gniazdo wtyczkowe pojedyncze 230V, 16A DATA -2x RJ45 kat 6
	-wypust elektryczny 230V zakończony puszką
	-wypust elektryczny 400V zakończony puszką
	-gniazdo wtykowe z bolcem ochronnym podtynkowe 1L+N+PE 230V 16A
	-2x gniazdo wtykowe z bolcem ochronnym podtynkowe 1L+N+PE 230V 16A
	-gniazdo wtykowe z bolcem ochronnym podtynkowe 1L+N+PE 230V 16A IP44
	-gniazdo wtykowe z bolcem ochronnym natynkowe 3L+N+PE 400V 16A IP44
	-Koryto kablowe KCJ100/50 - IT
	-Koryto kablowe KCJ100/50 - IE

Paweł Śnieżek Pracownia: 45-355 Opolo ul. 1 Maja 30A e-mail:pawel.sprojekt@gmail.com tel. 531 832 426	RZUT POZIOM 1+ - GNIAZDA WTYKOWE, SIŁA		
	INWESTOR:	Urząd Miejski w Lewinie Brzeskim ul. Rynek 1, 49-340 Lewin Brzeski	skala: 1:100
	LOKALIZACJA:	Mickiewicza 6, 49-340 Lewin Brzeski	
	STADIUM:	Projekt techniczny	data: 12.2025
	OBIEKT:	Budynek biurowy	
	PROJEKTANT:	mgr inż. Karol Wujec up. nr OPL/0737/P00E/11	podpis: nr rys.: E-04
	INSTALACJE ELEKTRYCZNE	SPRAWDZAJĄCY: mgr inż. Leszek Tarnogrodzki up. nr OPL/0310/PWOE/07	