


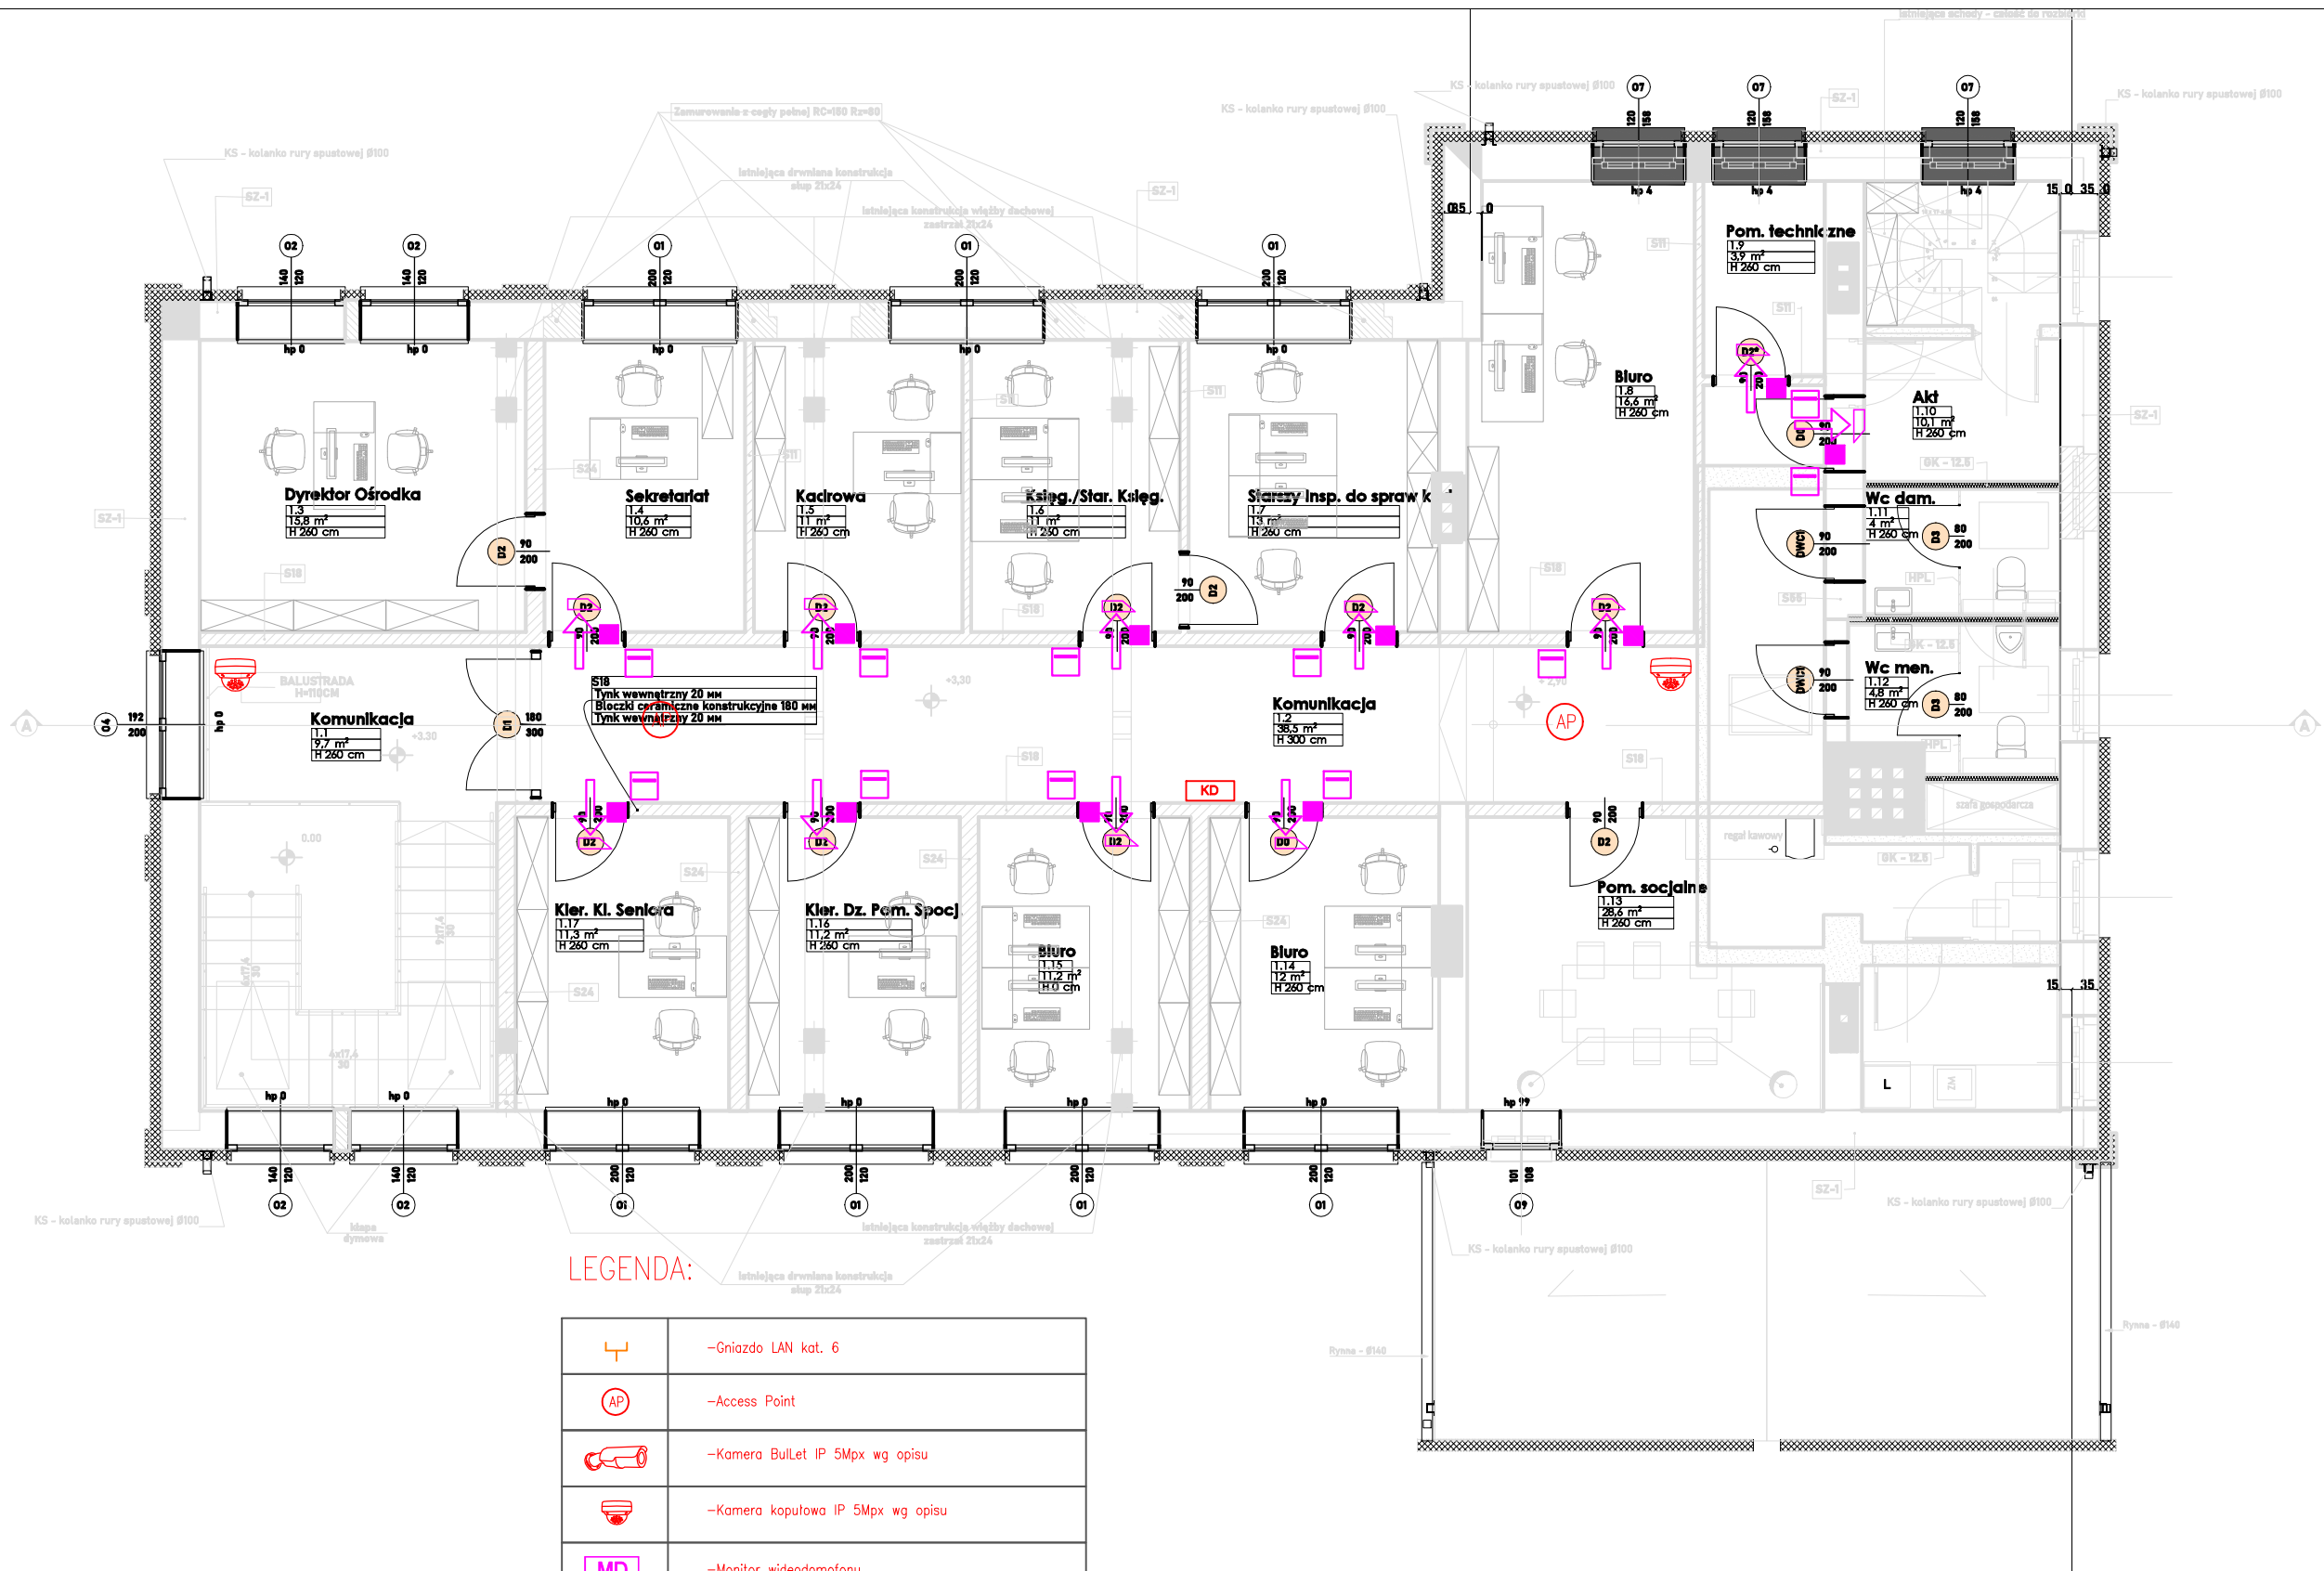

LEGENDA:

	-Gniazdo LAN kat. 6
	-Access Point
	-Kamera Bullet IP 5Mpx wg opisu
	-Kamera kopułowa IP 5Mpx wg opisu
	-Monitor wideodomofonu
	-Panel wideodomofonu
	-Czytnik kart zbliżeniowych
	-Przejście jednostronnie kontrolowane kierunek wejścia
	-Rygiel elektromagnetyczny rewersyjny
	-Czujnik magnetyczny
	-Zasilacz kontroli dostępu

Paweł Śnieżek Pracownia: 45-355 Opole ul. 1 Maja 30A e-mail:pawel.sprojekt@gmail.com tel. 531 832 426 INSTALACJE ELEKTRYCZNE	RZUT POZIOM 1+ - CCTV, KD, Wi-Fi		
	INWESTOR:	Urząd Miejski w Lewinie Brzeskim ul. Rynek 1, 49-340 Lewin Brzeski	skala: 1:100
	LOKALIZACJA:	Mickiewicza 6, 49-340 Lewin Brzeski	
	STADIUM:	Projekt techniczny	data: 12.2025
	OBIKT:	Budynek biurowy	
	PROJEKTANT:	mgr inż. Karol Wujec up. nr OPL/0737/P00E/11	podpis:
	SPRAWDZAJĄCY:	mgr inż. Leszek Tarnogrodzki up. nr OPL/0310/PWOE/07	nr rys.: E-06