


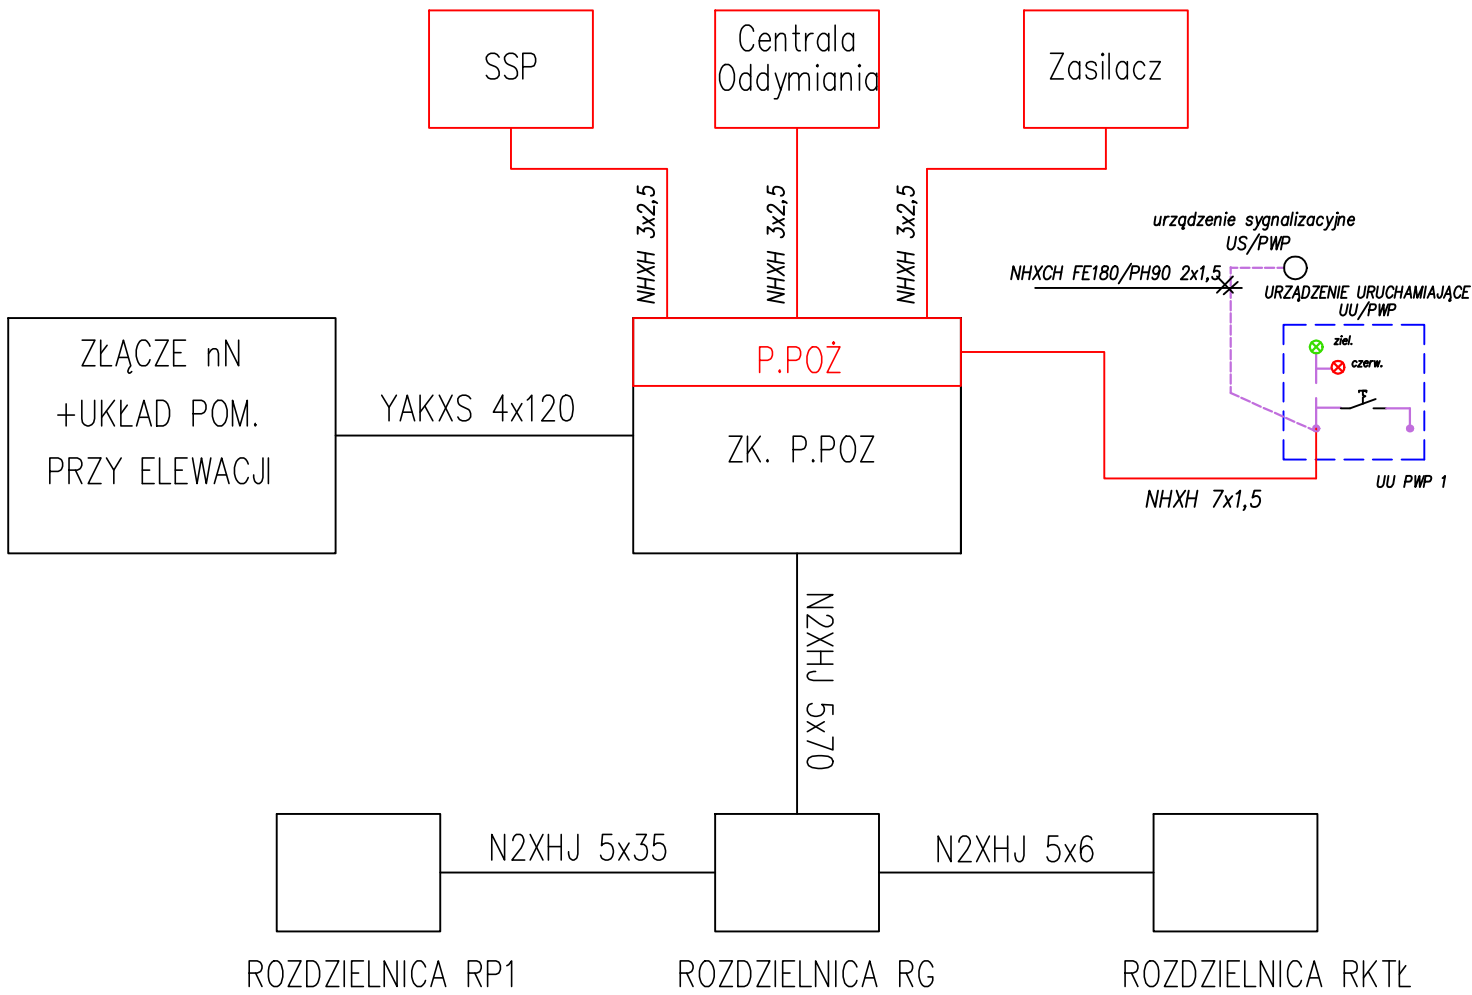

SCHEMAT BLOKOWY ZASILANIA OBIEKTU			
Paweł Śnieżek Pracownia: 45-355 Opole ul. 1 Maja 30A e-mail: pawel.pprojekt@gmail.com tel. 531 832 426 INSTALACJE ELEKTRYCZNE	INWESTOR:	Urząd Miejski w Lewinie Brzeskim ul. Rynek 1, 49-340 Lewin Brzeski	skala: 1:100
	LOKALIZACJA:	Mickiewicza 6, 49-340 Lewin Brzeski	
	STADIUM:	Projekt techniczny	data: 12.2025
	OBIEKT:	Budynek biurowy	
	PROJEKTANT:	mgr inż. Karol Wujec up. nr OPL/0737/P00E/11	podpis:
	SPRAWDZAJĄCY:	mgr inż. Leszek Tarnogrodzki up. nr OPL/0310/PW0E/07	nr rys.: E-10