


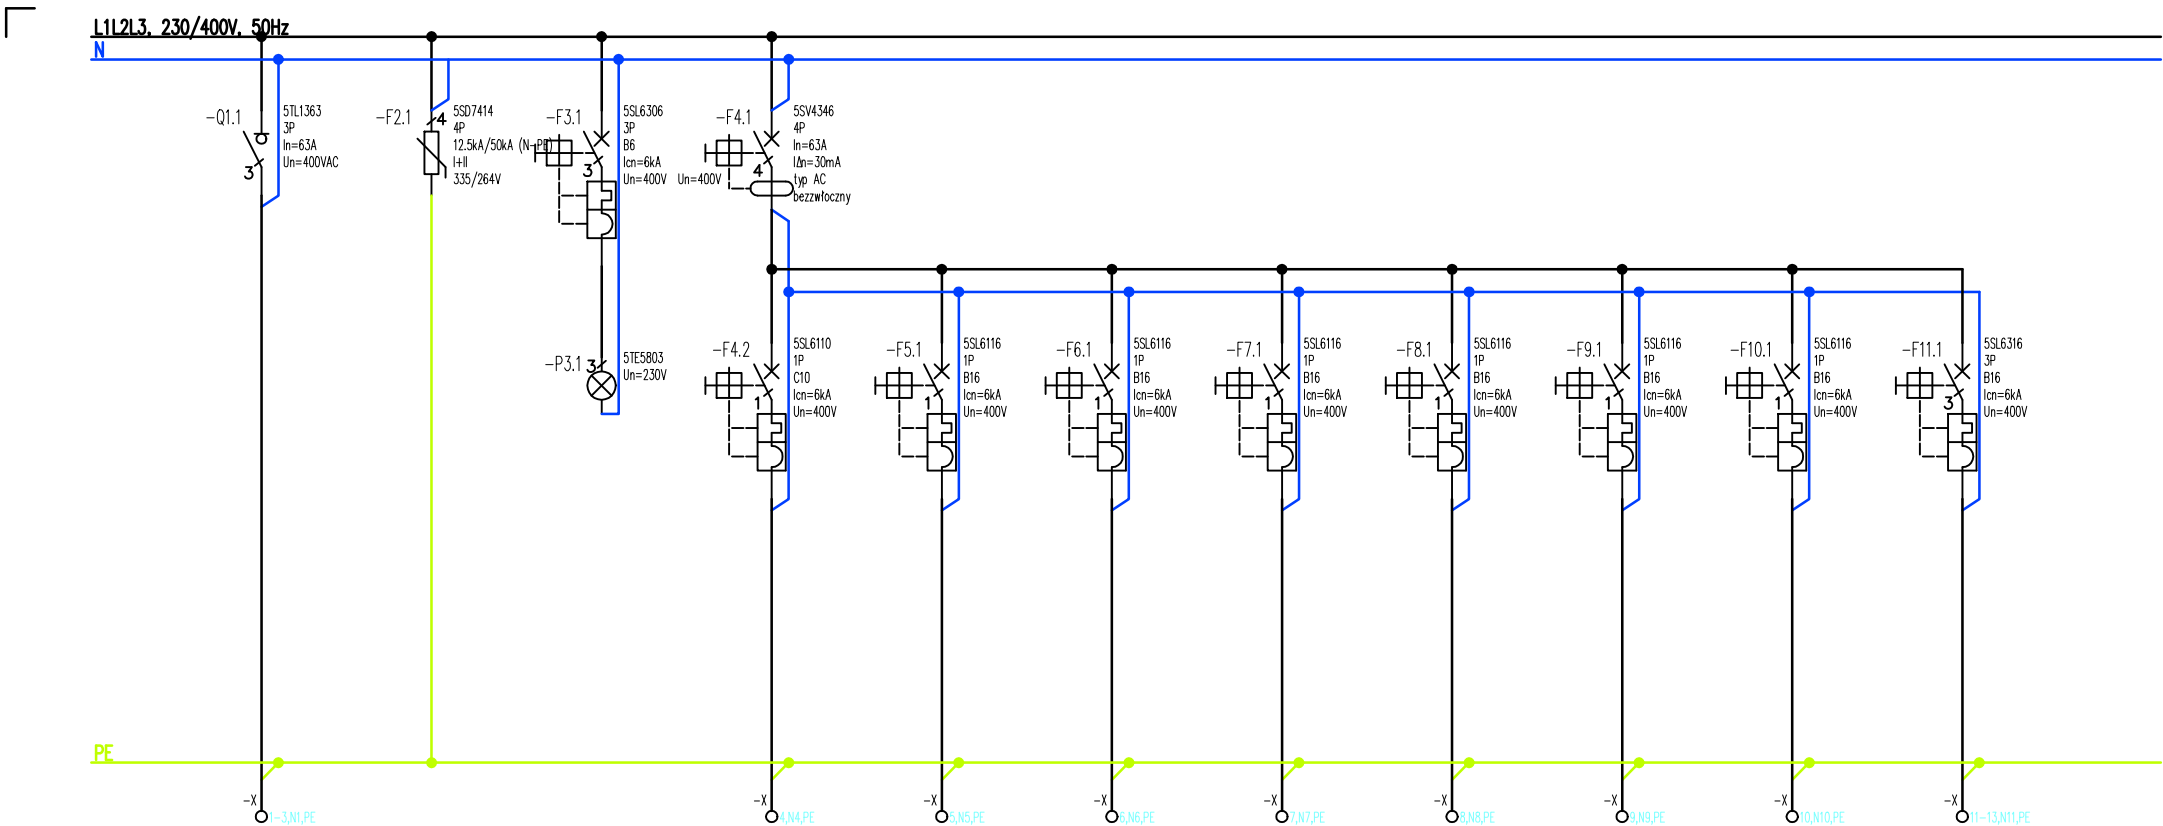

Numer obwodu	1	2	3	RG/G	5	6	7	8	9	10	11
Opis	--	--	--	Oświetlenie	Gniazda wtykowe 230V	Gniazda wtykowe 230V	Gniazda wtykowe 230V	Gniazda wtykowe 230V	Gniazda wtykowe 230V	Gniazda wtykowe 230V	--
Moc [kW]/Prąd [A]	--	--	--	--	--	--	--	--	--	--	--
Przewód	n2xh 5x6	--	--	n2xh 3x1,5	n2xh 3x2,5	n2xh 3x2,5	n2xh 3x2,5	n2xh 3x2,5	n2xh 3x2,5	n2xh 3x2,5	--
Nazwa obwodu	--	--	--	RKTŁ/O1	RKTŁ/G1	RKTŁ/G2	RKTŁ/G3	RKTŁ/G4	RKTŁ/G5	RKTŁ/G6	--

Uwagi:

- 1)W rozdzielnicy zostawić 20% rezerwy miejsca pod przyszłą rozbudowę.
- 2)Rozdzielnicę projektuje się jako szafę natynkową o minimalnym stopniu ochrony IP54 zamykaną na klucz
- 3)Ochrona od porażek – samoczynne wyłączenie zasilania
- 4)System sieci TN–S

SCHEMAT ROZDZIELNICY RKTŁ			
Paweł Śnieżek Pracownia: 45-355 Opole ul. 1 Maja 30A e-mail: pawel.pprojekt@gmail.com tel. 531.832.426 INSTALACJE ELEKTRYCZNE	INWESTOR:	Urząd Miejski w Lewinie Brzeskim ul. Rynek 1, 49-340 Lewin Brzeski	skala: 1:100
	LOKALIZACJA:	Mickiewicza 6, 49-340 Lewin Brzeski	
	STADIUM:	Projekt techniczny	data: 12.2025
	OBIEKT:	Budynek biurowy	
	PROJEKTANT:	mgr inż. Karol Wujec up. nr OPL/0737/P00E/11	podpis:
	SPRAWDZAJĄCY:	mgr inż. Leszek Tarnogrodzki up. nr OPL/0310/PWOE/07	nr rys.: E-14