


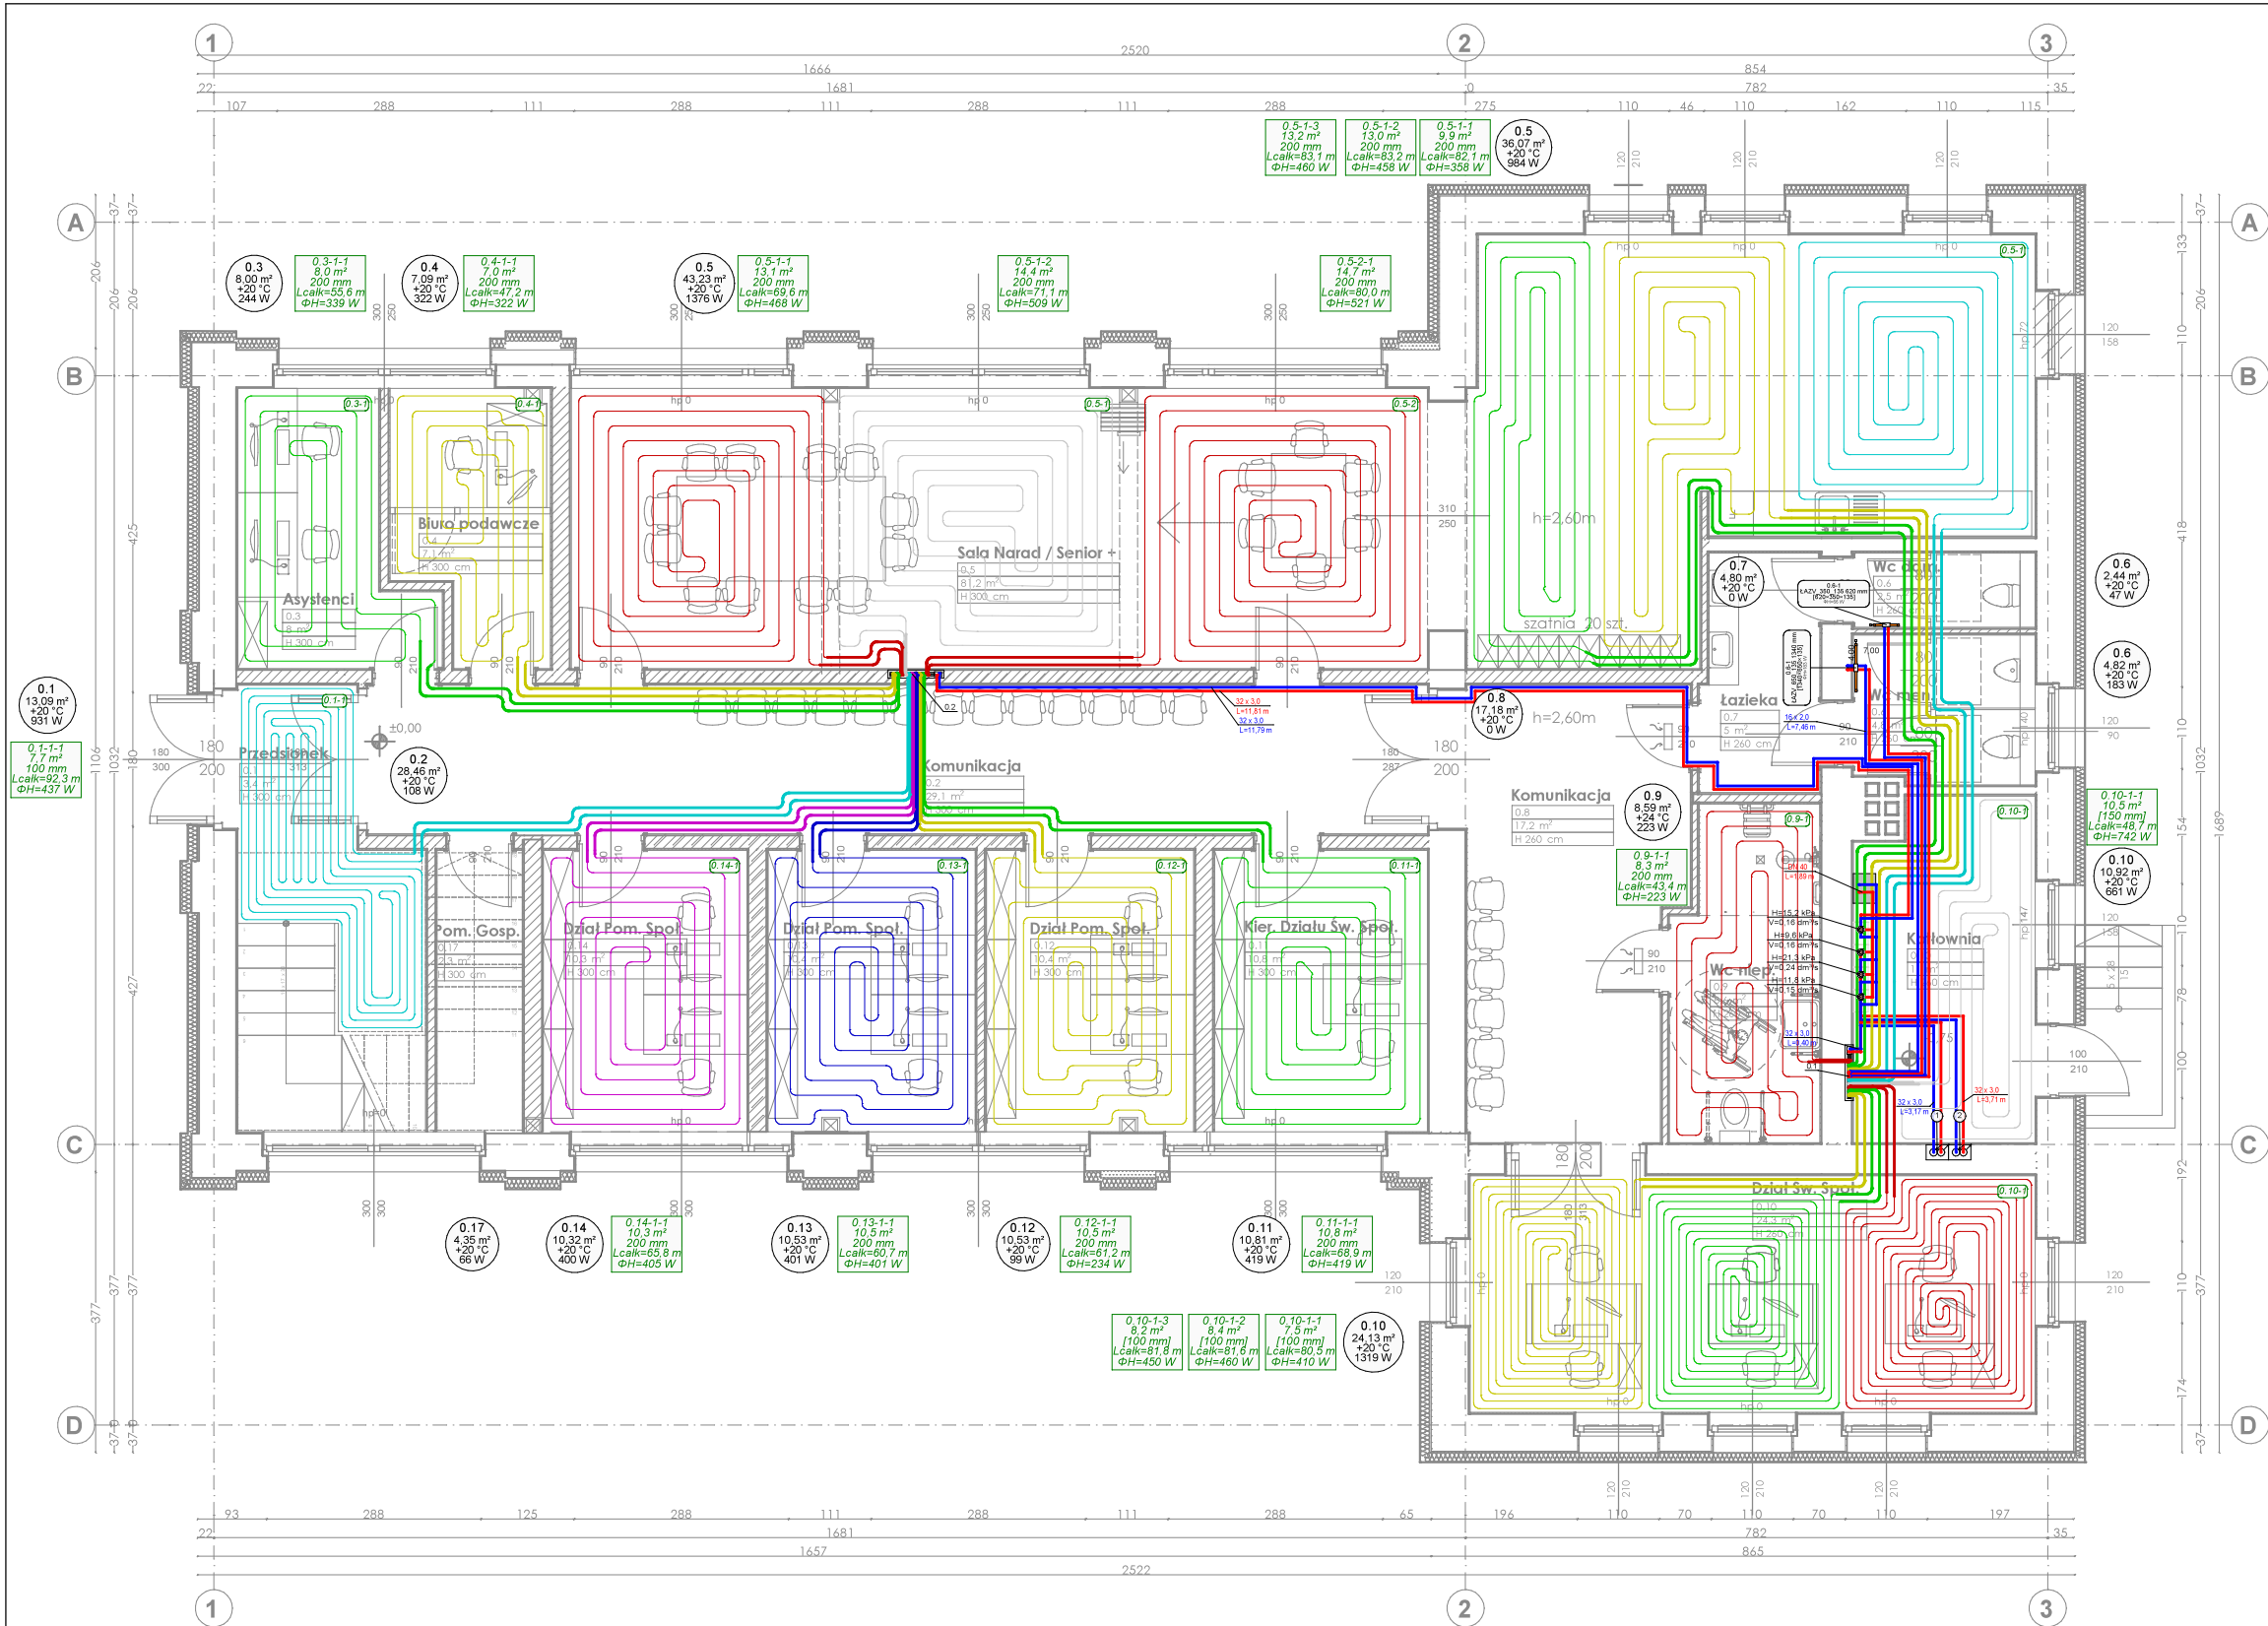

Zestawienie pomieszczeń			
Kondygnacja	Nr	Nazwa pomieszczenia	Pow.
Poziom 0			
	0.1	Przedsiónek	7,9
	0.2	Komunikacja	28,5
	0.3	Asystenci	8,0
	0.4	Biuro podawcze	7,1
	0.5	Sala Narad / Senior +	81,2
	0.6	Komunikacja	17,2
	0.7	Łazienka	5,0
	0.8	Wc dam.	2,5
	0.9	Wc men.	4,8
	0.10	Wc niep.	8,6
	0.11	Kotłownia	11,0
	0.12	Dział Św. Społ.	24,3
	0.13	Kier. Działu Św. Społ.	10,8
	0.14	Dział Pom. Społ.	10,4
	0.15	Dział Pom. Społ.	10,4
	0.16	Dział Pom. Społ.	10,3
	0.17	Pom. Gosp.	2,3
			250,3 m²

Rozdzielacz: 0.1 Typ: Rozdzielacz z przepływomierzami (8632) Zestaw rozdzielaczy: Z zaworami kulowymi kątowymi BRAK Temperatury -str. wtórna (Ogrzewanie): 38,0 / 29,9 °C Szafka rozdzielacza: Szafka rozdzielacza (705-775mm) z rygłem 750 mm Przepływ masowy: 558,9 kg/h Min. dyspozycyjna różnica ciśnień: 7,03 kPa Dyspozycyjna różnica ciśnień: 7,03 kPa Nastawa zaworu równoważącego: 0,30											
Nr	Typ	Do odb.	Opis pom.	L m	Pow. efekt. m²	Odst. ukł. mm	Moc użytkowa ogrzewania W	m³ kg/h	Δp kPa	Δp Z Δp P kPa	Nastawa zaw. (Z) l/min
1 PG/Ch		0.9-1-1 Wc niep.		43,4	8,3	200	223	25,6	0,5	5,9	0,30
2 PG/Ch		0.5-1-1 Sala Narad / Senior+		82,1	9,9	200	358	54,5	1,9	4,4	0,90
3 PG/Ch		0.5-1-2 Sala Narad / Senior+		83,2	13,0	200	458	54,5	1,9	4,3	0,90
4 Grz.		0.6-1 Wc men.		-	-	-	183	20,9	3,3	2,9	0,30
5 Grz.		0.6-1 Wc dam.		-	-	-	66	50,2	3,2	2,6	0,75
6 PG/Ch		0.5-1-3 Sala Narad / Senior+		83,1	13,2	200	460	54,5	1,9	4,3	0,90
7 PG/Ch		0.10-1-1 Kotłownia		48,7	10,5	150	742	56,3	1,1	5,1	0,90
8 PG/Ch		0.10-1-3 Dział Św. Społ.		81,8	8,2	100	450	81,3	5,4	0,6	1,35
9 PG/Ch		0.10-1-2 Dział Św. Społ.		81,6	8,4	100	460	83,5	5,7	0,4	1,35
10 PG/Ch		0.10-1-1 Dział Św. Społ.		80,5	7,5	100	410	77,6	4,9	0,3	1,20

Rozdzielacz: 0.2 Typ: Rozdzielacz z przepływomierzami (8632) Zestaw rozdzielaczy: Z zaworami kulowymi kątowymi BRAK Temperatury -str. wtórna (Ogrzewanie): 77,9 / 29,6 °C Szafka rozdzielacza: Szafka rozdzielacza (705-775mm) z rygłem 750 mm Przepływ masowy: 587,2 kg/h Min. dyspozycyjna różnica ciśnień: 10,40 kPa Dyspozycyjna różnica ciśnień: 10,40 kPa Nastawa zaworu równoważącego: 0,90											
Nr	Typ	Do odb.	Opis pom.	L m	Pow. efekt. m²	Odst. ukł. mm	Moc użytkowa ogrzewania W	m³ kg/h	Δp kPa	Δp Z Δp P kPa	Nastawa zaw. (Z) l/min
1 PG/Ch		0.5-2-1 Sala Narad / Senior+		80,0	14,7	200	521	61,1	3,3	6,2	0,90
2 PG/Ch		0.11-1-1 Kier. Działu Św. Społ.		68,9	10,8	200	419	55,3	1,6	8,0	0,90
3 PG/Ch		0.12-1-1 Dział Pom. Społ.		61,2	10,5	200	234	21,2	0,6	0,1	0,30
4 PG/Ch		0.13-1-1 Dział Pom. Społ.		60,7	10,5	200	401	62,0	2,5	7,0	1,05
5 PG/Ch		0.14-1-1 Dział Pom. Społ.		65,8	10,3	200	405	54,5	1,5	8,1	0,90
6 PG/Ch		0.1-1-1 Przedsiónek		92,3	7,7	100	437	99,4	8,7	0,5	1,65
7 PG/Ch		0.5-1-2 Sala Narad / Senior+		71,1	14,4	200	509	55,4	1,7	7,9	0,90
8 PG/Ch		0.5-1-1 Sala Narad / Senior+		69,6	13,1	200	468	54,7	1,6	7,9	0,90
9 PG/Ch		0.3-1-1 Asystenci		55,6	8,0	200	339	54,9	1,2	8,3	0,90
10 PG/Ch		0.4-1-1 Biuro podawcze		47,2	7,0	200	322	68,7	2,3	7,1	1,05

jednostka projektowa ekokims EKO KIMS Sp z o.o. ul. Technologiczna 2 45-839 Opole NIP: 7543356288 KRS: 0001012373		inwestor Urząd Miejski Lewin Brzeski ul. Rynek 1, 49-340 Lewin Brzeski	
adres inwestycji ul. Mickiewicza 6, 49-340 Lewin Brzeski dz. nr 733/3, obręb 4101 Lewin Brzeski jedn. ewid. 160104_4 Lewin Brzeski - miasto		branża SANITARNA	
tytuł projektu PROJEKT TERMOMODERNIZACJI ORAZ ZMIANY SPOSOBU UŻYTKOWANIA ISTNIEJĄCEGO BUDYNKU SALI GIMNASTYCZNEJ Z ZAPLECZEM SZATNIOWYM NA BUDYNEK UŻYTECZNOŚCI PUBLICZNEJ, PEŁNIĄCY FUNKCJĘ MIEJSKO-GMINNEGO OŚRODKA POMOCY SPOŁECZNEJ W LEWINIE BRZESKIM (MGOOPS) WRAZ Z PRZESTRZENIĄ DLA PROGRAMU SENIOR +		faza PROJ. TECHNICZNY	
tytuł rysunku Rzut parteru - instalacja c.o.		nr wew. 066/EKO_KIMS/2025	
projektował mgr inż. Piotr KLIMCZAK OPL/1350/PBS/17		data 15 GRUDZIEŃ 2025	
sprawdzał mgr inż. Adam TYLCZYŃSKI OPL/1205/PWBS/15		skala 1:100	
opracował mgr inż. Michał BIDER		numer rysunku IS.CO-01	
podpis		podpis	