


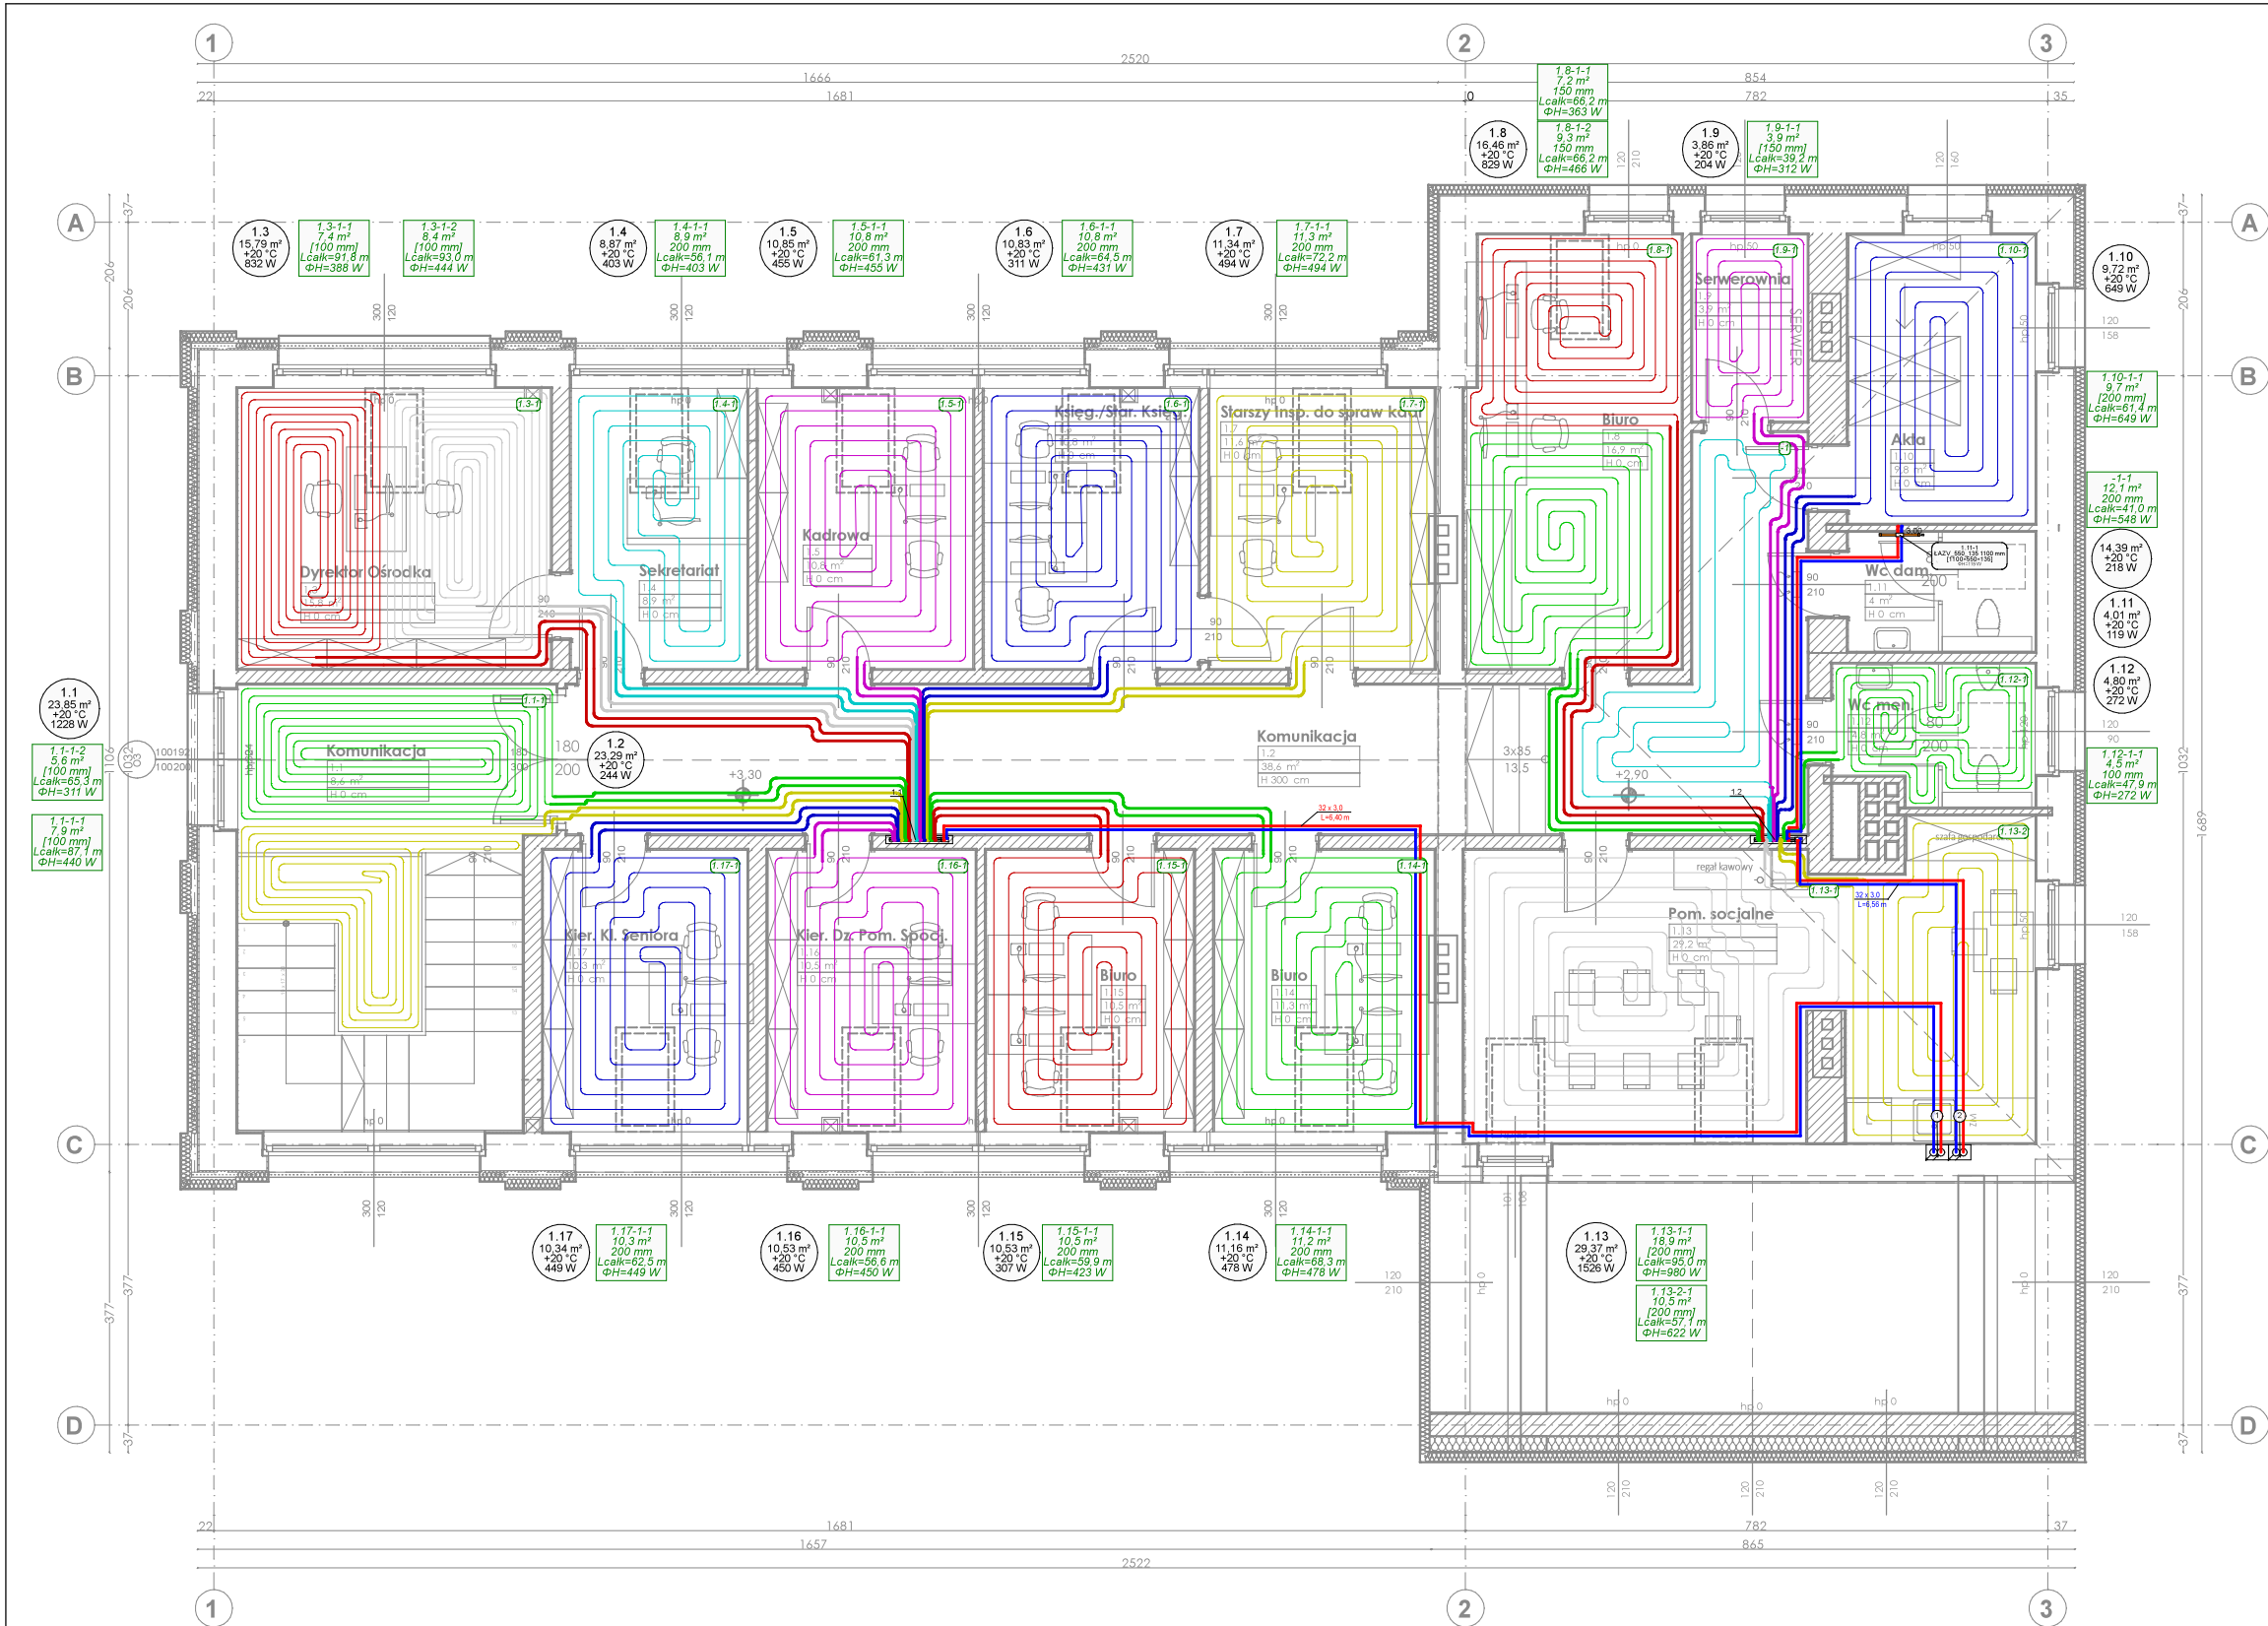

Zestawienie pomieszczeń

Kondygnacja	Nr	Nazwa pomieszczenia	Pow.
Poziom +1	1.1	Komunikacja	8,6
	1.2	Komunikacja	38,6
	1.3	Dyrektor Ośrodka	15,8
	1.4	Sekretariat	8,9
	1.5	Kadrowa	10,8
	1.6	Księg./Star. Księg.	10,8
	1.7	Starszy Insp. do spraw kadr	11,6
	1.8	Biuro	16,9
	1.9	Serwerownia	3,9
	1.10	Akta	9,8
	1.11	Wc dam.	4,0
	1.12	Wc men.	4,8
	1.13	Pom. socjalne	29,3
	1.14	Biuro	11,2
	1.15	Biuro	10,5
	1.16	Kier. Dz. Pom. Spocj.	10,5
	1.17	Kier. Kl. Seniora	10,3
			216,3 m ²
			466,6 m ²

Rozdzielacz 1.1 Typ: Rozdzielacz z przepływomierzami (8632) Zestaw rozdzielaczy: Z zaworami kulowymi kątowymi Temperatury - str. wtórna (Ogrzewanie): 37,9 / 31,6 °C Szafka rozdzielacza: Szafka rozdzielacza (705-775mm) z rygłem 900 mm Przepływ masowy: 862,9 kg/h Min. dyspozycyjna różnica ciśnień: 9,55 kPa Dyspozycyjna różnica ciśnień: 9,55 kPa Nastawa zaworu równoważącego: 1,20											
Nr	Typ	Do odb.	Opis pom.	L m	Pow. efekt. m ²	Odst. ukł. mm	Moc użytkowa ogrzewania W	m ² kg/h	Δp kPa	Δp Z Δp P	Nastawa zaw. (Z)
1 PG/Ch		1.15-1-1	Biuro	59,9	10,5	200	423	55,4	1,4	6,5 0,1	0,90
2 PG/Ch		1.14-1-1	Biuro	68,3	11,2	200	478	75,4	4,0	3,7 0,2	1,20
3 PG/Ch		1.7-1-1	Starszy Insp. do spraw kadr	72,2	11,3	200	494	83,3	5,0	2,7 0,3	1,35
4 PG/Ch		1.6-1-1	Księg./ Star. Księg.	64,5	10,8	200	431	55,0	1,5	6,4 0,1	0,90
5 PG/Ch		1.5-1-1	Kadrowa	61,3	10,8	200	455	67,1	2,9	4,9 0,2	1,05
6 PG/Ch		1.4-1-1	Sekretariat	56,1	8,9	200	403	80,3	3,7	4,1 0,3	1,35
7 PG/Ch		1.3-1-2	Biuro	93,0	8,4	100	444	74,9	5,4	2,4 0,3	1,20
8 PG/Ch		1.3-1-1	Biuro	91,8	7,4	100	388	68,0	4,5	3,3 0,2	1,05
9 PG/Ch		1.1-1-1	Komunikacja	87,1	7,9	100	440	92,0	7,2	0,5 0,4	1,50
10 PG/Ch		1.1-1-2	Komunikacja	65,3	5,6	100	311	65,6	3,0	4,8 0,2	1,05
11 PG/Ch		1.17-1-1	Kier. Kl. Seniora	62,5	10,3	200	449	75,0	3,6	4,1 0,3	1,20
12 PG/Ch		1.16-1-1	Kier. Dz. Pom. Spocj.	56,6	10,5	200	450	70,8	3,0	4,8 0,2	1,20

Rozdzielacz 1.2 Typ: Rozdzielacz z przepływomierzami (8632) Zestaw rozdzielaczy: Z zaworami kulowymi kątowymi Temperatury - str. wtórna (Ogrzewanie): 27,9 / 30,1 °C Szafka rozdzielacza: Szafka rozdzielacza (705-775mm) z rygłem 750 mm Przepływ masowy: 547,4 kg/h Min. dyspozycyjna różnica ciśnień: 7,49 kPa Dyspozycyjna różnica ciśnień: 7,49 kPa Nastawa zaworu równoważącego: 0,15											
Nr	Typ	Do odb.	Opis pom.	L m	Pow. efekt. m ²	Odst. ukł. mm	Moc użytkowa ogrzewania W	m ² kg/h	Δp kPa	Δp Z Δp P	Nastawa zaw. (Z)
1 Grz.		1.11-1	Wc dam.	47,9	4,5	100	272	23,3	0,5	6,3 0,0	0,30
2 PG/Ch		1.12-1-1	Wc men.	57,1	10,5	200	622	61,4	2,4	4,3 0,2	0,90
3 PG/Ch		1.13-2-1	Pom. socjalne	61,4	9,7	200	649	86,2	4,5	2,0 0,3	1,35
4 PG/Ch		1.10-1-1	Akta	39,2	3,9	150	312	54,5	0,9	5,9 0,1	0,90
5 PG/Ch		1.9-1-1	Serwerownia	41,0	12,1	200	548	54,7	0,9	5,8 0,1	0,90
6 PG/Ch		-1-1	Pokój mieszkalny	95,0	18,9	200	980	76,4	5,8	0,8 0,3	1,20
7 PG/Ch		1.13-1-1	Pom. socjalne	66,2	7,2	150	363	82,4	4,5	2,0 0,3	1,35
8 PG/Ch		1.8-1-1	Biuro	66,2	9,3	150	466	96,6	5,9	0,5 0,4	1,50

jednostka projektowa eko kims EKO KIMS Sp z o.o. ul. Technologiczna 2 45-839 Opole NIP: 7543356288 KRS: 0001012373		inwestor Urząd Miejski Lewin Brzeski ul. Rynek 1, 49-340 Lewin Brzeski	
adres inwestycji ul. Mickiewicza 6, 49-340 Lewin Brzeski dz. nr 733/3, obręb 4101 Lewin Brzeski jedn. ewid. 160104_4 Lewin Brzeski - miasto		branża SANITARNA	
tytuł projektu PROJEKT TERMOMODERNIZACJI ORAZ ZMIANY SPOSOBU UŻYTKOWANIA ISTNIEJĄCEGO BUDYNKU SALI GIMNASTYCZNEJ Z ZAPLECZEM SZATNIOWYM NA BUDYNEK UŻYTECZNOŚCI PUBLICZNEJ, PEŁNIĄCY FUNKCJĘ MIEJSKO-GMINNEGO OŚRODKA POMOCY SPOŁECZNEJ W LEWINIE BRZESKIM (MGOPS) WRAZ Z PRZESTRZENIĄ DLA PROGRAMU SENIOR +		faza PROJ. TECHNICZNY	
tytuł rysunku Rzut piętra - instalacja c.o.		nr wew. 066/EKO_KIMS/2025	
projektował mgr inż. Piotr KLIMCZAK OPL/1305/PBS/17		data 15 GRUDZIEŃ 2025	
sprawdzał mgr inż. Adam TYLCZYŃSKI OPL/1205/PWBS/15		skala 1:100	
podpis		numer rysunku IS.CO-02	
opracował mgr inż. Michał BIDER			
podpis			