


Połąc dachowa - umiejscowienie czerpni dachowej

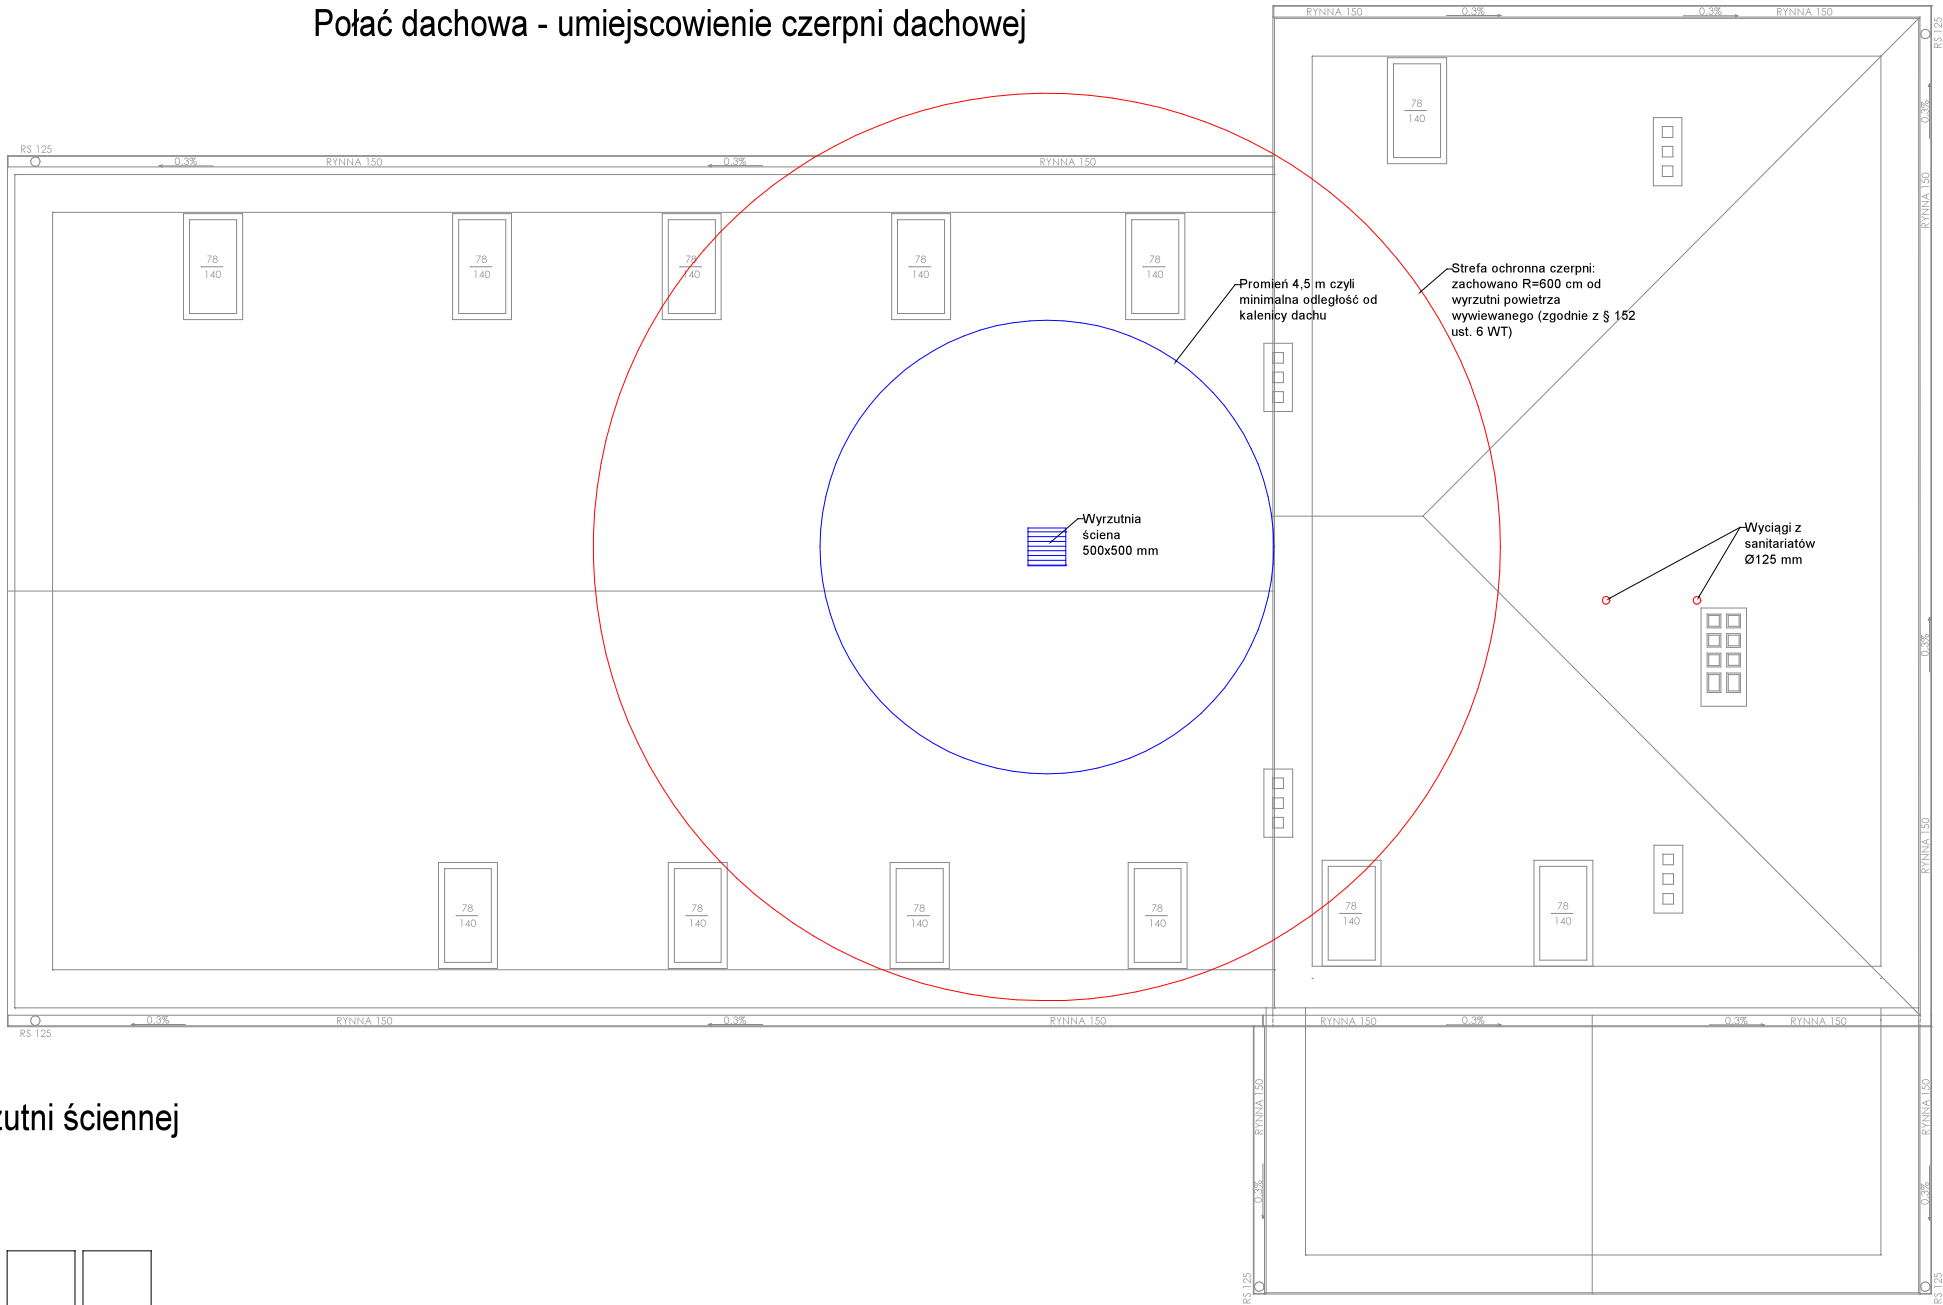

Elewacja frontowa - umiejscowienie wyrzutni ściennej



jednostka projektowa eko kims EKO KIMS Sp z o.o. ul. Technologiczna 2 45-839 Opole NIP: 7543356288 KRS: 0001012373		inwestor Urząd Miejski Lewin Brzeski ul. Rynek 1, 49-340 Lewin Brzeski	
adres inwestycji ul. Mickiewicza 6, 49-340 Lewin Brzeski dz. nr 733/3, obręb 4101 Lewin Brzeski jedn. ewid. 160104_4 Lewin Brzeski - miasto		branża SANITARNA	
tytuł projektu PROJEKT TERMOMODERNIZACJI ORAZ ZMIANY SPOSOBU UŻYTKOWANIA ISTNIEJĄCEGO BUDYNKU SALI GIMNASTYCZNEJ Z ZAPLECZEM SZATNIOWYM NA BUDYNEK UŻYTECZNOŚCI PUBLICZNEJ, PEŁNIĄCY FUNKCJĘ MIEJSKO-GMINNEGO OŚRODKA POMOCY SPOŁECZNEJ W LEWINIE BRZESKIM (MGOPS) WRAZ Z PRZESTRZENIĄ DLA PROGRAMU SENIOR +		faza PROJ. TECHNICZNY	
tytuł rysunku Umiejscowienie czerpni i wyrzutni - instalacja wentylacji mechanicznej		nr wew. 066/EKO_KIMS/2025	
projektował mgr inż. Piotr KLIMCZAK OPL/1350/PBS/17		data 15 GRUDZIEŃ 2025	
sprawdzał mgr inż. Adam TYLCZYŃSKI OPL/1205/PWBS/15		skala 1:100	
podpis		numer rysunku IS.W-03	
opracował mgr inż. Michał BIDER			
podpis			