


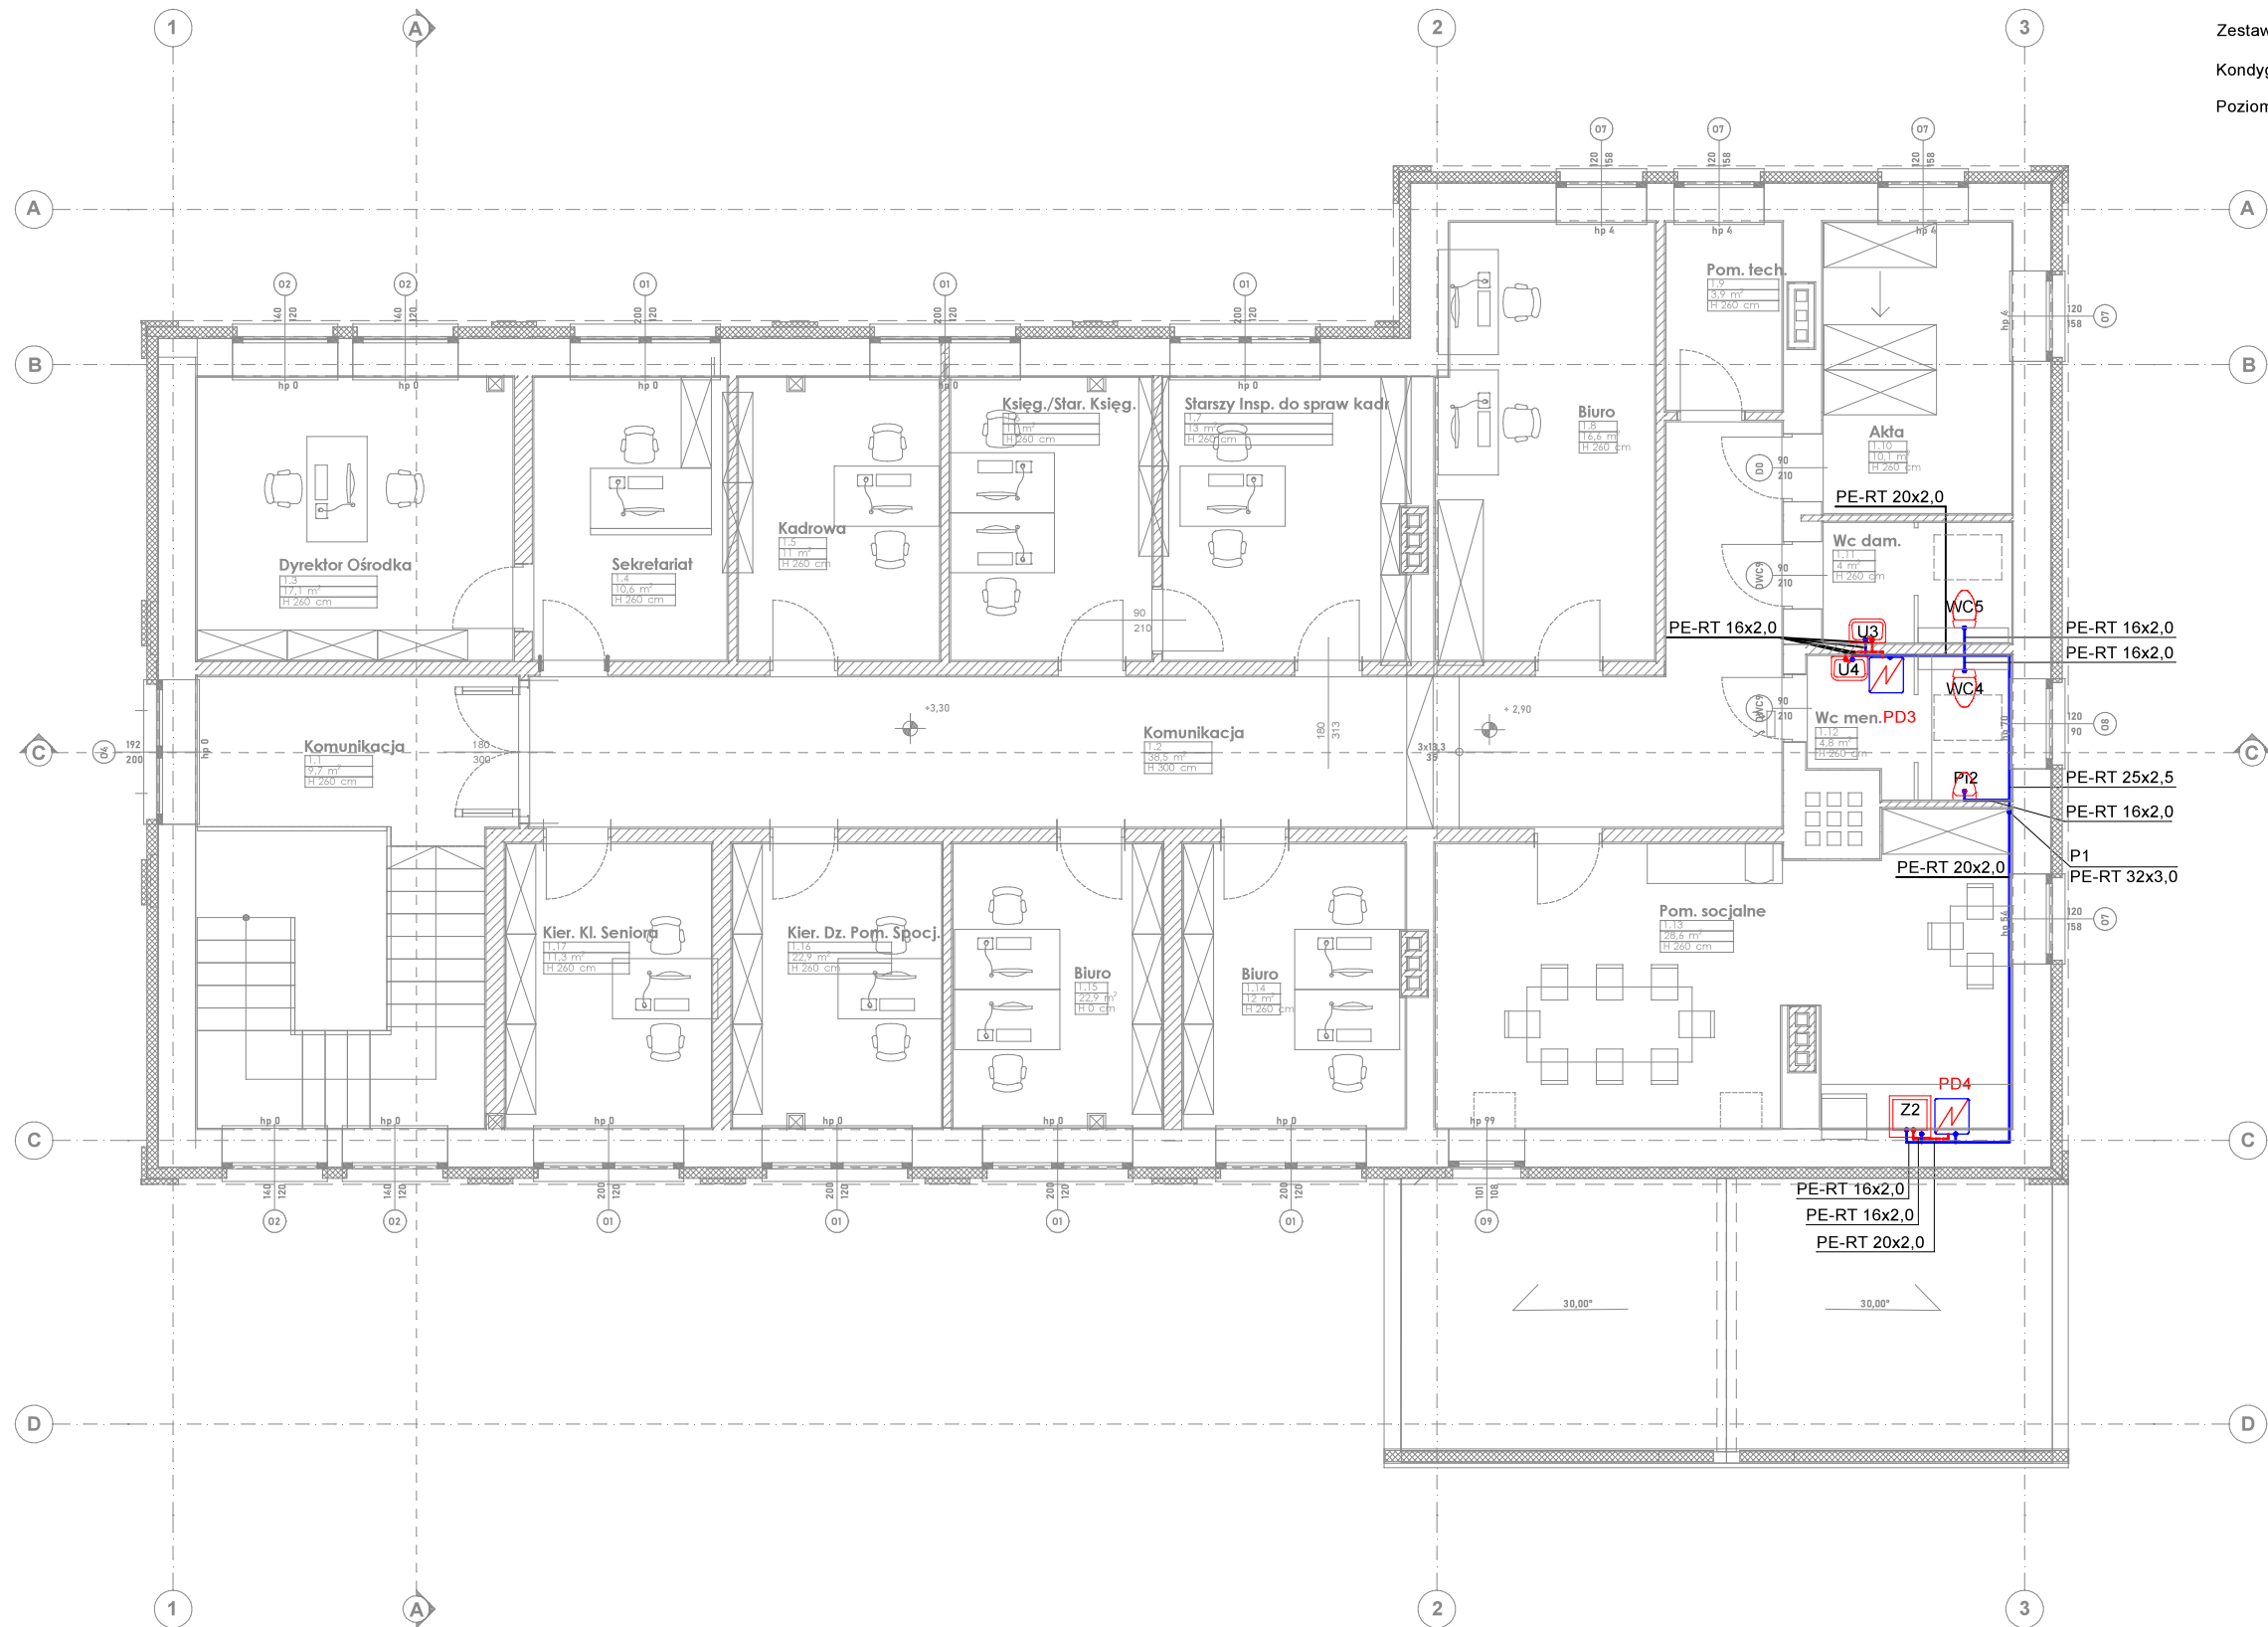

Zestawienie pomieszczeń			
Kondygnacja	Nr	Nazwa pomieszczenia	Pow.
Poziom +1			
	1.1	Komunikacja	9,7
	1.2	Komunikacja	38,5
	1.3	Dyrektor Ośrodka	15,8
	1.4	Sekretariat	10,6
	1.5	Kadrowa	11,0
	1.6	Księg./Star. Księg.	11,0
	1.7	Starszy Insp. do spraw kadr	13,0
	1.8	Biuro	16,6
	1.9	Pom. techniczne	3,9
	1.10	Akta	10,1
	1.11	Wc dam.	4,0
	1.12	Wc men.	4,8
	1.13	Pom. socjalne	28,6
	1.14	Biuro	12,0
	1.15	Biuro	11,2
	1.16	Kier. Dz. Pom. Spocj.	11,2
	1.17	Kier. Kl. Seniora	11,3
			223,3 m²

WC - misa ustępowa
Pi - pisuar
U - umywalka
Z - zlew
Zm - zmywarka
PD - elektryczny podgrzewacz wody c.wu.

jednostka projektowa eko kims EKO KIMS Sp z o.o. ul. Technologiczna 2 45-839 Opole NIP: 7543356288 KRS: 0001012373		inwestor Urząd Miejski Lewin Brzeski ul. Rynek 1, 49-340 Lewin Brzeski	
adres inwestycji ul. Mickiewicza 6, 49-340 Lewin Brzeski dz. nr 733/3, obręb 4101 Lewin Brzeski jedn. ewid. 160104_4 Lewin Brzeski - miasto		branża SANITARNA	
tytuł projektu PROJEKT TERMOMODERNIZACJI ORAZ ZMIANY SPOSOBU UŻYTKOWANIA ISTNIEJĄCEGO BUDYNKU SALI GIMNASTYCZNEJ Z ZAPLECZEM SZATNIOWYM NA BUDYNEK UŻYTECZNOŚCI PUBLICZNEJ, PEŁNIĄCY PUNKCJĘ MIEJSKO-GMINNEGO OŚRODKA POMOCY SPOŁECZNEJ W LEWINIE BRZESKIM (MGOPS) WRAZ Z PRZESTRZENIĄ DLA PROGRAM SENIOR+		faza PROJ. TECHNICZNY	
tytuł rysunku Rzut piętra - instalacja wodociągowa		nr wew. 066/EKO_KIMS/2025	
projektował mgr inż. Piotr KLIMCZAK OPL/1350/PBS/17		data 15 GRUDZIEŃ 2025	
sprawdzał mgr inż. Adam TYLCZYŃSKI OPL/1205/PWBS/15		skala 1:100	
opracował dr inż. Sławomir POCHWAŁA		numer rysunku IS.Wo-02	
podpis		podpis	