


RZUT PARTERU -
WĘŻEL CIEPLNY
PROJEKTOWANA INST. WOD-KAN.
SKALA 1:50

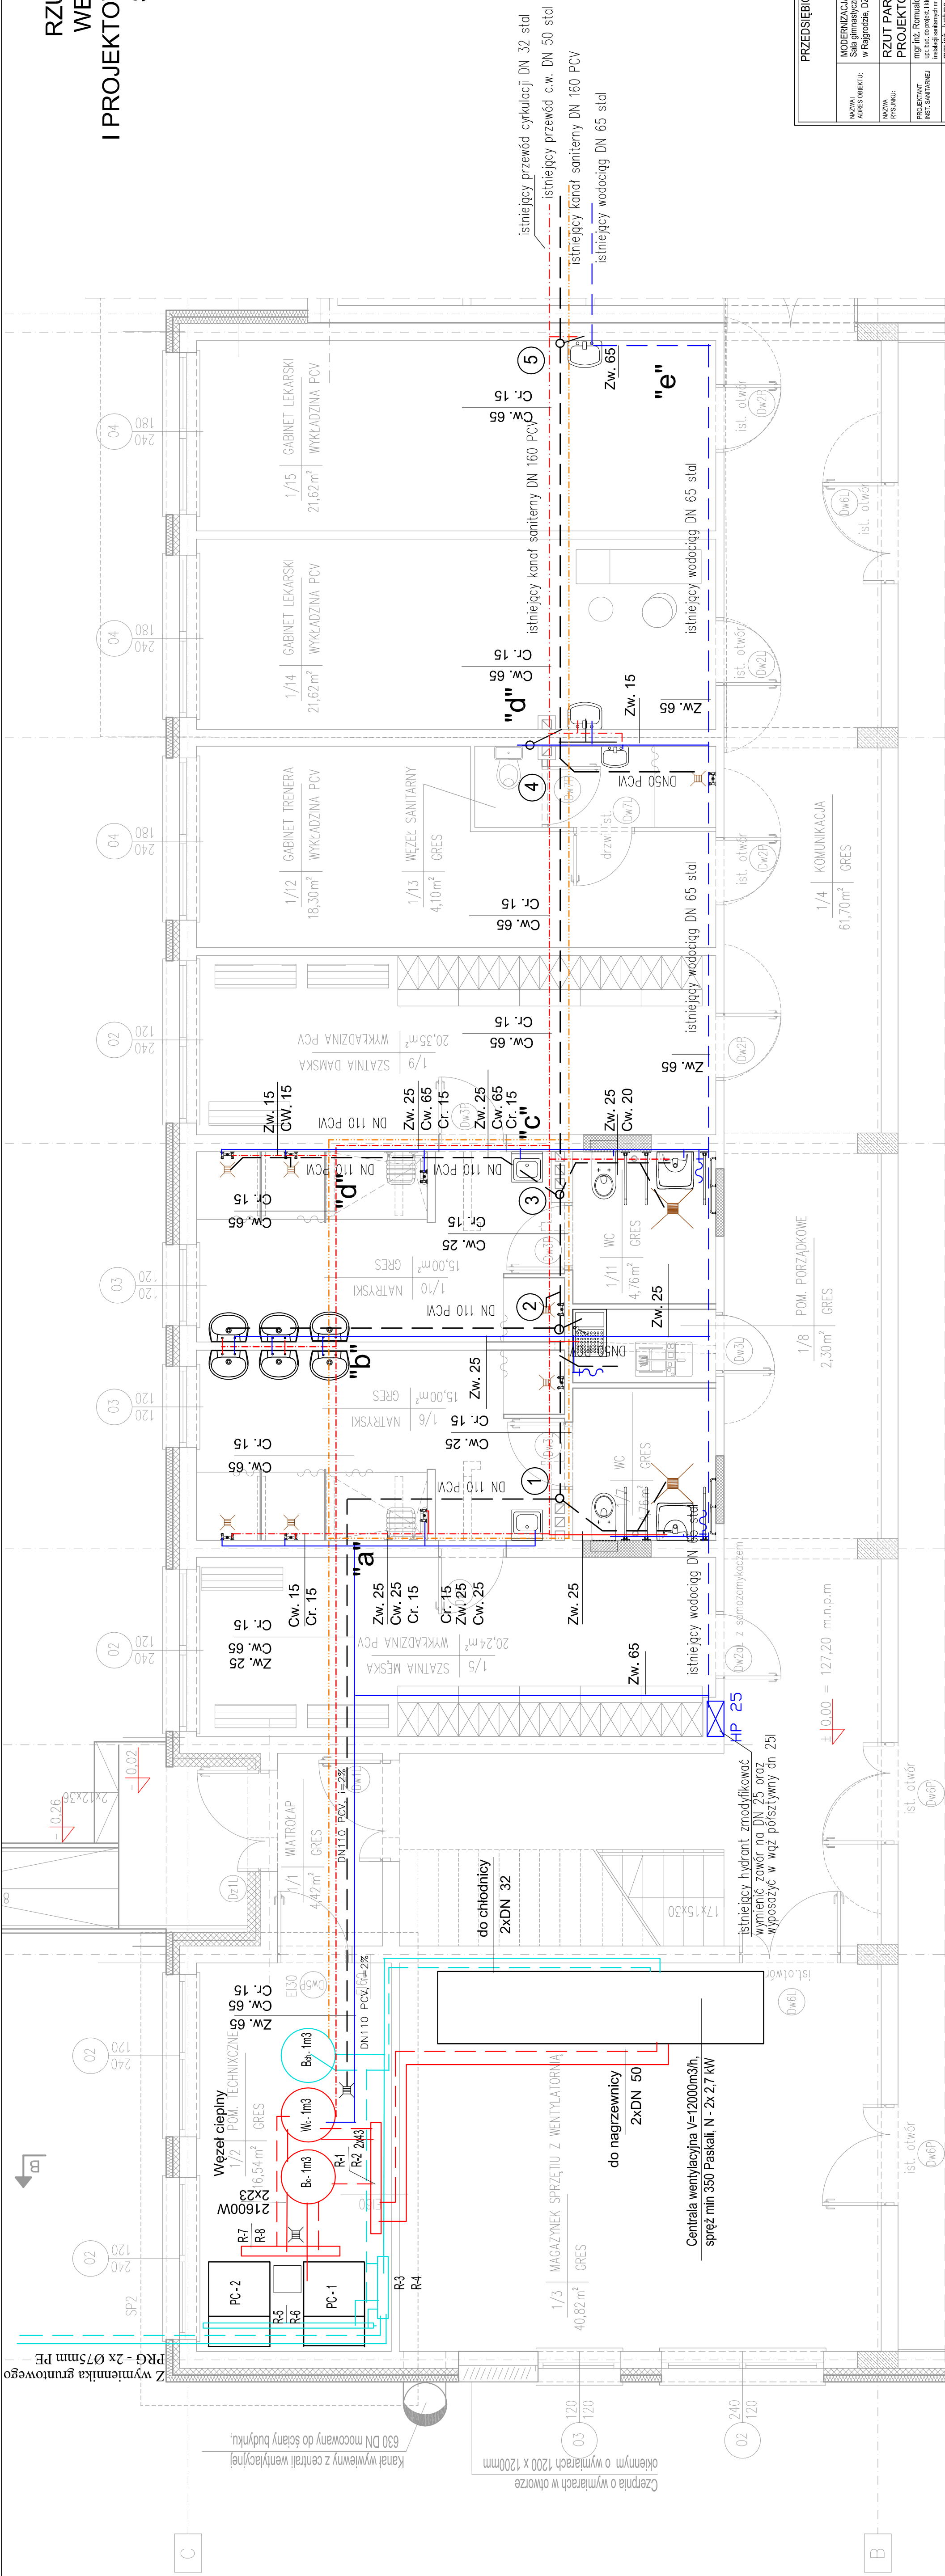

NAMOWA LUBRE OBIĘTU:		PRZEDSIĘBIORSTWO PROJEKTOWANIA I OBSŁUGI INWESTYCJI "PROBUD" SP. Z O.O. Koniczek 15 B/A, 19-300 Ełk
NAMOWA TYSUNCU:	S1	Branża: SANTARNA
ROJEKTANT INST. SANTARNEJ		DATY CZERWIEC 2026r.
PRAWODAWCY SANTARNEJ		SKALA: 1:50