


RZUT PIĘTRA -
PROJEKTOWANA INST. WOD-KAN.
SKALA 1:50

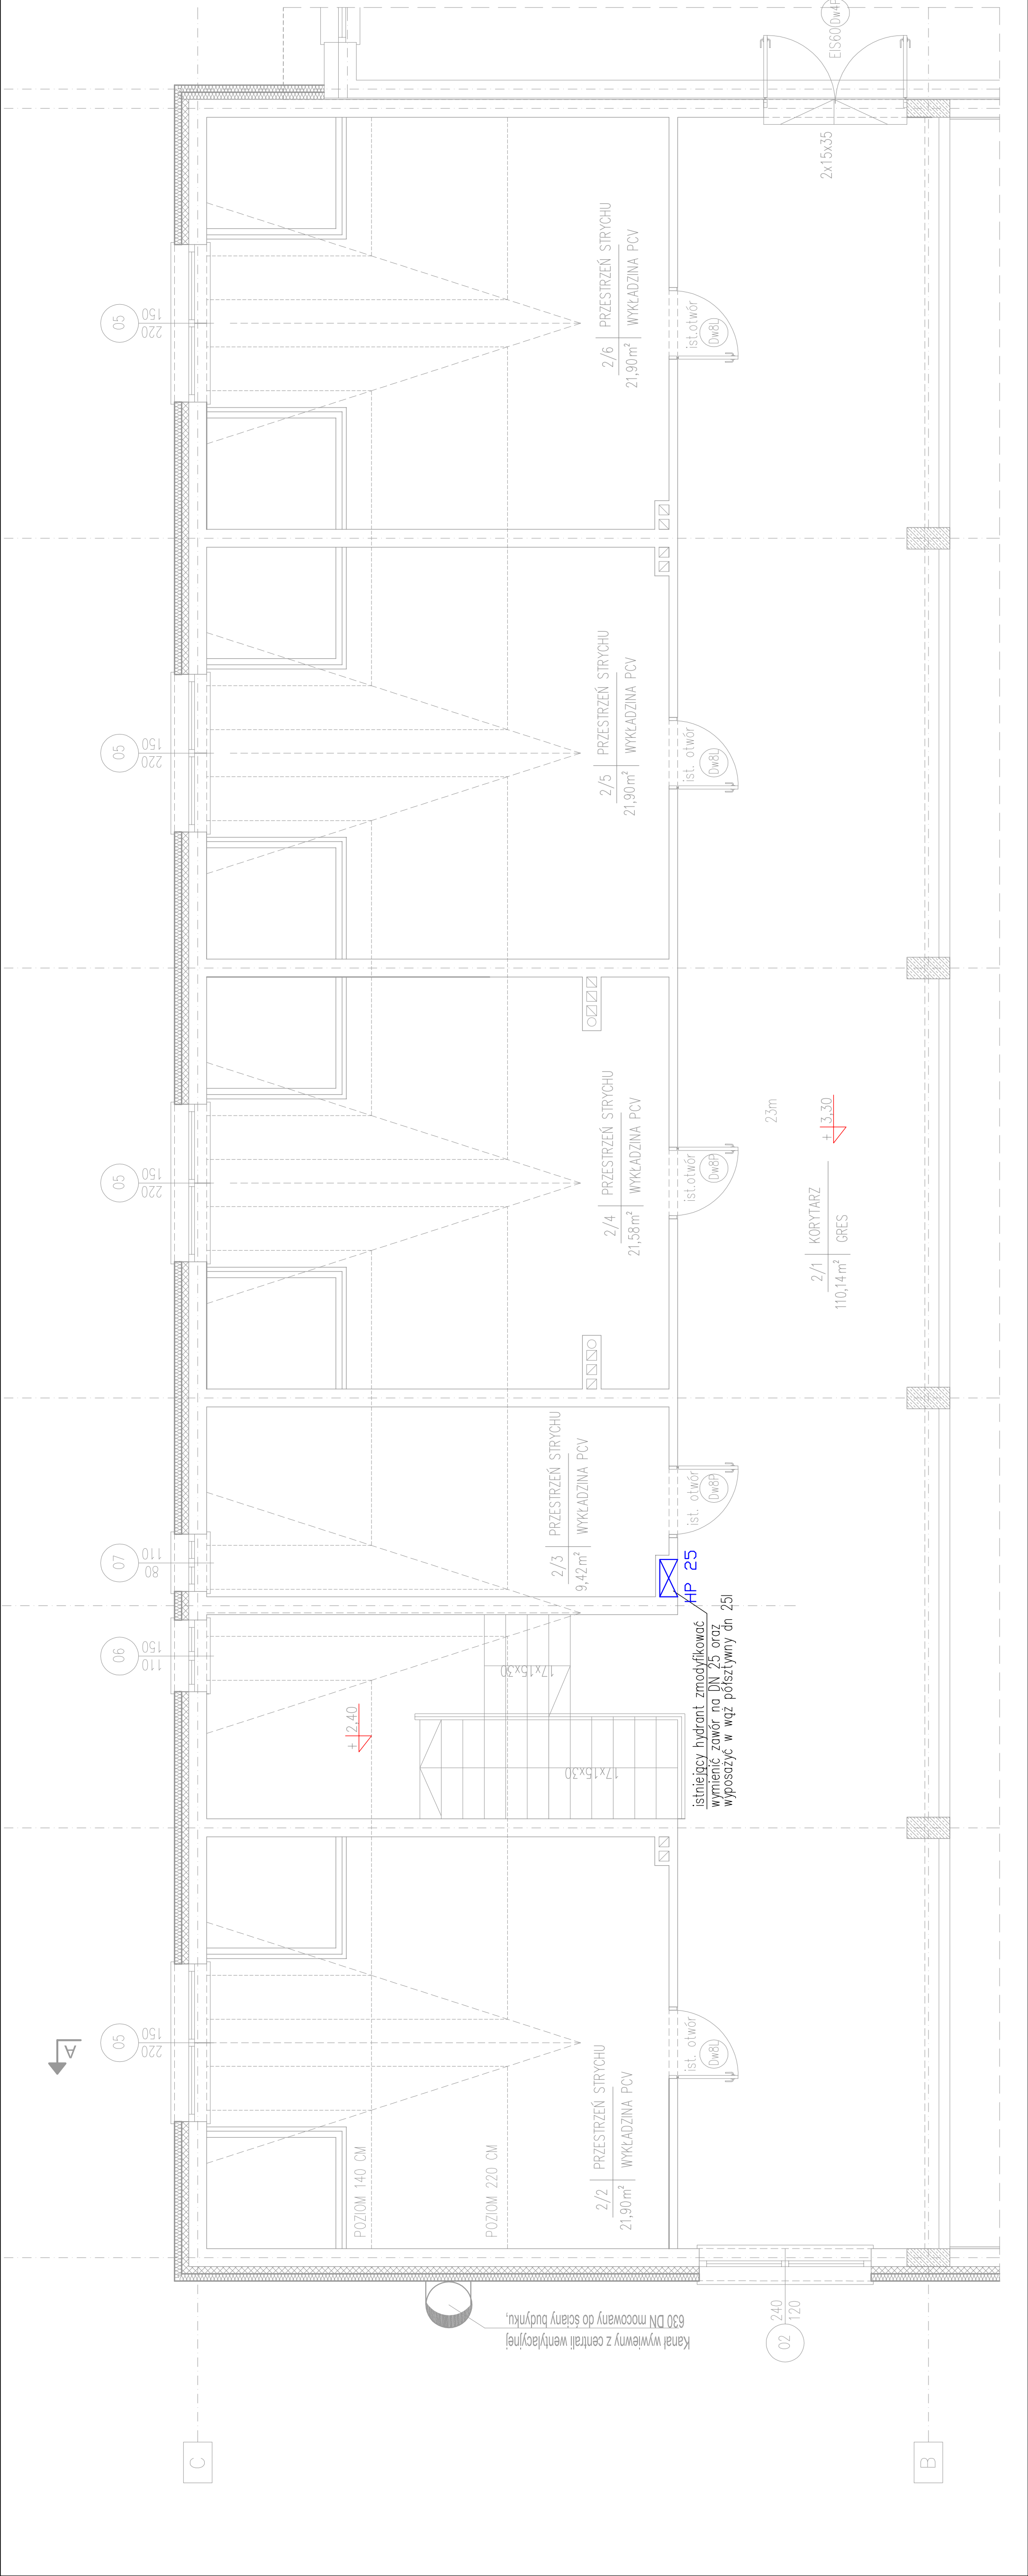

PRZEDSIĘBIORSTWO PROJEKTOWANIA I OBSŁUGI INWESTYCJI "PROBUD" SP. Z O.O. Konieczki 15 B/A, 19-300 Elk			S 2	
NAZWA I ADRES OBIEKTU:	MODERNIZACJA ENERGETYCZNA OBIEKTU UŻYTECZNOŚCI PUBLICZNEJ Sala gimnastyczna budynku Zespołu Szkółno-Przedszkolnego w Ragrodzie, DZ. NR EW. GR. 1607/6		BRANŻA: SANITARNIA	
NAZWA RYSUNKU:	RZUT PIĘTRA - PROJEKTOWANA INSTALACJA WOD-KAN.		DATA: CZERWIEC 2026r.	
PROJEKTANT INST. SANITARNEJ	mgr inż. Romuald Szarfranowski		Podpis:	
SPRAWDZAJĄCY INST. SANITARNEJ	mgr inż. JUSZYTA JERUSZKO-Sienkiewicz		Podpis:	
Przebiegł oszczędności w opł. : WAK0202PNC0516		Przebiegł oszczędności w opł. : WAK0202PNC0516		1:50