


RZUT PARTERU -
INSTALACJA
WENTYLACJI MECHANICZNEJ
SKALA 1:50

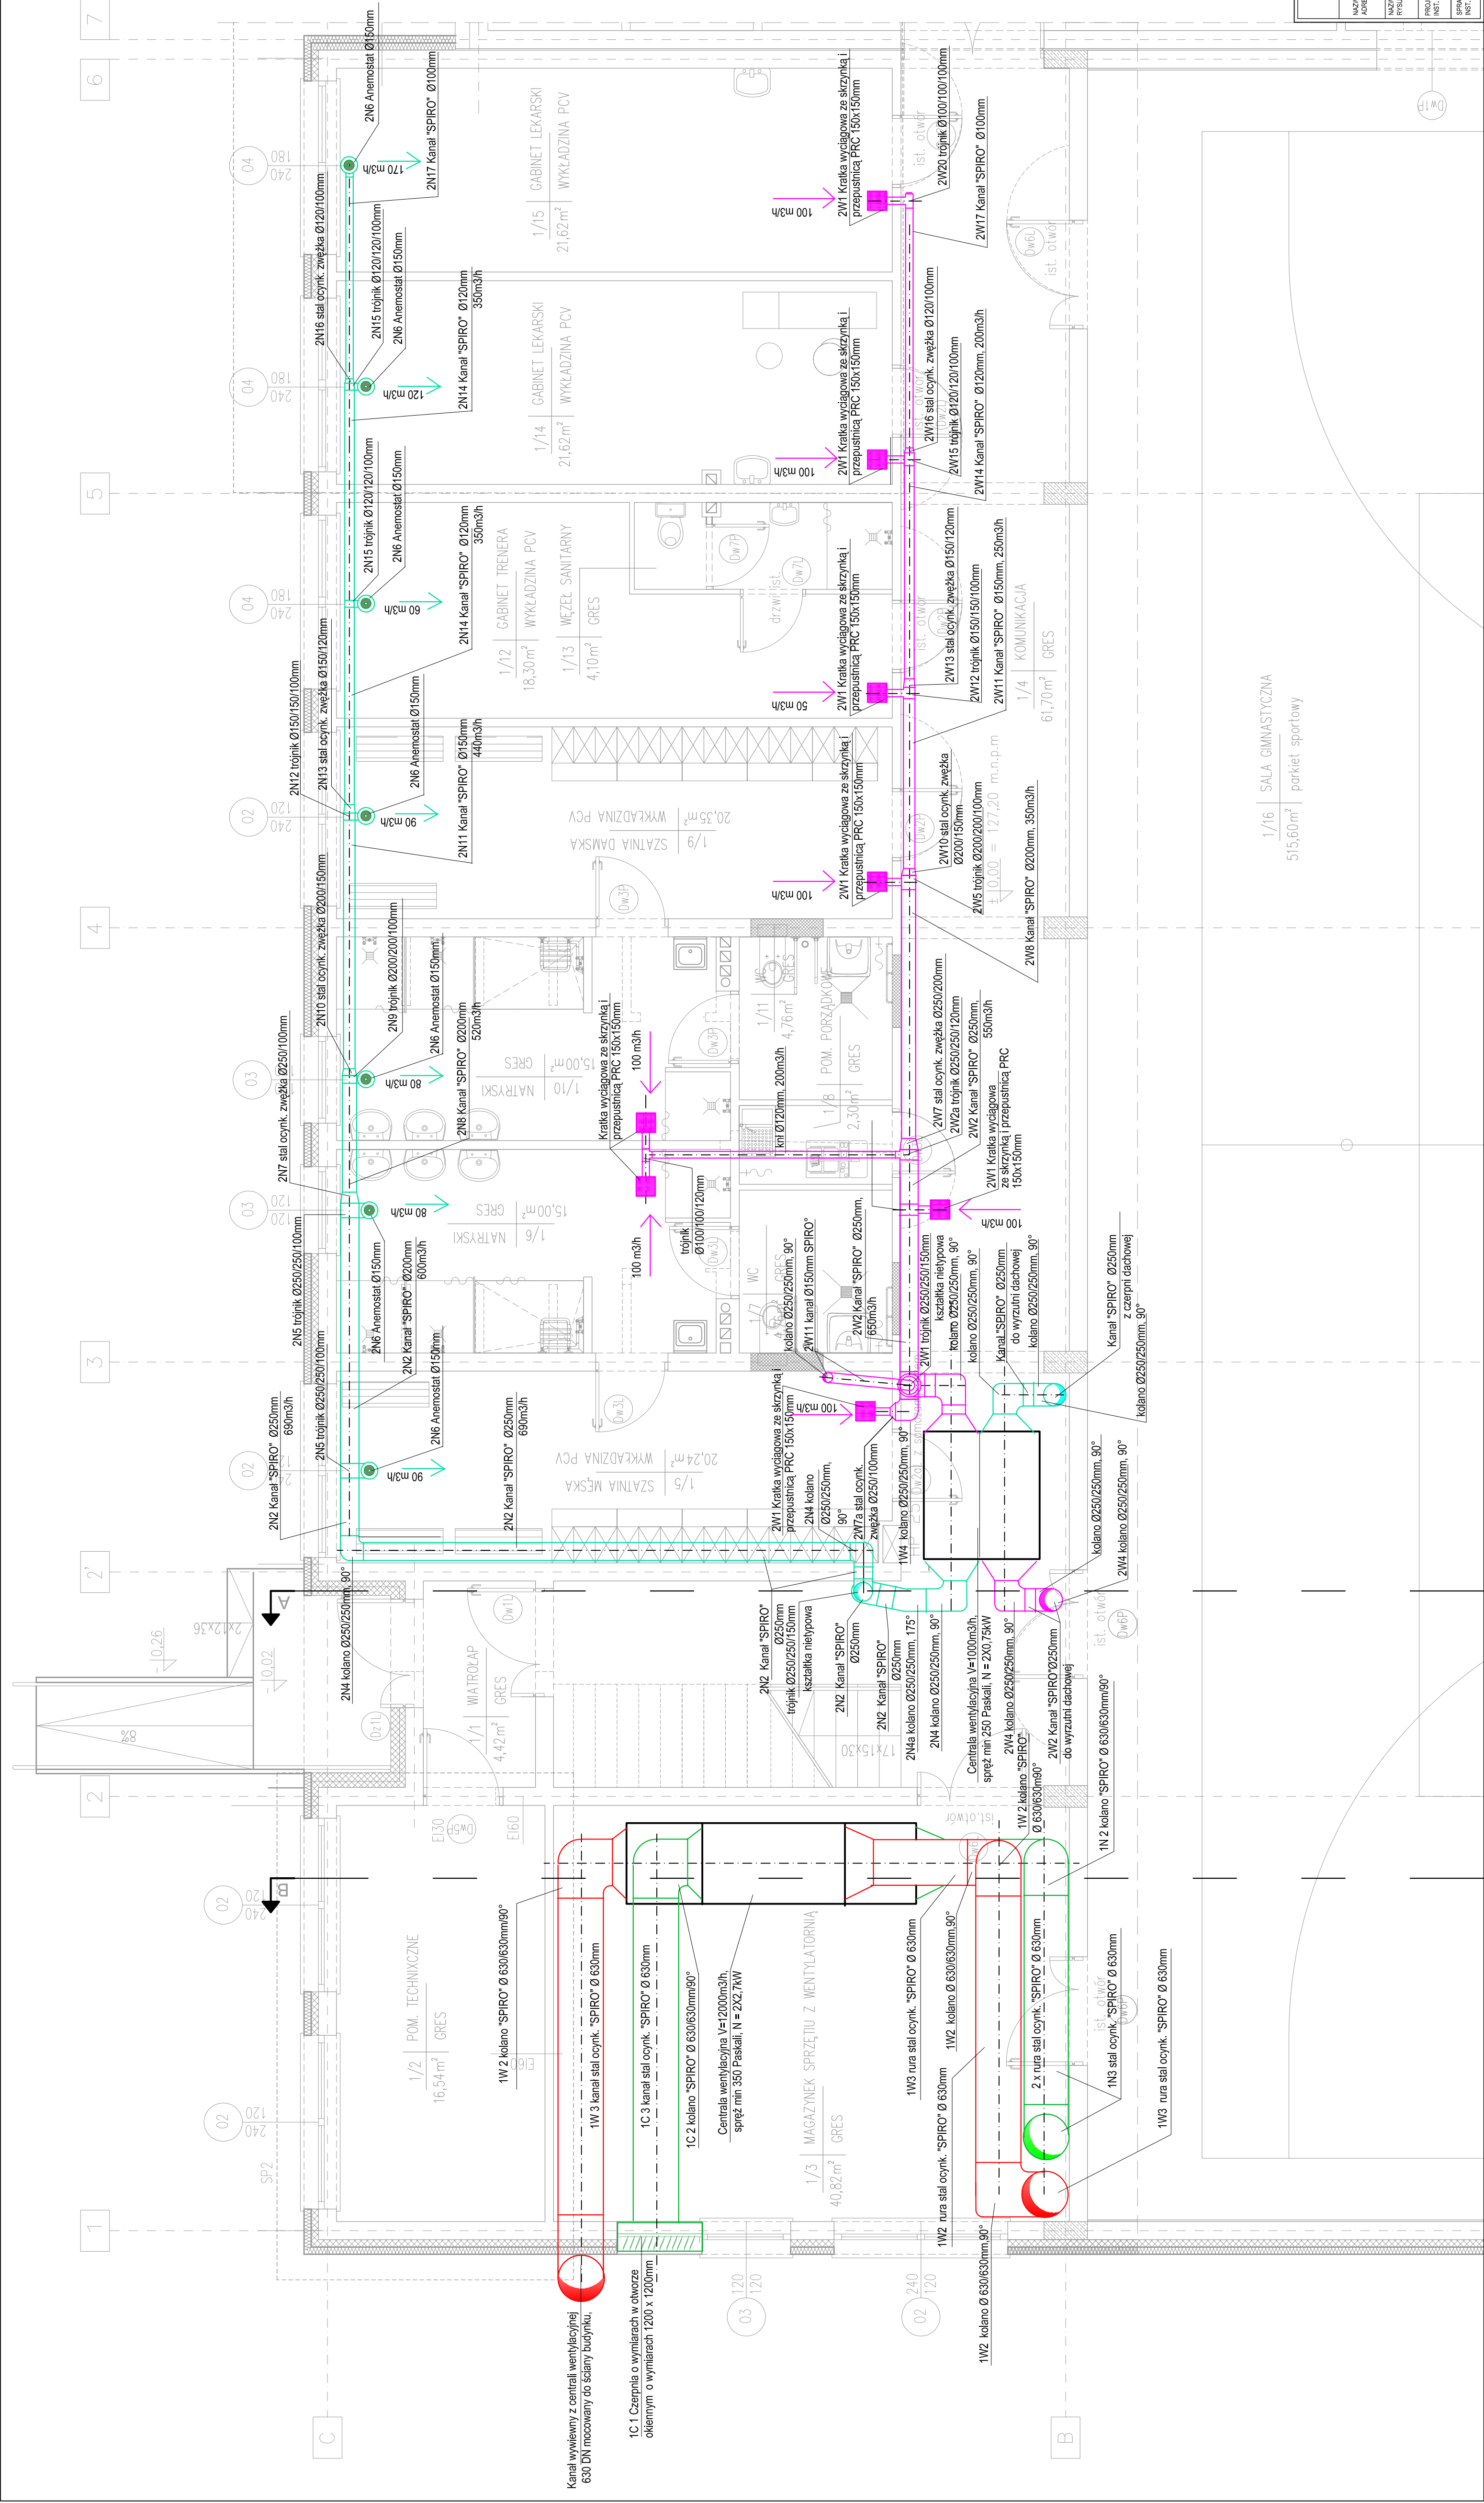

Oznaczenia:

- Kanal nawiewny I układu
- Kanal wywiewny I układu
- Kanal nawiewny II układu
- Kanal wywiewny II układu

PRZEDSIĘBIORSTWO PROJEKTOWANIA I OBSŁUGI INWESTYCJI "PROBUD" SP. Z O.O. Koniczki 15 B/A, 19-300 Ełk			W 1	
NAZWA ADRES OBIEKTU w Rajgrodzie, DZ. NR EW. GR. 1607/6	MODERNIZACJA ENERGETYCZNA OBIEKTU UŻYTECZNOŚCI PUBLICZNEJ Sala gimnastyczna budynku Zespołu Szkolno-Przedszkolnego		SANITARIA	
NAZWA RYSYNAŁZ	RZUT PARTERU - INSTALACJA WENTYLACJI MECHANICZNEJ		DOKŁ. CZERWIEC 2008r.	
PROJEKTANT INST. SANITARNEJ	mgr inż. Romuald Szafrański		Podpis	
SPRAWDZAJĄCY INST. SANITARNEJ	mgr inż. Justyna Januszko-Sermon		Podpis	
Przebieg instalacji w spec. 1:50			SKALA: 1:50	