


RZUT PIĘTRA -
INSTALACJA
WENTYLACJI MECHANICZNEJ
SKALA 1:50

Kanal wywiewny z centrali wentylacyjnej
630 DN mcowany do ściany budynku.

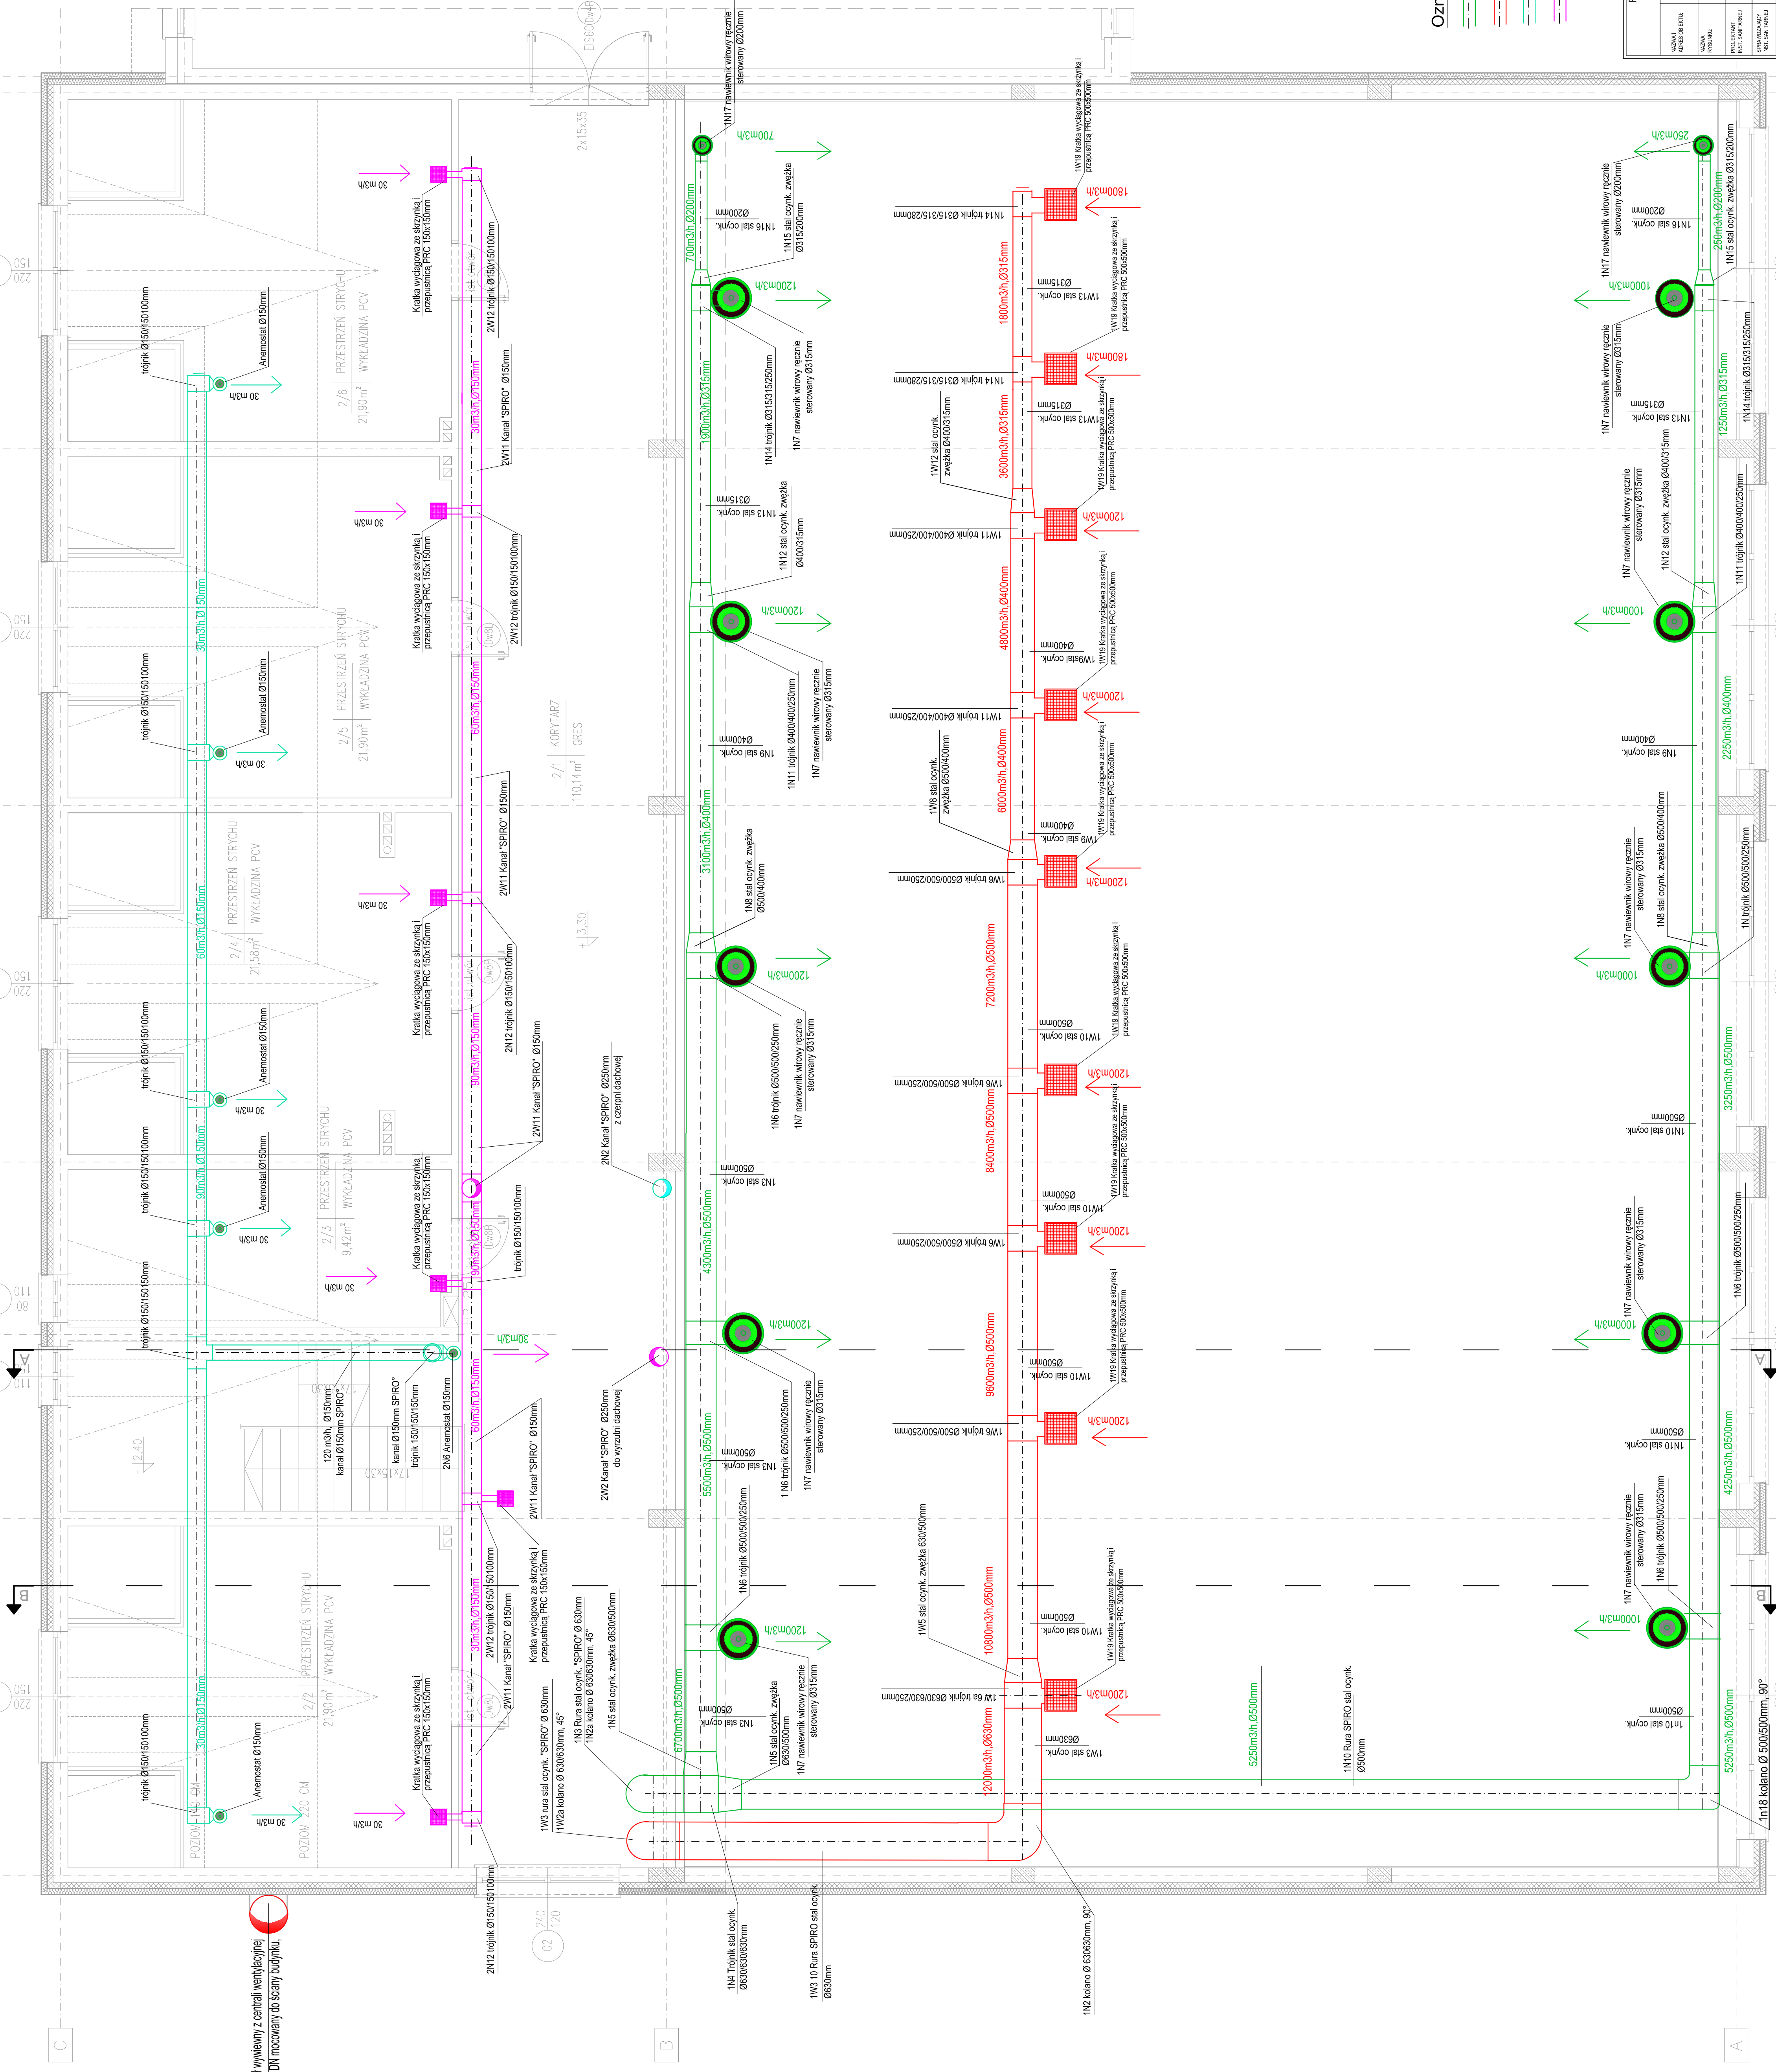

Oznaczenia:

- Kanal nawiewny I układu
- Kanal wywiewny I układu
- Kanal nawiewny II układu
- Kanal wywiewny II układu

PRZEDSIĘBIORSTWO PROJEKTOWANIA I USŁUGI INWESTYCYJNE PROJEKTOWANIE I USŁUGI INWESTYCYJNE Konieczna 15 BA 15-300 Ek		W2	
WYKONANIE ANEXS INŻENIJA	MODERNIZACJA ENERGETYCZNA OBIEKTU UŻYTECZNOŚCI PUBLICZNEJ Sala gimnastyczna budynku Zespołu Szkółno-Przedszkolnego w Rygielcu, ul. Wł. Ery. Gł. 100716	BRANŻA SANITARNIA	
WYKONANIE ANEXS INŻENIJA	RZUT PIĘTRA - INSTALACJA WENTYLACJI MECHANICZNEJ	OPRACZEWIEC 2026r.	
PRACOWNIK mgr inż. Ryszard Szatrawski mgr inż. Jacek Krawiec	mgr inż. Jacek Krawiec mgr inż. Jacek Krawiec	Pracownik	
SPRACOWNIA ANEXS INŻENIJA	mgr inż. Jacek Krawiec mgr inż. Jacek Krawiec	Pracownik	
Wzrost projektu nr: 2026/05/05			1:50