


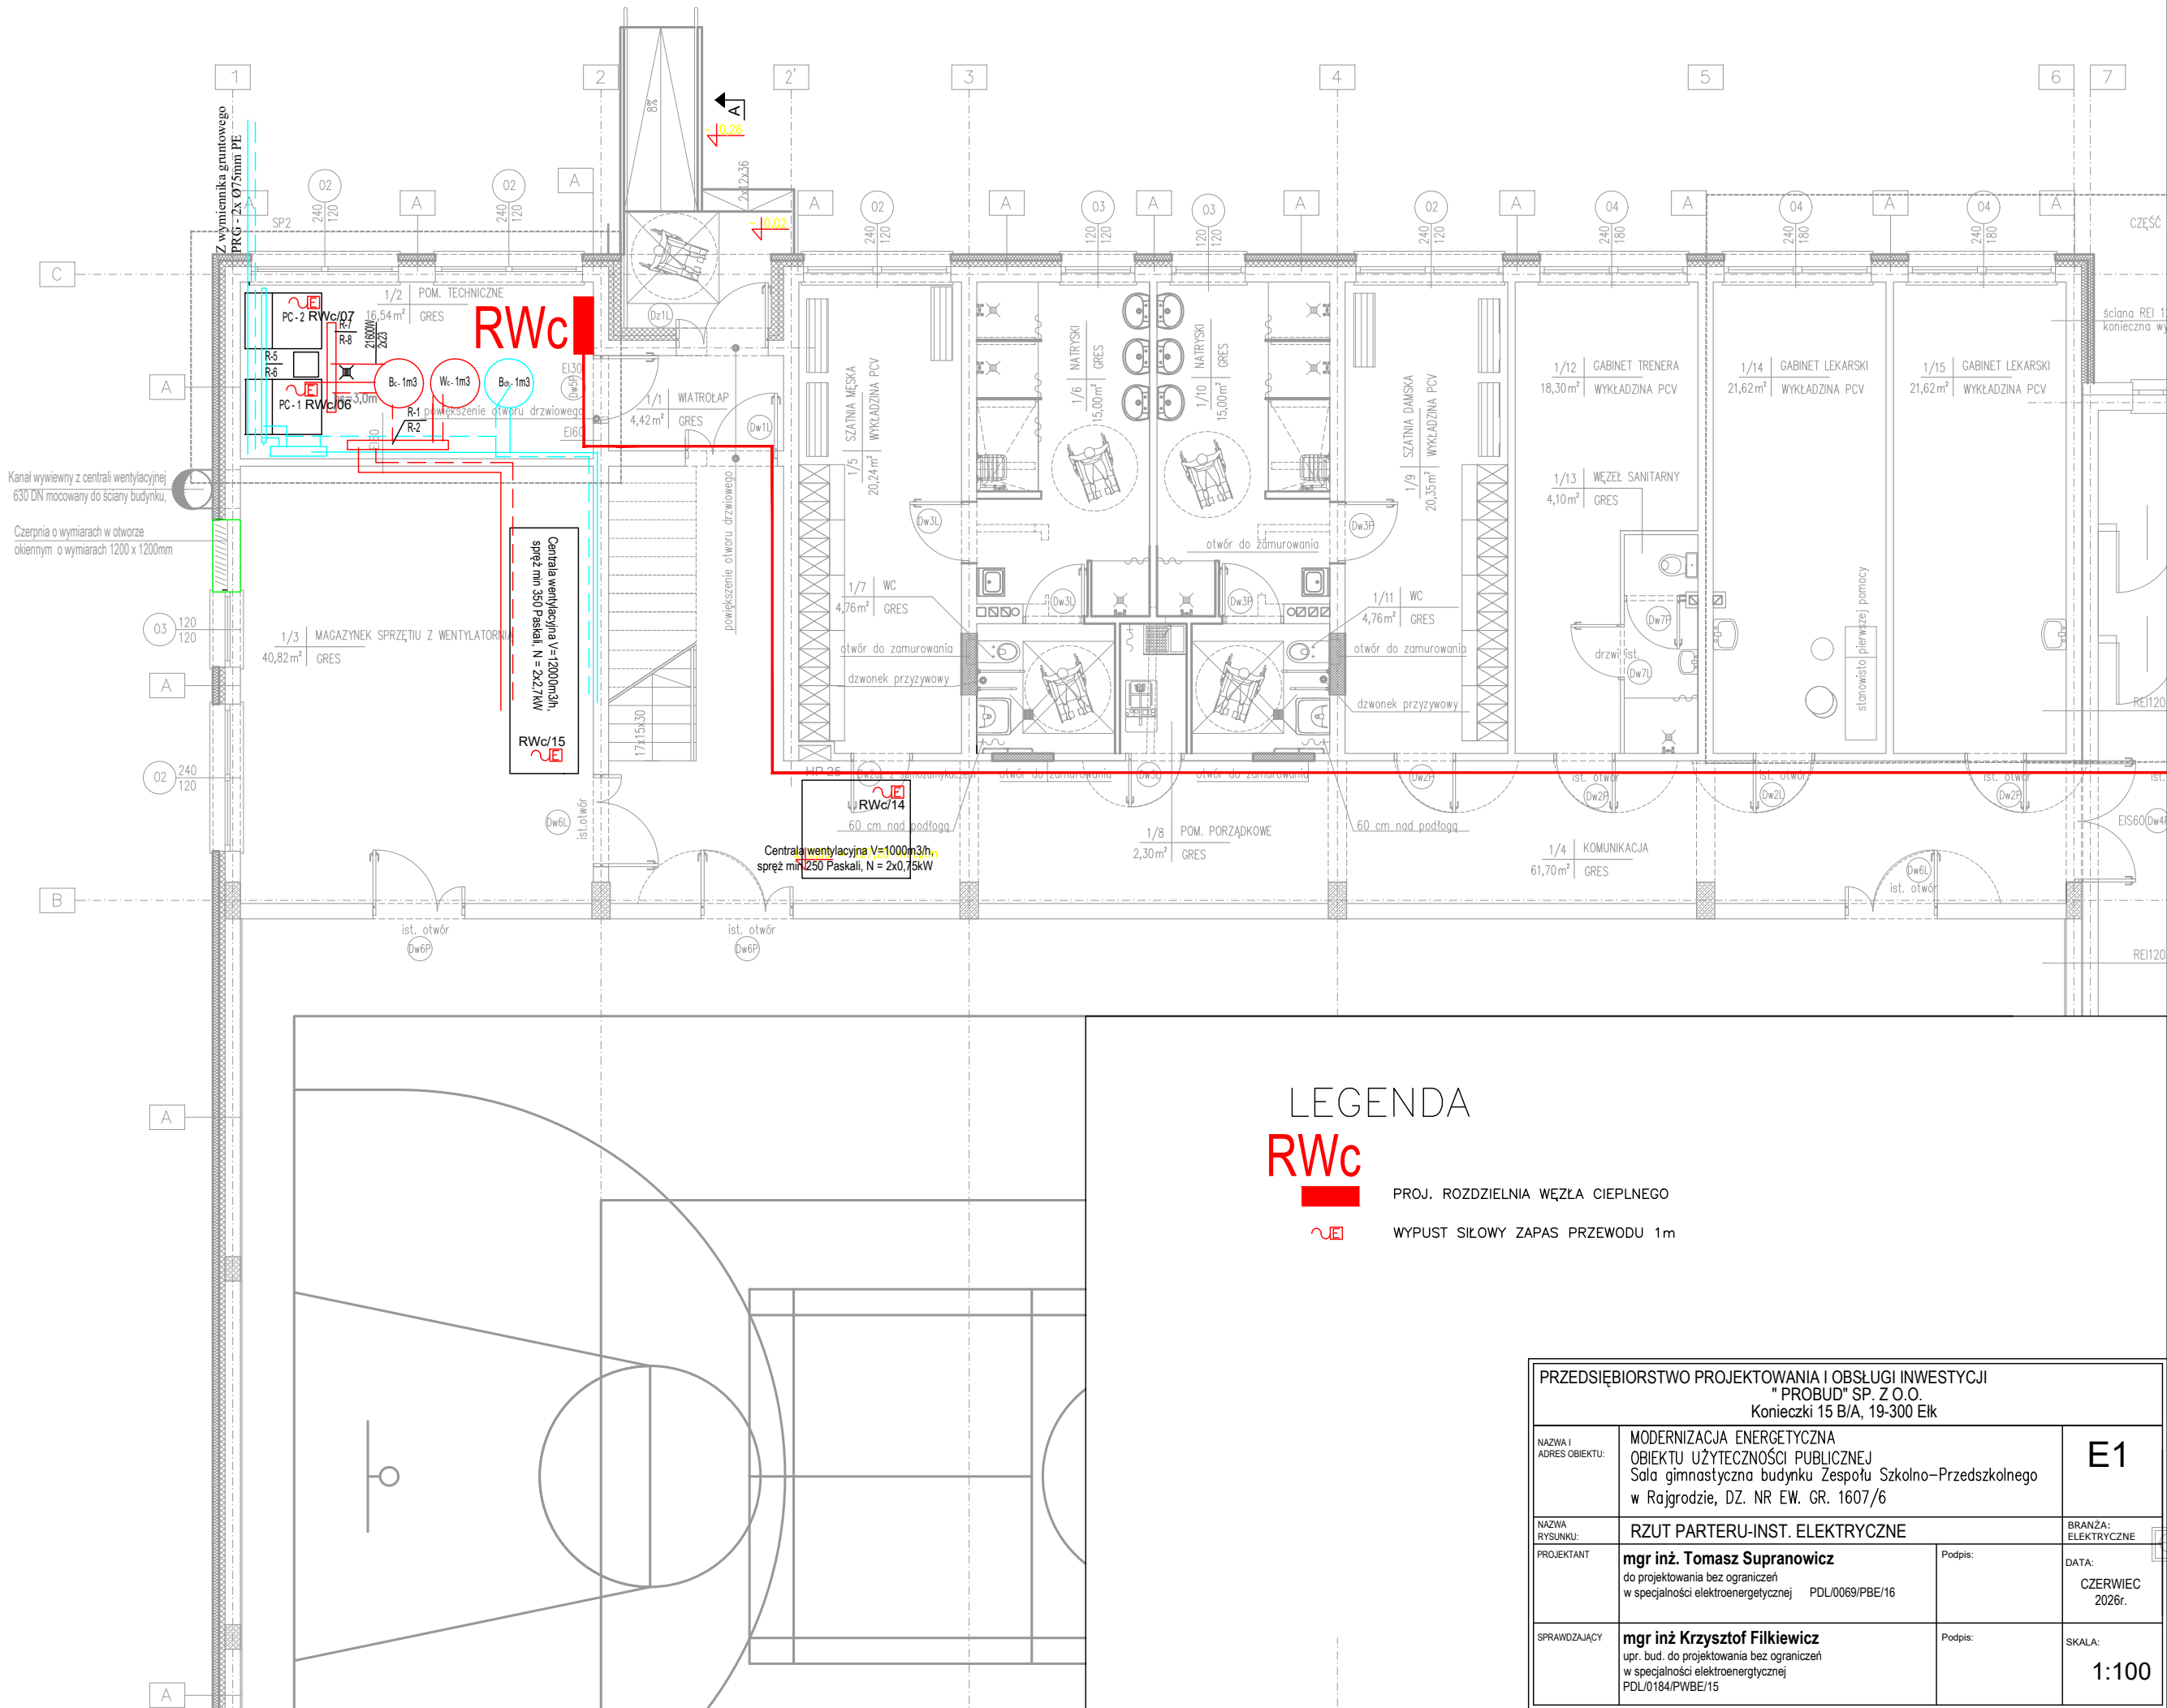

LEGENDA

RWc



PROJ. ROZDZIELNIA WĘZŁA CIEPLNEGO



WYPUST SIŁOWY ZAPAS PRZEWODU 1m

PRZEDSIĘBIORSTWO PROJEKTOWANIA I OBSŁUGI INWESTYCJI "PROBUD" SP. Z O.O. Konieczki 15 B/A, 19-300 Elk			
NAZWA I ADRES OBIEKTU:	MODERNIZACJA ENERGETYCZNA OBIEKTU UŻYTECZNOŚCI PUBLICZNEJ Sala gimnastyczna budynku Zespołu Szkolno-Przedszkolnego w Rajgrodzie, DZ. NR EW. GR. 1607/6		E1
NAZWA RYSUNKU:	RZUT PARTERU-INST. ELEKTRYCZNE		BRANŻA: ELEKTRYCZNE
PROJEKTANT	mgr inż. Tomasz Supranowicz do projektowania bez ograniczeń w specjalności elektroenergetycznej PDL/0069/PBE/16	Podpis:	DATA: CZERWIEC 2026r.
SPRAWDZAJĄCY	mgr inż. Krzysztof Filkiewicz upr. bud. do projektowania bez ograniczeń w specjalności elektroenergetycznej PDL/0184/PWBE/15	Podpis:	SKALA: 1:100