
 


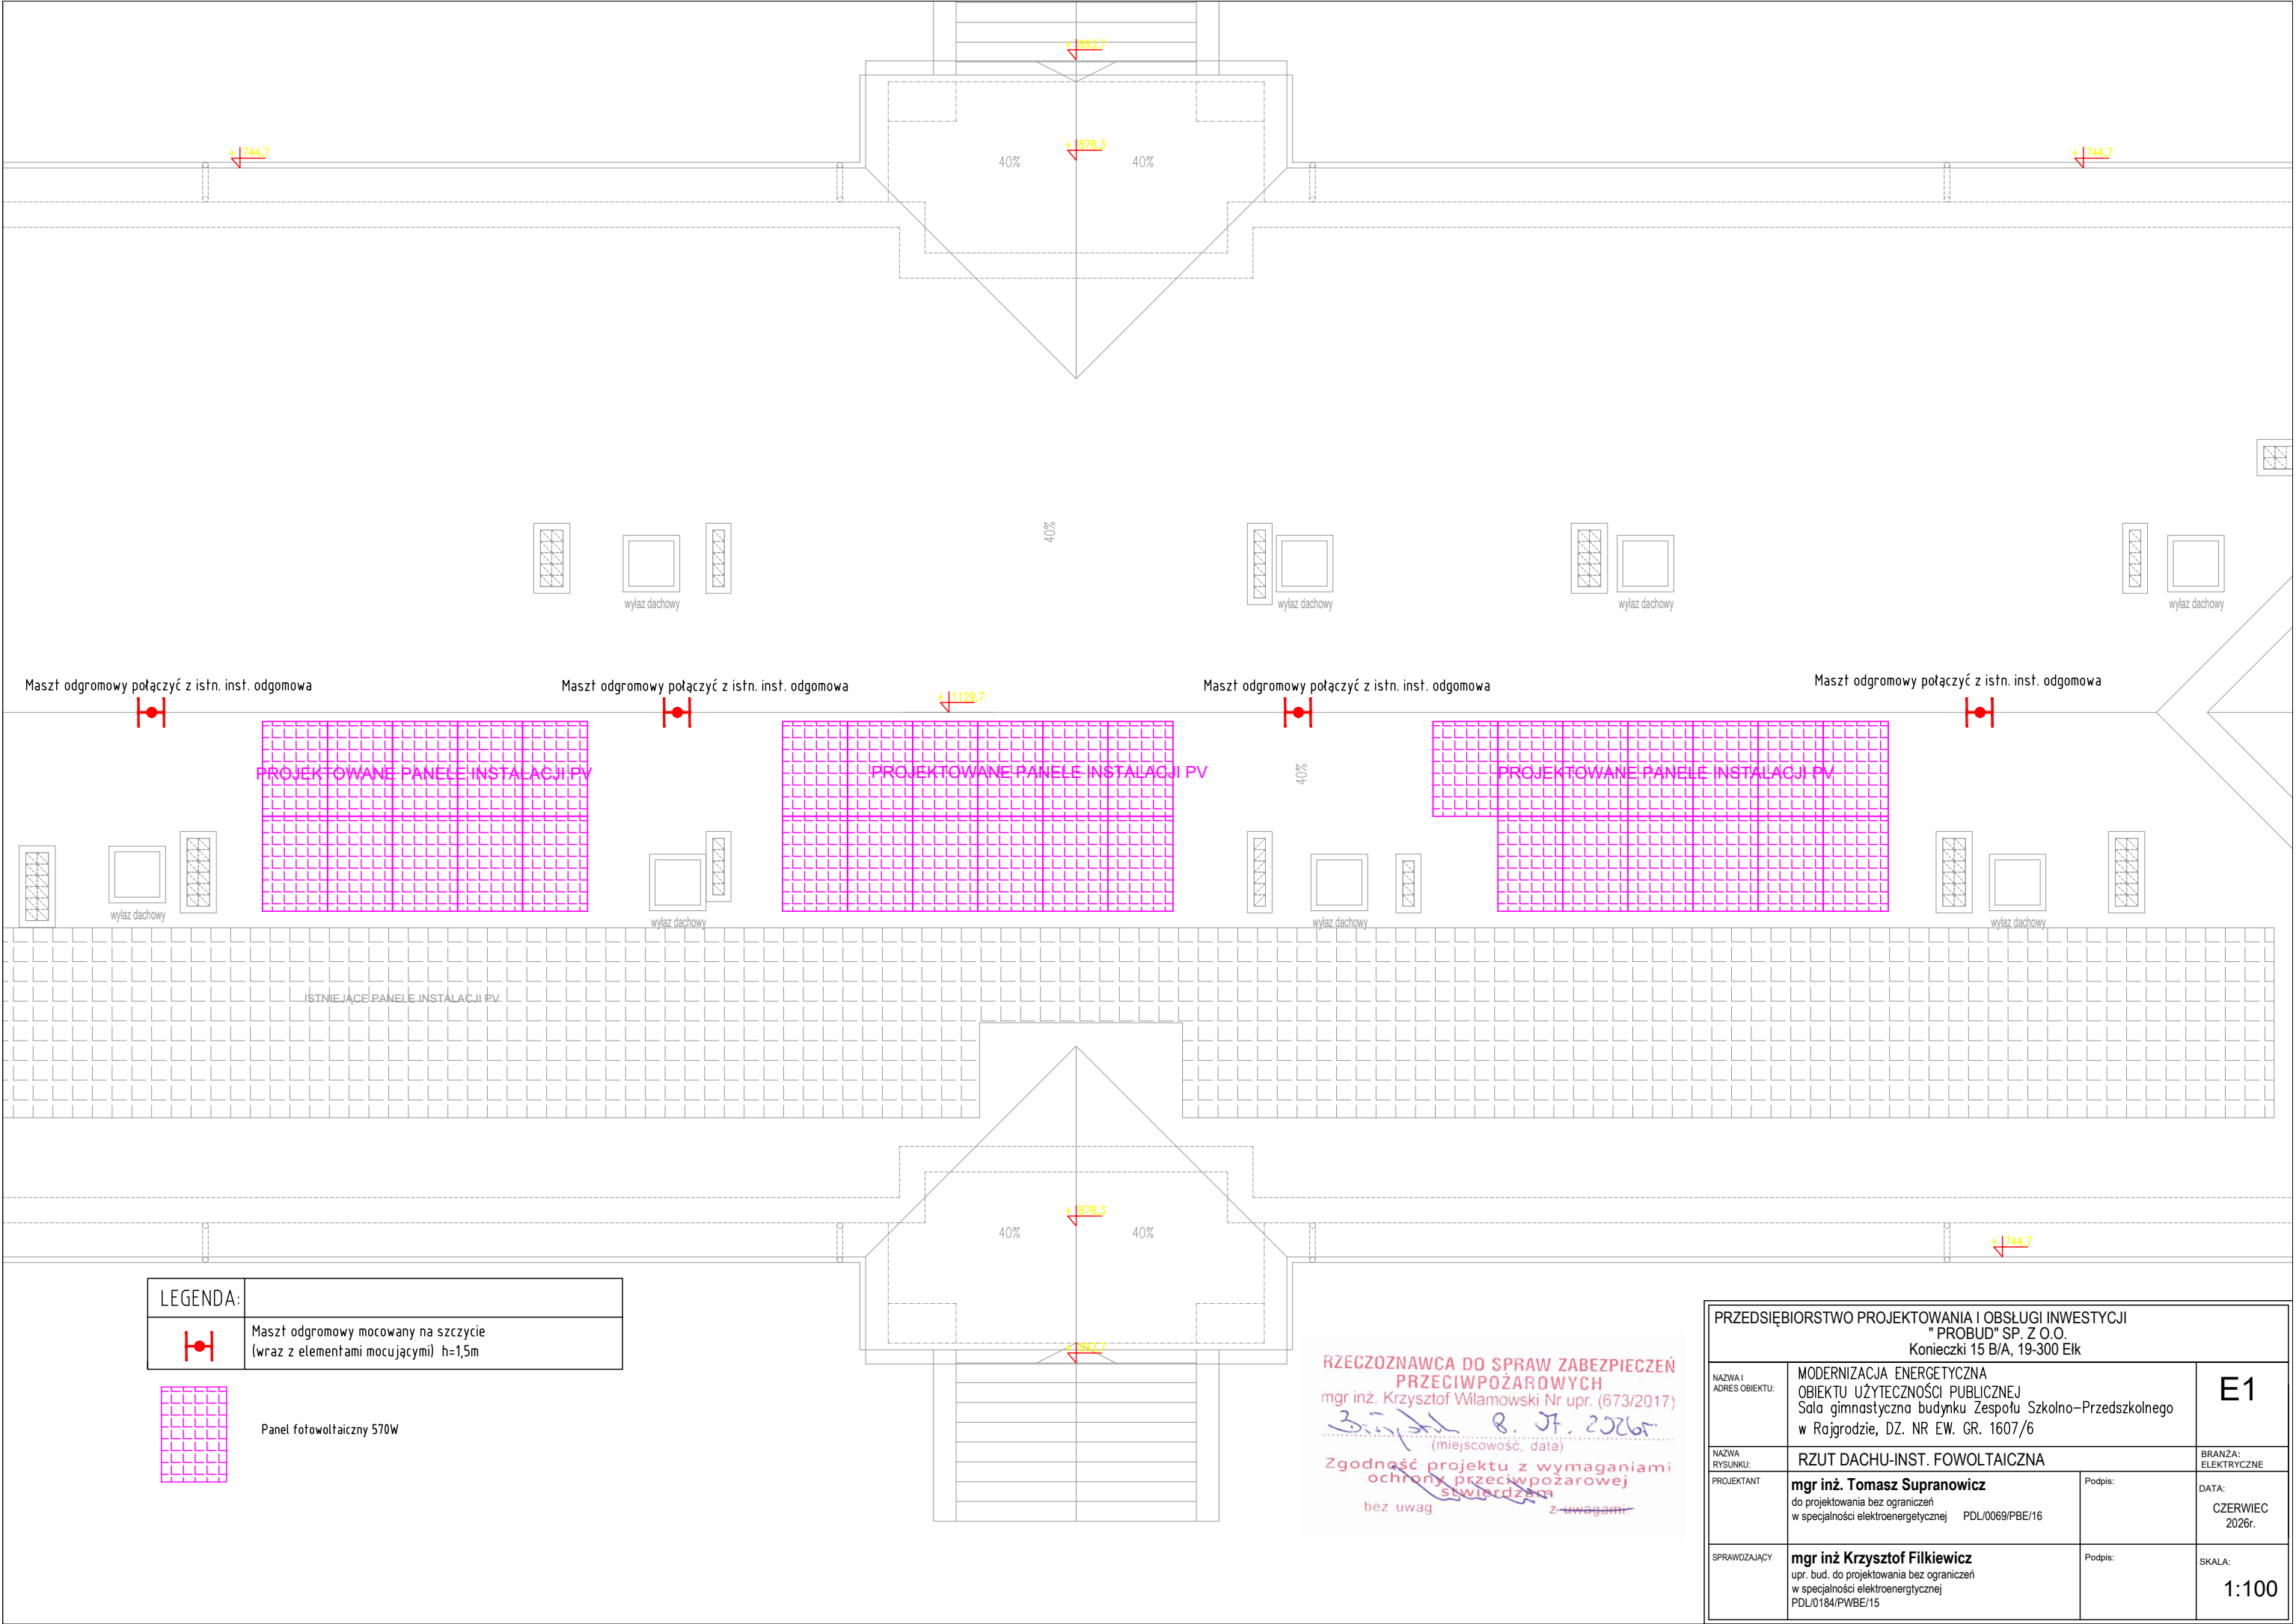

LEGENDA:	
	Maszt odgromowy mocowany na szczycie (wraz z elementami mocującymi) h=1,5m



Panel fotowoltaiczny 570W

RZECZOZNAWCA DO SPRAW ZABEZPIECZEŃ PRZECIWPOŻAROWYCH
mgr inż. Krzysztof Wilamowski Nr upr. (673/2017)
3. lipiec 8. 07. 2026
(miejscowość, data)
Zgodność projektu z wymaganiami ochrony przeciwpożarowej stwierdzam
bez uwag z uwagami

PRZEDSIĘBIORSTWO PROJEKTOWANIA I OBSŁUGI INWESTYCJI "PROBUD" SP. Z O.O. Korcieczi 15 B/A, 19-300 Elk			
NAZWA I ADRES OBIEKTU:	MODERNIZACJA ENERGETYCZNA OBIEKTU UŻYTECZNOŚCI PUBLICZNEJ Sala gimnastyczna budynku Zespołu Szkolno-Przedszkolnego w Rajgrodzie, DZ. NR EW. GR. 1607/6	E1	
NAZWA RYSUNKU:	RZUT DACHU-INST. FOWOLTAICZNA	BRANŻA: ELEKTRYCZNE	
PROJEKTANT	mgr inż. Tomasz Supranowicz do projektowania bez ograniczeń w specjalności elektroenergetycznej PDL/0069/PBE/16	Podpis:	DATA: CZERWIEC 2026r.
SPRAWDZAJĄCY	mgr inż Krzysztof Filkiewicz upr. bud. do projektowania bez ograniczeń w specjalności elektroenergetycznej PDL/0164/PWBE/15	Podpis:	SKALA: 1:100