


współczynnik U = 0,16 W/m²K

TYTUŁ: CZĘŚĆ - WOP - sieniarka
GŁÓWNY: DR. 2000 - sieniarka
SYMBOL: 10.00 - sieniarka
SYMBOL: 10.00 - sieniarka
SYMBOL: 10.00 - sieniarka
SYMBOL: 10.00 - sieniarka

Nr.	POMIESZCZENIE	POSADZKA	PU (m ²)
2/1	korytarz	gres	110,14
2/2	przestzeń strychu	włk. pcv	21,90
2/3	przestzeń strychu	włk. pcv	9,42
2/4	przestzeń strychu	włk. pcv	21,58
2/5	przestzeń strychu	włk. pcv	21,90
2/6	przestzeń strychu	włk. pcv	21,90

206,84

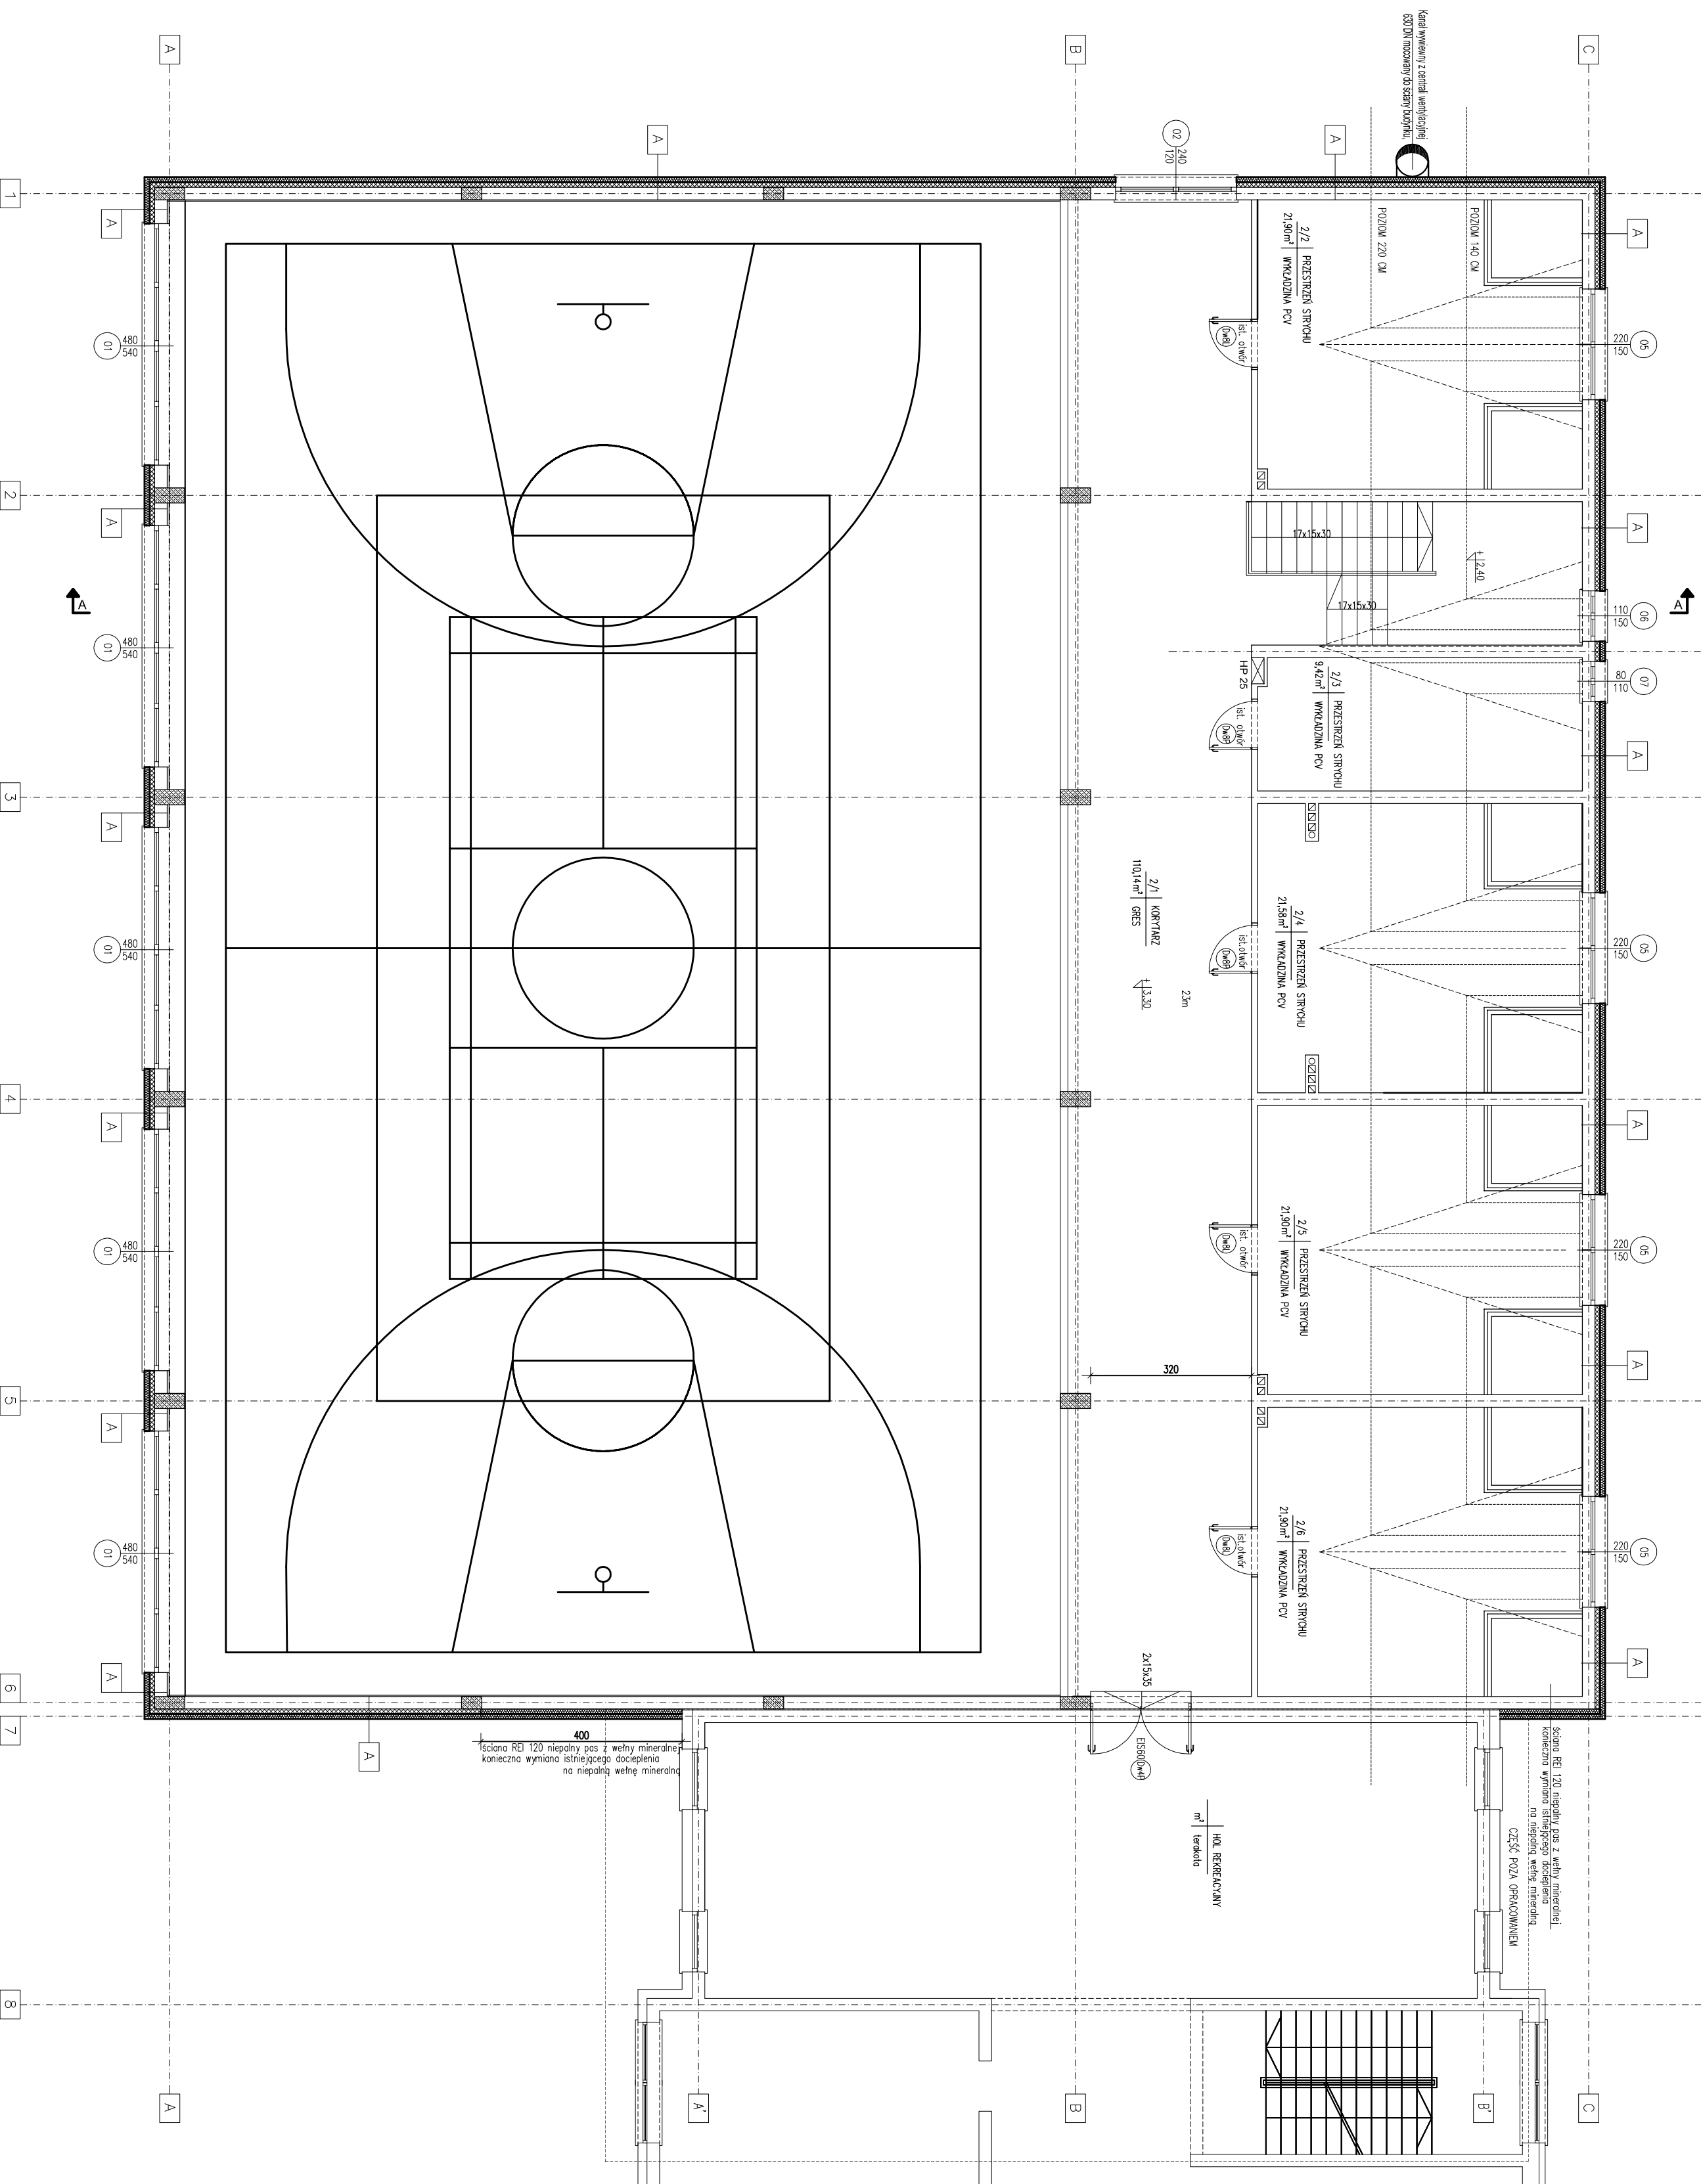

PRZEDSIĘWSTWOSTWO PROJEKTOWANIA I OBSŁUGI INWESTYCJI			
PROJEKT SP. Z O.O. Kolecki 15 BA, 19-300 EK			
NADANA I ADRES ODBIORU: MODERNIZACJA ENERGETYCZNA OBIEKTU UŻYTECZNOŚCI PUBLICZNEJ Sala gimnastyczno-budynku Zespołu Szkół - Przedszkolnego w Rajgrodzie, DZ. NR EW. GR. 1607/6			A2
PROJEKTANT: RZUT PIĘTRA mgr inż. arch. Bartosz Żyliński do projektowania bez ograniczeń w specjalności architektonicznej 31/PDOKK2017			DATA: CZERWIEC 2020.
SPRACOWUJĄCY: mgr inż. arch. Andrzej Koć upr. do projektowania bez ograniczeń w specjalności architektonicznej 10/467			SKALA: 1:100