


RZUT PARTERU -
WEZŁ CIEPLNY
I PROJEKTOWANA INST. WOD-KAN.
SKALA 1:50

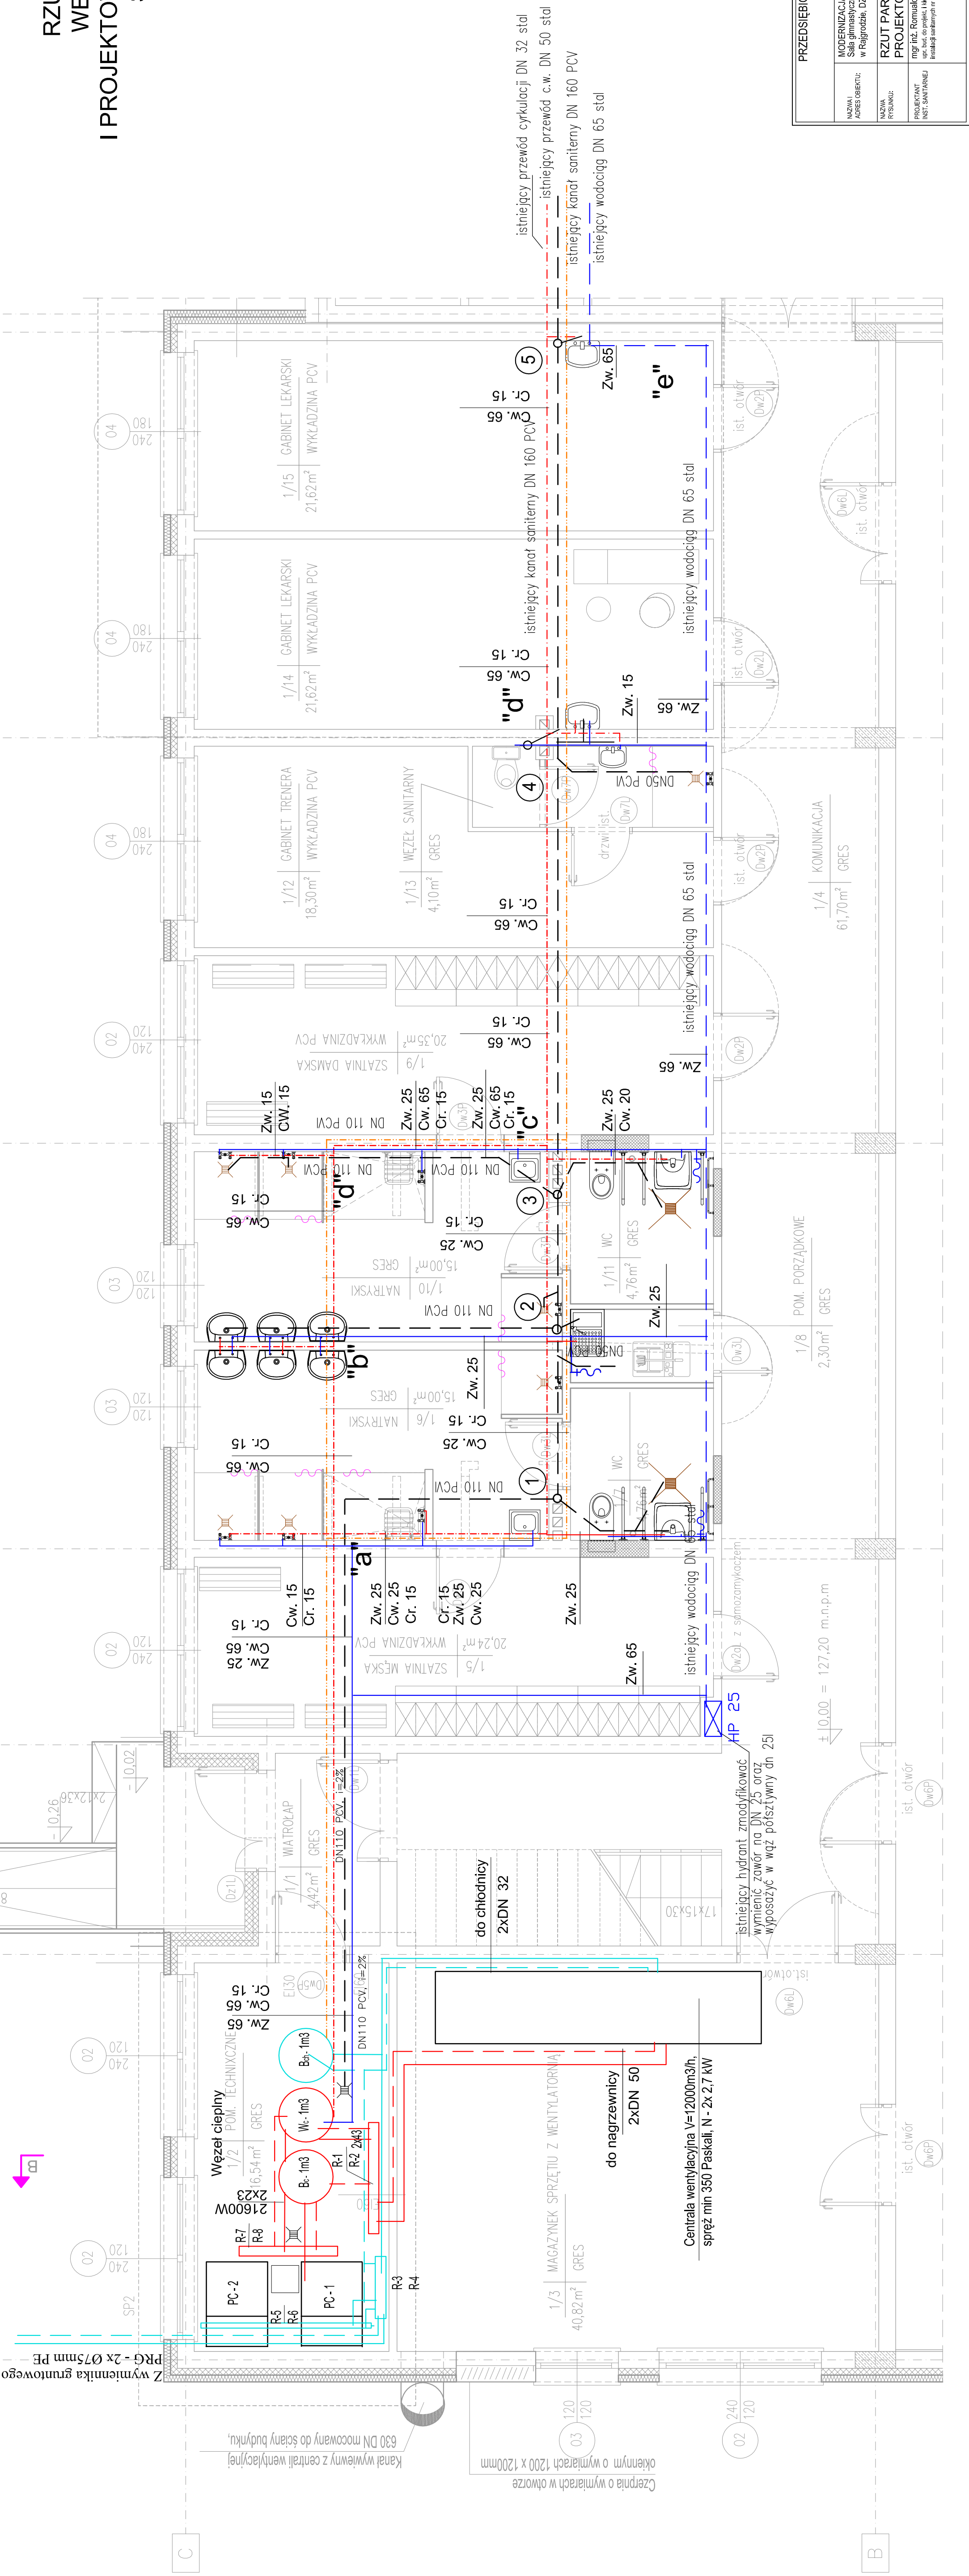

PRZEDSIĘBIORSTWO PROJEKTOWANIA I OBSŁUGI INWESTYCJI "PROBUD" SP. Z O.O. Końcewicz 15 B/A, 19-300 Elk			
NAZWA I ADRES OBIEKTU:	MODERNIZACJA ENERGETYCZNA OBIEKTU UŻYTECZNOŚCI PUBLICZNEJ Sala gimnastyczna budynku Zespołu Szkolno-Przedszkolnego w Rajgrodzie, DZ. NR EW. GR. 1607/6		
NAZWA RYSUNKU:	RZUT PARTERU - WEZŁ CIEPLNY I PROJEKTOWANA INSTALACJA WOD-KAN .		
PROJEKTANT INST. SANITARNEJ	mgr inż. Romuald Szafrański		Pojęcie
	urcz. bud. do projektu. Nieważne robotami budowl. bez ograniczeń w opac. Inicjały sadzący w op. z. 01.01.2026r.		
			SKALA: 1:50