


RZUT PIĘTRA -
PROJEKTOWANA INST. WOD-KAN.
SKALA 1:50

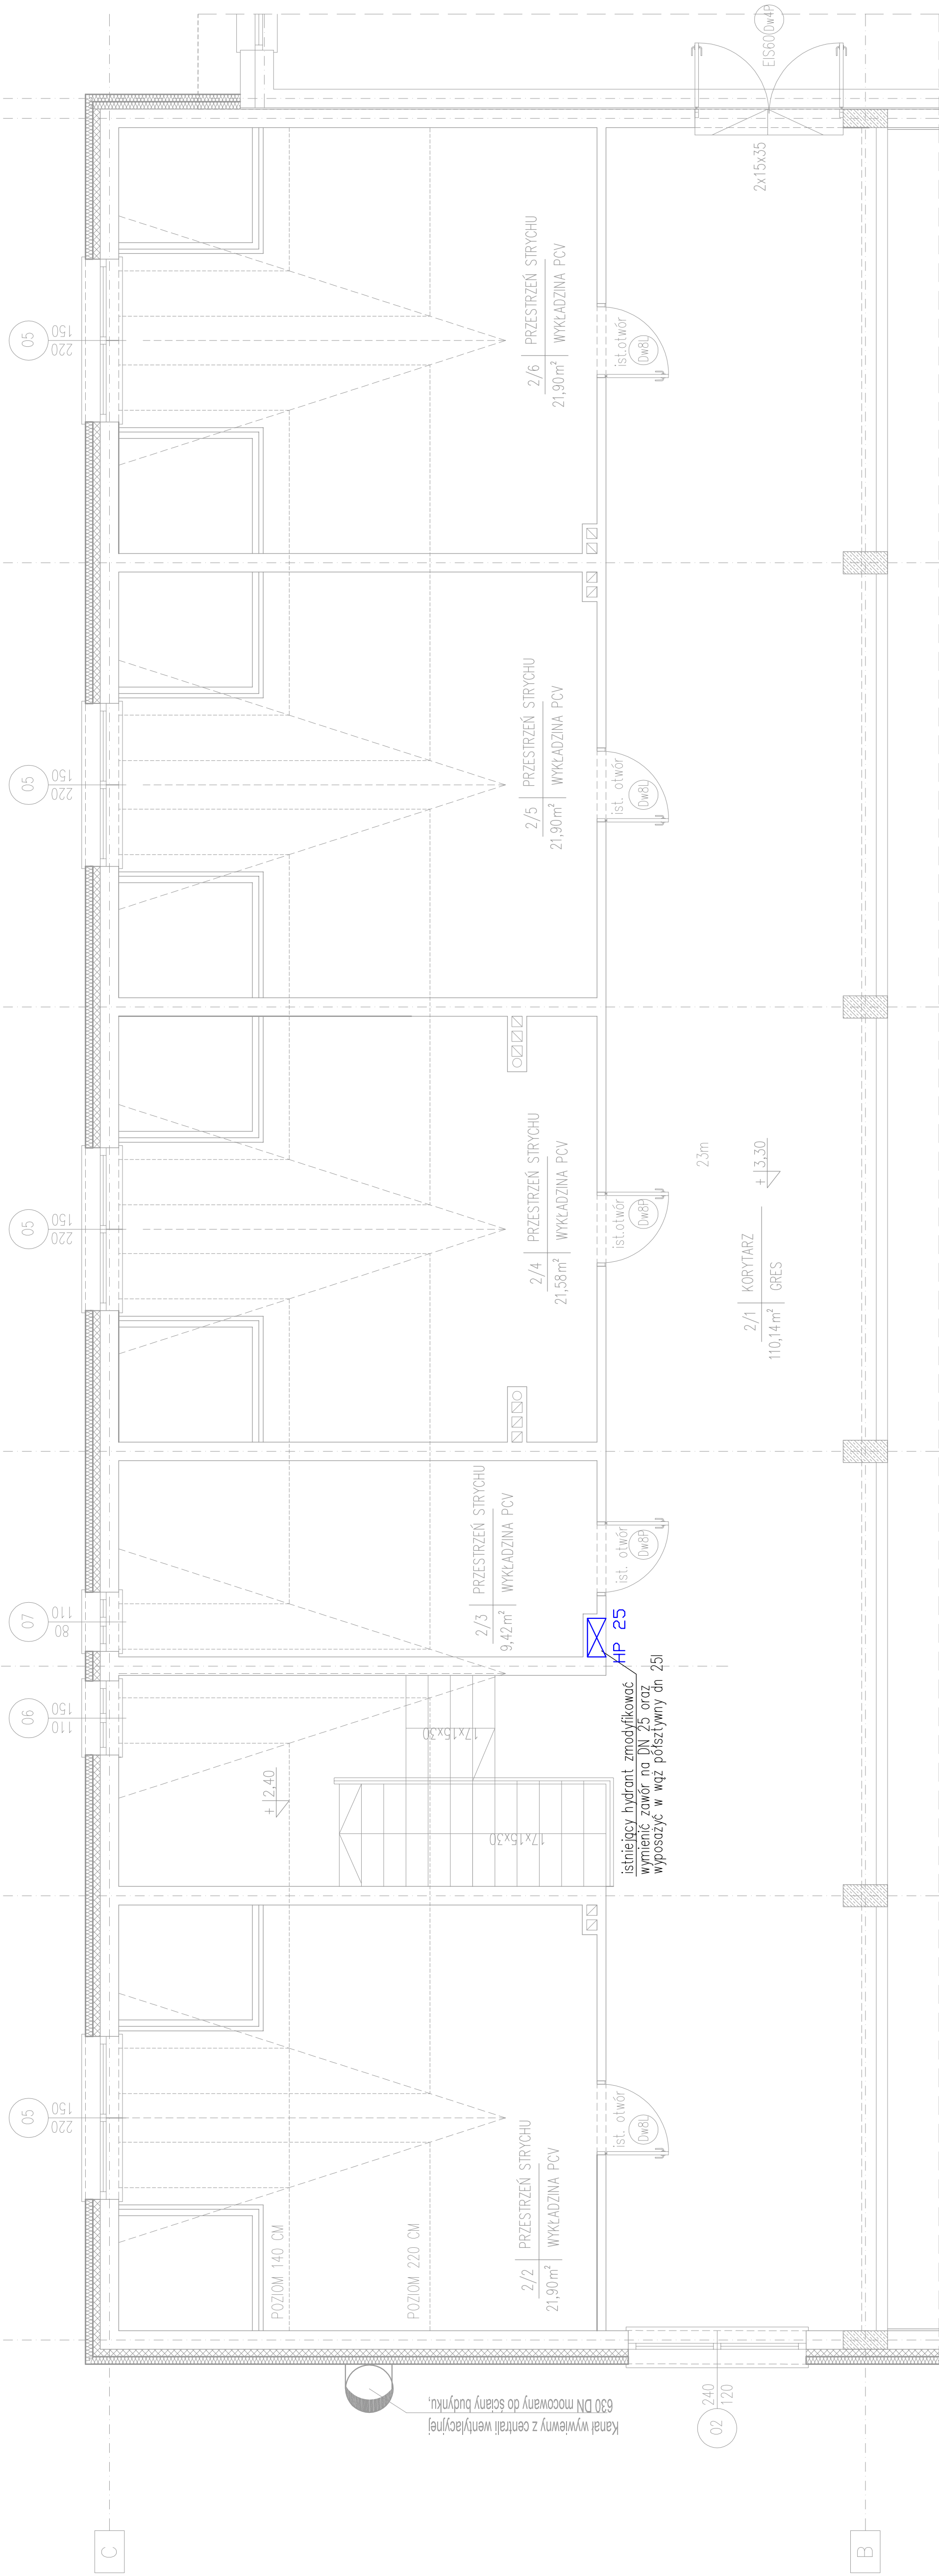

PRZEDSIĘBIORSTWO PROJEKTOWANIA I OBSŁUGI INWESTYCJI "PROBUD" SP. Z O.O. Koniczna 15 B/A, 19-300 Elk		S 2	
NAZWA I ADRES OBIEKTU:	MODERNIZACJA ENERGIEJ ZSPOŁU OBIEKTU UŻYTECZNOŚCI PUBLICZNEJ Sala gimnastyczna budynku Zespołu Szkolno-Przedszkolnego w Rajgrodzie, DZ NR EW. GR. 19/076		
NAZWA RYSUNGU:	RZUT PIĘTRA - PROJEKTOWANA INSTALACJA WOD-KAN.		
PROJEKTANT INST. SANITARNEJ	mgr inż. Romuald Szlachetkowski upr. bud. os. projekt. i kierownik robót budowl. bez ograniczeń w spec. Instalacji sanitarnych w dyw. 5/01/55505		
		BRANŻA: SANITARNA	DATA: CZERWIEC 2026r.
		SKALA: 1:50	