


WEZŁ CIEPLNY ,
ROZWINIĘCIE PROJEKTOWANEJ INSTALACJI WOD-KAN .
SKALA 1:50

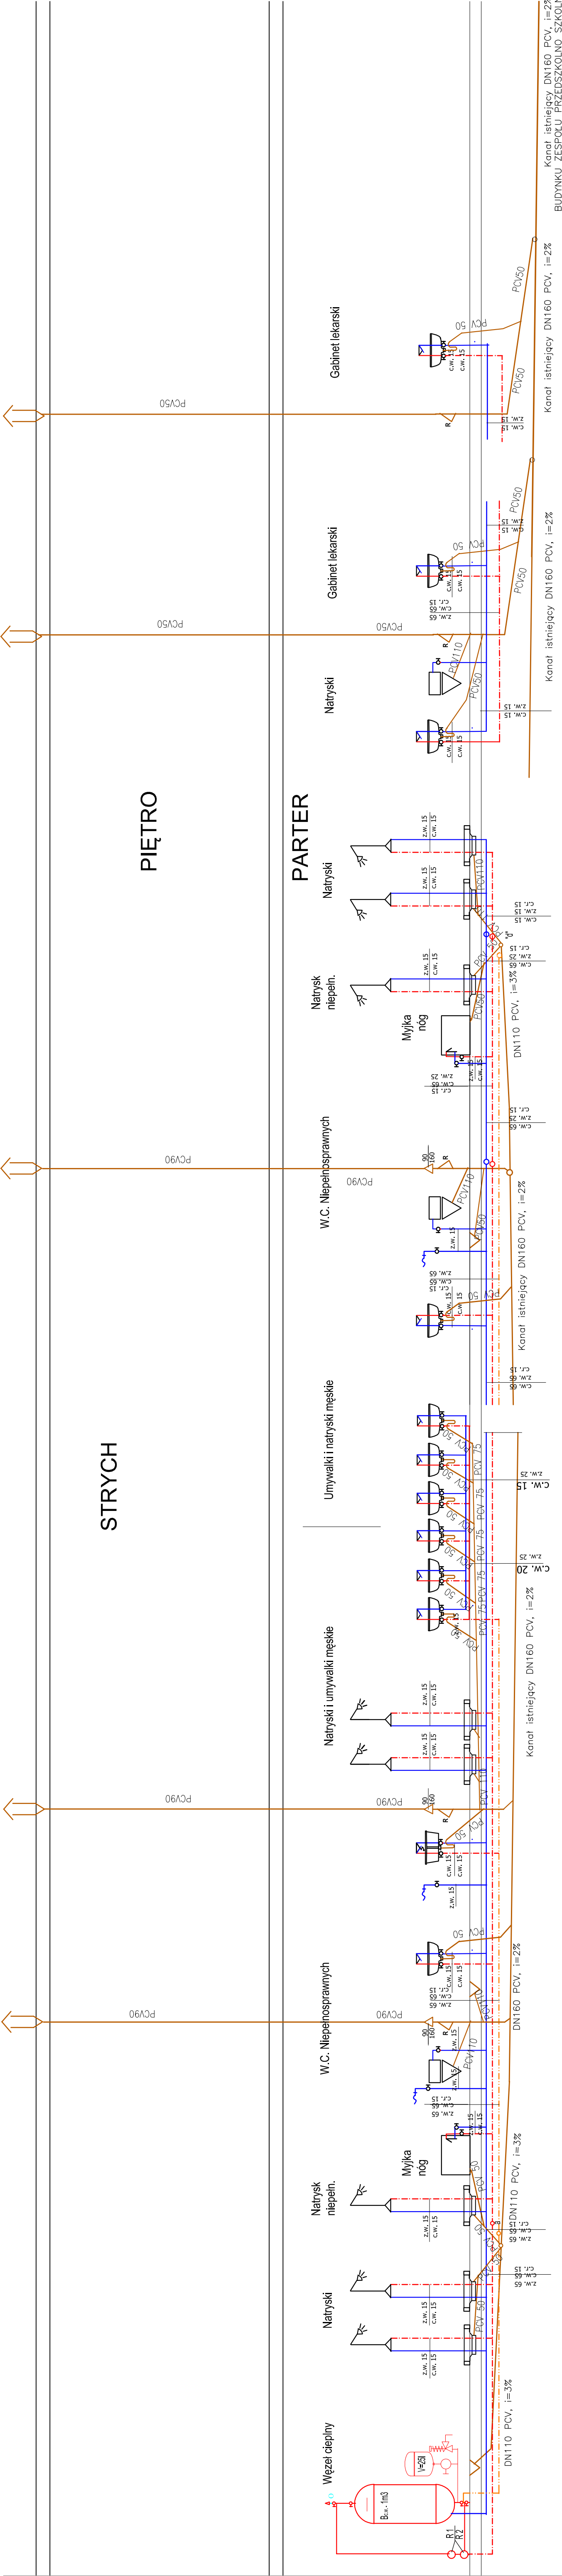

PRZEDSIĘBIORSTWO PROJEKTOWANIA I OBSŁUGI INWESTY- CJI "PROBUD" SP. Z O.O. Konieczki 15 B/A, 19-300 Elk			S 4		
NAZWA I ADRES OBIEKTU:	MODERNIZACJA ENERGETYCZNA OBIEKTU UŻYTECZNOŚCI PUBLICZNEJ Sala gimnastyczna budynku Zespołu Szkolno-Przedszkolnego w Rajgrodzie, DZ. NR EW. GR. 1607/6			BRANŻA: SANITARNA	
NAZWA RYSUNKU:	WEZŁ CIEPLNY ,ROZWINIĘCIE PROJEKTOWANEJ INSTALACJI WOD-KAN .			DATA: CZERWIEC 2026r.	
PROJEKTANT INST. SANITARNEJ	mgr inż. Romuald Szafrański			Podpis:	
				Inni: mgr inż. Marek Róbert Budow, bez ograniczeń w spec. Inni: mgr inż. Sławomir Szwed	