


RZUT PARTERU -
INSTALACJA
WENTYLACJI MECHANICZNEJ
SKALA 1:50

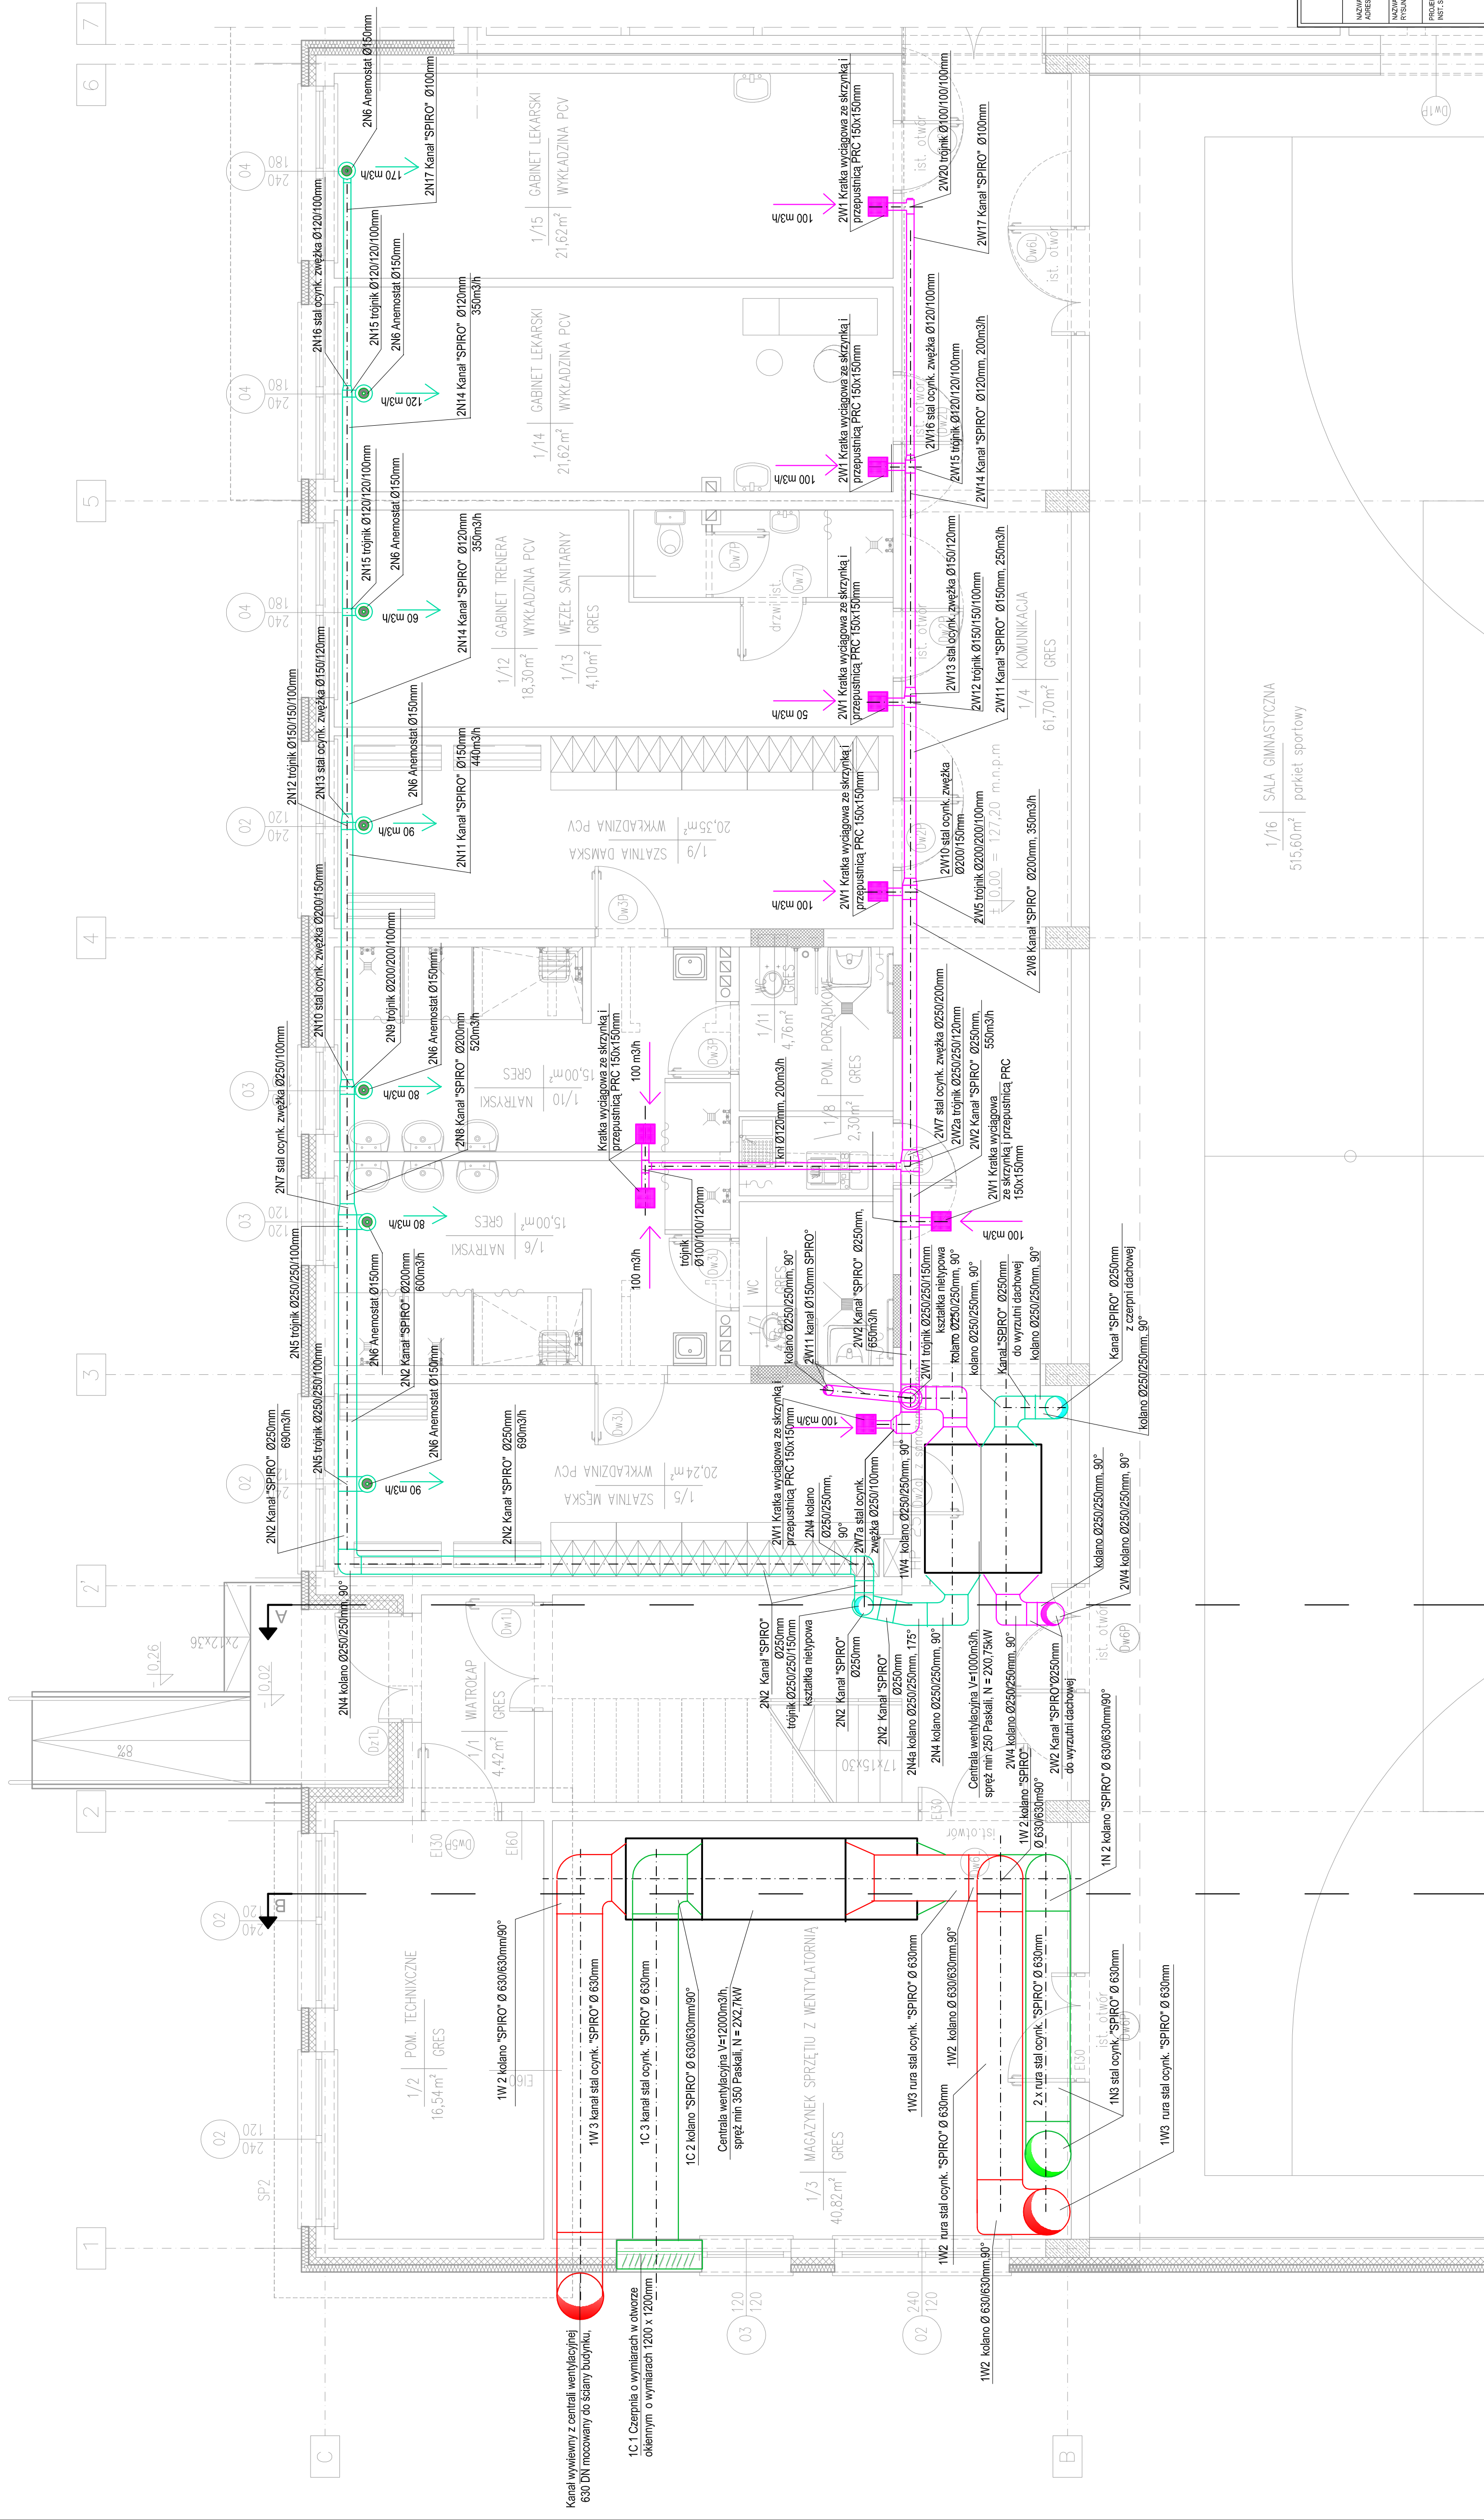

Oznaczenia:

- Kanal nawiewny I ukladu
Kanal wywiewny I ukladu
Kanal nawiewny II ukladu
Kanal wywiewny II ukladu

PRZEDSIĘBIORSTWO PROJEKTOWANIA I OBSŁUGI INWESTYCJI "PROBUD" SP. Z O.O. Koneczki 15 B/A, 19-300 FK		W 1	
NAZWA I ADRES OBIEKTU WYKONAWCA:	MODERNIZACJA ENERGETYCZNEGO OBIEKTU (UTRZYMOCZNOŚĆ PUBLICZNEJ) Sala gimnastyczna budowl. Zespołu Szkolno-Praczeliskowego w Rajgrodzie, DZ. NR EW. GR. 16076		
NAZWA I ADRES WYKONAWCY:	RZUT PARTERU - INSTALACJA WENTYLACJI MECHANICZNEJ mgr inż. Romuald Szarfmanowicz ul. Łódz. 30, projekt 1. Układ wentylacji rozstrzałki, bez ograniczeń w spon. kosztorys nakładem w opł. 32419 35500		
	DATA:	CZERWIEC 2026r.	1:50