


RZUT PIĘTRA -
INSTALACJA
WENTYLACJI MECHANICZNEJ
SKALA 1:50

Kanał wywiewny z centrali wentylacyjnej
630 DN mocowany do ściany budynku.

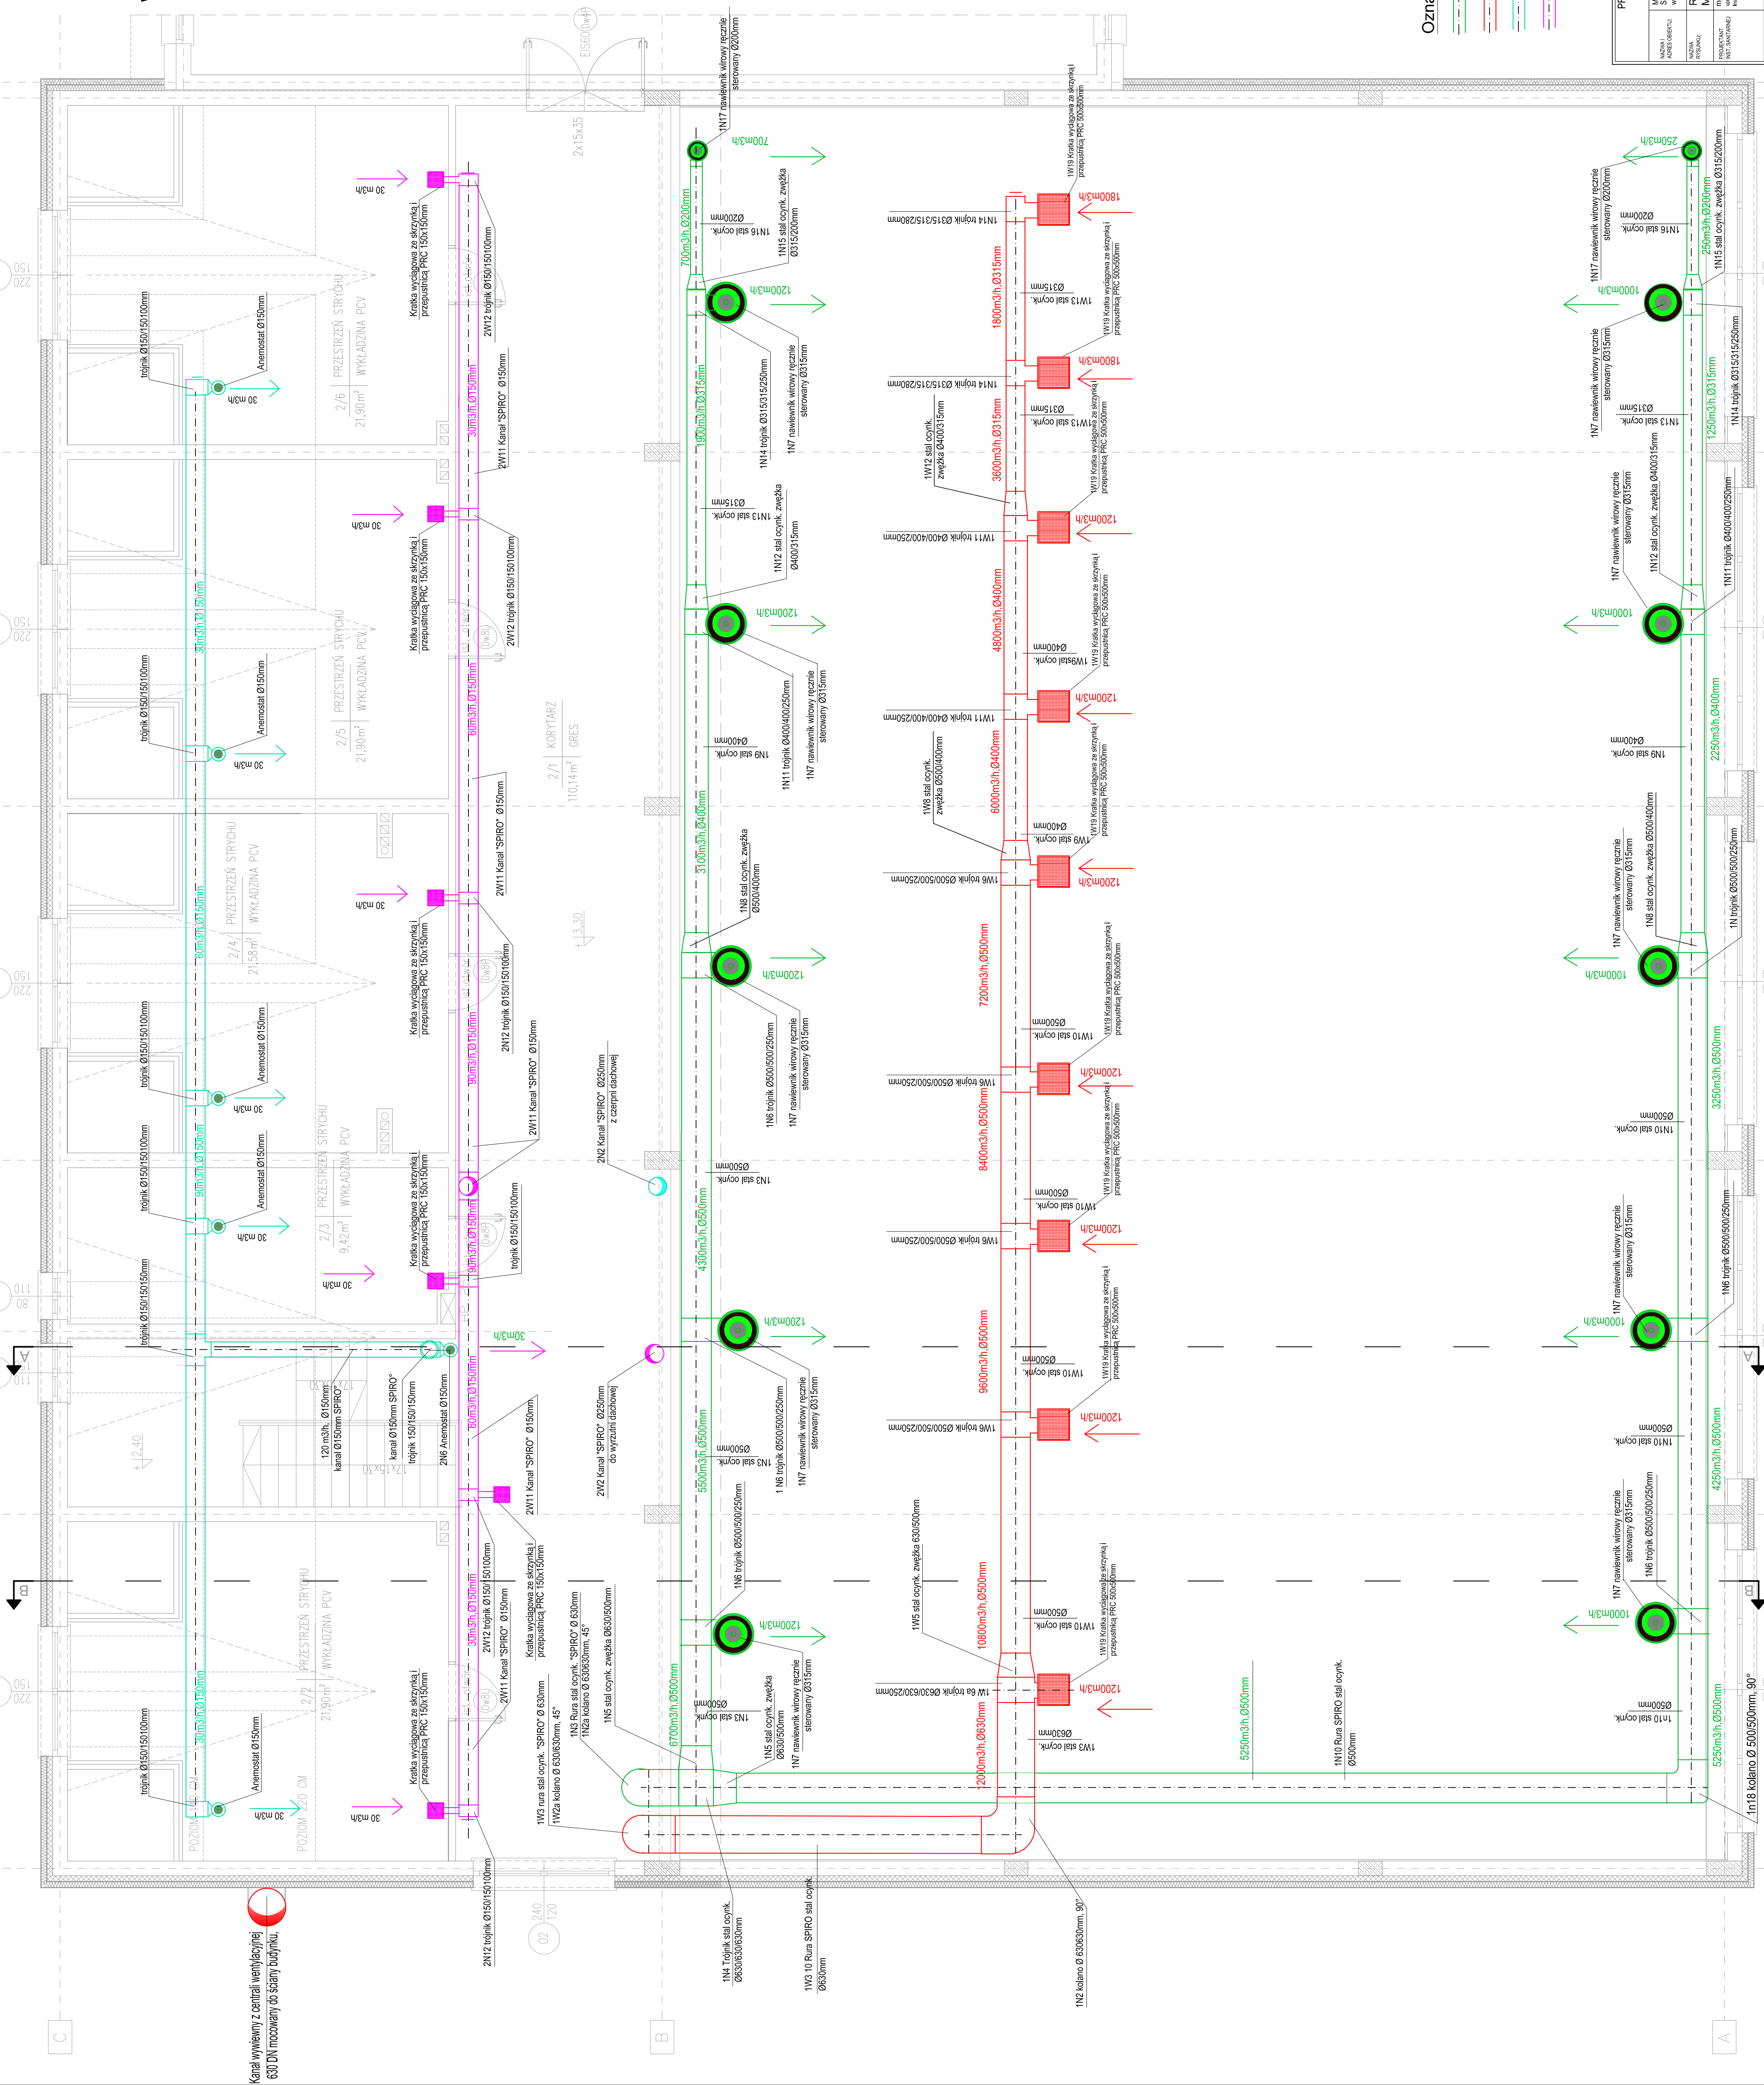

Oznaczenia:

- Kanał nawiewny I układu
- Kanał wywiewny I układu
- Kanał nawiewny II układu
- Kanał wywiewny II układu

PRZEDSIĘBIORSTWO PROJEKTOWANIA I OBSŁUGI INWESTYCJI "PROBUD" SP. Z O.O. ul. Kłobucka 2, 84-100 ŁĘKA KONIECZNA 15 B/A, 18-300 EK		W 2		1:50	
WZNIKŁY	WZNIKŁY	BUDOWA SANITARYNA			
MODERNIZACJA ENERGETYCZNA OBIEKTU UŻYTECZNOŚCI PUBLICZNEJ Sala gimnastyczna budynku Zespołu Szkół Społeczno-Pracowniczych w Rydzynie, ul. Wł. Eryk, 180/16		CZERWIEC 2020r.			
RZUT PIĘTRA - INSTALACJA WENTYLACJI MECHANICZNEJ		WZNIKŁY			
Projektant: mgr inż. Roman Świątek Wzrost: 1,70m, Ciężar ciała: 70kg, Data urodzenia: 1980-01-15		Wzrost: 1,70m, Ciężar ciała: 70kg, Data urodzenia: 1980-01-15			