


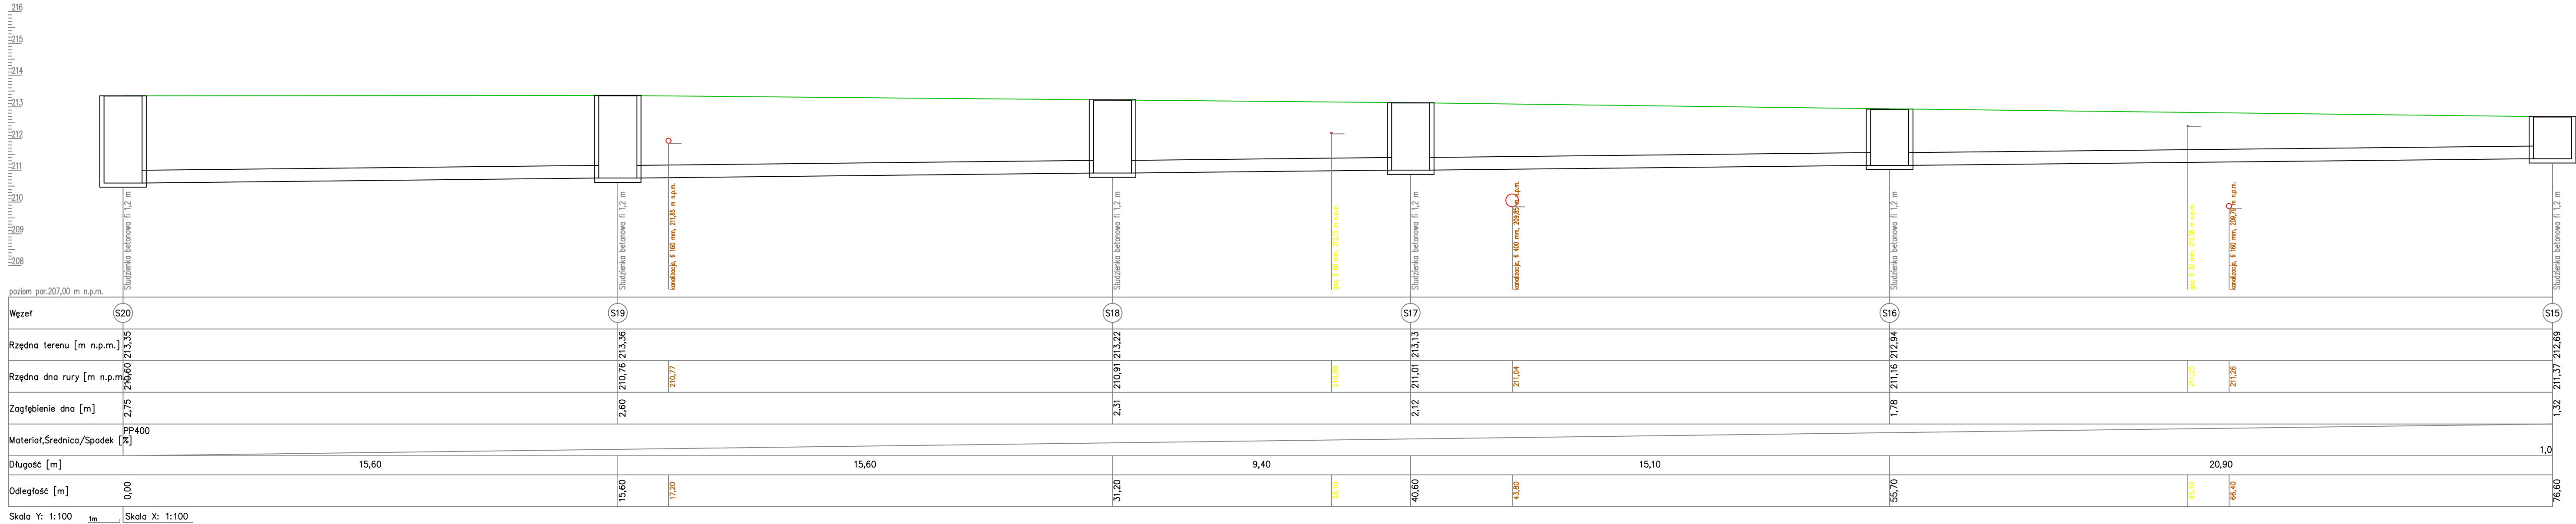

poziom por.207,00 m n.p.m.

Węzeł	S20	S19	S18	S17	S16	S15
Rzędna terenu [m n.p.m.]	213,55	213,36	213,22	213,13	212,94	212,69
Rzędna dna rury [m n.p.m.]	213,60	210,76	210,91	211,01	211,16	211,37
Zagłębienie dna [m]	2,75	2,60	2,31	2,12	1,78	1,32
Materiał,Średnica/Spadek [%]	PP400					
Długość [m]	15,60	15,60	9,40	15,10	20,90	1,0
Odległość [m]	0,00	15,60	31,20	40,60	55,70	76,60

Skala Y: 1:100 1m Skala X: 1:100



MAKO CONSULTING

ul. Peowiaków 9/27

22-400 Zamość

www.makoconsulting.com.pl

INWESTOR:	MIASTO ZAMOŚĆ, UL. RYNEK WIELKI 13, 22-400 ZAMOŚĆ			
ADRES OBIEKTU BUDOWLANEGO:	DG 110666L - UL. WYBICKIEGO, DG 110666L - UL. PONIATOWSKIEGO, DG 110457L - UL. BEMA DG 110473L - UL. DĄBROWSKIEGO GMINA MIASTO ZAMOŚĆ POWIAT MIASTO ZAMOŚĆ WOJEWÓDZTWO LUBELSKIE			
TYTUŁ OPRACOWANIA:	PRZEBUDOWA DROGI GMINNEJ NR 110666L (UL. WYBICKIEGO), DROGI GMINNEJ NR 110666L (UL. PONIATOWSKIEGO), DROGI GMINNEJ NR 110457L (UL. BEMA), DROGI GMINNEJ NR 110473L (UL. DĄBROWSKIEGO) W ZAMOŚCIU			
TREŚĆ OPRACOWANIA:	PROFIL PODŁUŻNY			
FUNKCJA:	SPECJALNOŚĆ:	IMIĘ I NAZWISKO:	UPRAWNIENIA:	PODPIS:
PROJEKTANT	INSTALACJA W ZAKRESIE SIŁK. INSTALACJA URZĄDZENIA Ciepłota, WENTYLACJA, OGRZEWANIE, WODY (GASOWOŚĆ), KANALIZACJA	MGR INŻ. KAROLINA NOWOTARSKA	LUB/0093/PWBS/16	
PROJEKTANT SPRAWDZAJĄCY	INSTALACJA W ZAKRESIE SIŁK. INSTALACJA URZĄDZENIA Ciepłota, WENTYLACJA, OGRZEWANIE, WODY (GASOWOŚĆ), KANALIZACJA	MGR INŻ. KAMIL KLUCZEK	LUB/0062/PWBS/18	
		DATA 14.05.2026	SKALA 1:100/100	NR RYS. 4.3