

[enrichment activities](#)

800-368-3939

publikovaný online 12. listopadu 2008, v 10:00

Received: 10 April 2023

Lab medopastivnoye priprazhdeniye ispolzovanie eto interesnyy

www.burmesemusic.com

opracowania oznaczonym **wyłącz**



APP 833-141-80-73, REGION 780730-897

100

www.elsevier.com/locate/jmb

[illegible]

NEW! 2014-2015, NIP 835-141-50-73

2023-04-05


6371.74.12

MAP-CELINA
Miroslav Čadež, Irena Šturm Praprotnik

Amber-344 (1)

W dniu 03.04.2023 r. pod numerem ewidencyjnym 0321.77.23

Za zgodnosc z oryginalem...

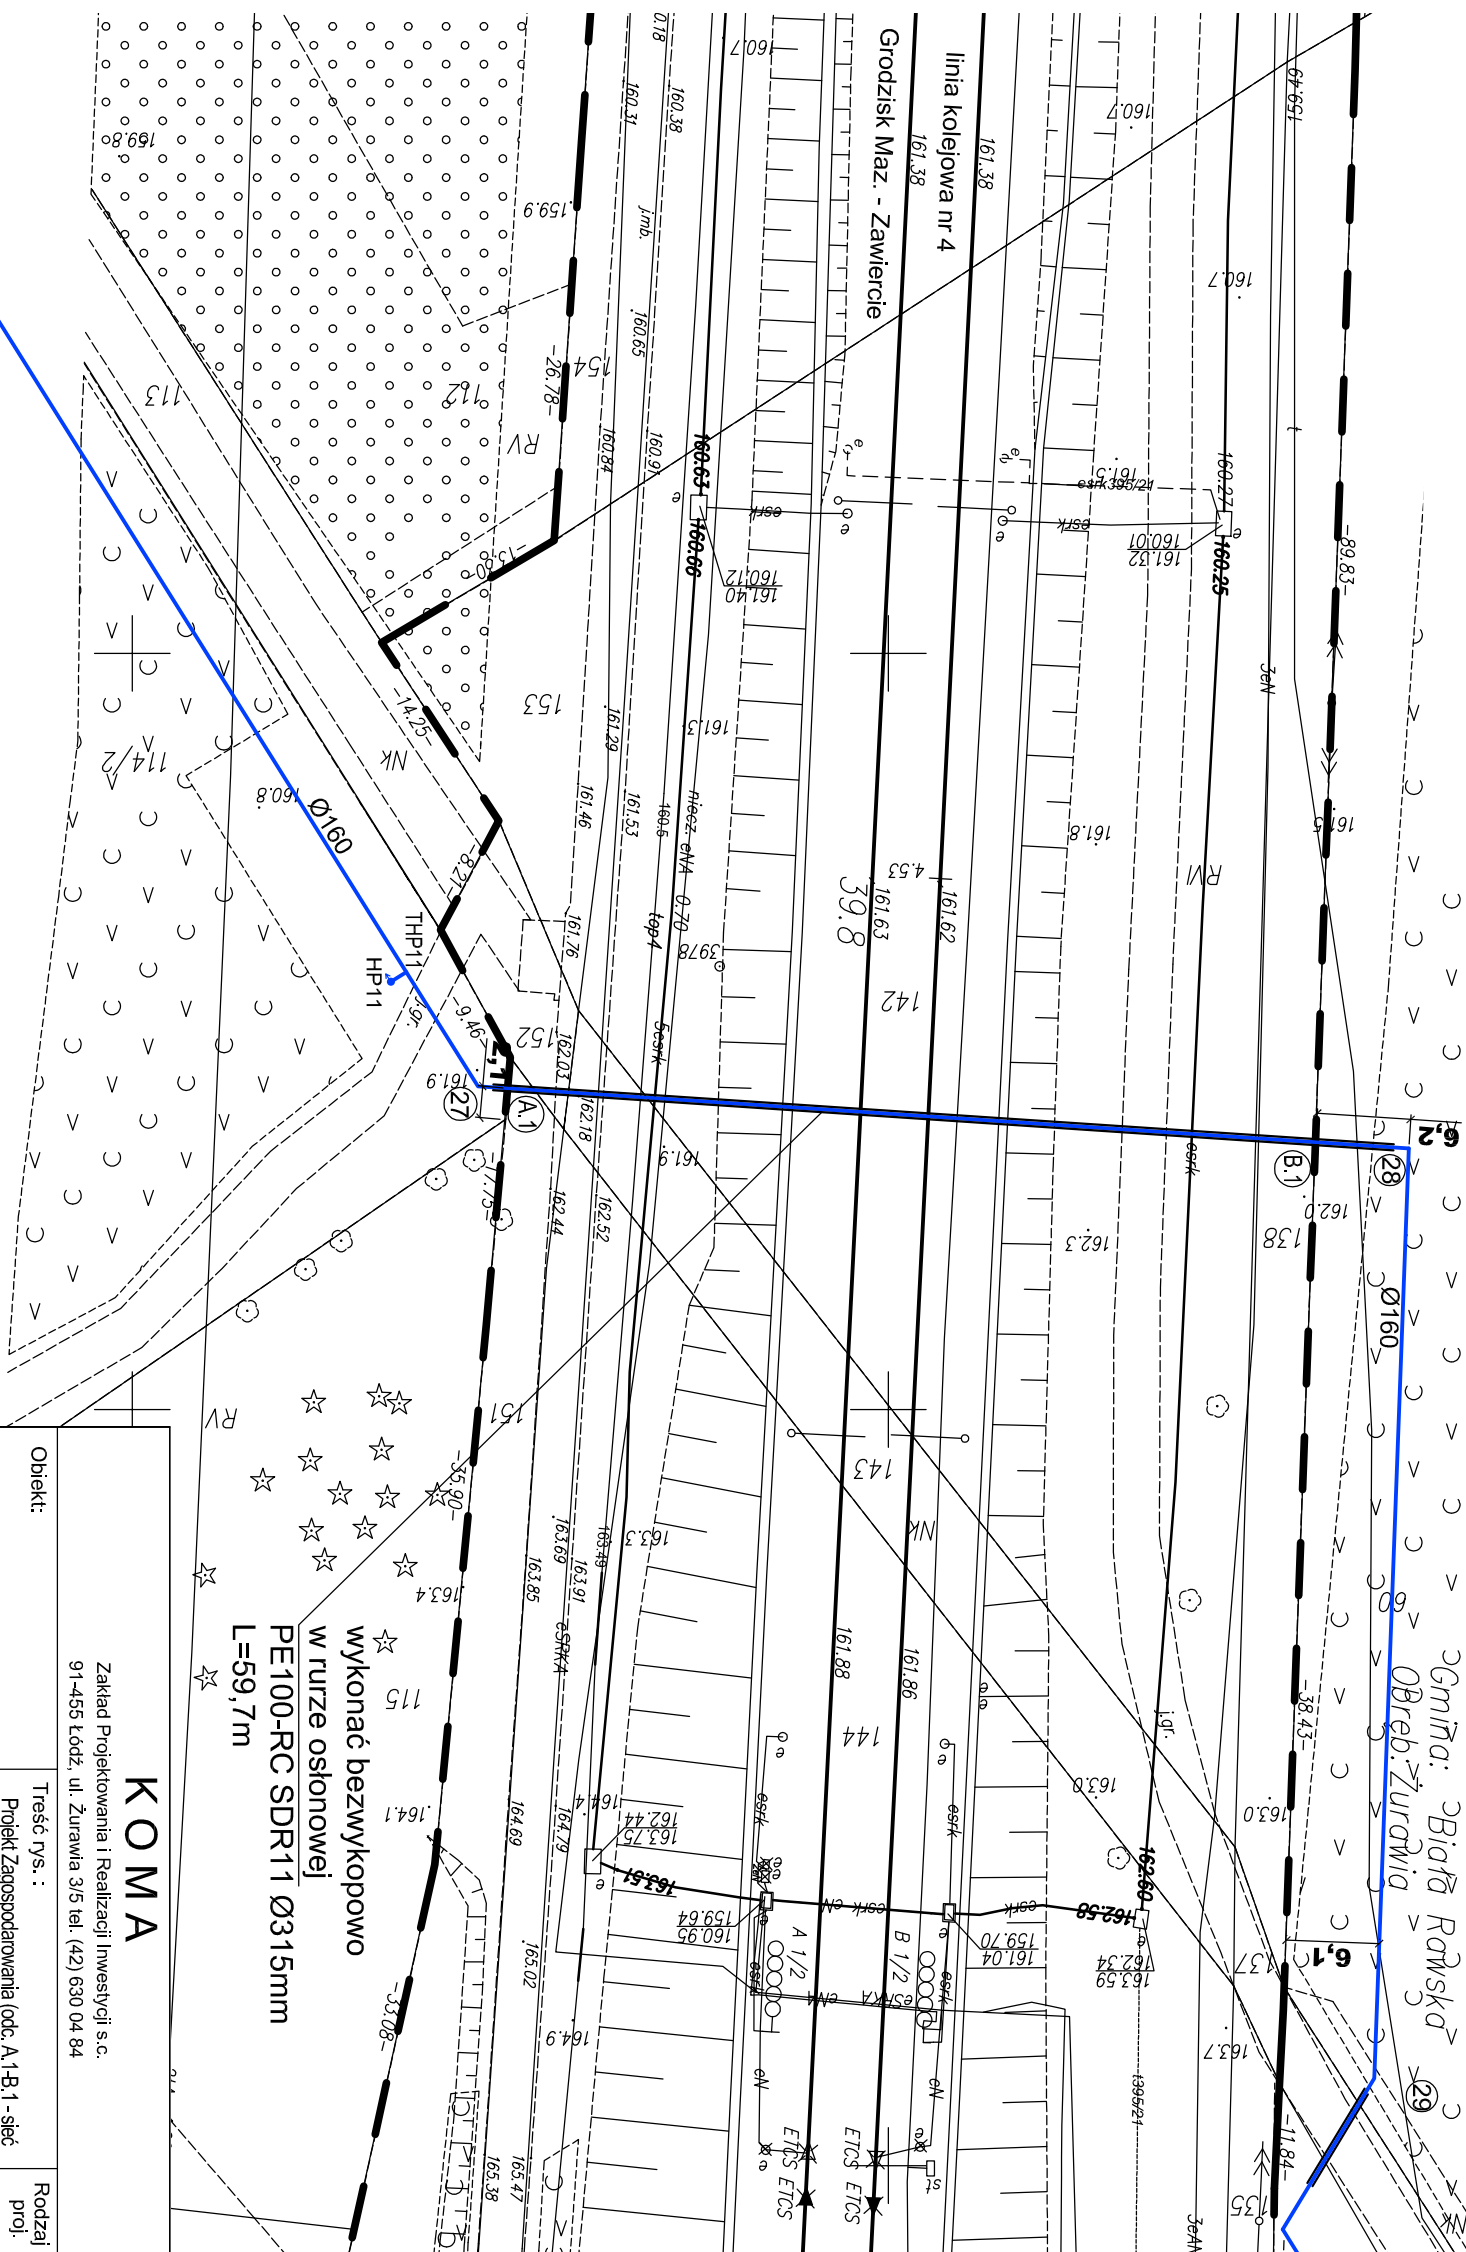

Legenda:

000. A. 1 B. 1

1

- punkt charakterystyczny na proj. sieci wodociągowej

- granice działek

----- granica terenu kolejowego zamkniętego

K O M A			
Zakład Projektowania i Realizacji Inwestycji s.c. 91-445 Łódź, ul. Żurawia 3/5 tel. (42) 630 04 84			
Obiekt: Budowa sieci wodociągowej w m. Żurawia, gm. Biała Rawska	Treść rys.: Projekt Zagospodarowania (odc. A.1-B.1 - sieć wodoc. w działkach nr 138, 142, 143, 151, 152 obr. Żurawia (teren kolejowy zamknięty))		Rodzaj proj. PB
Projektował: Inż. Jan Kozłowski	Upr. bud	Podpis	Data: 06.2022
Projektował: mgr inż. Bartłomiej Kozłowski	LPD/1541/PWOS/10 w spec. instalacji w zakresie skł. instalacji i urządzeń cieplnych, wentylacyjnych, gazowych, wodociagowych, kanalizacyjnych	Skala: 1:500	Nr rys.: 3
Sprawdził: Inż. Hanna Majewska	GP II 480 - 8/76 w spec. inst.-inż. w zakr. sieć cieplnych, uzbrojenia terenu i instalacji sanitarnych		