



MAPA D/C PROJEKTOWYCH
W SKALI 1:500

województwo łódzkie
powiat rawski
jedn. ewid. 101302.5 Gmina Biała Rawska
obręb 101302.5.0038 Rokszysze, dz 143/1, 143/2, 34
obręb 101302.5.0056 Żurawia; dz. 358, 301, 233
nr. zgłoszenia GG.II.6640.1643.2022

arkusz nr 7.163.16.02.3.3; 7.163.16.02.3.1
7.163.16.02.1.3; 7.163.16.01.2.4
państwowy układ współrzędnych 2000
poziom odniesienia EVRF_2007

Przedstawiona sytuacja jest zgodna ze stanem faktycznym na gruncie na dzień 30.11.2022 r.
Nie wyklucza się istnienia w terenie innych przewodów o których brak informacji wynika z zaszczerstych historycznych lub niedopełnienia przepisów zgłoszenia do inwentaryzacji.

Granice działek w zakresie opracowania mapy pochodzą z danych ewidencji gruntów i zostały określone z wymaganą dokładnością pomiaru.
Służebności: w zakresie opracowanej mapy nie wykonano badania obciążenia służebnościami gruntowymi.

Mapa niniejsza może służyć

do celów projektowych

aktualizację niniejszej mapy w zakresie opracowania oznaczonym — wykonał


96-230 Biała Rawska, Zofianów 65 A
NIP 835-141-50-73, REGON 750730491
TEL. 607-437-829, 507-109-024 mgr inż. Tadeusz Kozłowski

Biała Rawska 24.01.2022 r.
GEODEZJA UPRAWNIENY
NR UPR. 15799

Powiadzam, że niniejszy dokument został opracowany w wyniku prac geodezyjnych i katograficznych, których rezultaty zawiera opłat techniczny pozytywnie zweryfikowany. Jednocześnie informuję, że jestem świadomy odpowiedzialności kamej za złożenie fałszywego oświadczenia.

Identyfikator zgłoszenia prac geodezyjnych	GG II.6640.1643.2022
Organ służby geodezyjnej, który otrzymał zgłoszenie	Starosta Rawski
Wykonawca prac geodezyjnych	Usługi Geodezyjno Projektowe Jacek Grad
Nr oraz data sporządzenia dokumentu zawierającego wynik pozytywny weryfikacji	Protokół weryfikacji z dnia 24.01.2023 r. nr GG II.6640.1643.2022
Imię i nazwisko oraz nr uprawnień zawodowych kierownika prac geodezyjnych	Tadeusz Kozłowski Nr uprawnień 15799

mgr inż. Tadeusz Kozłowski
GEODEZJA UPRAWNIENY
NR UPR. 15799

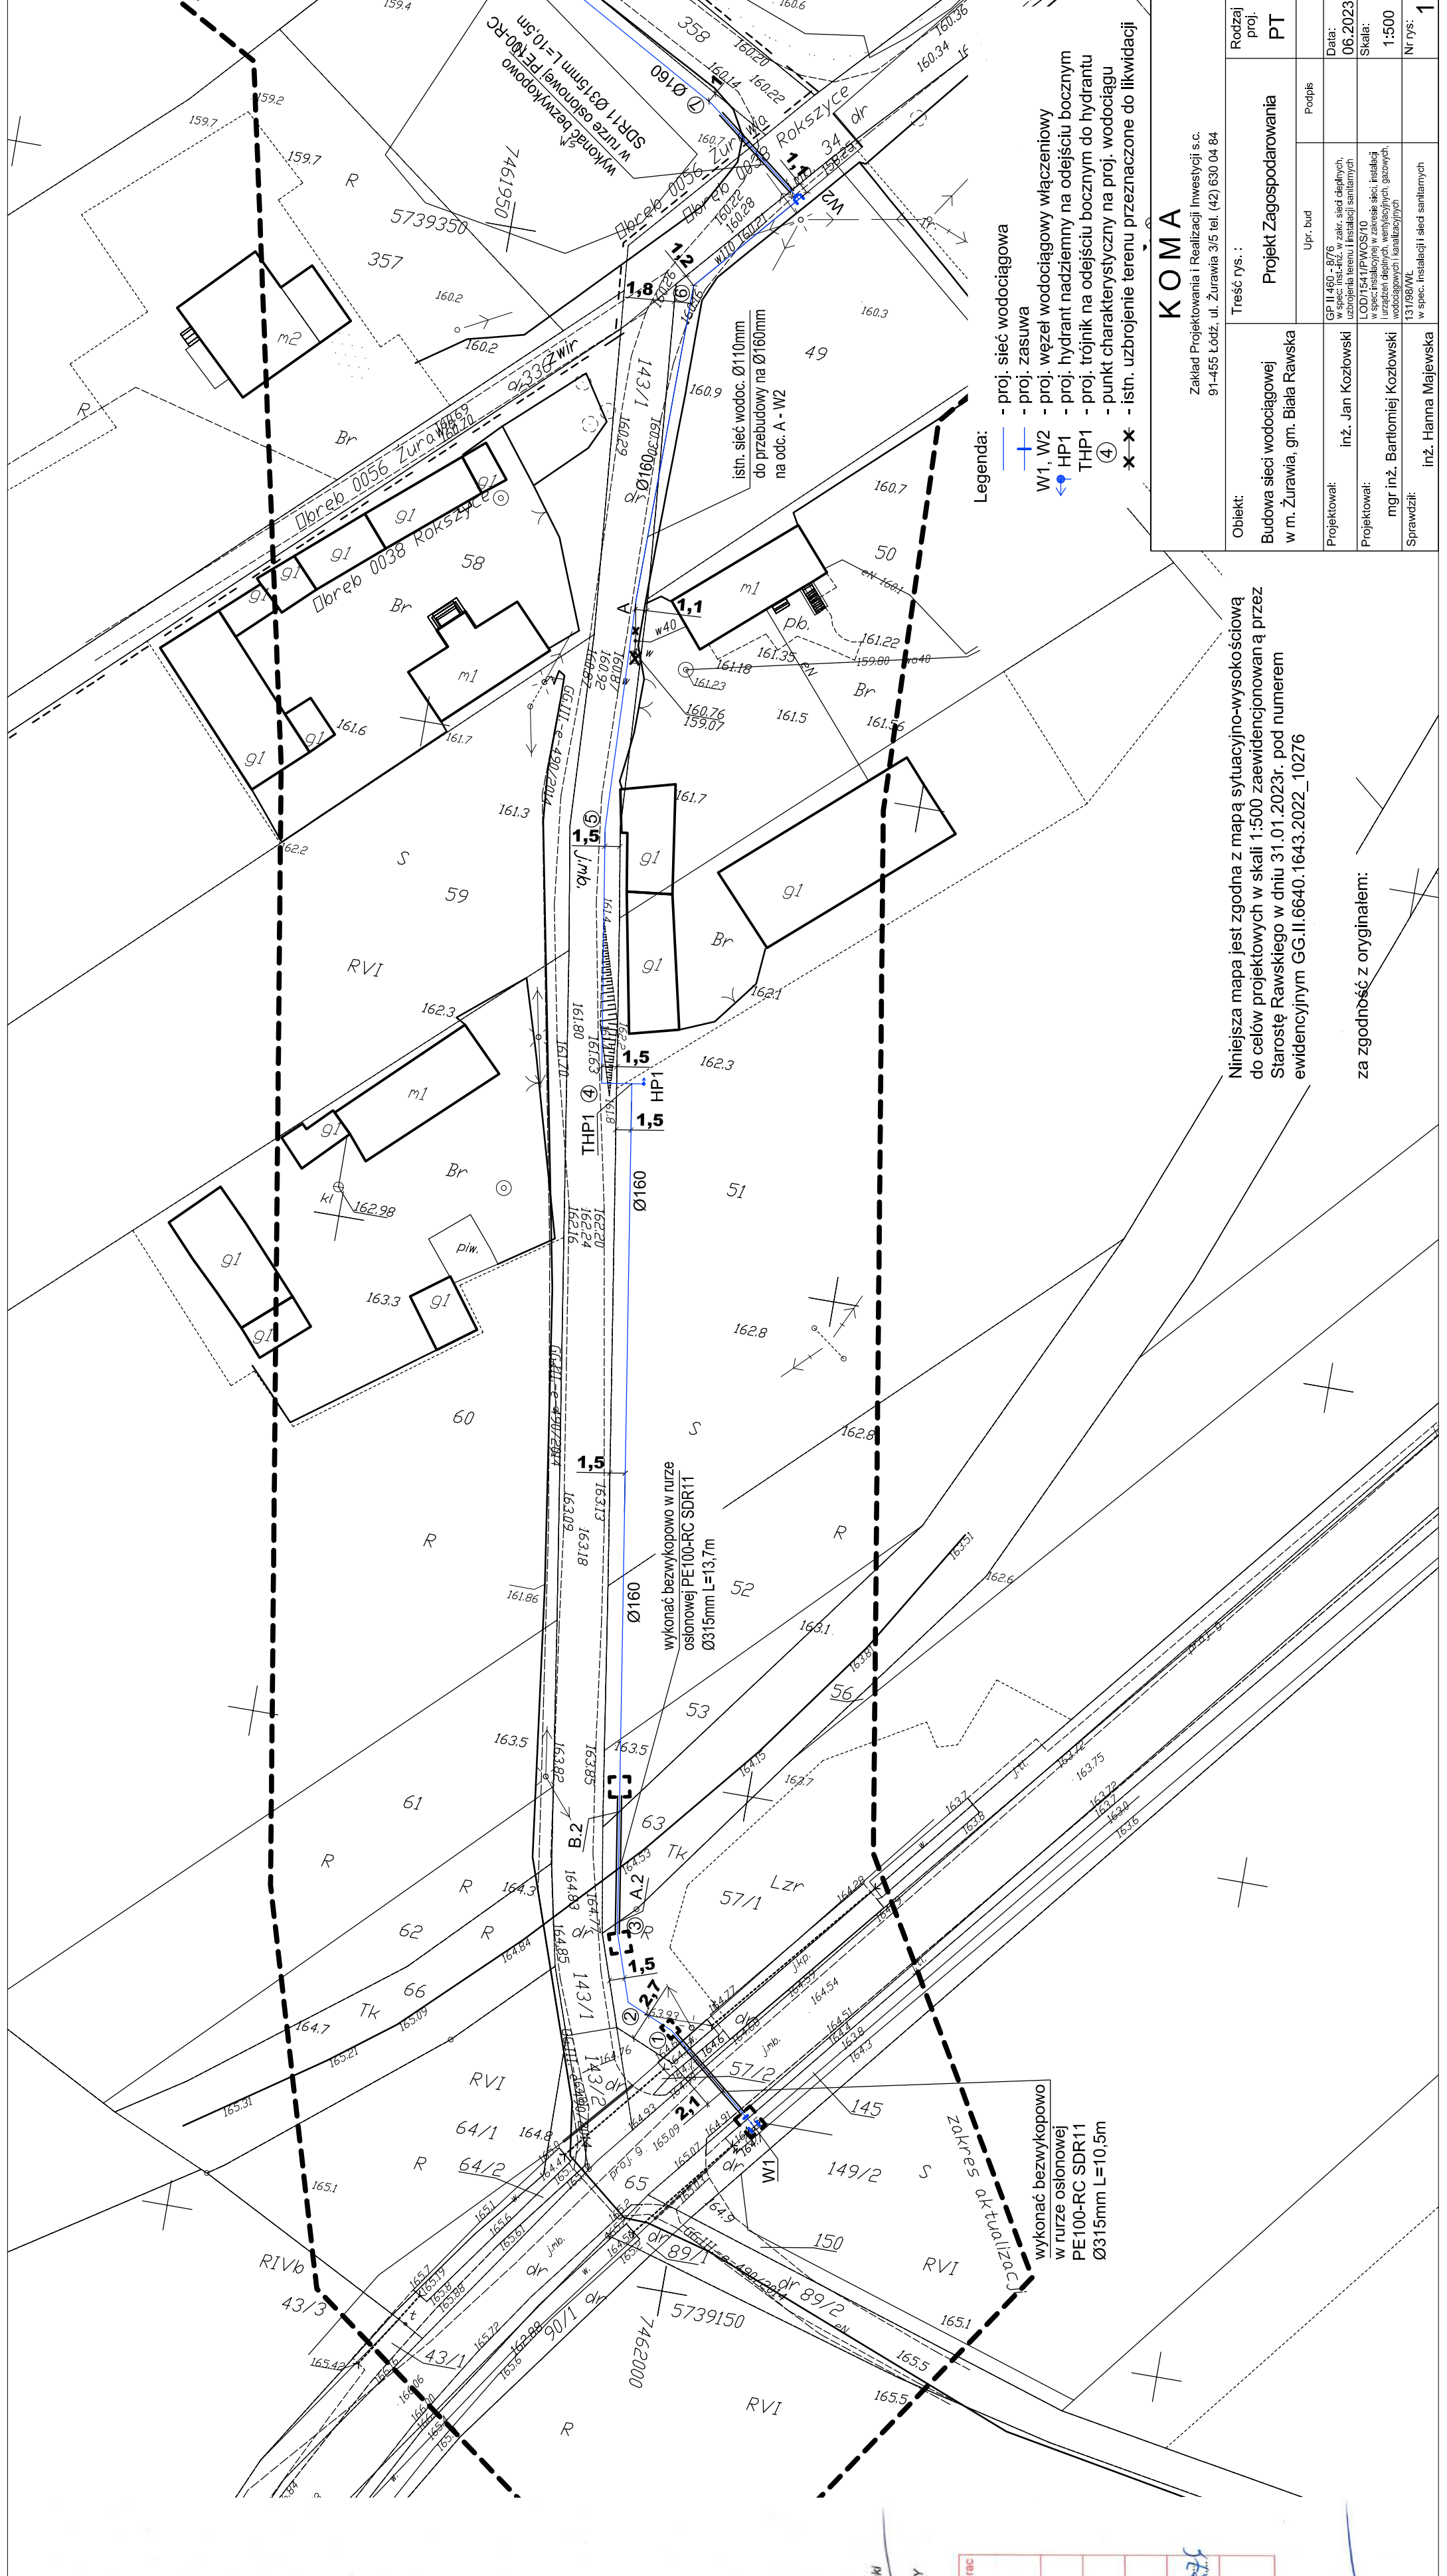

- Legenda:
- proj. sieć wodociągowa
 - proj. zasuw
 - W1, W2 - proj. węzeł wodociagowy włączeniowy
 - HP1 - proj. hydrant nadziemny na odcieciu bocznym
 - THP1 - proj. trójnik na odcieciu bocznym do hydrantu
 - ④ - punkt charakterystyczny na proj. wodociagu
 - * - istn. uzbrojenie terenu przeznaczone do likwidacji

KOMAKOMAK		Zakład Projektowania i Realizacji Inwestycji s.c. 91-455 Łódź, ul. Żurawia 3/5 tel. (42) 630 04 84	
Obiekt:	Budowa sieci wodociagowej w m. Żurawia, gm. Biała Rawska	Treść rys.:	Rodzaj proj. PT
Projektował:	inż. Jan Kozłowski	Upr. bud	Podpis
Projektował:	mgr inż. Bartłomiej Kozłowski	GP II.460 - 8/76 w spec. Inst.-462, w zakr. sied. dających, uzbrojenie terenu i instalacji sanitarnych	Data: 06.2023
Sprawdził:	inż. Hanna Majewska	LOD71541PWOST10 urządzeń dających, weryfikacji, gazowych, wodociagowych i kanalizacyjnych	Skala: 1:500
			Nr rys: 1

Niniejsza mapa jest zgodna z mapą sytuacyjno-wysokościową do celów projektowych w skali 1:500 zaewidencjonowaną a przez Starostę Rawskiego w dniu 31.01.2023r. pod numerem ewidencyjnym GG.II.6640.1643.2022_10276

za zgodność z oryginałem: