


RZECZOZNAWCA DO SPRAW ZABEZPIECZENIA
PRZECIWPOŻAROWYCH
mgr inż. Maria Białek-Miller nr upr. 165/93
Łódź, dn. 06.12.2023
Zgodność projektu z wymaganiami
ochrony przeciwpożarowej
dotyczy arch. 1-9.16

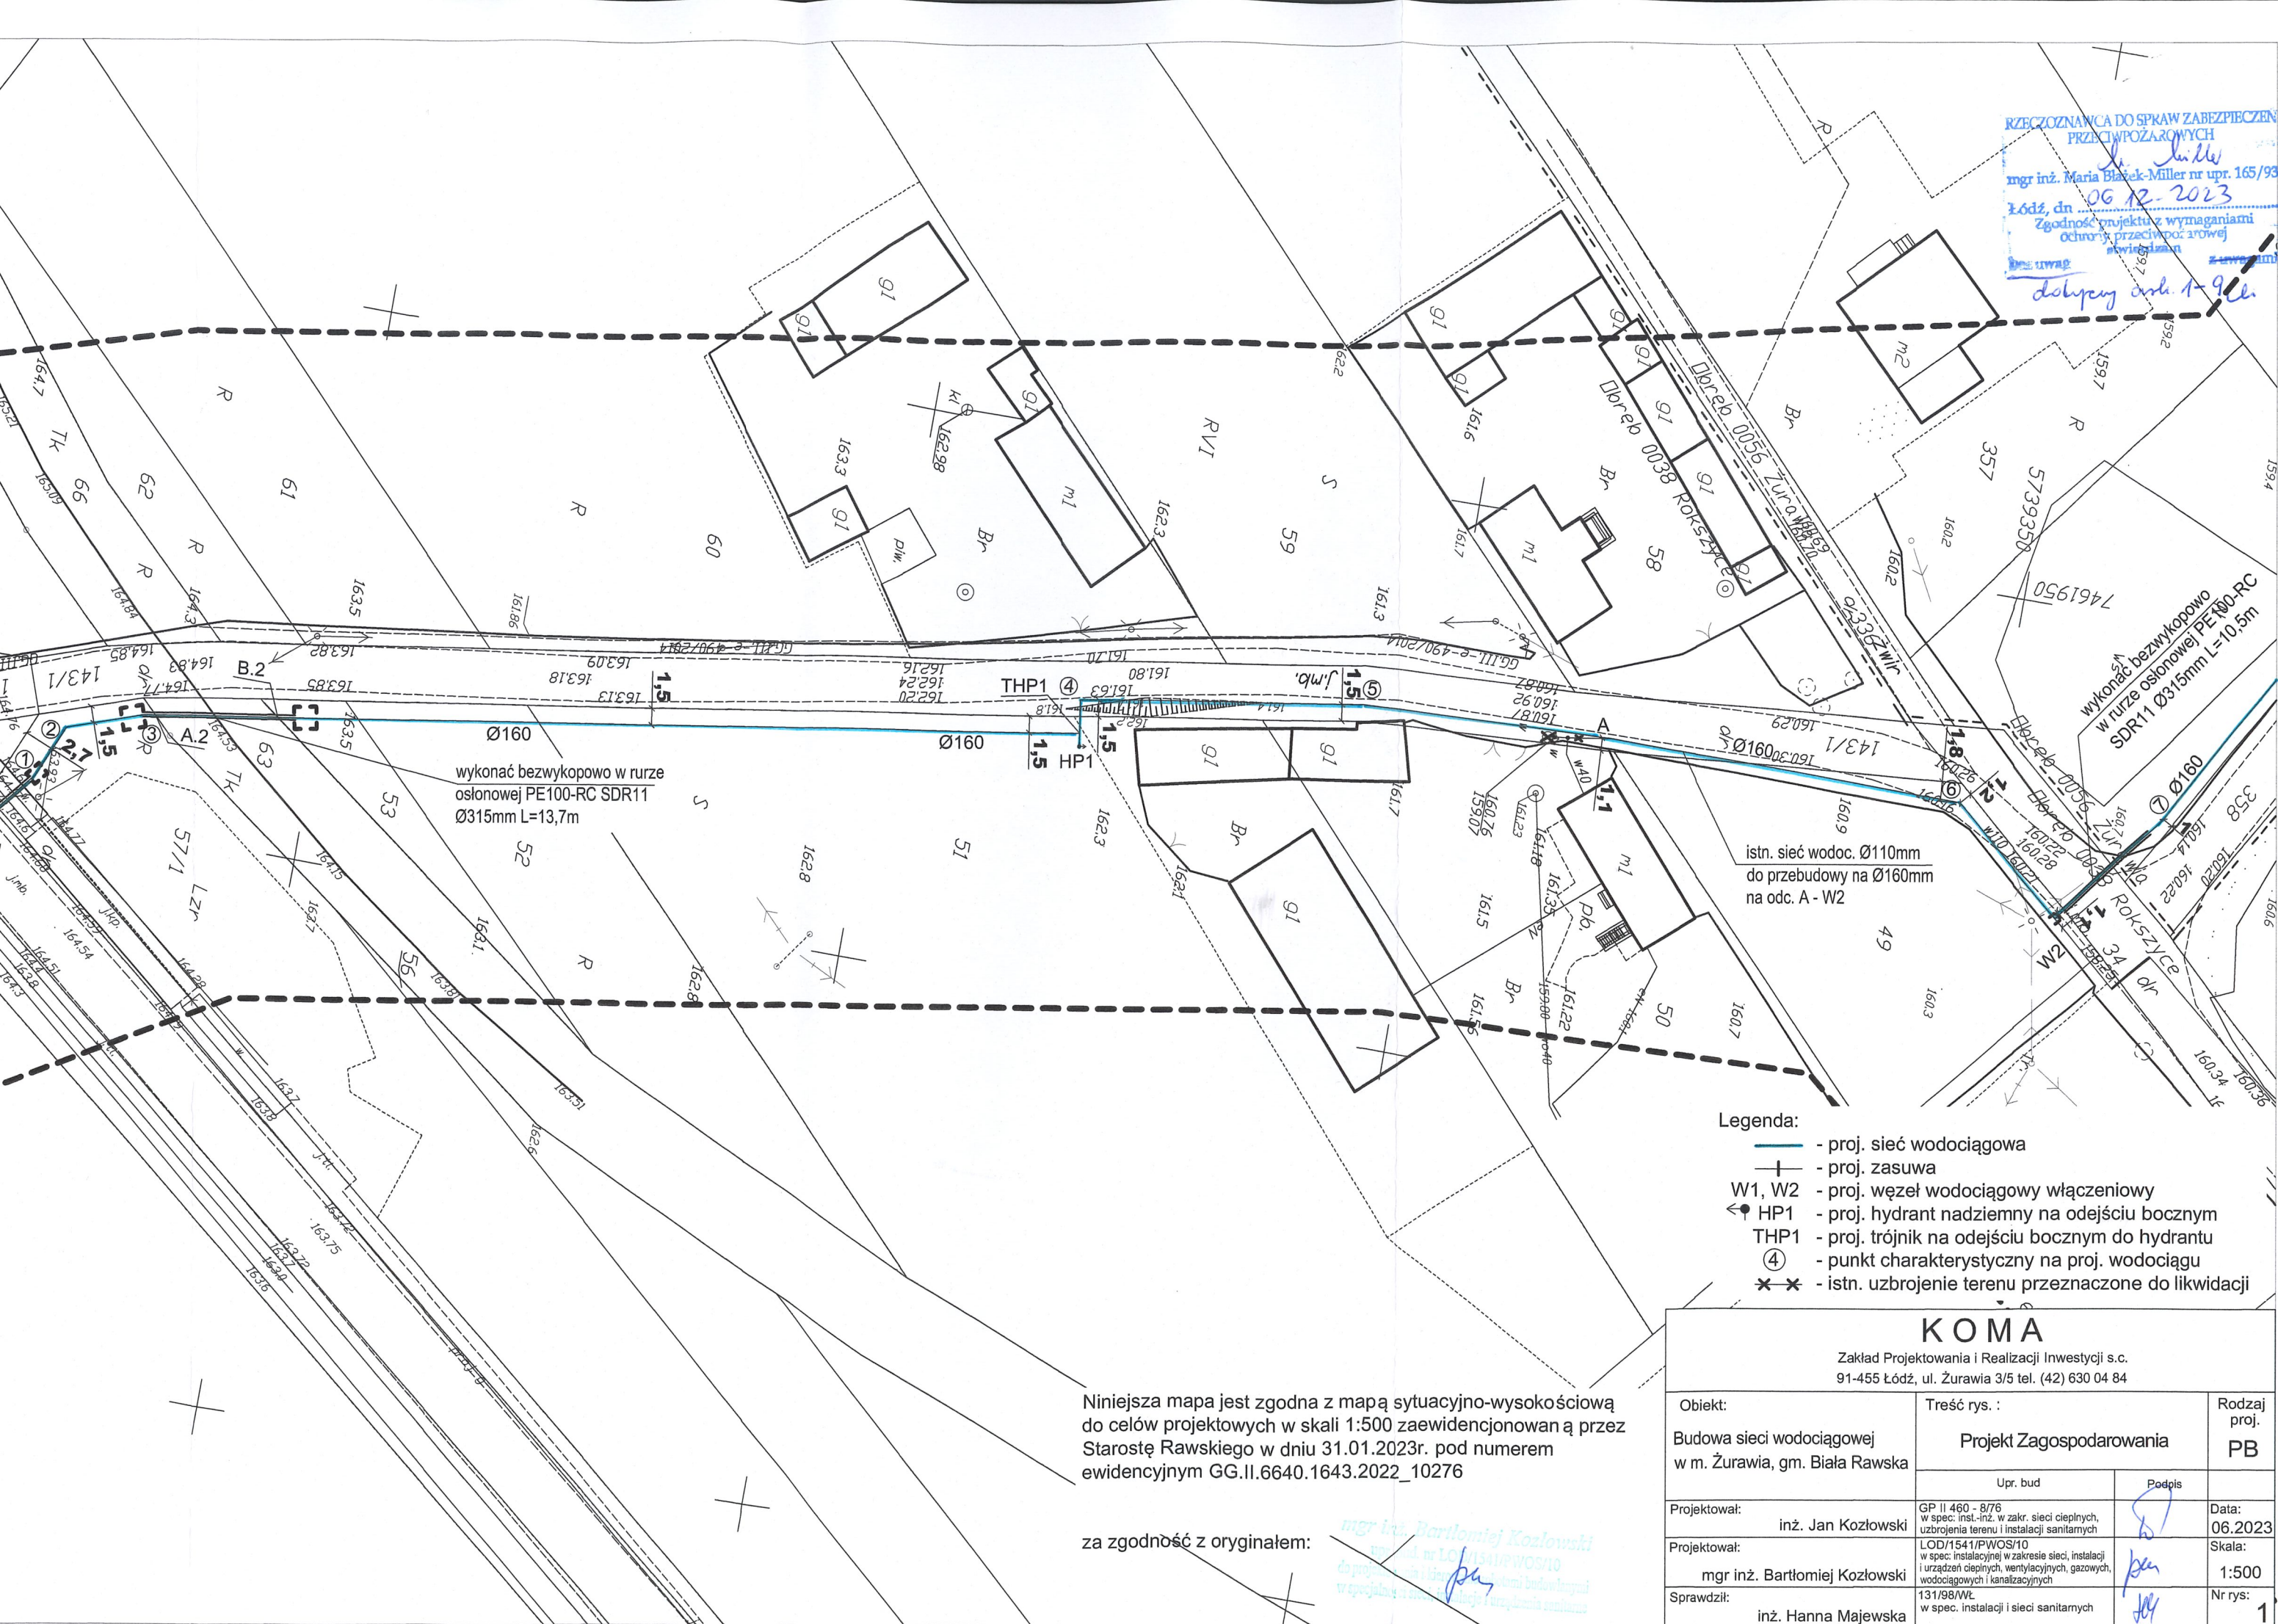

- Legenda:
- proj. sieć wodociągowa
 - proj. zasuwa
 - W1, W2 - proj. węzeł wodociagowy włączeniowy
 - HP1 - proj. hydrant nadziemny na odejściu bocznym
 - THP1 - proj. trójnik na odejściu bocznym do hydrantu
 - ④ - punkt charakterystyczny na proj. wodociągu
 - ✖ ✖ - istn. uzbrojenie terenu przeznaczone do likwidacji

Niniejsza mapa jest zgodna z mapą sytuacyjno-wysokościową do celów projektowych w skali 1:500 zaewidencjonowaną przez Starostę Rawskiego w dniu 31.01.2023r. pod numerem ewidencyjnym GG.II.6640.1643.2022_10276

za zgodność z oryginałem:

mgr inż. Bartłomiej Kozłowski
nr inż. 165/93
dotyczy arch. 1-9.16

KOM A			
Zakład Projektowania i Realizacji Inwestycji s.c. 91-455 Łódź, ul. Żurawia 3/5 tel. (42) 630 04 84			
Obiekt:	Treść rys. :		Rodzaj proj.
Budowa sieci wodociągowej w m. Żurawia, gm. Biała Rawska	Projekt Zagospodarowania		PB
	Upr. bud	Podpis	
Projektował:	inż. Jan Kozłowski	GP II 460 - B/76 w spec. inst.-inż. w zakr. sieci ciepłych, uzbrojenia terenu i instalacji sanitarnych	Data: 06.2023
Projektował:	mgr inż. Bartłomiej Kozłowski	LOD/1541/PWOS/10 w spec. instalacyjnej w zakresie sieci, instalacji i urządzeń ciepłych, wentylacyjnych, gazowych, wodociagowych i kanalizacyjnych	Skala: 1:500
Sprawdził:	inż. Hanna Majewska	131/98/WŁ w spec. instalacji i sieci sanitarnych	Nr rys: 1