

ORIENTACJA SKALA 1: 50000 Arkusz 2/5



MAPA D/C PROJEKTOWYCH W SKALI 1:500

województwo łódzkie
powiat rawski
Jedn. ewid. 101302_5 Gmina Biała Rawska
obręb 101302_5.0066 Żurawia; dz. 233, 232, 229
231/11, 299, 200, 195, 384, 434/2
nr. zgłoszenia GG.II.6640.1643.2022

arkusz nr 7.163.18.02.2.4; 7.163.16.01.2.2
7.164.16.21.4.4

istotny układ współrzędnych 2000
dokonano odniesienia EVRF_2007

Przedstawiona sytuacja jest zgodna ze stanem
faktycznym na gruncie na dzień 30.11.2022 r.

Nie wyklucza się istnienia w terenie innych
przebiegów o których brak informacji wynika
z zaszczości historycznych lub niedopełnienia
przepisów zgłoszenia do inwentaryzacji.

Granice działek w zakresie opracowania mapy pochodzą
z danych ewidencji gruntów i zostały określone z wymaganą
dokładnością pomiaru.
Służebności w zakresie opracowanej mapy nie wykonano
badanie obciążenia służebnościami gruntowymi.

Mapa niniejsza może służyć do celów projektowych

aktualizację najnowszą mapy w zakresie
opracowania oznaczonymi



96-230 Biała Rawska; Żołądów 65 A
NIP 835-141-50-73, REGON 750730491
TEL 607-437-828, 607-109-024

mgr inż. Tadeusz Kozłowski

GEODZYSTA UPRAWNIONY
NR UPR. 15799


Biała Rawska 24.01.2023 r.

Potwierdzam, że niniejszy dokument został opracowany w wyniku prac
geodezyjnych i katastralnych, których rezultaty zawiera operat
techniczny pozytywnie zweryfikowany. Jednocześnie informuję, że
jestem świadomy odpowiedzialności karnej za złożenie fałszywego
oświadczenia.

Identyfikator zgłoszenia prac geodezyjnych	GG.II.6640.1643.2022
Organ służby geodezyjnej, który otrzymał zgłoszenie	Starosta Rawski
Wykonawca prac geodezyjnych	Usługi Geodezyjne Projektowe Jacek Grad
Nr oraz data sporządzenia dokumentu zawierającego wynik pozytywnej weryfikacji	Protokół weryfikacji z dnia 31.01.2023 r. nr GG.II.6640.1643.2022_10276
Imię i nazwisko oraz nr uprawnień zawodowych kierownika prac geodezyjnych	Tadeusz Kozłowski Nr uprawnień 15799

mgr inż. Tadeusz Kozłowski

GEODZYSTA UPRAWNIONY
NR UPR. 15799

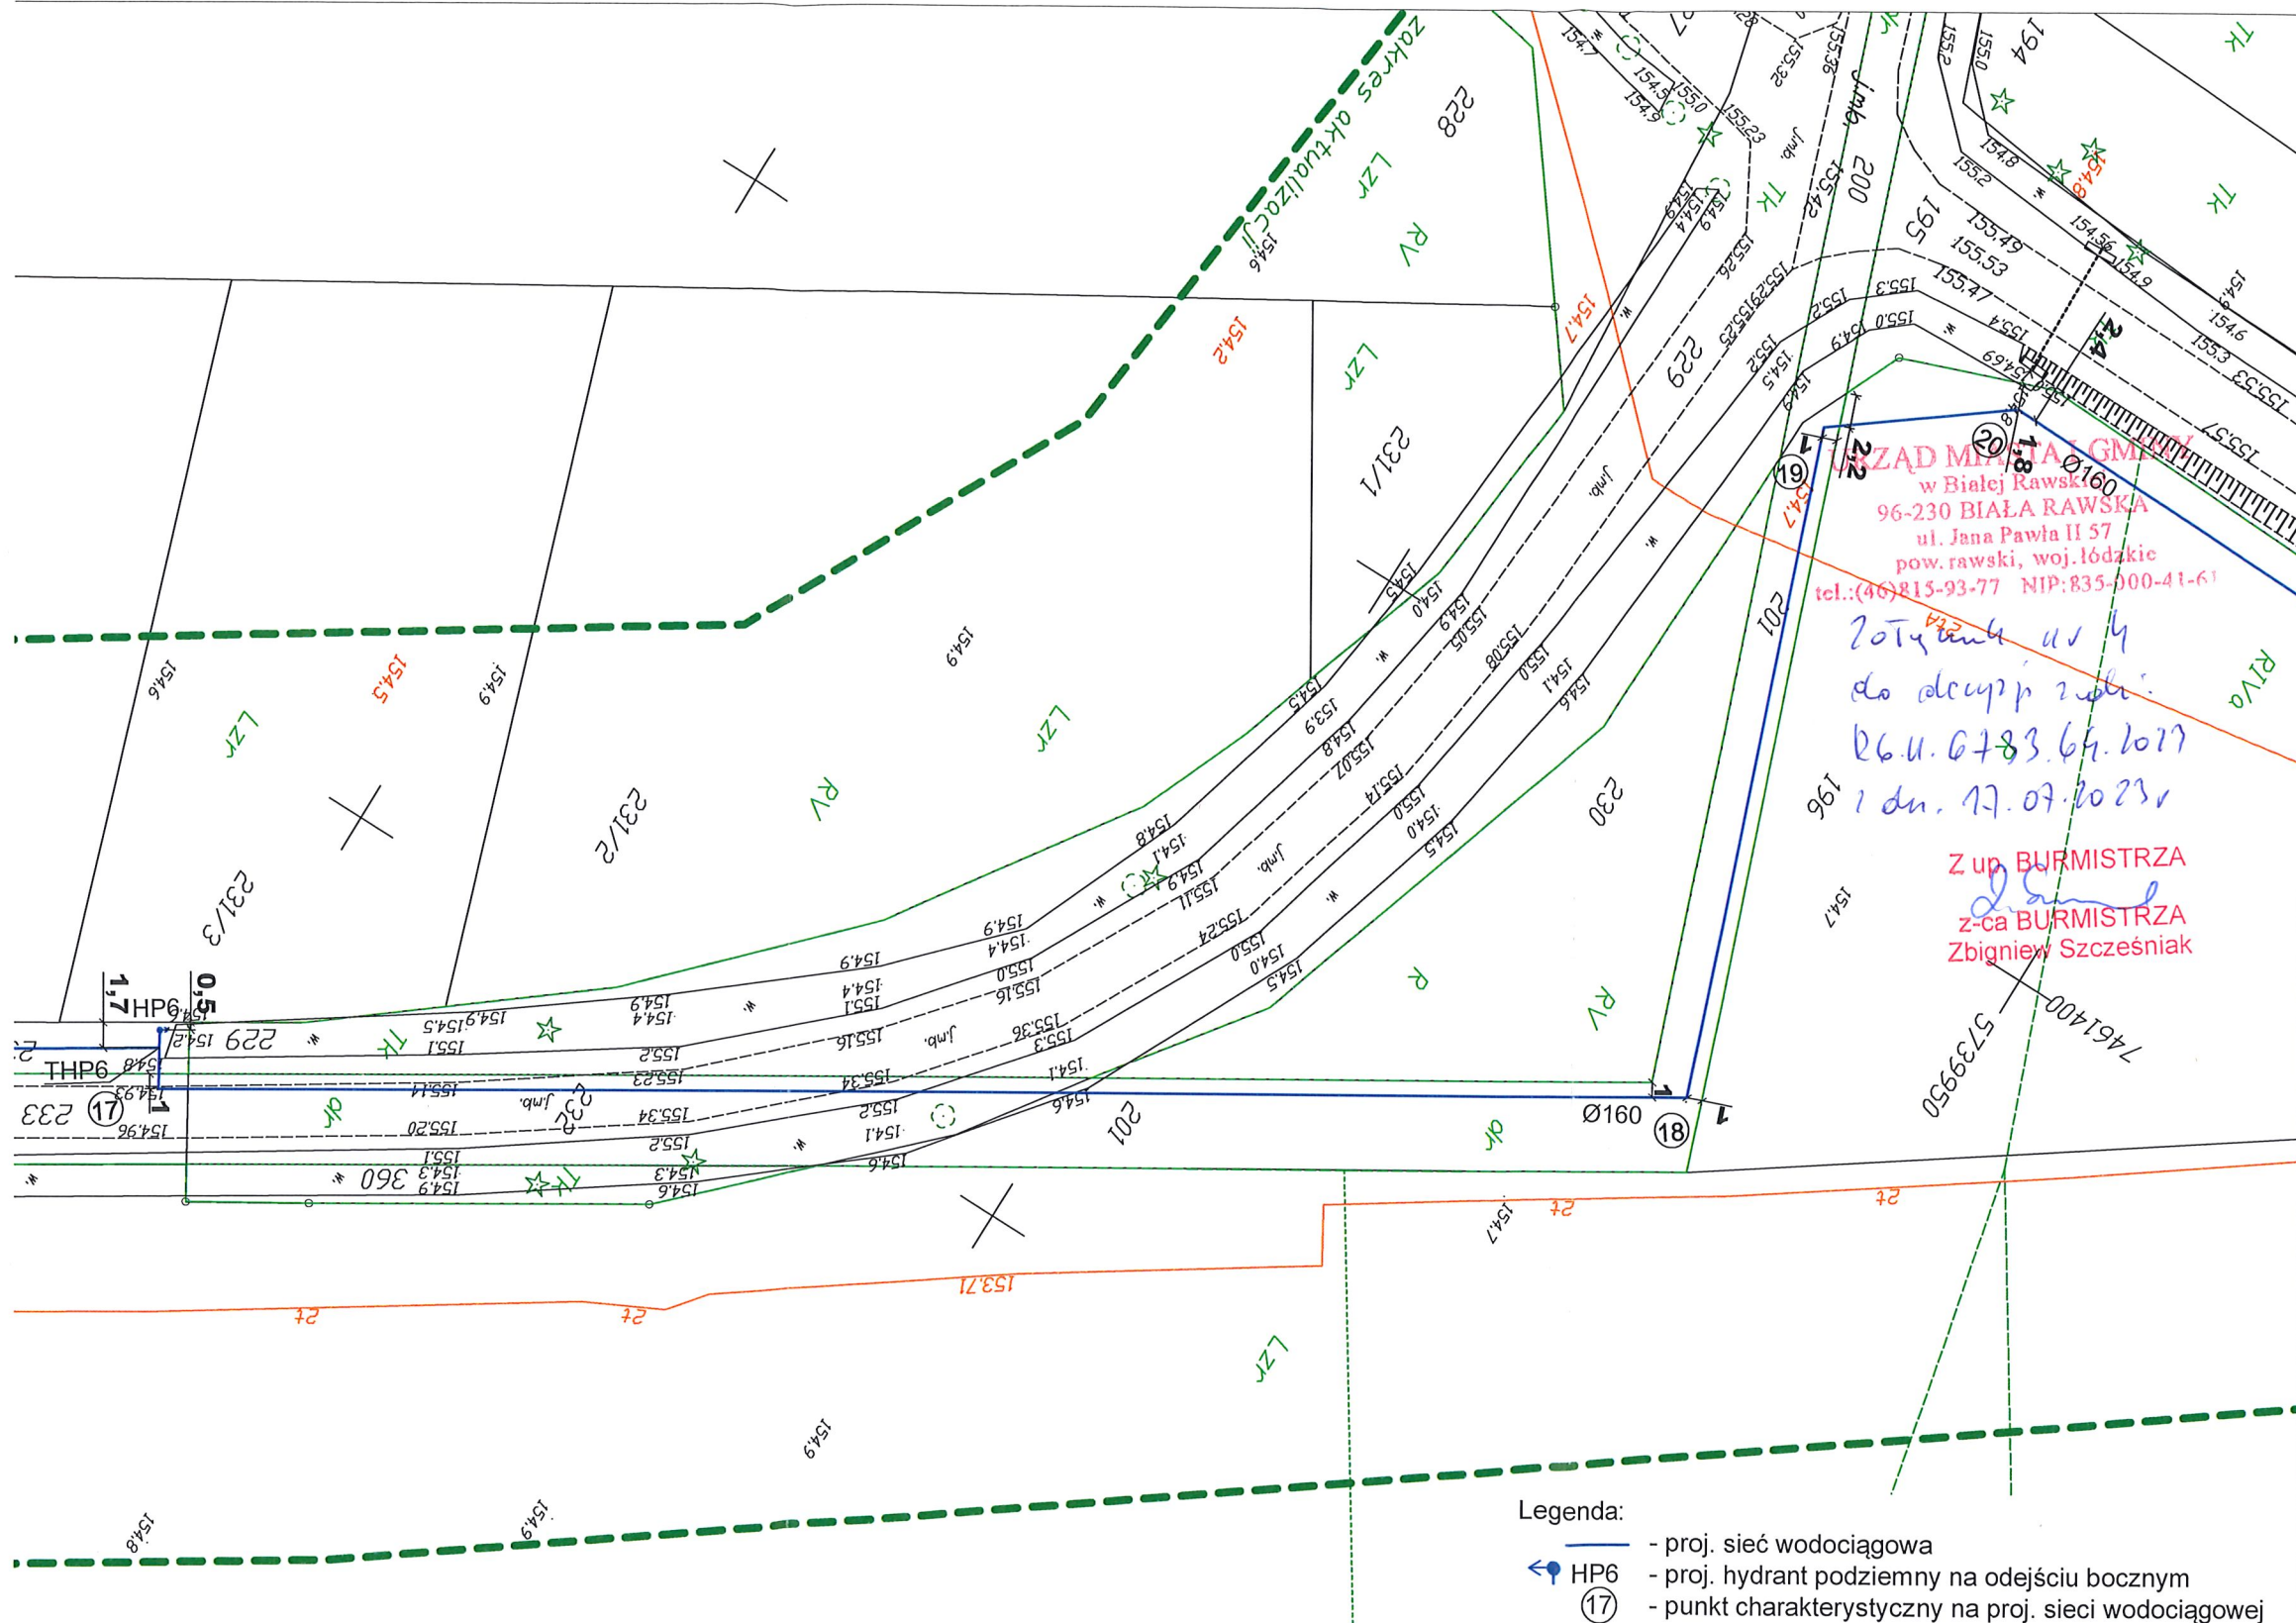

Legenda:

- proj. sieć wodociągowa
- HP6 - proj. hydrant podziemny na odejściu bocznym
- 17 - punkt charakterystyczny na proj. sieci wodociągowej

Projektowaną sieć wodociągową należy wykonać odcinkami
bezwykopowo.

Niniejsza mapa jest zgodna z mapą sytuacyjno-wysokościową
do celów projektowych w skali 1:500 zaewidencjonowaną przez
Starostę Rawskiego w dniu 31.01.2023r. pod numerem
ewidencyjnym GG.II.6640.1643.2022_10276

za zgodność z oryginałem:

mgr inż. Bartłomiej Kozłowski
upr. bud. w LOD/141/PWOS/10
do projektowania i instalacji sanitarnych
w specjalności sanitarnych i instalacyjnych

KOMA

Zakład Projektowania i Realizacji Inwestycji s.c.
91-455 Łódź, ul. Żurawia 3/5 tel. (42) 630 04 84

Objekt:	Treść rys. :	Rodzaj proj.
Budowa sieci wodociągowej w m. Żurawia, gm. Biała Rawska	Projekt Zagospodarowania	PB
	Upr. bud	Podpis
Projektował:	GP II 460 - 8/76 w spec. inst.-inż. w zakr. sieć ciepłych, uzbrojenia terenu i instalacji sanitarnych	Data: 06.2023
Projektował:	LOD/1541/PWOS/10 w spec. instalacyjnej w zakresie sieć, instalacji i urządzeń ciepłych, wentylacyjnych, gazowych, wodociagowych i kanalizacyjnych	Skala: 1:500
Sprawił:	131/98/VVL w spec. instalacji i sieci sanitarnych	Nr rys: 4