

ORIENTACJA SKALA 1: 50000 Arkusz 2/5



MAPA D/C PROJEKTOWYCH W SKALI 1:500

województwo łódzkie
powiat rawski
jedn. ewid. 101302_5 Gmina Biała Rawska
obręb 101302_5.0066 Żurawia; dz. 233, 232, 229
231/11, 299, 200, 195, 384, 434/2
nr. zgłoszenia GG.II.6640.1643.2022

arkusz nr 7.163.16.02.2.4, 7.163.16.01.2.2
7.164.16.21.4.4

państwowy układ współrzędnych 2000
potwierdzenie EVRF_2007

Przedstawiona sytuacja jest zgodna ze stanem
faktycznym na gruncie na dzień 30.11.2022 r.

Nie wykazuje się istnienia w terenie innych
przebiegów o których brak informacji wynika
z zasobów historycznych lub niedoprecyzowanie
przebiegów zgłoszenia do inwentaryzacji.

Granice działek w zakresie opracowania mapy pochodzą
z danych ewidencji gruntów i zostały określone z wymaganą
dokładnością pomiaru.
Służebności w zakresie opracowanej mapy nie wykonano
bądź obciążone służebnościami gruntowymi.

Mapa niniejsza może służyć
do celów projektowych

aktualizację najnowszą mapy w zakresie
opracowania oznaczonym wykresem



96-230 Biała Rawska; Żołądów 65 A
NIP 835-141-50-73, REGON 750730491
TEL 607-437-628, 607-109-024

mgr inż. Tadeusz Kozłowski

Biała Rawska 24.01.2023 r.


GEODETA UPRAWNIONY
NR UPR. 15799

Potwierdzam, że niniejszy dokument został opracowany w wyniku prac
geodezyjnych i katastralnych, których rezultaty zawiera operat
techniczny pozytywnie zweryfikowany. Jednocześnie informuję, że
jestem świadomy odpowiedzialności karnej za złożenie fałszywego
oświadczenia.

Identyfikator zgłoszenia prac geodezyjnych	GG.II.6640.1643.2022
Organ służby geodezyjnej, który otrzymał zgłoszenie	Starosta Rawski
Wykonawca prac geodezyjnych	Usługi Geodezyjne Projektowe Jacek Grad
Miejsce i data sporządzenia dokumentu zawierającego wynik pozytywnej weryfikacji	Protokół weryfikacji z dnia nr GG.II.6640.1643.2022, 11.01.2023
Imię i nazwisko oraz nr uprawnień zawodowych kierownika prac geodezyjnych	Tadeusz Kozłowski/ Nr uprawnień 15799

mgr inż. Tadeusz Kozłowski

GEODETA UPRAWNIONY
NR UPR. 15799

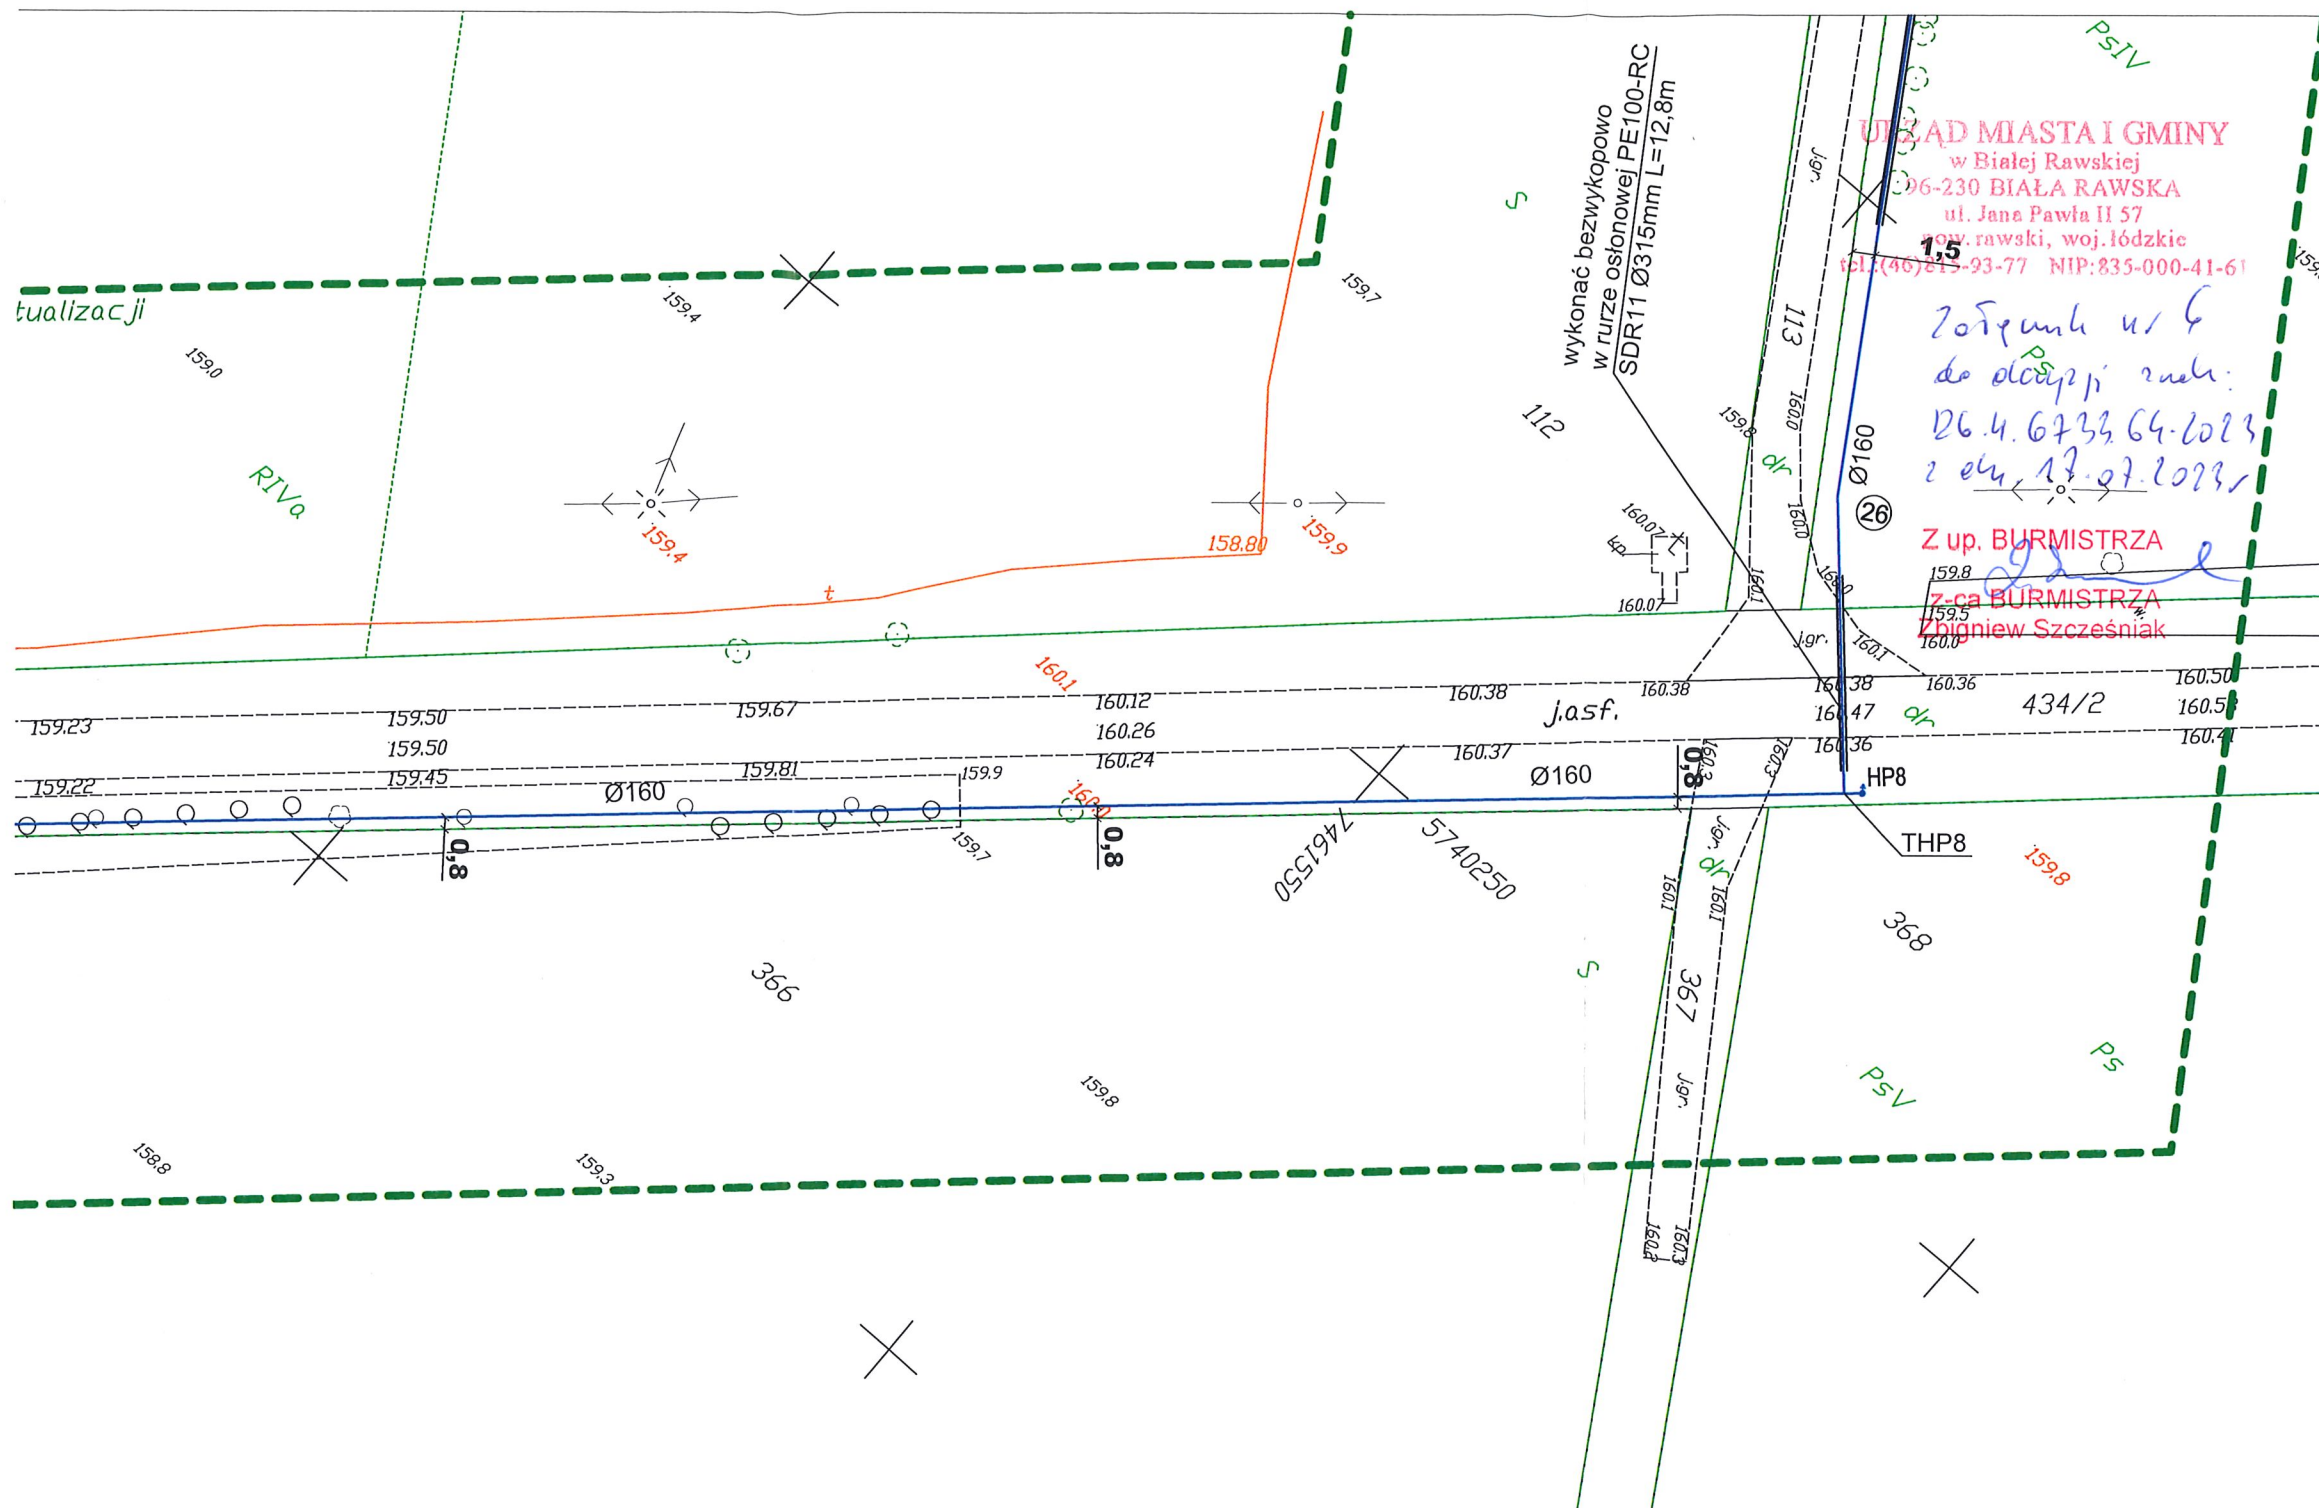

Legenda:

- proj. sieć wodociągowa
- HP8 - proj. hydrant podziemny na odejściu bocznym
- 26 - punkt charakterystyczny na proj. sieci wodociągowej

Projektowaną sieć wodociągową należy wykonać odcinkami
bezwykopowo.

Niniejsza mapa jest zgodna z mapą sytuacyjno-wysokościową
do celów projektowych w skali 1:500 zaewidencjonowaną przez
Starostę Rawskiego w dniu 31.01.2023r. pod numerem
ewidencyjnym GG.II.6640.1643.2022_10276

za zgodność z oryginałem:

mgr inż. Bartłomiej Kozłowski
upr. bud. nr 1001/1341/PWOS10
do projektowania i kierowania robotami budowlanymi
w specjalności sieci i instalacji sanitarnych

KOMA

Zakład Projektowania i Realizacji Inwestycji s.c.
91-455 Łódź, ul. Żurawia 3/5 tel. (42) 630 04 84

Objekt:	Treść rys. :		Rodzaj proj.
Budowa sieci wodociągowej w m. Żurawia, gm. Biała Rawska	Projekt Zagospodarowania		PB
	Upr. bud	Podpis	
Projektował: inż. Jan Kozłowski	GP II 460 - 8/76 w spec. inst.-inż. w zakr. sieci ciepłych, uzbrojenia terenu i instalacji sanitarnych		Data: 06.2023
Projektował: mgr inż. Bartłomiej Kozłowski	LOD/1541/PWOS/10 w spec. instalacyjnej w zakresie sieć, instalacji i urządzeń ciepłych, wentylacyjnych, gazowych, wodociagowych i kanalizacyjnych		Skala: 1:500
Sprawdził: inż. Hanna Majewska	131/98/WŁ. w spec. instalacji i sieci sanitarnych		Nr rys: 6