


REFERENT
w Wydziale Dróg
inż. *Michał Prokopek*

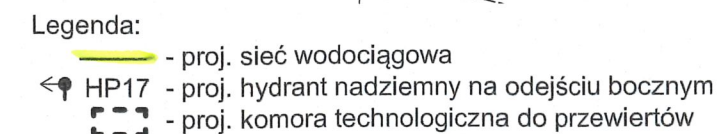

mgr inż. Bartłomiej Kozłowski
upr. bud. nr LOD/154/PWOS/10
do projektowania i kierowania robotami budowlаныmi
w specjalności sieci kanalizacyjnych i urządzeń sanitarnych

42

K O M A Zakład Projektowania i Realizacji Inwestycji s.c. 91-455 Łódź, ul. Żurawia 3/5 tel. (42) 630 04 84			
Opis: Budowa sieci wodociągowej w m. Żurawia, gm. Biała Rawska	Treść rys. : Projekt Zagospodarowania DW NR 425		Rodzaj proj. PB
	Upr. bud	Podpis	
Projektował: inż. Jan Kozłowski	GP II 460 - 8/76 w spec. inst.-inż. w zakr. sieci ciepłych, uzbrojenia terenu i instalacji sanitarnych		Data: 06.2023
Projektował: mgr inż. Bartłomiej Kozłowski	LOD/1541/PWOS/10 w spec. instalacyjnej w zakresie sieci, instalacji i urządzeń ciepłych, wentylacyjnych, gazowych, wodociągowych i kanalizacyjnych		Skala: 1:500
Sprawdził: inż. Hanna Majewska	131/98/Wt w spec. instalacji i sieci sanitarnych		Nr rys: 2