

wyposażenie: kłódki
paneli rawski
jedn. wyd. 101502_5 Biała Rawskie
cichej 101502_5 0555 Żurawia
okr. 125 137 138 139/1 141 142 143 144 151 152 153 154
Inia kolejowa 4 - Gmieszk Mazowiecki - Zawieszenie
km 38 600 39 500
dr. zgłoszenia KNIWAg2a 6321 77 2020

złoty nr 7 164.16.21.2.4, 7.164.16.21.4.2
państwowy układ współrzędnych 2000, strefa VI
poziom odniesienia Krasnodar 86

Przedstawiona sytuacja jest zgodna ze stanem faktycznym na gruncie na dzień 10.03.2023 r.
(ile wynikało się z badania w terenie innych powierzchni o których brak informacji wynika z pozostałości historycznych lub niedopatrzenia przepisów obowiązujących do momentu zapisu)

IV zakresie opracowanie granice obciążenia wprowadzono na podstawie wstępnego punktu. Świadczenia - w zakresie opracowywania mapy nie wykonano badania obciążenia świadczeń grupowymi.

zbiór danych dotyczący mapy w zakresie
opracowania oznaczonym XXXXXX wykonanej



Sp. z o.o. z siedzibą w Warszawie 00-230 Al. J. Reja 155A
NIP 525-141-50-73, REGON 750730497
TEL 507-109-024

Łódź, 16.03.2023 r.

USŁUGI GEODEZYJNO - PROJEKTOWE

Vacant Grad
Zofimbar 65A 95-230 Bala Ramtha
tel. 507 189 024, 607 437 829
REG 750730481, NIP 835-141-50-23

[illegible]

2023-04-05

NAJCELNIK
Kodeksi i Rozporządzeń Prawnych
Anna Sulek (1)

Niniejsza mapa jest zgodna z mapą sytuacyjno-wysokościową do celów projektowych w skali 1:500 zaewidencjonowaną przez Polskie Koleje Państwowe S.A. Oddział Gospodarowania Nieruchomościami w Warszawie Wydział Geodezji Kolejowy Ośrodek Dokumentacji Geodezyjnej i Kartograficznej w dniu 05.04.2023r. pod numerem ewidencyjnym 6321.77.23

za zgodność z oryginałem:

mgr inż. Bartłomiej Kozłowski
upa bud. 1 LOT/LS41/PWOS/10
do projektowania i nadzoru nad budowlanymi
w szczególności sił, instalacje i urządzenia szklarne

mgr. inż. Tekleusz J. Słowinski
GEOD. UPR. WNIOSY
Nr. 15799
05-106 Legnica, ul. Trautskowa 247
tel. 305 031 676

Polskie Koleje Państwowe S.A.
Oddział Gospodarowania Nieruchomościami
w Warszawie
Wydział Geodezji i Regulacji
Stawów Prawnych
03-743 Warszawa, ul. Kijewska 19
Linia: st. Biała Rawska
Woj.: Łódzkie
Gmina: Biała Rawska
Skala 1 : 500 : 1:1000 Sekcja: murawie
Stalego
Użytkownika przewodniczącego rozwołu
trasę sieci
wodociągowej
A.1 do B.4
na odcinku od do
wykreslono do realizacji w Wydziale Geodezji
Przed rozpoczęciem robót należy wyznaczyć do geodezji
geodezyjnej o wyznaczeniu trasy przewodu w terenie.

Warszawa, dnia.....**2023-09-28**

Polskie Koleje Państwowe S.A.
Oddział Gospodarowania
Nieruchomościami w Warszawie
Wydział Geodezji i Regulacji
Miejscowości Prawnych


UZGADNIANIE DOKUMENTACJI
PROJEKTOWEJ SIĘCI UZBROJENIA TERENU PKP S.A.
03-743 Warszawa, ul. Kijowska 14

Załącznik do opinii

KZLID nr **255/2023**

Legenda:

odc. (A.1) (B.1) - proj. sieć wodociągowa na terenie kolejowym zamkniętym
 A.1 - punkt charakterystyczny na proj. sieci wodociągowej
 — granice działek
 - - - - - granica terenu kolejowego zamkniętego

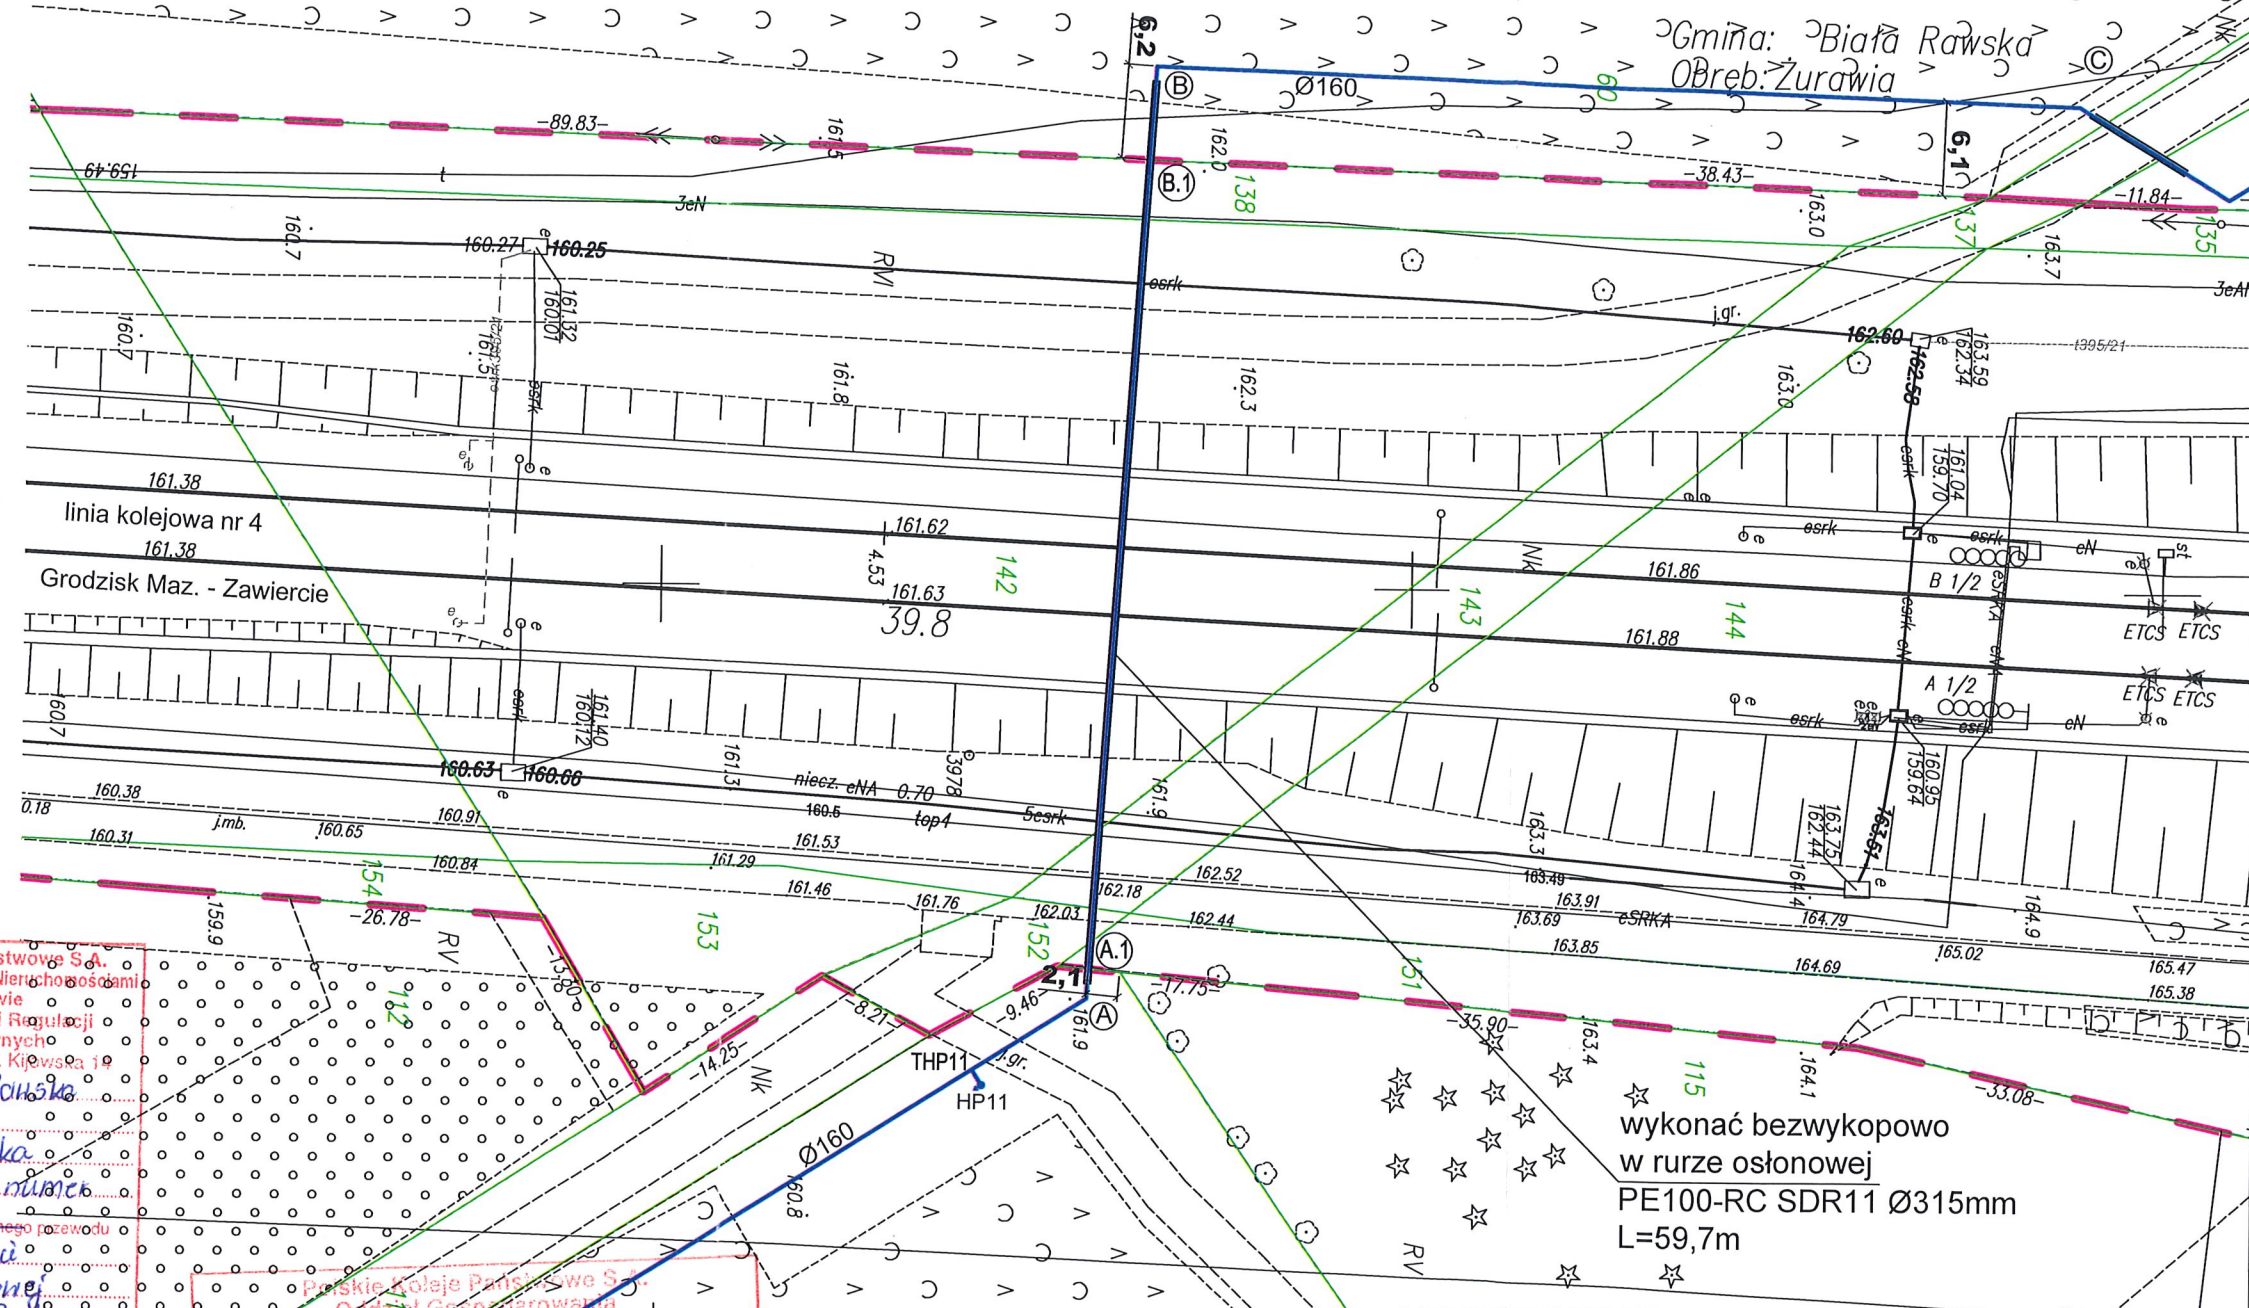

wykonać bezwykopowo
w rurze osłonowej
PE100-RC SDR11 Ø315mm
L=59,7m

K O M A

Zakład Projektowania i Realizacji Inwestycji s.c.
91-455 Łódź, ul. Żurawia 3/5 tel. (42) 630 04 84

Obiekt: Budowa sieci wodociągowej w m. Żurawia, gm. Biała Rawska	Treść rys. : Projekt Zagospodarowania (odc. A.1-B.1 - sieć wodoc. w działkach nr 138, 142, 143, 151, 152 obr. Żurawia (teren kolejowy zamknięty) Upr. bud Podpis Rodzaj proj PB
Projektował: inż. Jan Kozłowski	GP II 460 - 8/76 w spec. inst.-inż. w zakr. sieci ciepłych, uzbrojenia terenu i instalacji sanitarnych Data: 06.2023
Projektował: mgr inż. Bartłomiej Kozłowski	LOD/1541/PWOS/10 w spec. instalacyjnej w zakresie sieci, instalacji i urządzeń ciepłych, wentylacyjnych, gazowych, wodociągowych i kanalizacyjnych 131/9r/WŁ w spec. instalacji i sieci sanitarnych Skala: -
Sprawdził: inż. Hanna Majewska	Nr rys: 1