


RZUT PARTERU - PROJEKT

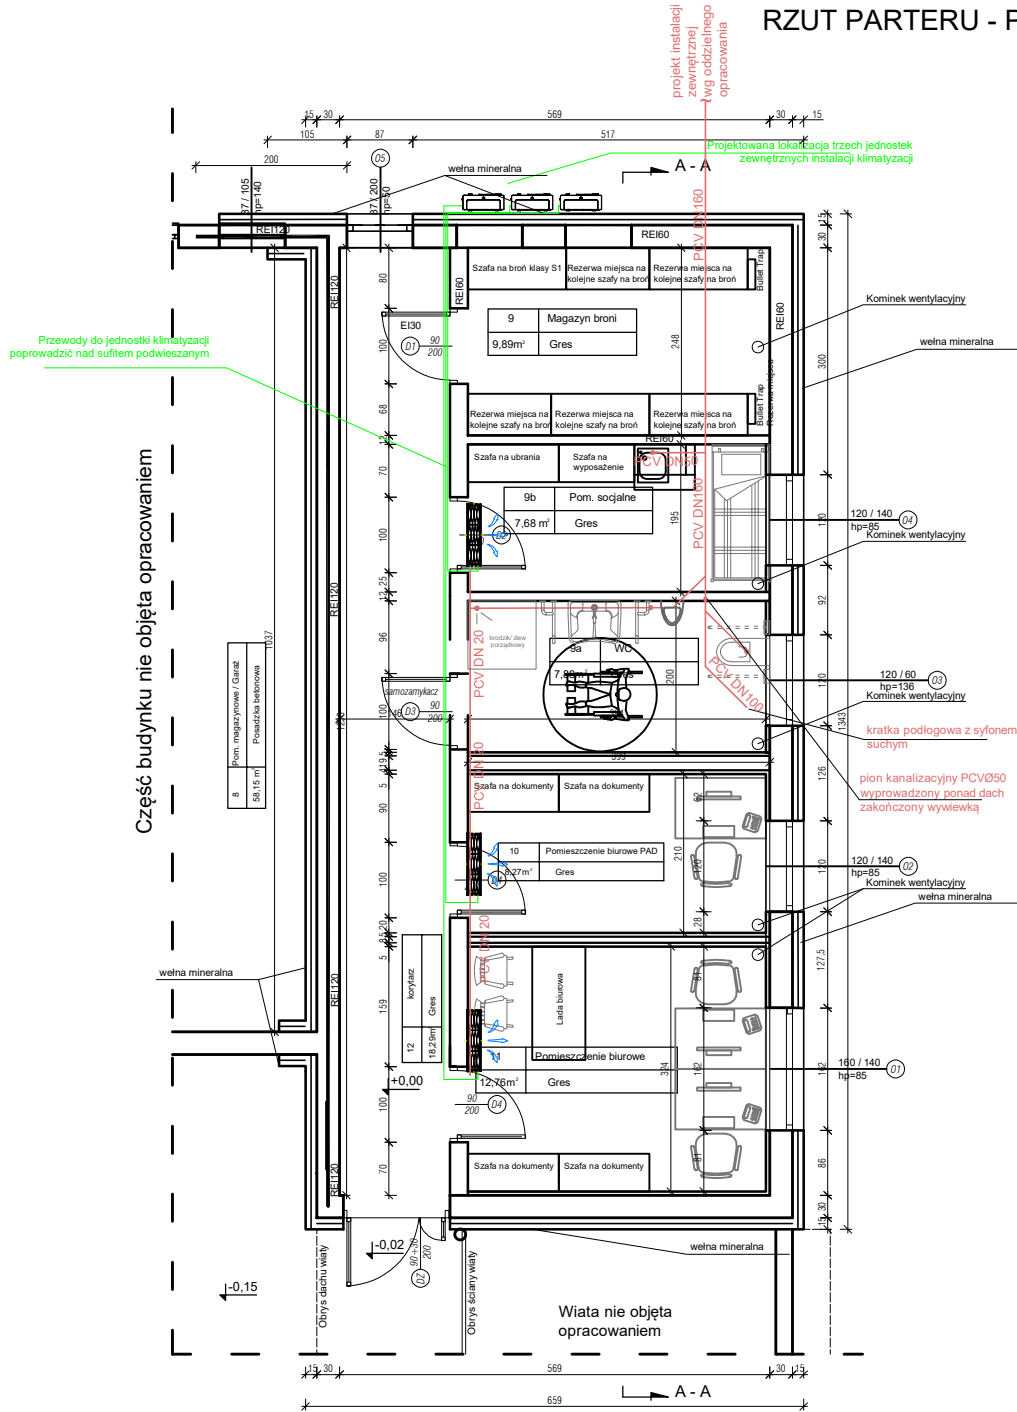

Przewody instalacji klimatyzacji miedziane fi 6,35/9,52

TEMAT	PRZEBUDOWA I ZMIANA SPOSOBU UŻYTKOWANA BUDYNKU MAGAZYNOWEGO Z CZĘŚCIĄ SOCJALNĄ NA BUDYNEK MAGAZYNOWO-BIUROWY Z CZĘŚCIĄ SOCJALNĄ		
LOKALIZACJA	Gostynin ul. Bierzewicka 55, 09-500 Gostynin, dz nr. 9121		
INWESTOR	Nadleśnictwo Gostynin Gostynin ul. Bierzewicka 55, 09-500 Gostynin		
STADIUM	PROJEKT TECHNICZNY		
BRANŻA	SANITARNA		
RYSUNEK	rzut poziomy - instalacja klimatyzacji		
PROJEKTANT	mgr inż. Łukasz Konopka	UPR.NR OPL/2163/PBS/23	PODPIS
DATA: 18.06.2026		SKALA: 1:100	RYS. NR 2