


RZUT II PIĘTRA

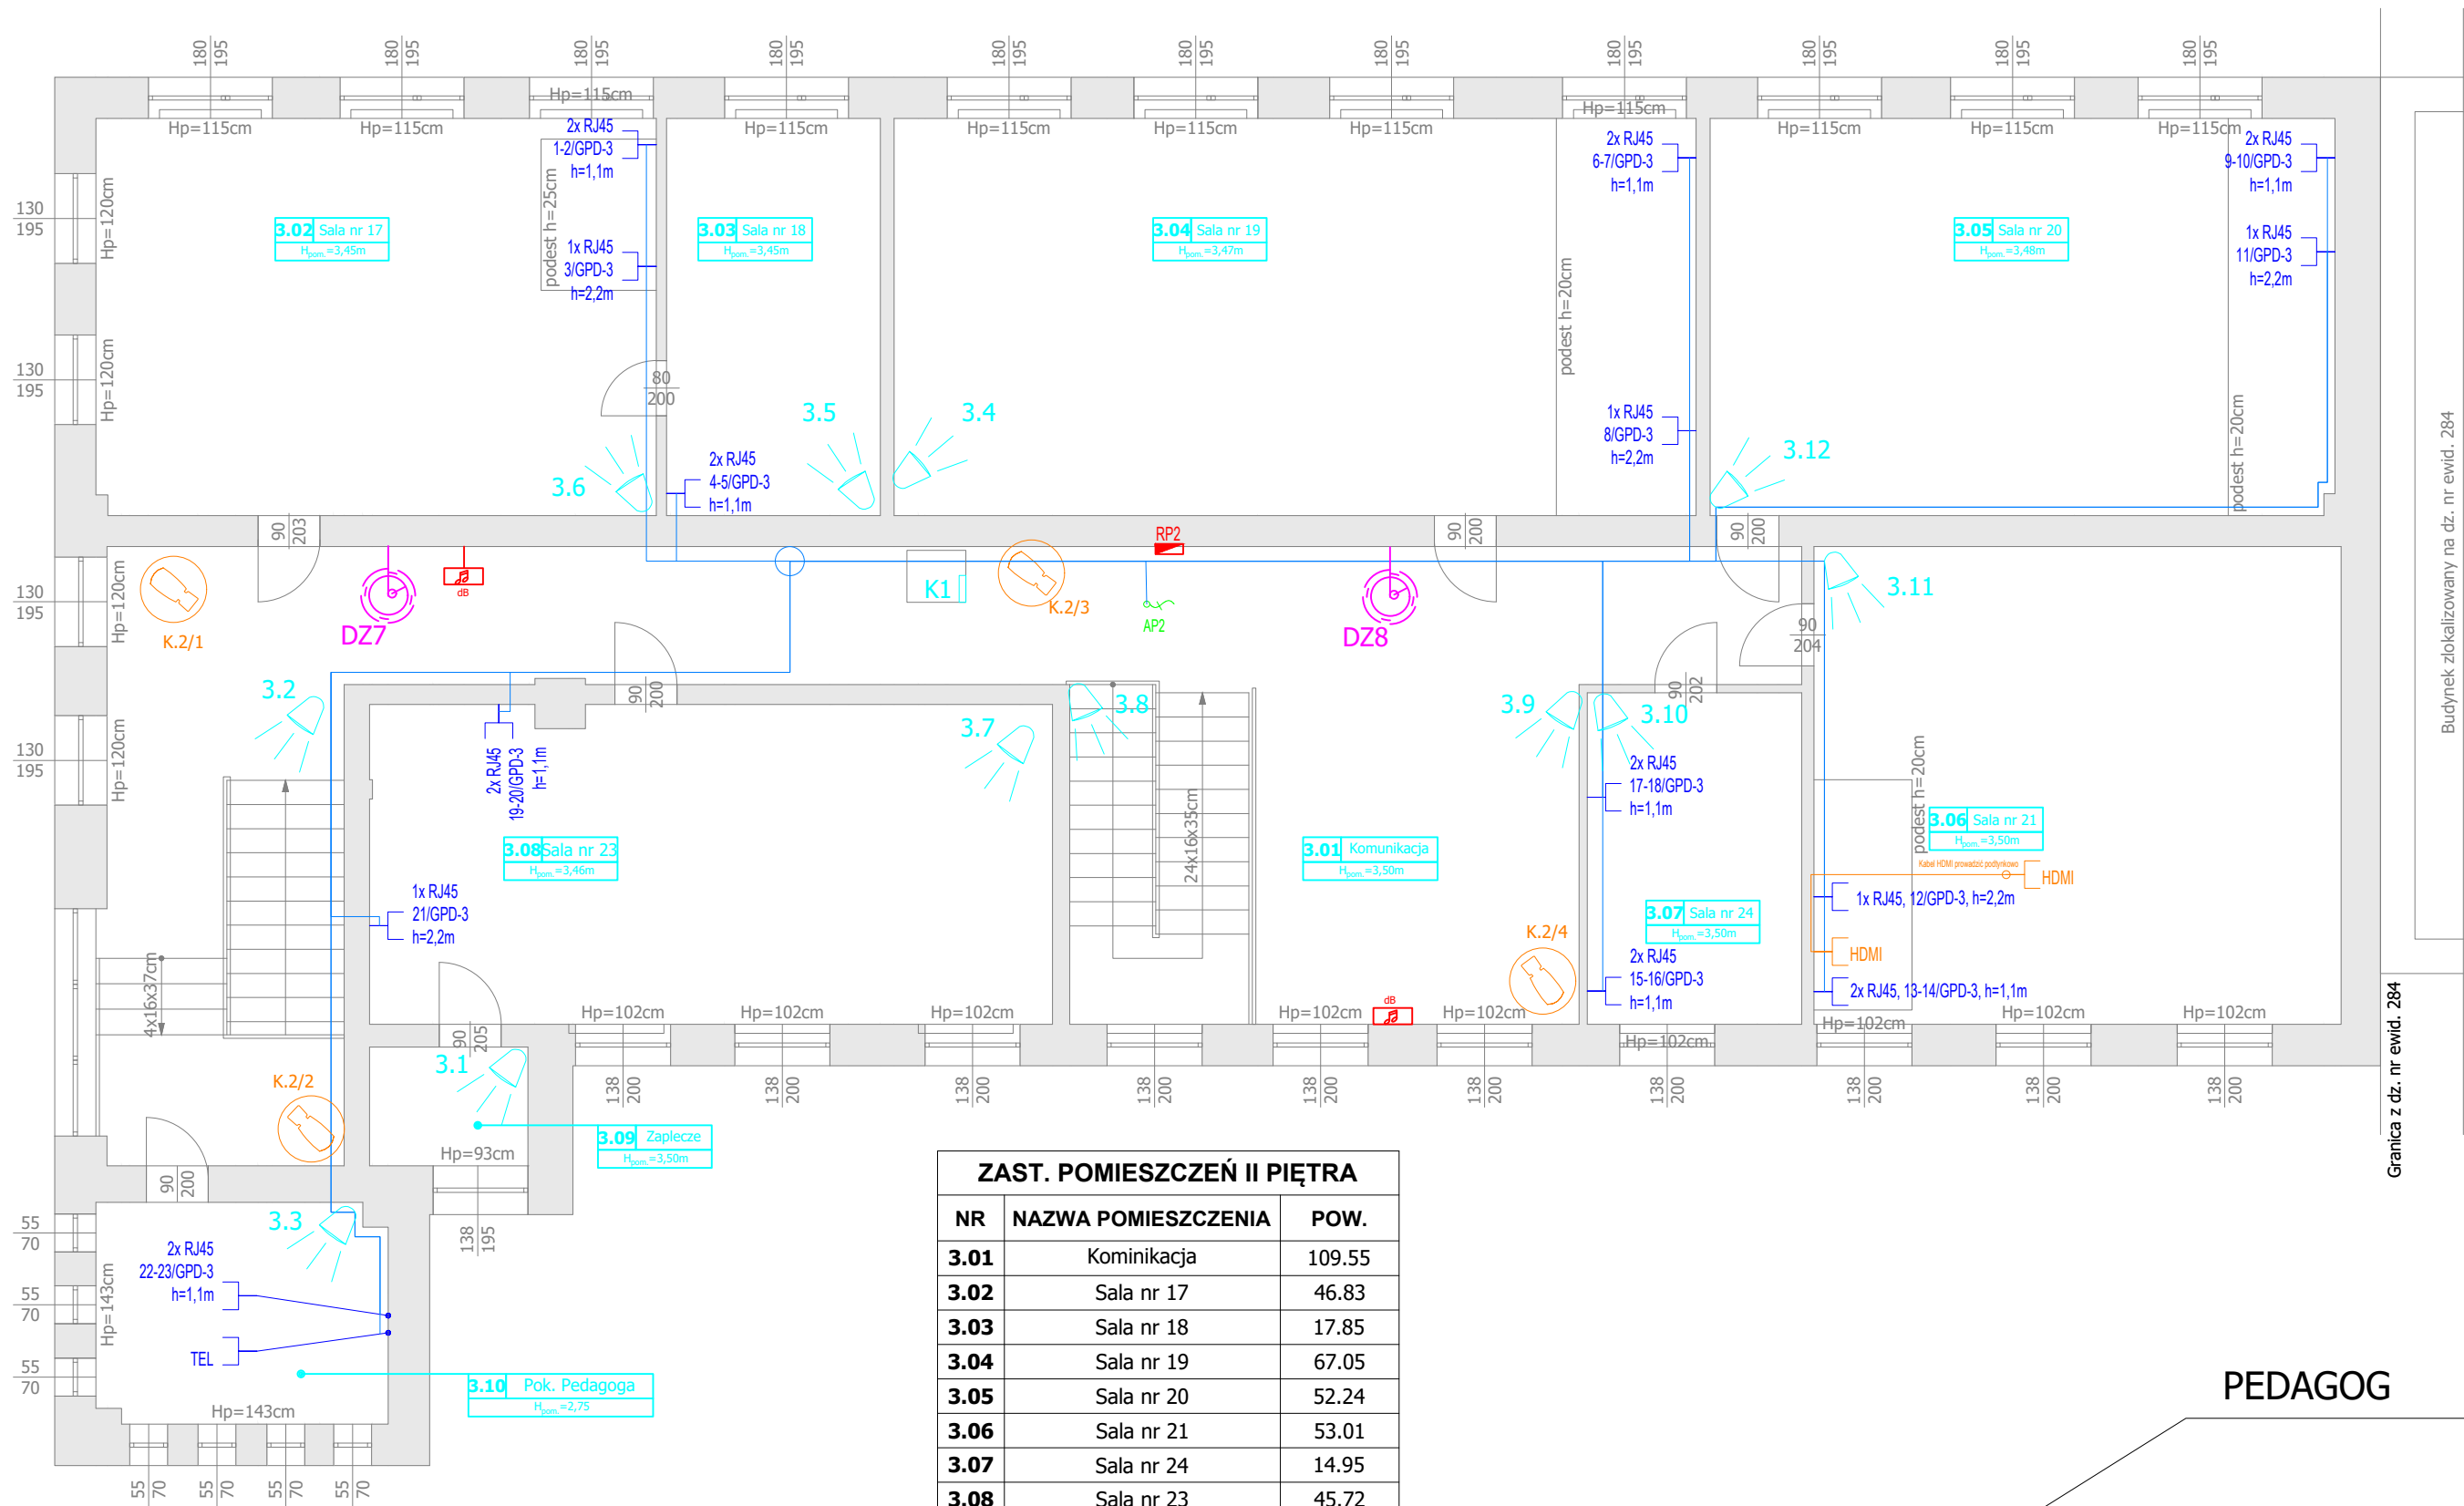

ZAST. POMIESZCZEŃ II PIĘTRA		
NR	NAZWA POMIESZCZENIA	POW.
3.01	Kominikacja	109.55
3.02	Sala nr 17	46.83
3.03	Sala nr 18	17.85
3.04	Sala nr 19	67.05
3.05	Sala nr 20	52.24
3.06	Sala nr 21	53.01
3.07	Sala nr 24	14.95
3.08	Sala nr 23	45.72
3.09	Zaplecze	3.95
3.10	Pokój pedagoga	13.43
SUMA POWIERZCHNI		424.58

RZUT PIĘTRA II

PEDAGOG

LEGENDA

	Gniazdo RJ45 podwójne
	Gniazdo RJ45 pojedyncze
	Gniazdo RJ45 pojedyncze-telofon
	Wypust LAN ACCESS POINT UTP kat. 6
	Wypust LAN (UTP kat. 6) w skrzynce z zamknięciem na klucz - rezerwa dla rejestratora czasu pracy RCP+rezerwa 230V AC (wypust)
	Kamera kopułkowa wewnętrzna
	Kamera typu Bullet zewnętrzna
	Centrala alarmowa
	Czujka PIR+MF
	Czujka PIR
	Kontrakton
	Sygnalizator akustyczny zewnętrzny
	Sygnalizator akustyczny wewnętrzny
	Skrzynka KD kompletna: kontroler przejścia, zasilacz systemowy, podtrzymanie bateryjne
	Przejście jednostronne (manipulator-klamka)
	Dzwonek elektromechaniczny 230V
	Głośnik - Radio węzeł
	Łączówka-skrzynka IP65 3340x460 na ścianie budynku
	Szafa rackowa GPD

www.elektroinż.pl
tel: 512 446 972
e-mail: t.dabrowski@elektroinż.pl

ELEKTROINŻ
TOMASZ DĄBROWSKI

INWESTYCJA	"MODERNIZACJA INSTALACJI ELEKTRYCZNEJ W BUDYNKU A - ZSP nr 1" W TOMASZOWIE MAZOWIECKIM
------------	--

ADRES	UL. ŚW. ANTONIEGO 29, 97-200 TOMASZÓW MAZOWIECKI dz. nr ewid. 279/1, OBRĘB 12
-------	--

INWESTOR	"POWIAT TOMASZOWSKI 97-200 TOMASZÓW MAZOWIECKI, UL. ŚW. ANTONIEGO 41
----------	---

RYSUNEK	RZUT PIĘTRA II - INSTALACJE NISKOPRĄDOWE
---------	--

PROJEKTANT Elektryka	mgr inż. Tomasz DĄBROWSKI upr. nr LOD/4535/PBE/21	Podpis:	
PROJEKTANT SPRAWDZAJĄCY Elektryka	mgr inż. Andrzej PRZYBYŁ upr. nr 162/02/WŁ	Podpis:	

BRANŻA ELEKTRYCZNA	SKALA 1:100	DATA 09.2024	NR E.N.4
-----------------------	----------------	-----------------	-------------