


RZUT PIWNIC

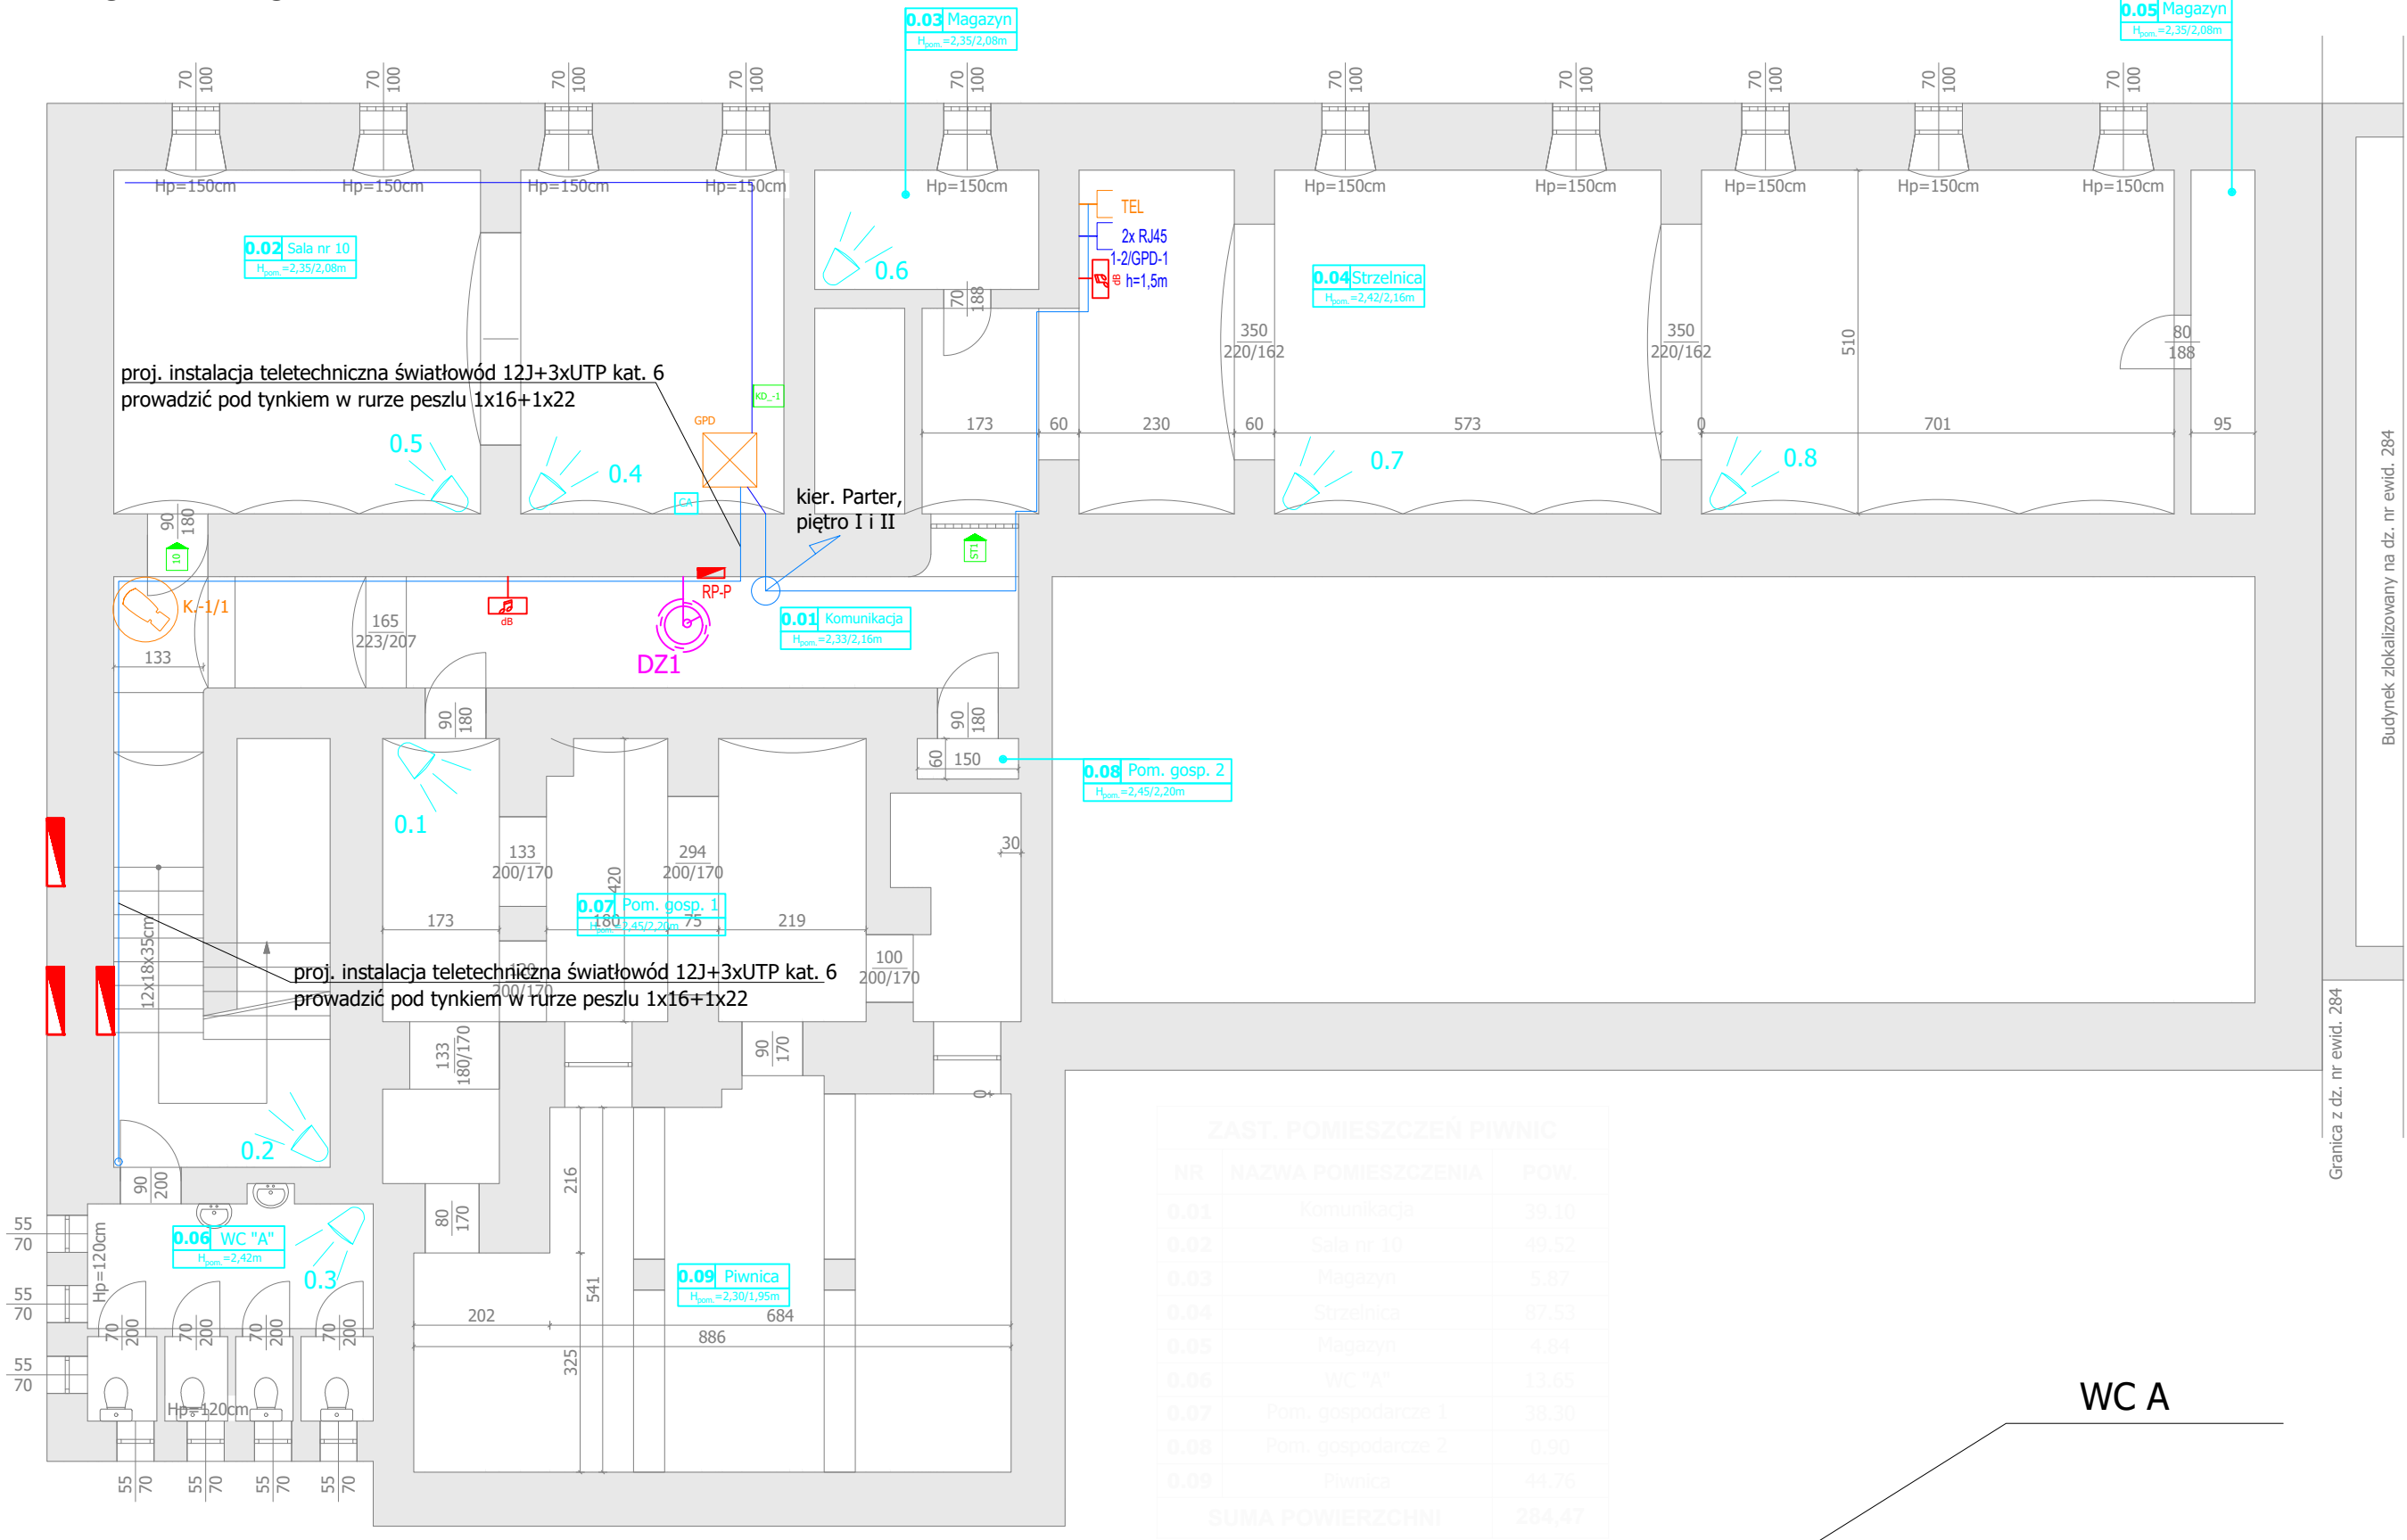

LEGENDA	
2x RJ45	Gniazdo RJ45 podwójne
1x RJ45	Gniazdo RJ45 pojedyncze
TEL	Gniazdo RJ45 pojedyncze-telofon
APxx	Wypust LAN ACCESS POINT UTP kat. 6
Wypust LAN (UTP kat. 6) w skrzynce z zamknięciem na klucz - rezerwa dla rejestratora czasu pracy RCP+rezerwa 230V AC (wypust)	
Kamera kopułkowa wewnętrzna	
Kamera typu Bullet zewnętrzna	
CA	Centrala alarmowa
Czujka PIR+MF	
Czujka PIR	
K1	Kontrakton
Sygnalizator akustyczny zewnętrzny	
Sygnalizator akustyczny wewnętrzny	
KD_xx	Skrzynka KD kompletna: kontroler przejścia, zasilacz systemowy, podtrzymanie baterijne
Przejsie jednostronne (manipulator-klamka)	
Dzwonek elektromechaniczny 230V	
Głośnik - Radio węzeł	
Łączówka-skrzynka IP65 3340x460 na ścianie budynku	
Szafa rackowa GPD	

www.elektroinż.pl
tel: 512 446 972
e-mail: t.dabrowski@elektroinż.pl

ELEKTROINŻ
TOMASZ DĄBROWSKI

INWESTYCJA	"MODERNIZACJA INSTALACJI ELEKTRYCZNEJ W BUDYNKU A - ZSP nr 1" W TOMASZOWIE MAZOWIECKIM
------------	--

ADRES	UL. ŚW. ANTONIEGO 29, 97-200 TOMASZÓW MAZOWIECKI dz. nr ewid. 279/1, OBRĘB 12
-------	--

INWESTOR	"POWIAT TOMASZOWSKI 97-200 TOMASZÓW MAZOWIECKI, UL. ŚW. ANTONIEGO 41
----------	---

RYSUNEK	RZUT PIWNIC - INSTALACJE NISKOPRĄDOWE
---------	---------------------------------------

PROJEKTANT Elektryka	mgr inż. Tomasz DĄBROWSKI upr. nr LOD/4535/PBE/21	Podpis:	
PROJEKTANT SPRAWDZAJĄCY Elektryka	mgr inż. Andrzej PRZYBYŁ upr. nr 162/02/WŁ	Podpis:	

BRANŻA ELEKTRYCZNA	SKALA 1:100	DATA 09.2024	NR E.N.1
-----------------------	----------------	-----------------	-------------