


RZUT PARTERU

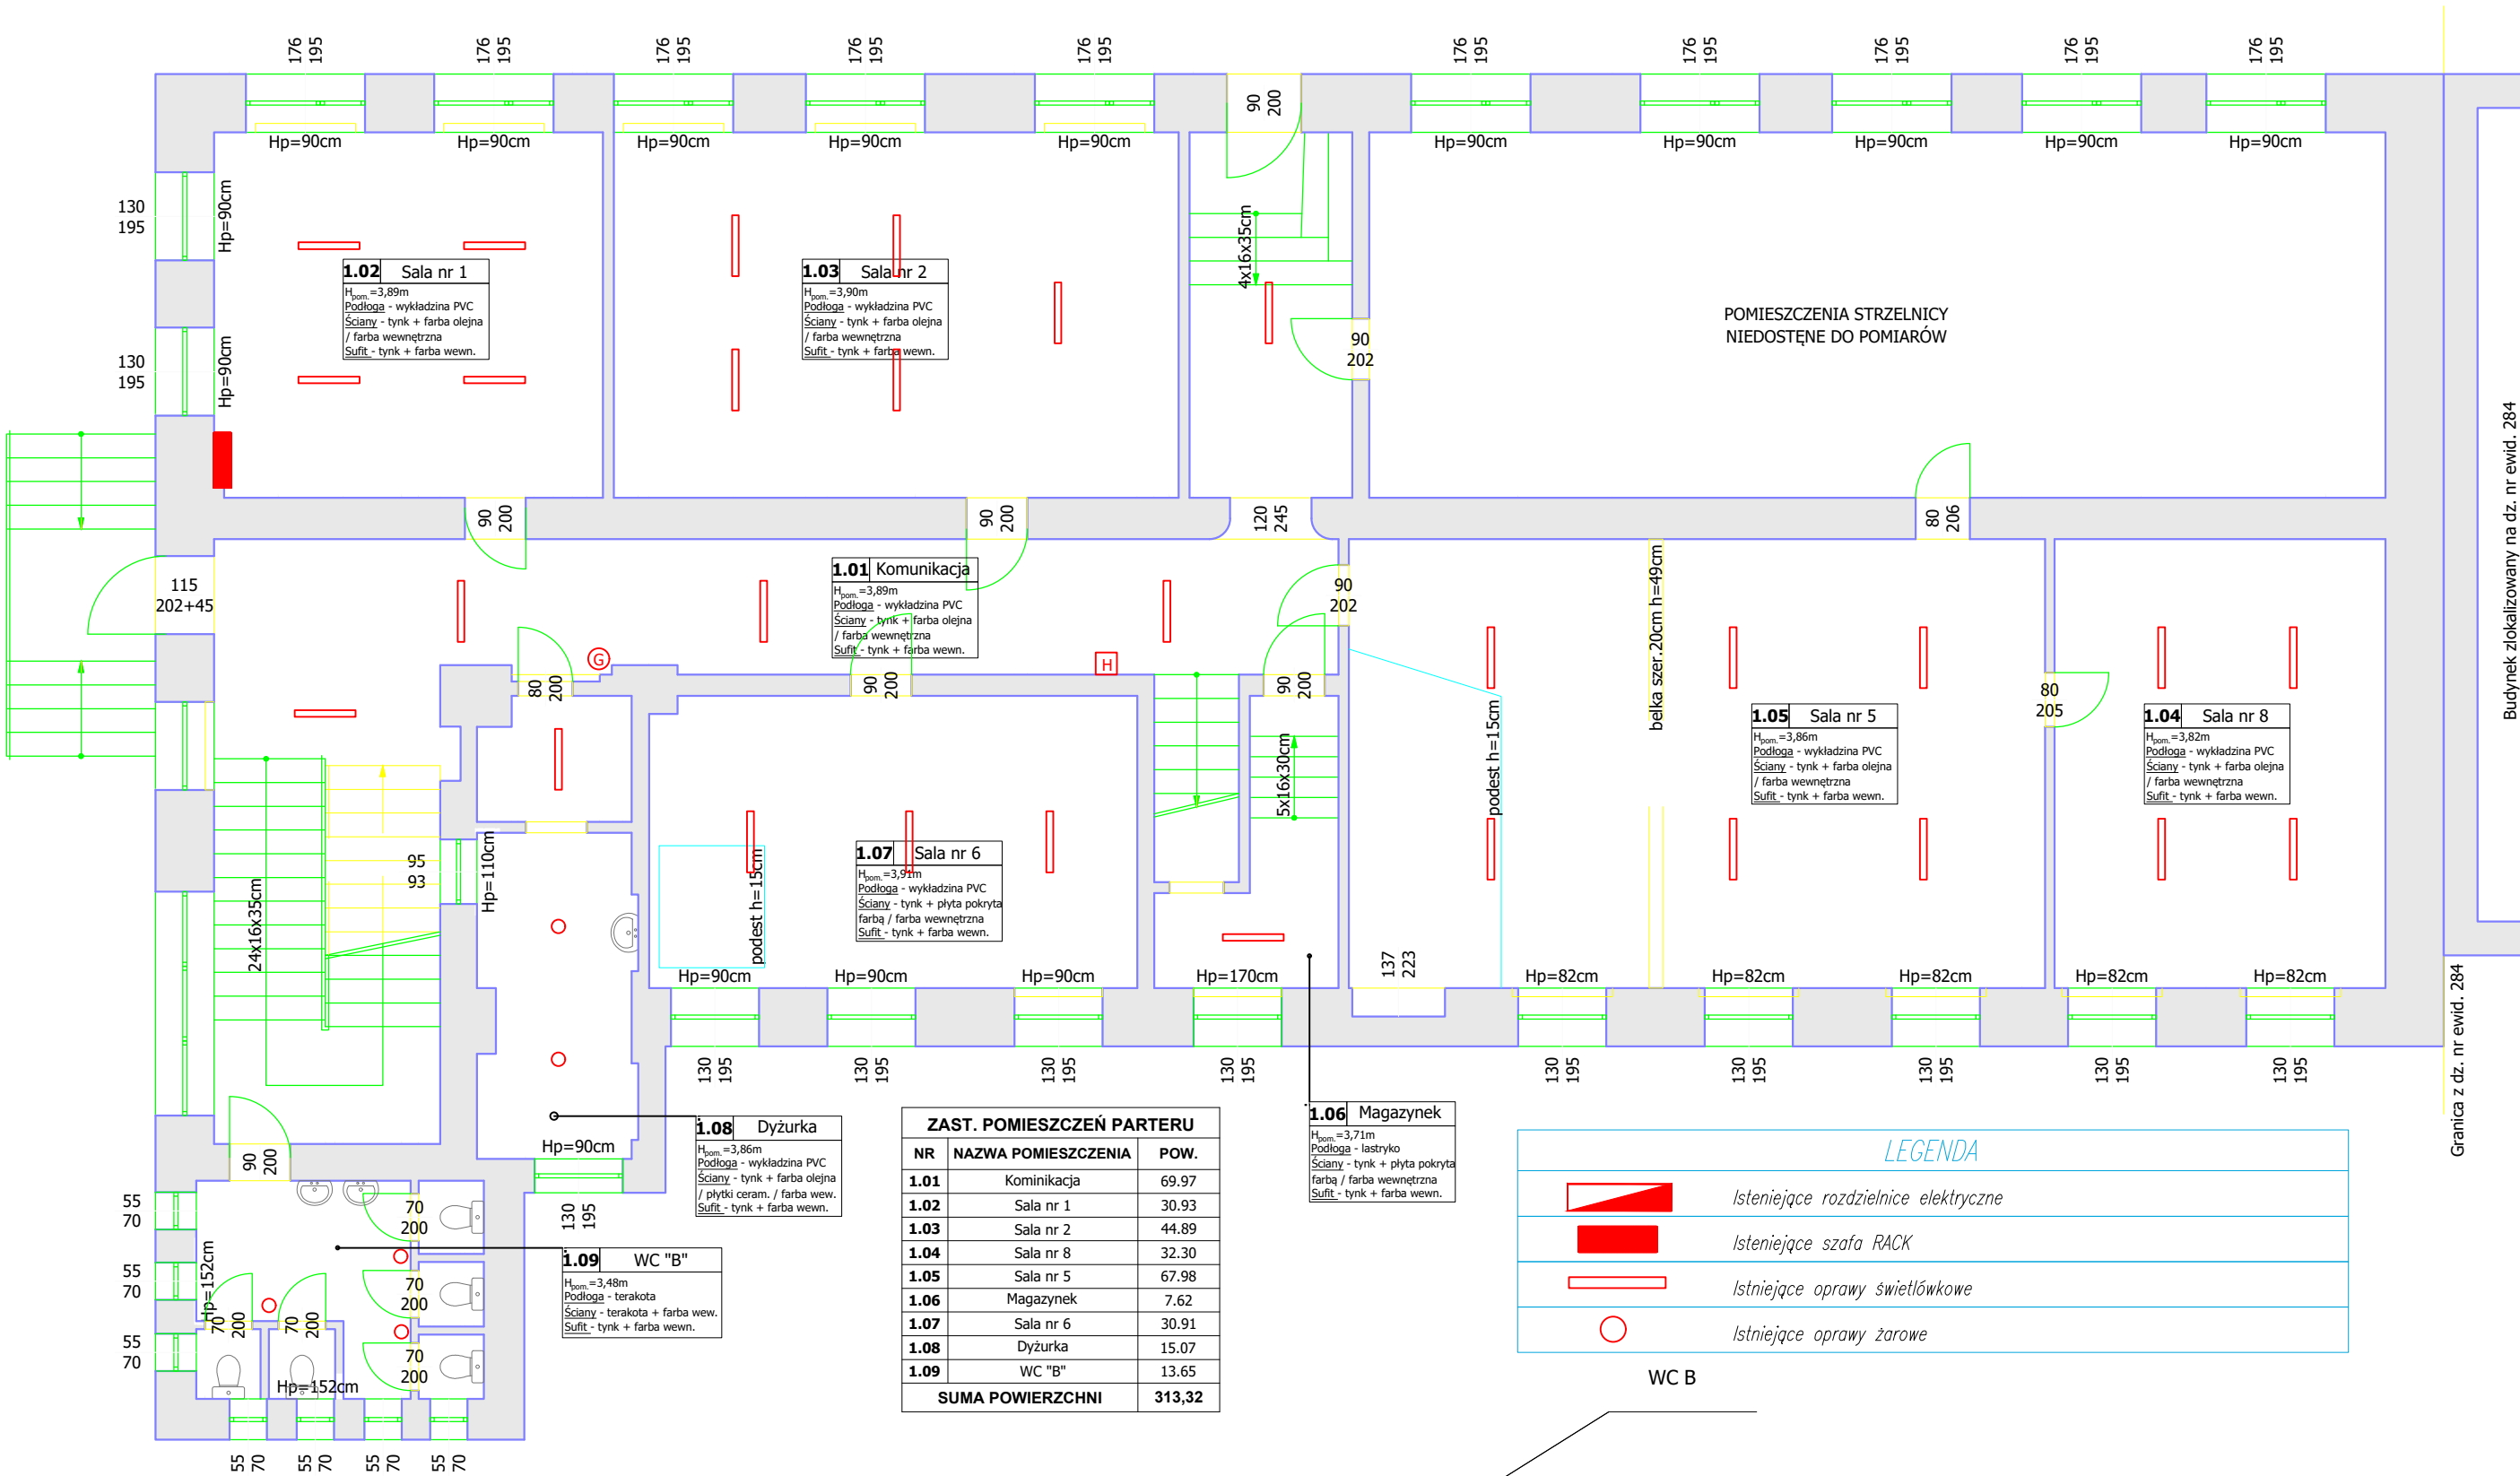

ZAST. POMIESZCZEŃ PARTERU		
NR	NAZWA POMIESZCZENIA	POW.
1.01	Komunikacja	69.97
1.02	Sala nr 1	30.93
1.03	Sala nr 2	44.89
1.04	Sala nr 8	32.30
1.05	Sala nr 5	67.98
1.06	Magazynek	7.62
1.07	Sala nr 6	30.91
1.08	Dyżurka	15.07
1.09	WC "B"	13.65
SUMA POWIERZCHNI		313,32

LEGENDA	
	Istniejące rozdzielnice elektryczne
	Istniejące szafa RACK
	Istniejące oprawy świetlówkowe
	Istniejące oprawy żarowe

WC B

RZUT PARTERU

www.elektroinż.pl
tel: 512 446 972
e-mail: t.dabrowski@elektroinż.pl

ELEKTROINŻ
TOMASZ DĄBROWSKI

INWESTYCJA "MODERNIZACJA INSTALACJI ELEKTRYCZNEJ W BUDYNKU A - ZSP nr 1" W TOMASZOWIE MAZOWIECKIM

ADRES UL. ŚW. ANTONIEGO 29, 97-200 TOMASZÓW MAZ. dz. nr ewid. 279/1, OBRĘB 12

INWESTOR "POWIAT TOMASZOWSKI 97-200 TOMASZÓW MAZOWIECKI, UL. ŚW. ANTONIEGO 41

RYSunek RZUT PARTERU-INWENTARYZACJA

PROJEKTANT ELEKTRYKA mgr inż. Tomasz Dąbrowski upr. nr LOD/4535/PBE/21

PROJEKTANT SPRAWDZAJĄCY ELEKTRYKA mgr inż. Andrzej Przybył upr. nr 162/02/WŁ

BRANŻA ELEKTRYCZNA

SKALA 1/100

DATA 09.2024

NR IN.E.2