


RZUT I PIĘTRA

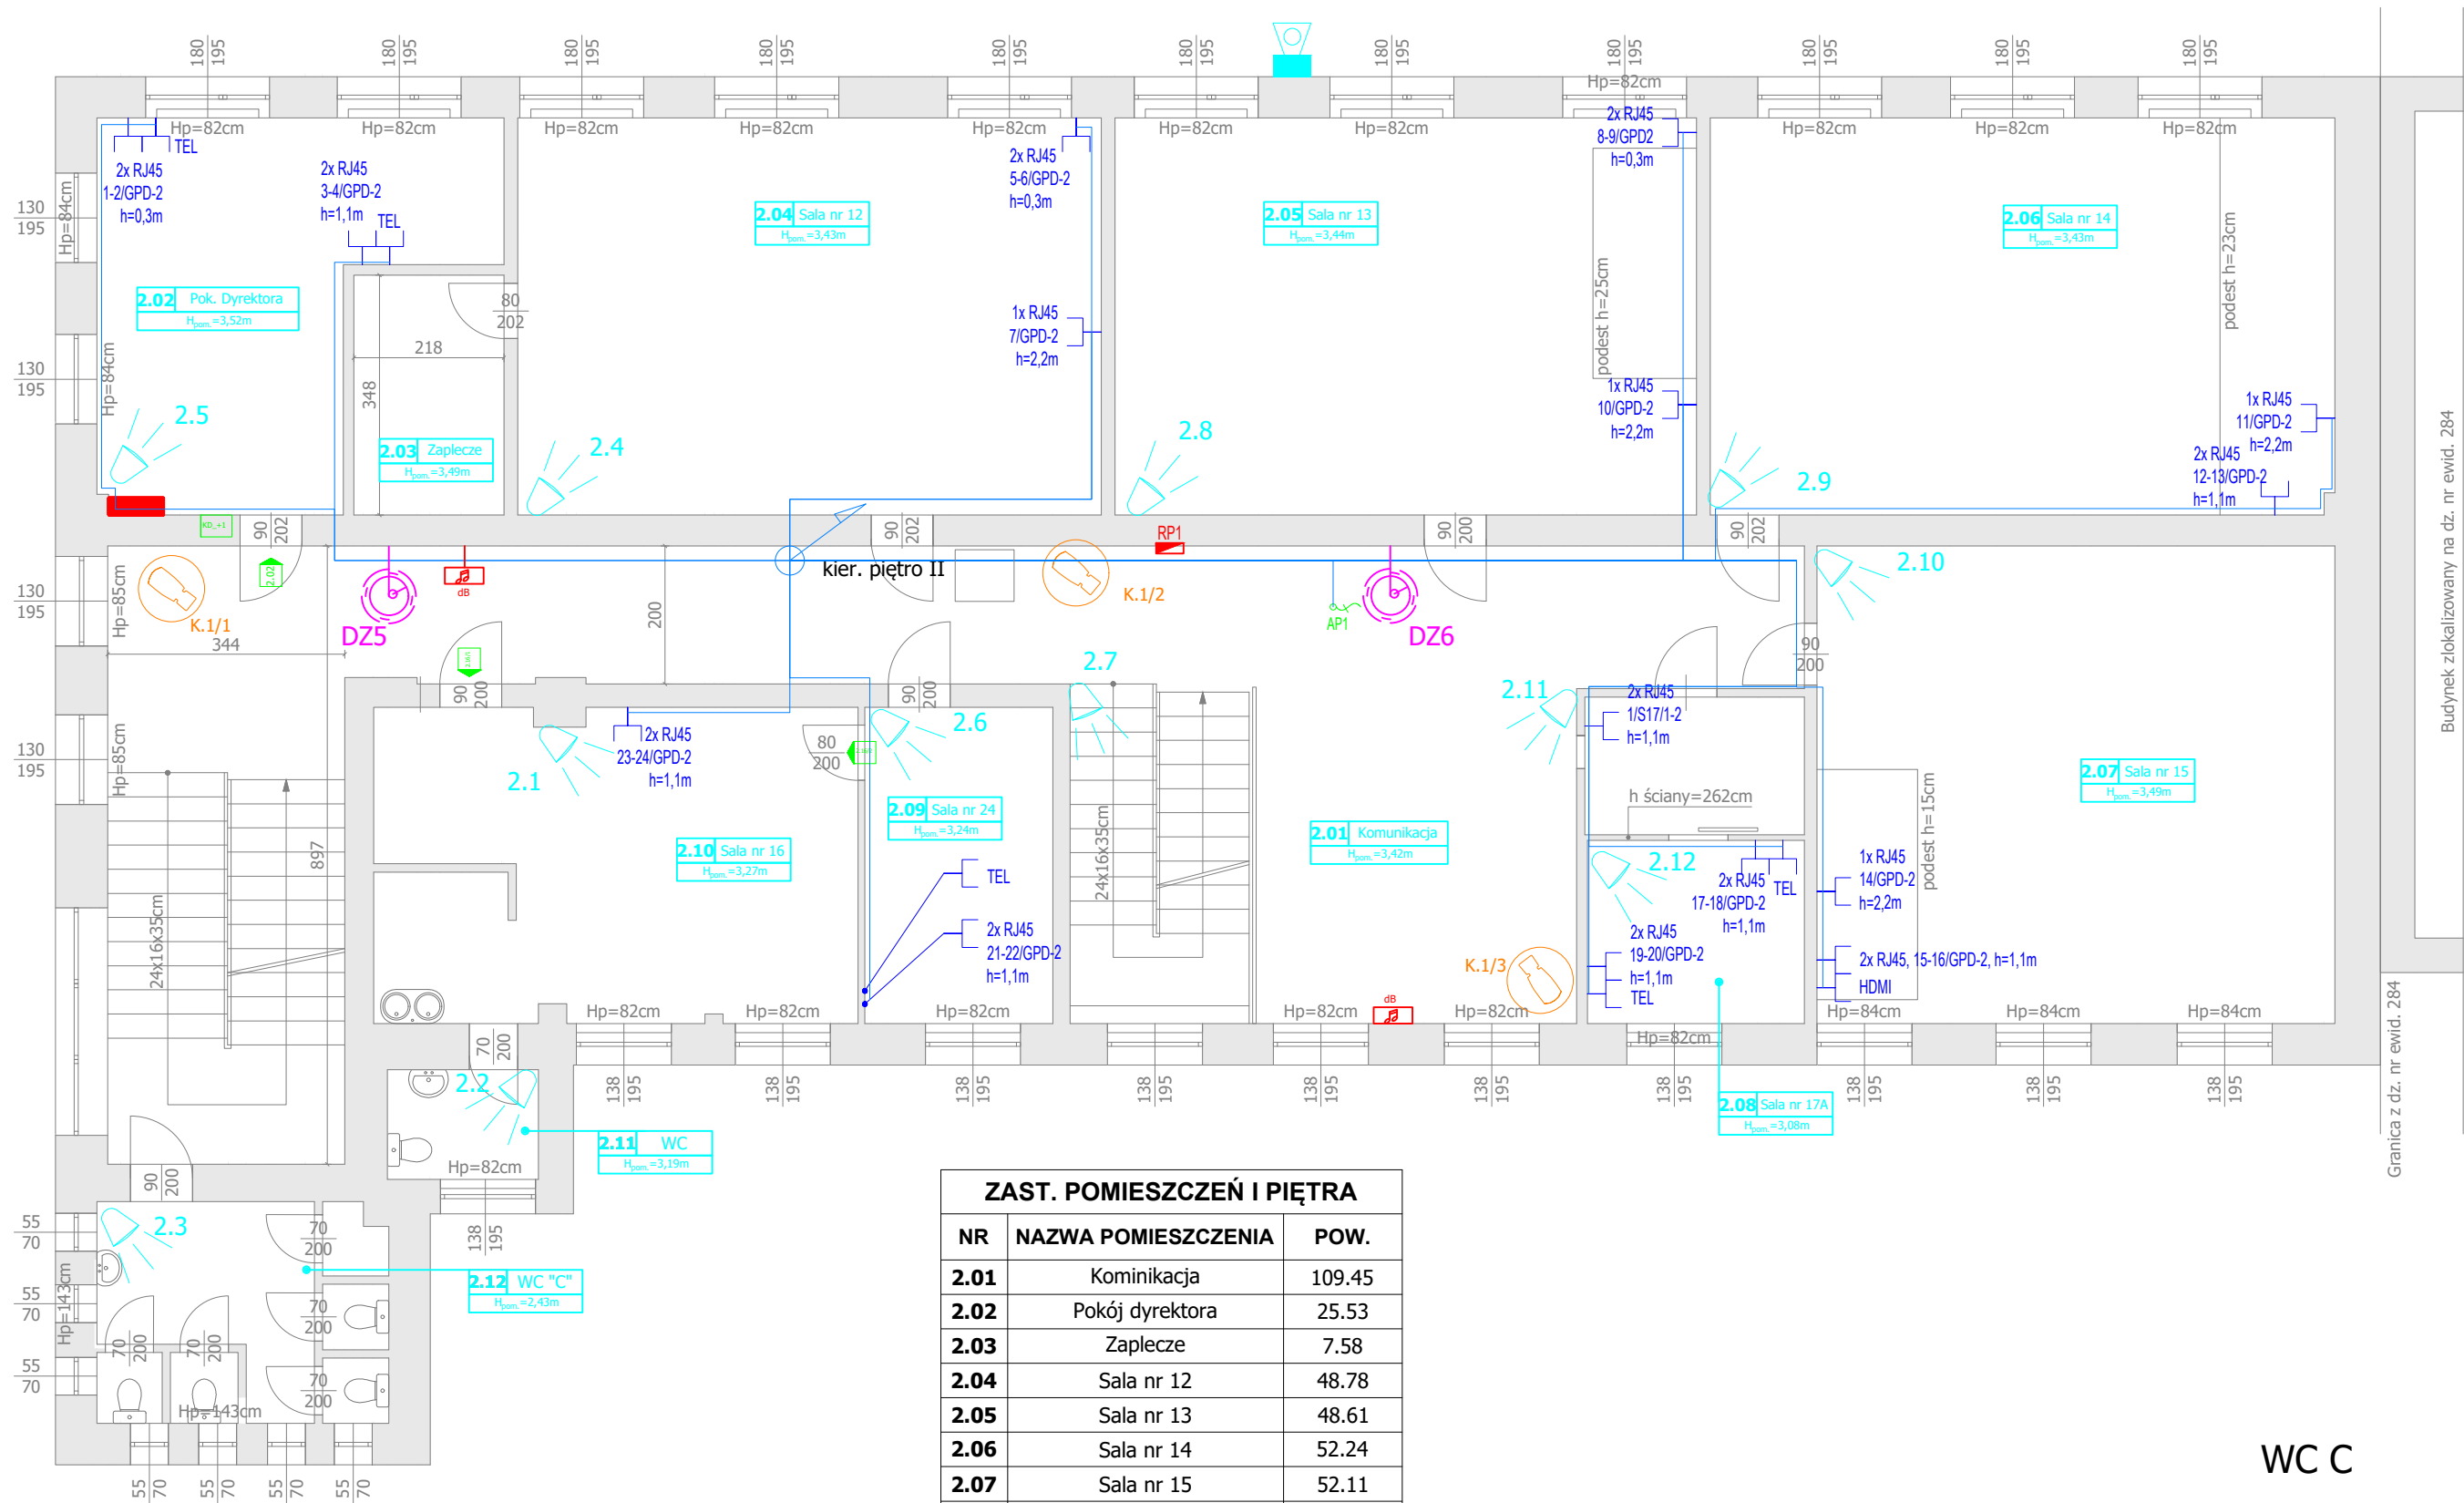

ZAST. POMIESZCZEŃ I PIĘTRA		
NR	NAZWA POMIESZCZENIA	POW.
2.01	Kominikacja	109.45
2.02	Pokój dyrektora	25.53
2.03	Zaplecze	7.58
2.04	Sala nr 12	48.78
2.05	Sala nr 13	48.61
2.06	Sala nr 14	52.24
2.07	Sala nr 15	52.11
2.08	Sala nr 17A	14.82
2.09	Sala nr 24	12.53
2.10	Sala nr 16	31.55
2.11	WC	3.48
2.12	WC "C"	13.51
SUMA POWIERZCHNI		420.19

RZUT PIĘTRA I

LEGENDA

	Gniazdo RJ45 podwójne
	Gniazdo RJ45 pojedyncze
	Gniazdo RJ45 pojedyncze-telefon
	Wypust LAN ACCESS POINT UTP kat. 6
	Wypust LAN (UTP kat. 6) w skrzynce z zamknięciem na klucz - rezerwa dla rejestratora czasu pracy RCP+rezerwa 230V AC (wypust)
	Kamera kopułkowa wewnętrzna
	Kamera typu Bullet zewnętrzna
	Centrala alarmowa
	Czujka PIR+MF
	Czujka PIR
	Kontrakton
	Sygnalizator akustyczny zewnętrzny
	Sygnalizator akustyczny wewnętrzny
	Skrzynka KD kompletna: kontroler przejścia, zasilacz systemowy, podtrzymanie baterijne
	Przejście jednostronne (manipulator-klamka)
	Dzwonek elektromechaniczny 230V
	Głośnik - Radio węzeł
	Łączówka-skrzynia IP65 3340x460 na ścianie budynku
	Szafa rackowa GPD

www.elektroinż.pl
tel: 512 446 972
e-mail: t.dabrowski@elektroinż.pl

ELEKTROINŻ
TOMASZ DĄBROWSKI

INWESTYCJA	"MODERNIZACJA INSTALACJI ELEKTRYCZNEJ W BUDYNKU A - ZSP nr 1" W TOMASZOWIE MAZOWIECKIM
------------	--

ADRES	UL. ŚW. ANTONIEGO 29, 97-200 TOMASZÓW MAZOWIECKI dz. nr ewid. 279/1, OBRĘB 12
-------	--

INWESTOR	"POWIAT TOMASZOWSKI 97-200 TOMASZÓW MAZOWIECKI, UL. ŚW. ANTONIEGO 41
----------	---

RYSUNEK	RZUT PIĘTRA I - INSTALACJE NISKOPRĄDOWE
---------	---

PROJEKTANT Elektryka	mgr inż. Tomasz DĄBROWSKI upr. nr LOD/4535/PBE/21	Podpis:	
PROJEKTANT SPRAWDZAJĄCY Elektryka	mgr inż. Andrzej PRZYBYŁ upr. nr 162/02/WŁ	Podpis:	

BRANŻA ELEKTRYCZNA	SKALA 1:100	DATA 09.2024	NR E.N.3
-----------------------	----------------	-----------------	-------------