


RZUT PARTERU

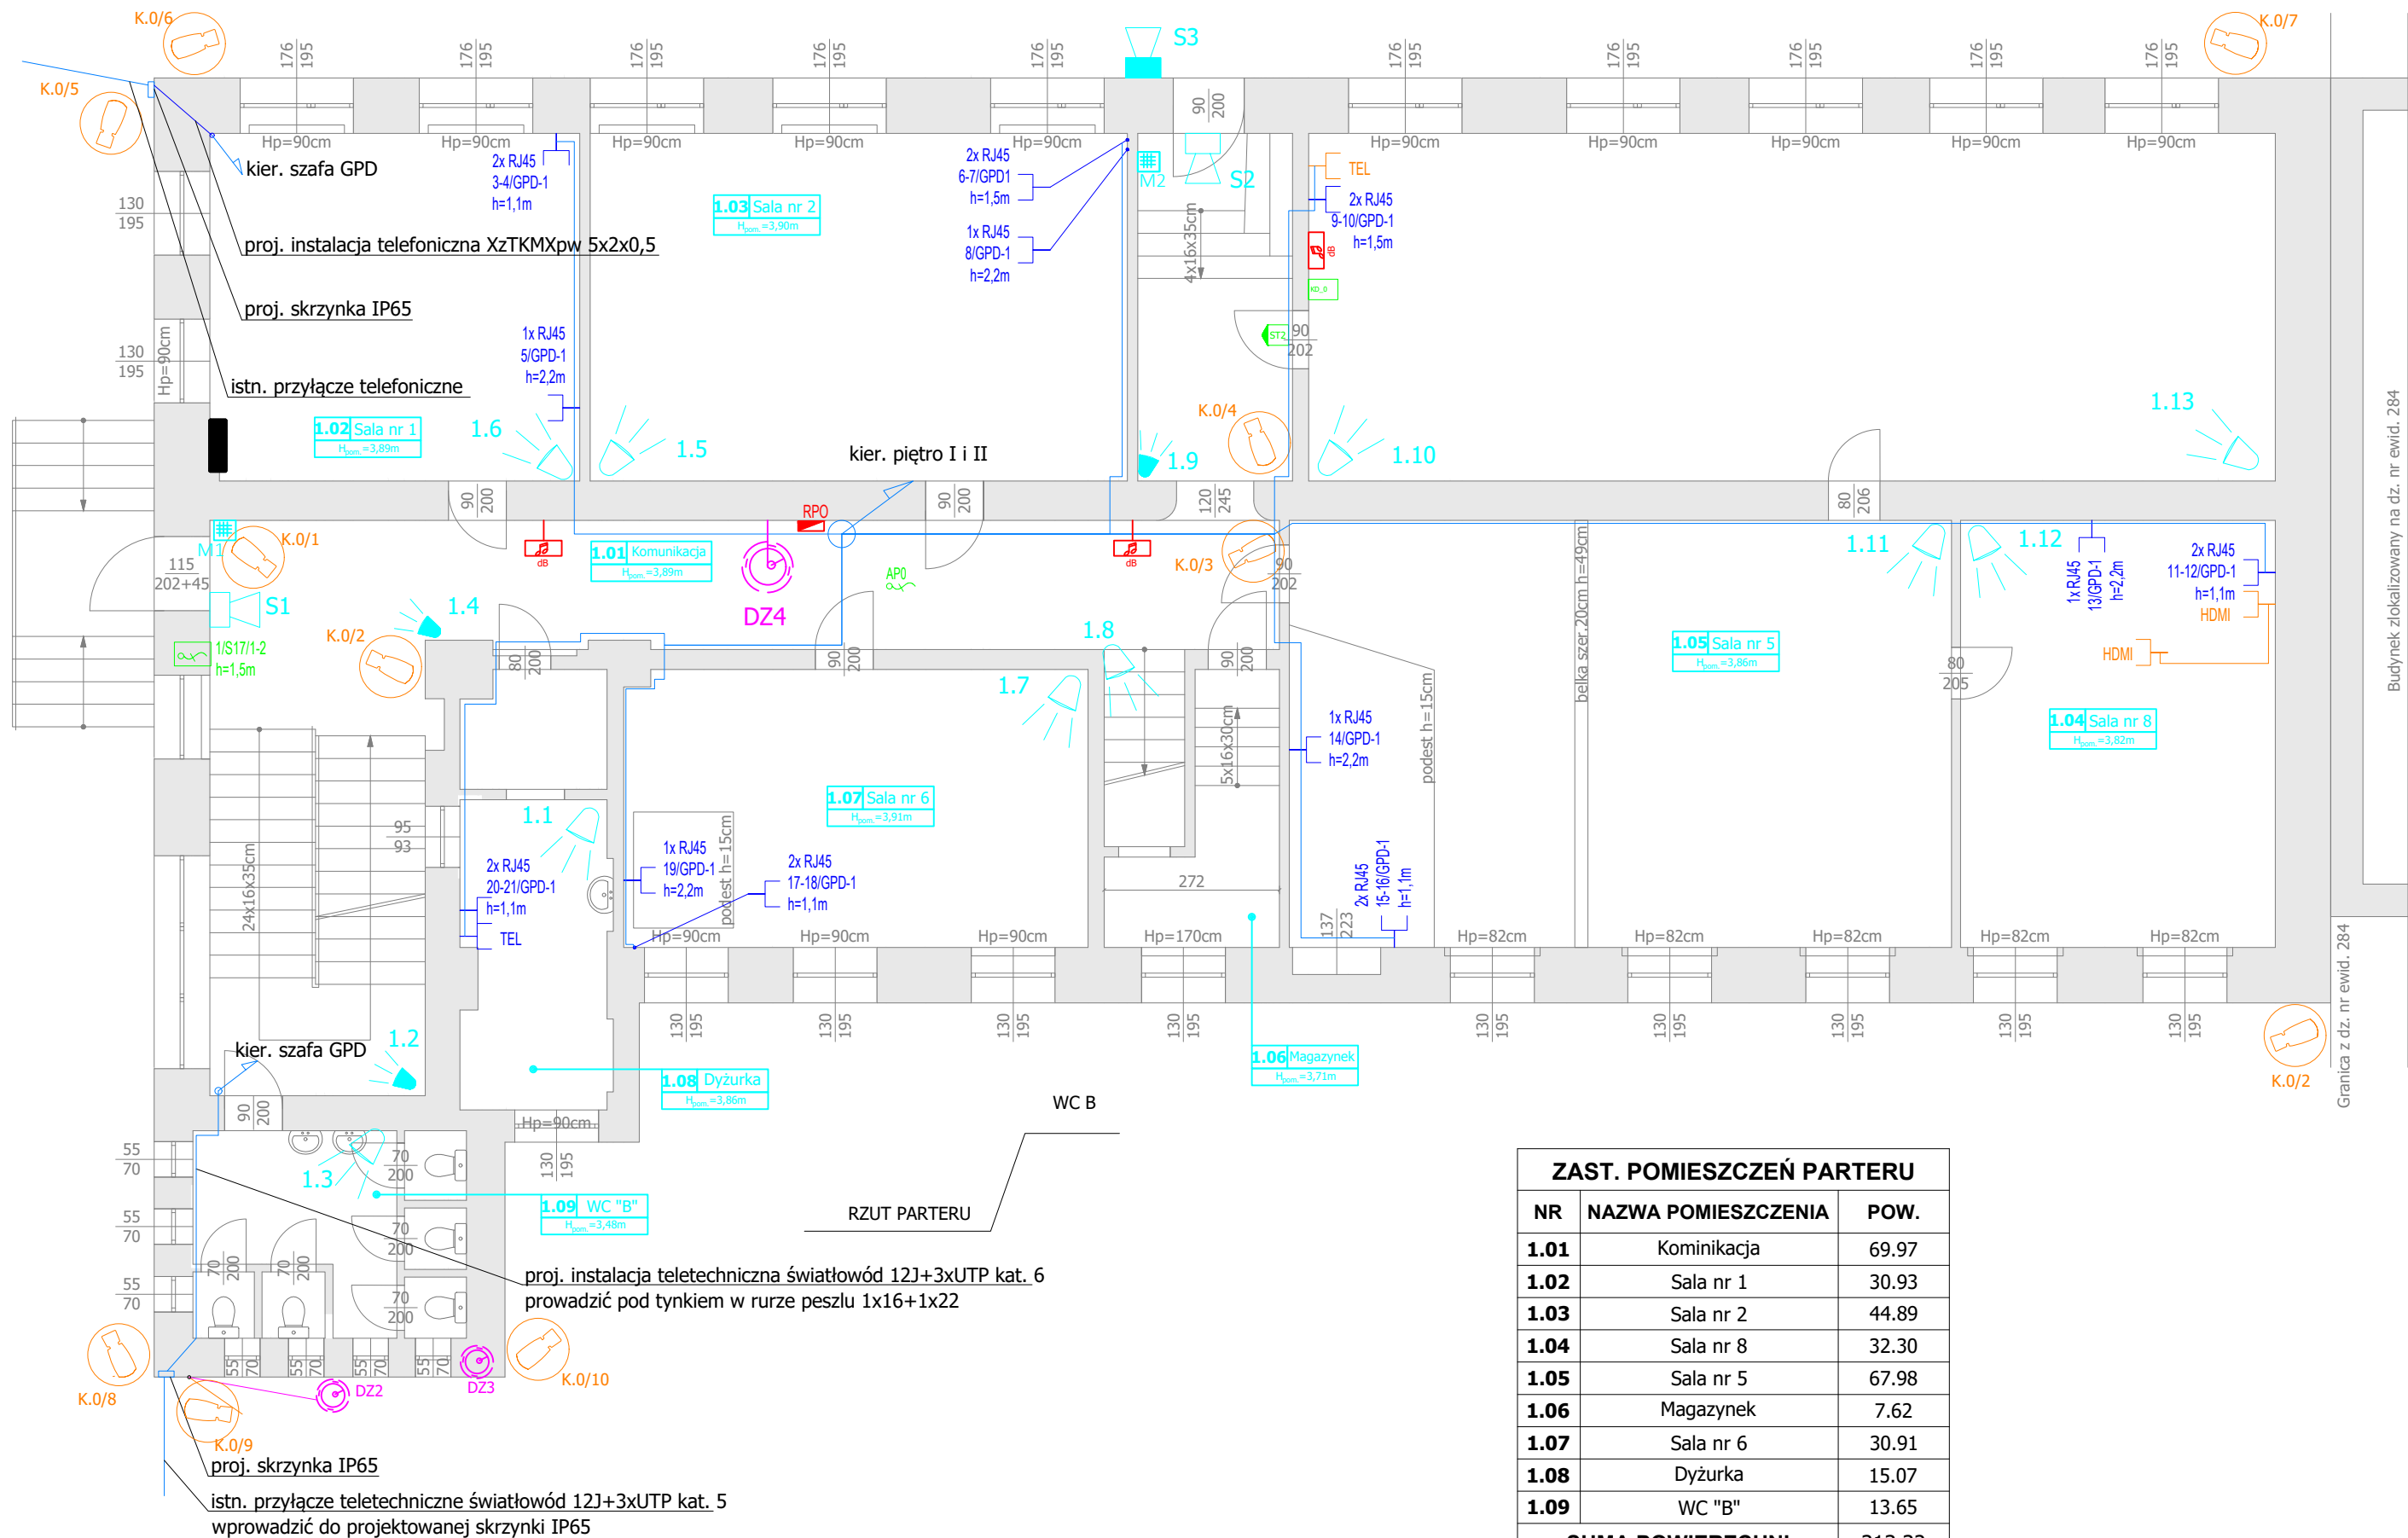

ZAST. POMIESZCZEŃ PARTERU		
NR	NAZWA POMIESZCZENIA	POW.
1.01	Komunikacja	69.97
1.02	Sala nr 1	30.93
1.03	Sala nr 2	44.89
1.04	Sala nr 8	32.30
1.05	Sala nr 5	67.98
1.06	Magazynek	7.62
1.07	Sala nr 6	30.91
1.08	Dyżurka	15.07
1.09	WC "B"	13.65
SUMA POWIERZCHNI		313.32

LEGENDA

	Gniazdo RJ45 podwójne
	Gniazdo RJ45 pojedyncze
	Gniazdo RJ45 pojedyncze-telefon
	Wypust LAN ACCESS POINT UTP kat. 6
	Wypust LAN (UTP kat. 6) w skrzynce z zamknięciem na klucz - rezerwa dla rejestratora czasu pracy RCP+rezerwa 230V AC (wypust)
	Kamera kopułkowa wewnętrzna
	Kamera typu Bullet zewnętrzna
	Centrala alarmowa
	Czujka PIR+MF
	Czujka PIR
	Kontrakton
	Sygnalizator akustyczny zewnętrzny
	Sygnalizator akustyczny wewnętrzny
	Skrzynka KD kompletna: kontroler przejścia, zasilacz systemowy, podtrzymanie baterijne
	Przejęcie jednostronne (manipulator-klamka)
	Dzwonek elektromechaniczny 230V
	Głośnik - Radio węzeł
	Łączówka-skrzynia IP65 3340x460 na ścianie budynku
	Szafa rackowa GPD

www.elektroinż.pl
tel: 512 446 972
e-mail: t.dabrowski@elektroinż.pl

ELEKTROINŻ
TOMASZ DĄBROWSKI

INWESTYCJA	"MODERNIZACJA INSTALACJI ELEKTRYCZNEJ W BUDYNKU A - ZSP nr 1" W TOMASZOWIE MAZOWIECKIM
ADRES	UL. ŚW. ANTONIEGO 29, 97-200 TOMASZÓW MAZOWIECKI dz. nr ewid. 279/1, OBRĘB 12
INWESTOR	"POWIAT TOMASZOWSKI 97-200 TOMASZÓW MAZOWIECKI, UL. ŚW. ANTONIEGO 41
RYSUNEK	RZUT PARTERU - INSTALACJE NISKOPRĄDOWE

PROJEKTANT Elektryka	mgr inż. Tomasz DĄBROWSKI upr. nr LOD/4535/PBE/21	Podpis:	
PROJEKTANT SPRAWDZAJĄCY Elektryka	mgr inż. Andrzej PRZYBYŁ upr. nr 162/02/WŁ	Podpis:	
BRANŻA ELEKTRYCZNA	SKALA 1:100	DATA 09.2024	NR E.N.2