

LEGENDA

ABCD...A - GRANICA TERENU OBJĘTEGO OPRACOWANIEM WRAZ Z OBSZAREM NA KTÓRY MOŻE ODDZIAŁYWAĆ PRZEBUDOWA.

OBIEKTY ISTNIEJĄCE


1. BUDYNEK GŁÓWNY SZKOŁY
2. BUDYNEK SALI GIMNASTYCZNEJ Z ZAPLECZEM ADMINISTRACYJNO-SOCJALNYM
3. BUDYNEK STAROSTWA POWIATOWEGO
4. DROGA
5. WJAZD NA DZIAŁKĘ
6. KORTY TENISOWE Z WIDOWNIĄ
- 7.
8. PUNKT REDUKCYJNO-POMIAROWY GAZU Qn=50m3/h
9. PRZYŁĄCZE GAZU DO KOTŁOWNI
10. PRZYŁĄCZE WODY DO KOTŁOWNI
11. RUROCIĄGI C.O. I C.W.U. ZASILAJĄCE BUDYNEK SALI GIMNASTYCZNEJ
12. WĘZEL ROZDZIELCZY BUDYNKU SALI GIMNASTYCZNEJ
13. HYDRANT (PODZIEMNY)

OBIEKTY OBJĘTE PRZEBUDOWĄ / WYMIANĄ URZĄDZEŃ

20. POMIESZCZENIE KOTŁOWNI

UWAGA

- 1) Drugo hydrant znajduje się na skrzyżowaniu ulicy Piłsudskiego z ulicą Krótką (100 mb)

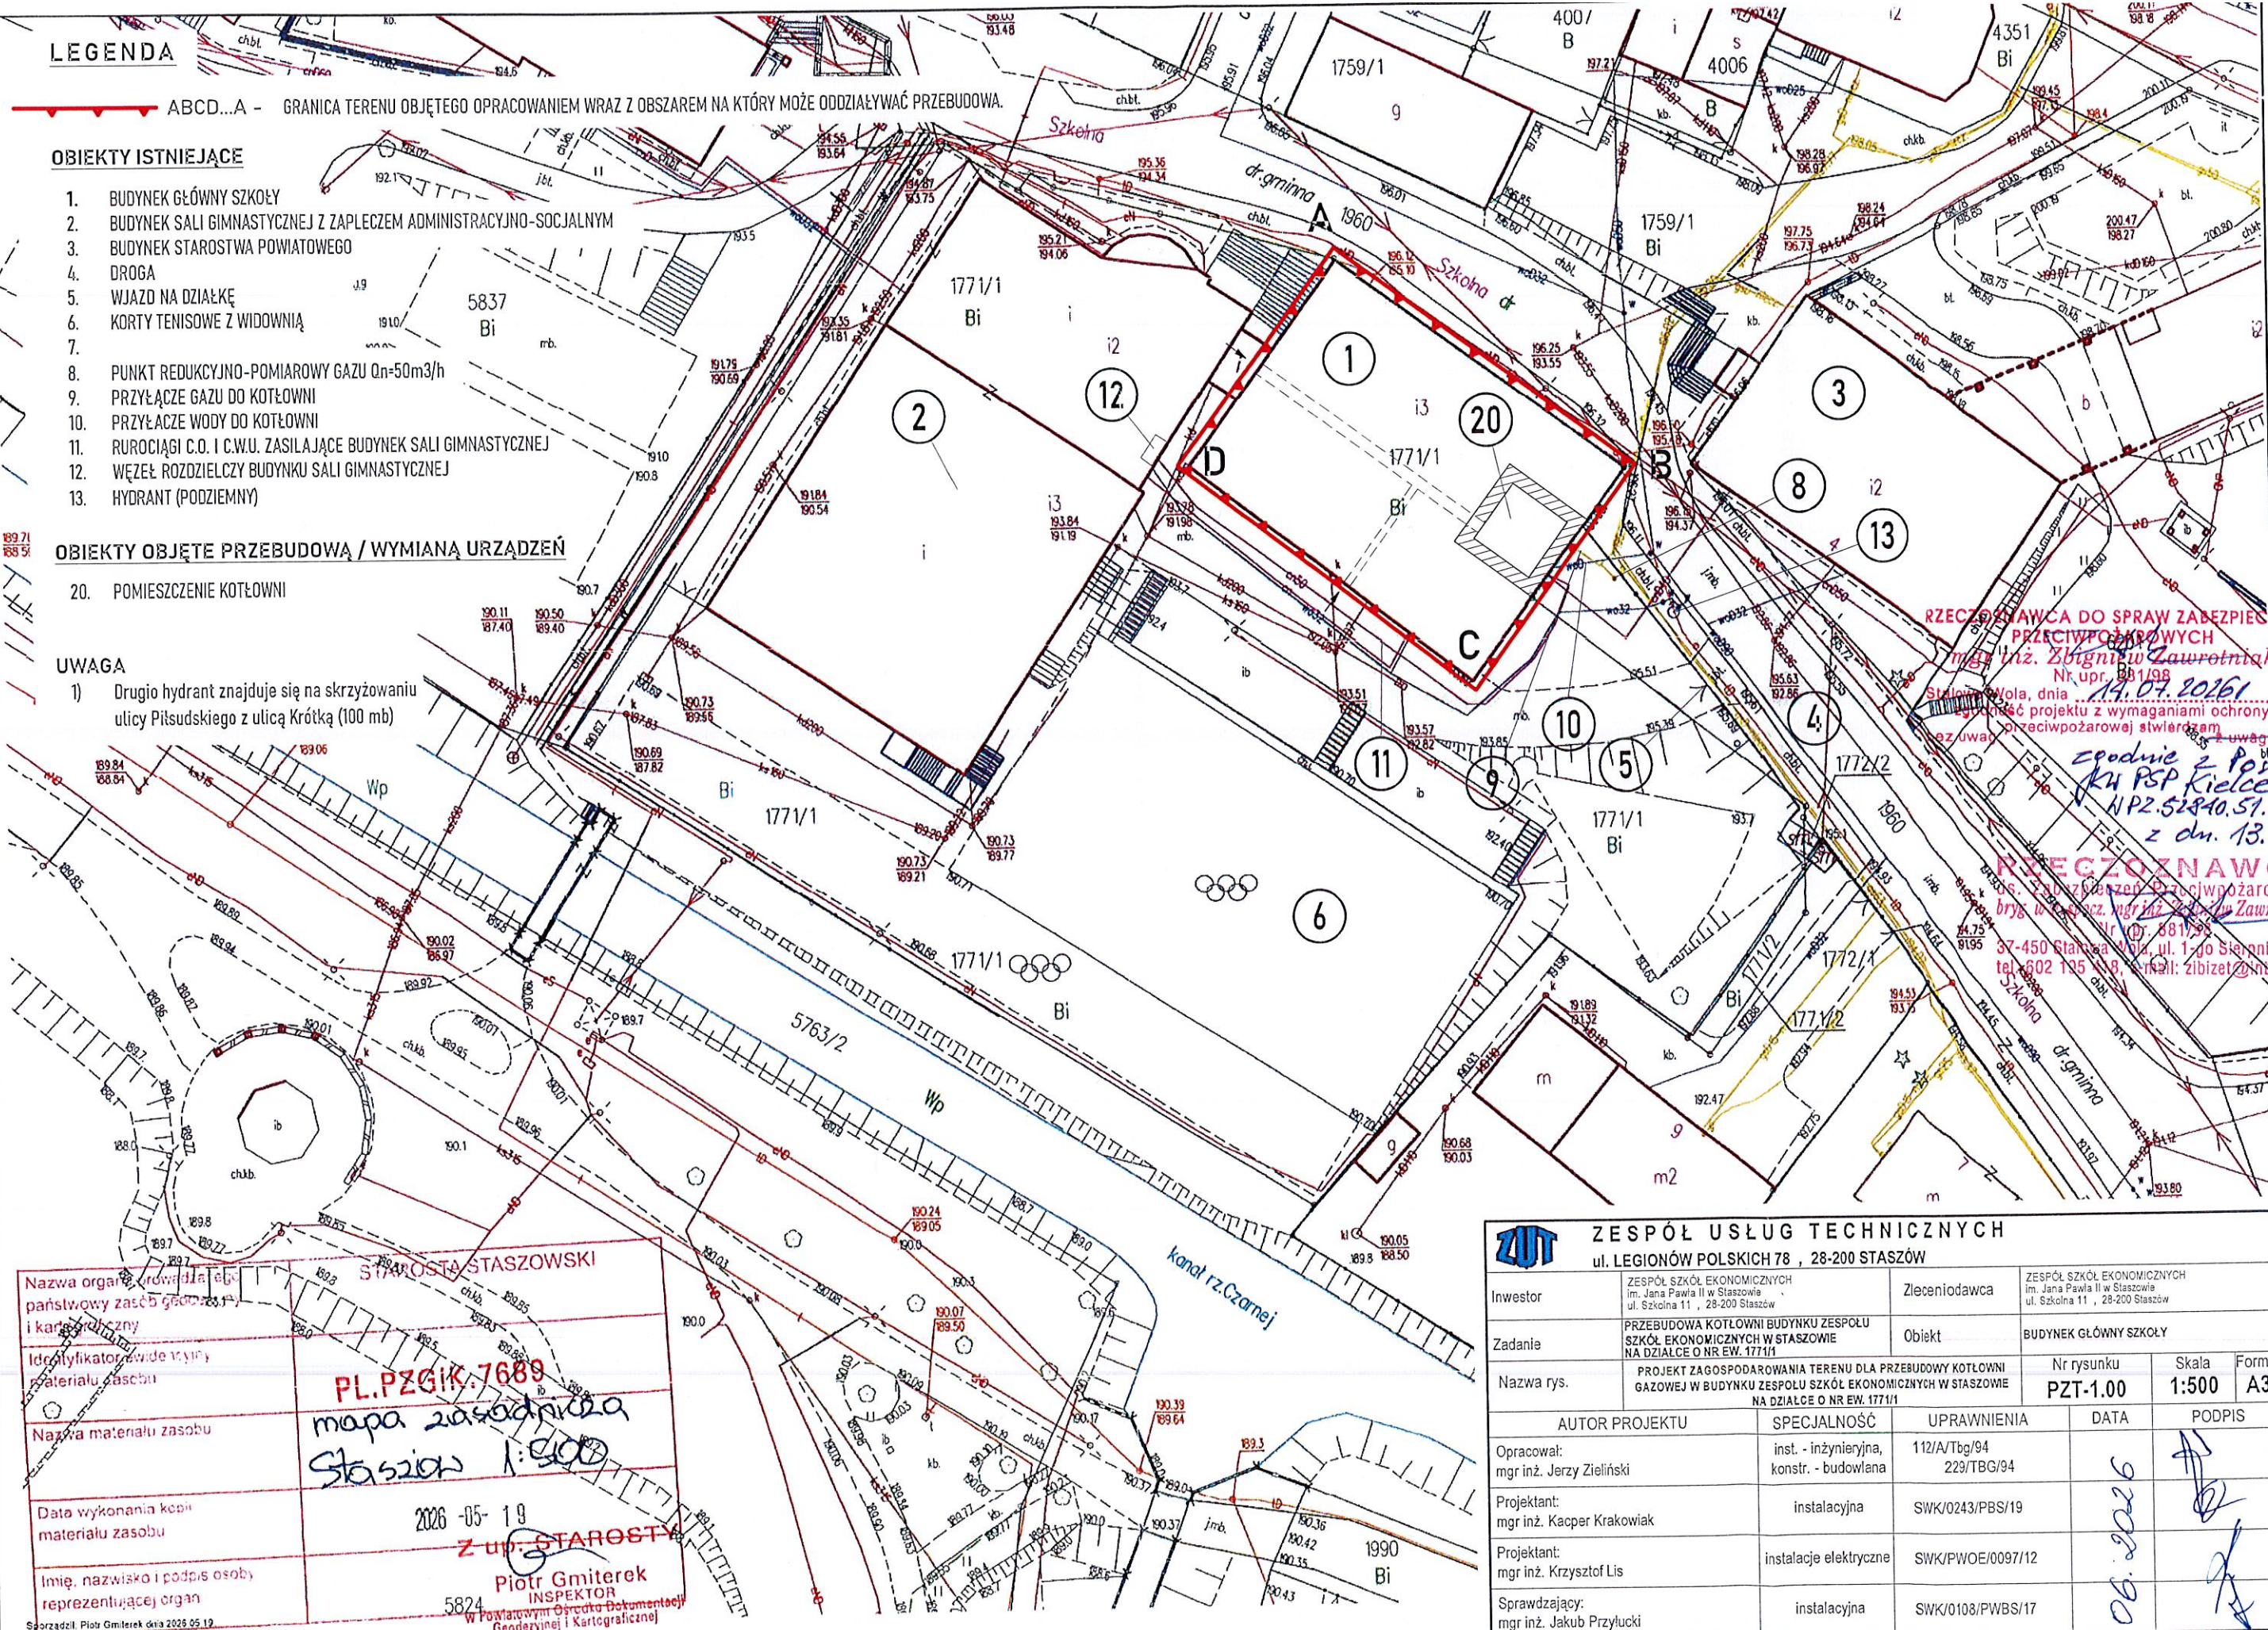

RZECZPODANCA DO SPRAW ZABEZPIECZEŃ PRZECIWOPOŻAROWYCH
mgr inż. Zbigniew Zawrotniak
Nr upr. 881/98
Stalowa Wola, dnia 14.07.2026
Zgodnie z Poddaniami
K4 PSP Kielce
NP2.52840.57.1.2026
z dn. 13.07.2026

RZECZPODANCA
mgr inż. Zbigniew Zawrotniak
Nr upr. 881/98
37-450 Stalowa Wola, ul. 1-go Stycznia 17/8
tel. 602 135 138, e-mail: zibizet@interia.pl

Nazwa organu prowadzącego: państwowy zasób geodezyjny i kartograficzny

Identyfikator widokowy: materiał zasobu

Nazwa materiału zasobu: mapa zasadnicza Staszów 1:500

Data wykonania kopii materiału zasobu: 2026-05-19


Imię, nazwisko i podpis osoby reprezentującej organ: Piotr Gmiterek INSPEKTOR W Powiatowym Ośrodku Dokumentacji Geodezyjnej i Kartograficznej

Sporządził: Piotr Gmiterek dnia 2026.05.19


ZUT ZESPÓŁ USŁUG TECHNICZNYCH				
ul. LEGIONÓW POLSKICH 78, 28-200 STASZÓW				
Inwestor	ZESPÓŁ SZKÓŁ EKONOMICZNYCH im. Jana Pawła II w Staszowie ul. Szkolna 11, 28-200 Staszów	Zlecienniodawca	ZESPÓŁ SZKÓŁ EKONOMICZNYCH im. Jana Pawła II w Staszowie ul. Szkolna 11, 28-200 Staszów	
Zadanie	PRZEBUDOWA KOTŁOWNI BUDYNKU ZESPÓŁU SZKÓŁ EKONOMICZNYCH W STASZOWIE NA DZIAŁCE O NR EW. 1771/1	Obiekt	BUDYNEK GŁÓWNY SZKOŁY	
Nazwa rys.	PROJEKT ZAGOSPODAROWANIA TERENU DLA PRZEBUDOWY KOTŁOWNI GAZOWEJ W BUDYNKU ZESPÓŁU SZKÓŁ EKONOMICZNYCH W STASZOWIE NA DZIAŁCE O NR EW. 1771/1	Nr rysunku	PZT-1.00	Skala 1:500
AUTOR PROJEKTU		UPRAWNIENIA	DATA	FORMAT
Opracował:	mgr inż. Jerzy Zieliński	inst. - inżynierska, konstr. - budowlana	112/A/Tbg/94 229/TBG/94	A3
Projektant:	mgr inż. Kacper Krakowiak	instalacyjna	SWK/0243/PBS/19	
Projektant:	mgr inż. Krzysztof Lis	instalacje elektryczne	SWK/PWOE/0097/12	
Sprawdzający:	mgr inż. Jakub Przyłucki	instalacyjna	SWK/0108/PWBS/17	

UWAGI

1. Przebudowa obejmuje wymianę kotłów, wymianę stacji uzdatniania wody oraz dobudowę mieszaczy ZMK-1 i ZMK-2
2. Zasilanie budynku sali gimnastycznej przetrząść na obieg NR 2 a obieg NR 3 pozostawić w rezerwie technologicznej.
3. Przebudowa CWU obejmuje montaż dodatkowego zasobnika 2CWU.
4. Niniejszy schemat technologiczny nie ingeruje w wewnętrzną instalację CO i CWU.

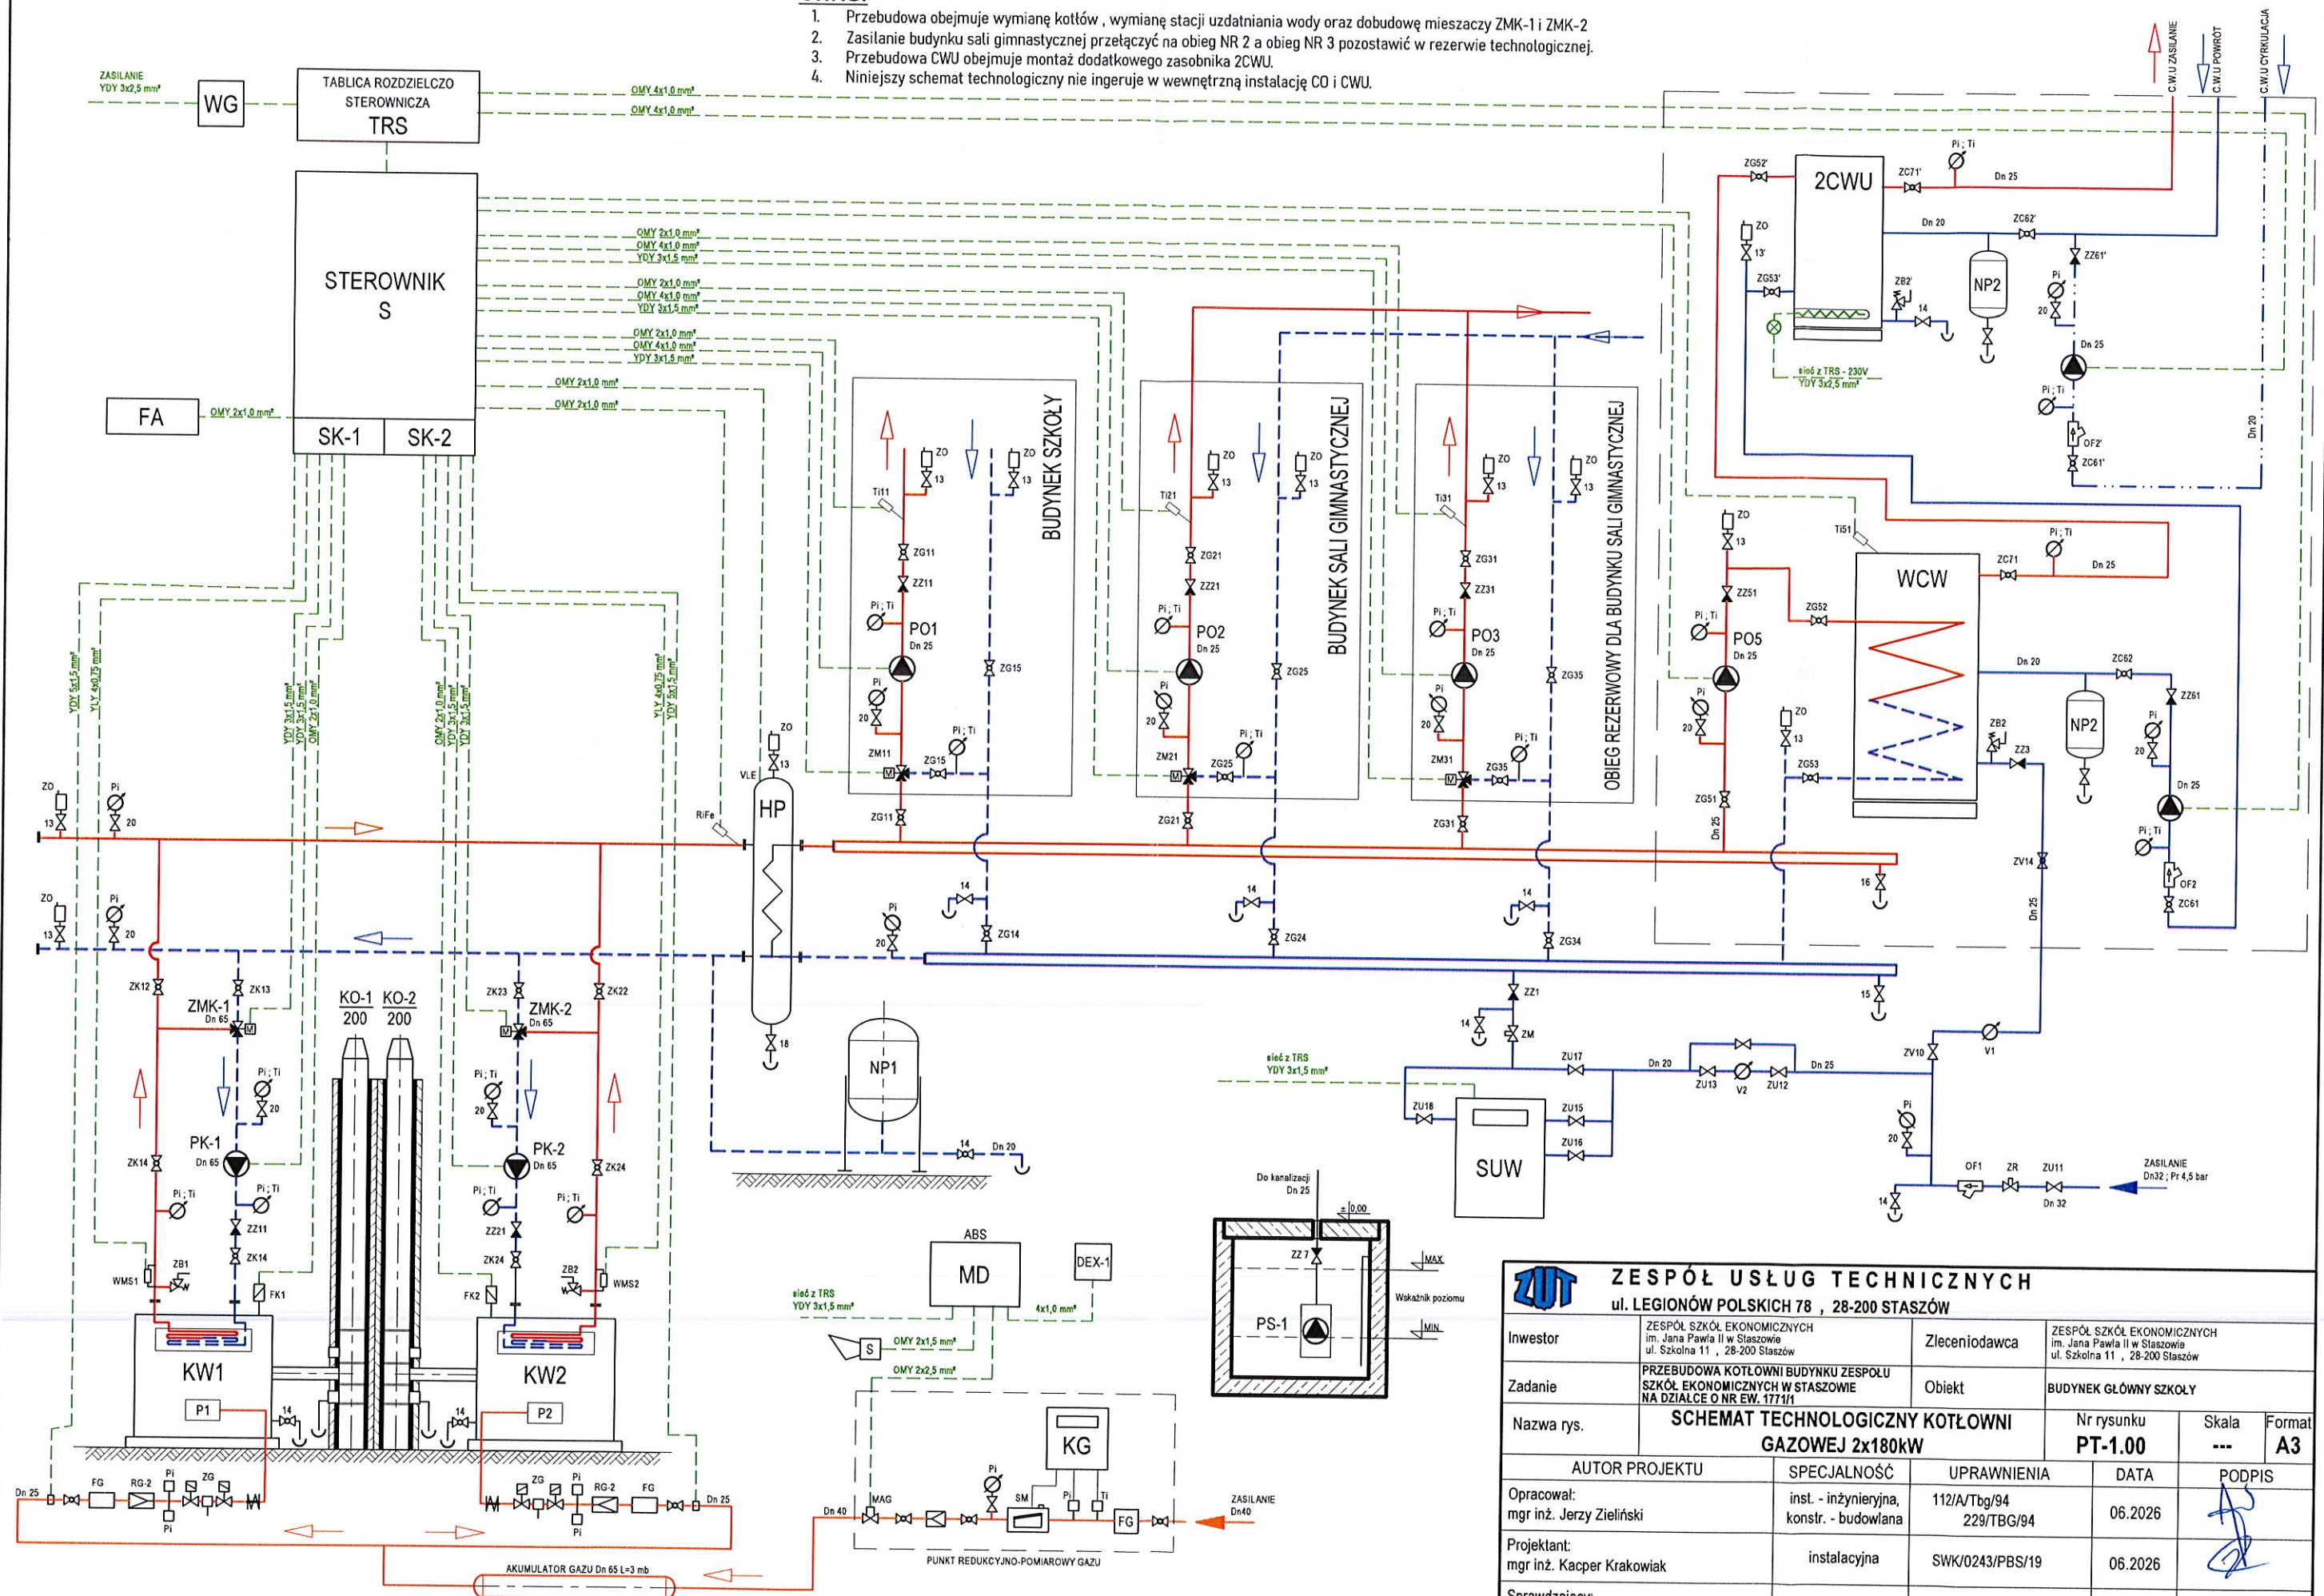


ZESPÓŁ USŁUG TECHNICZNYCH				
ul. LEGIONÓW POLSKICH 78, 28-200 STASZÓW				
Inwestor	ZESPÓŁ SZKÓŁ EKONOMICZNYCH im. Jana Pawła II w Staszowie ul. Szkolna 11, 28-200 Staszów	Zlecniodawca	ZESPÓŁ SZKÓŁ EKONOMICZNYCH im. Jana Pawła II w Staszowie ul. Szkolna 11, 28-200 Staszów	
Zadanie	PRZEBUDOWA KOTŁOWNI BUDYNKU ZESPÓŁU SZKÓŁ EKONOMICZNYCH W STASZOWIE NA DZIAŁCE O NR EW. 1771/1	Obiekt	BUDYNEK GŁÓWNY SZKOŁY	
Nazwa rys.	SCHEMAT TECHNOLOGICZNY KOTŁOWNI GAZOWEJ 2x180kW		Nr rysunku	PT-1.00
AUTOR PROJEKTU		SPECJALNOŚĆ	UPRAWNIENIA	DATA
Opracował: mgr inż. Jerzy Zieliński		inst. - inżynierska, konstr. - budowlana	112/A/Tbg/94 229/TBG/94	06.2026
Projektant: mgr inż. Kacper Krakowiak		instalacyjna	SWK/0243/PBS/19	06.2026
Sprawdzający: mgr inż. Jakub Przyłucki		instalacyjna	SWK/0108/PWBS/17	06.2026
				PODPIS

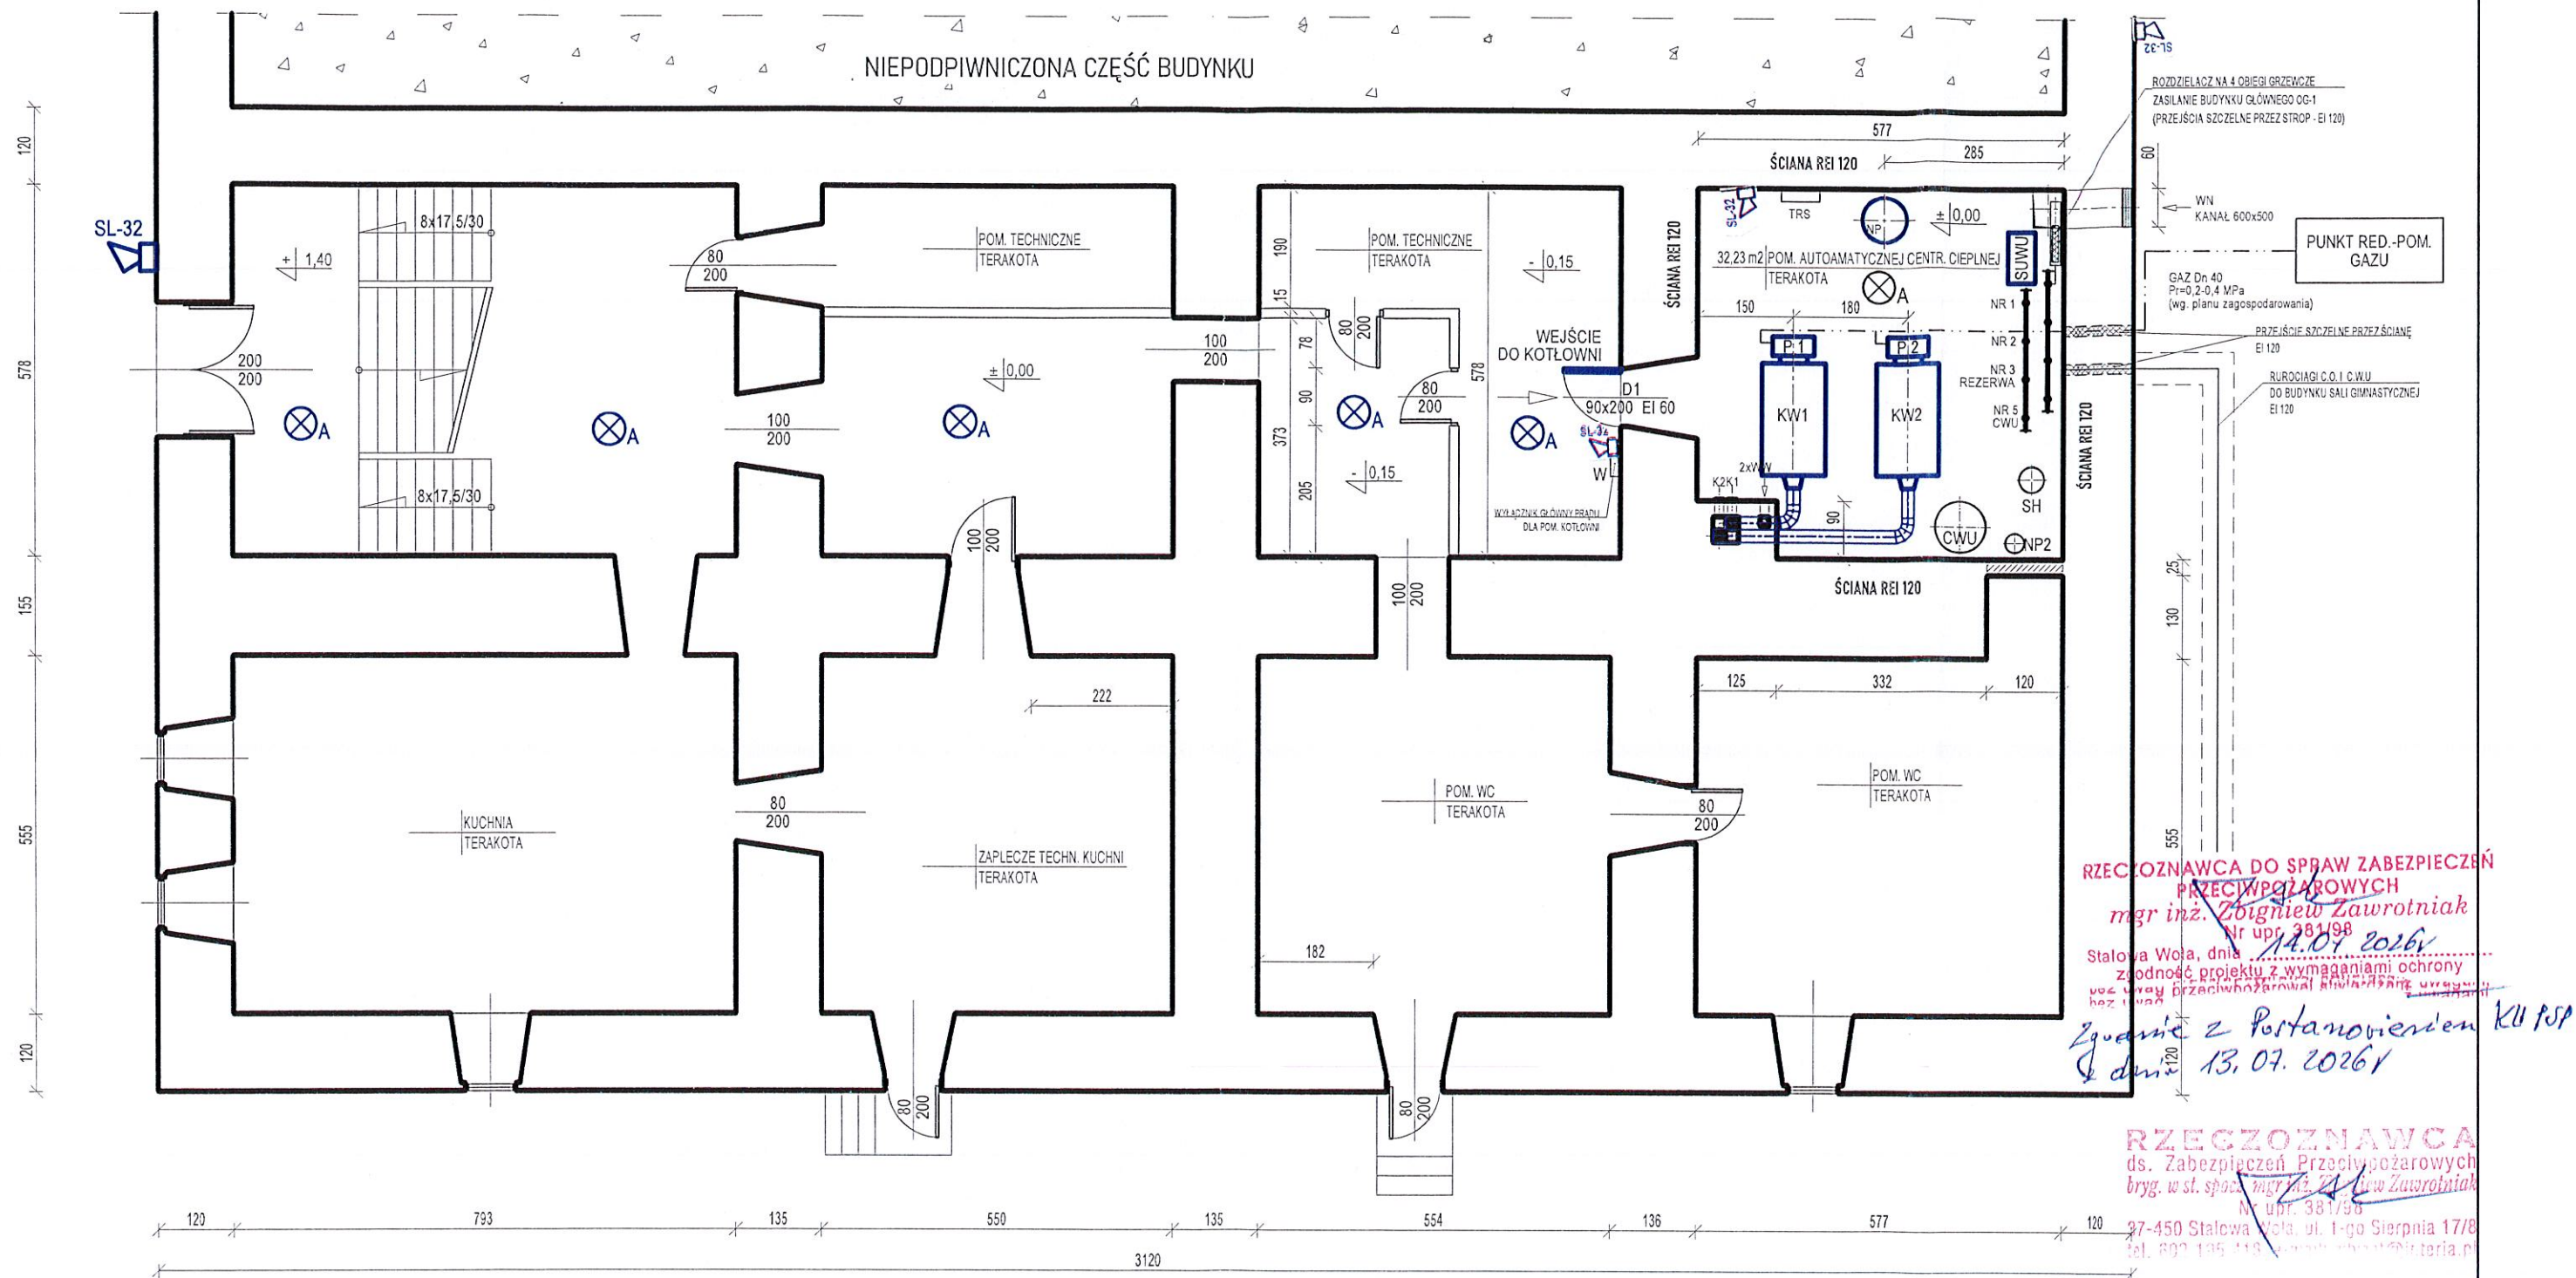

UWAGI:

- Budynek nie jest podpiwniczony na całej szerokości.
- Przed wejściem do budynku zamontować sygnalizator dźwiękowy SL-32 bezpieczeństwa instalacji gazowej z kotłowni.
- W pomieszczeniu kotłowni jest zamontowane oświetlenie awaryjne.
- Na korytarzu wykonać oświetlenie awaryjne z zaznaczoną lokalizacją lamp (5 szt.).
- Podstawową drogę ewakuacji stanowi korytarz główny podpiwniczenia.
- Kolorem niebieskim zaznaczono wymieniane lub montowane instalacje tj. piece KW1, KW2 wraz z czopuchami, SUWU, NP1 (zmiana lokalizacji) oraz oświetlenie awaryjne (wg odrębnego opracowania) oraz drzwi wejściowe do kotłowni D1

ZUT ZESPÓŁ USŁUG TECHNICZNYCH				
ul. LEGIONÓW POLSKICH 78 , 28-200 STASZÓW				
Inwestor	ZESPÓŁ SZKÓŁ EKONOMICZNYCH im. Jana Pawła II w Staszowie ul. Szkolna 11 , 28-200 Staszów	Zleciłodawca	ZESPÓŁ SZKÓŁ EKONOMICZNYCH im. Jana Pawła II w Staszowie ul. Szkolna 11 , 28-200 Staszów	
Zadanie	PRZEBUDOWA KOTŁOWNI BUDYNKU ZESPÓŁU SZKÓŁ EKONOMICZNYCH W STASZOWIE NA DZIAŁCE O NR EW. 1771/1	Obiekt	BUDYNEK GŁÓWNY SZKÓŁY	
Nazwa rys.	RZUT PODPIWNICZENIA		Nr rysunku PB-1.00	Skala 1:100 Format A3
AUTOR PROJEKTU		SPECJALNOŚĆ	UPRAWNIENIA	DATA
Opracował: mgr inż. Jerzy Zieliński		inst. - inżynierska, konstr. - budowlana	112/A/Tbg/94 229/TBG/94	06.2026
Projektant: mgr inż. Kacper Krakowiak		instalacyjna	SWK/0243/PBS/19	06.2026
Sprawdzający: mgr inż. Jakub Przyłucki		instalacyjna	SWK/0108/PWBS/17	06.2026

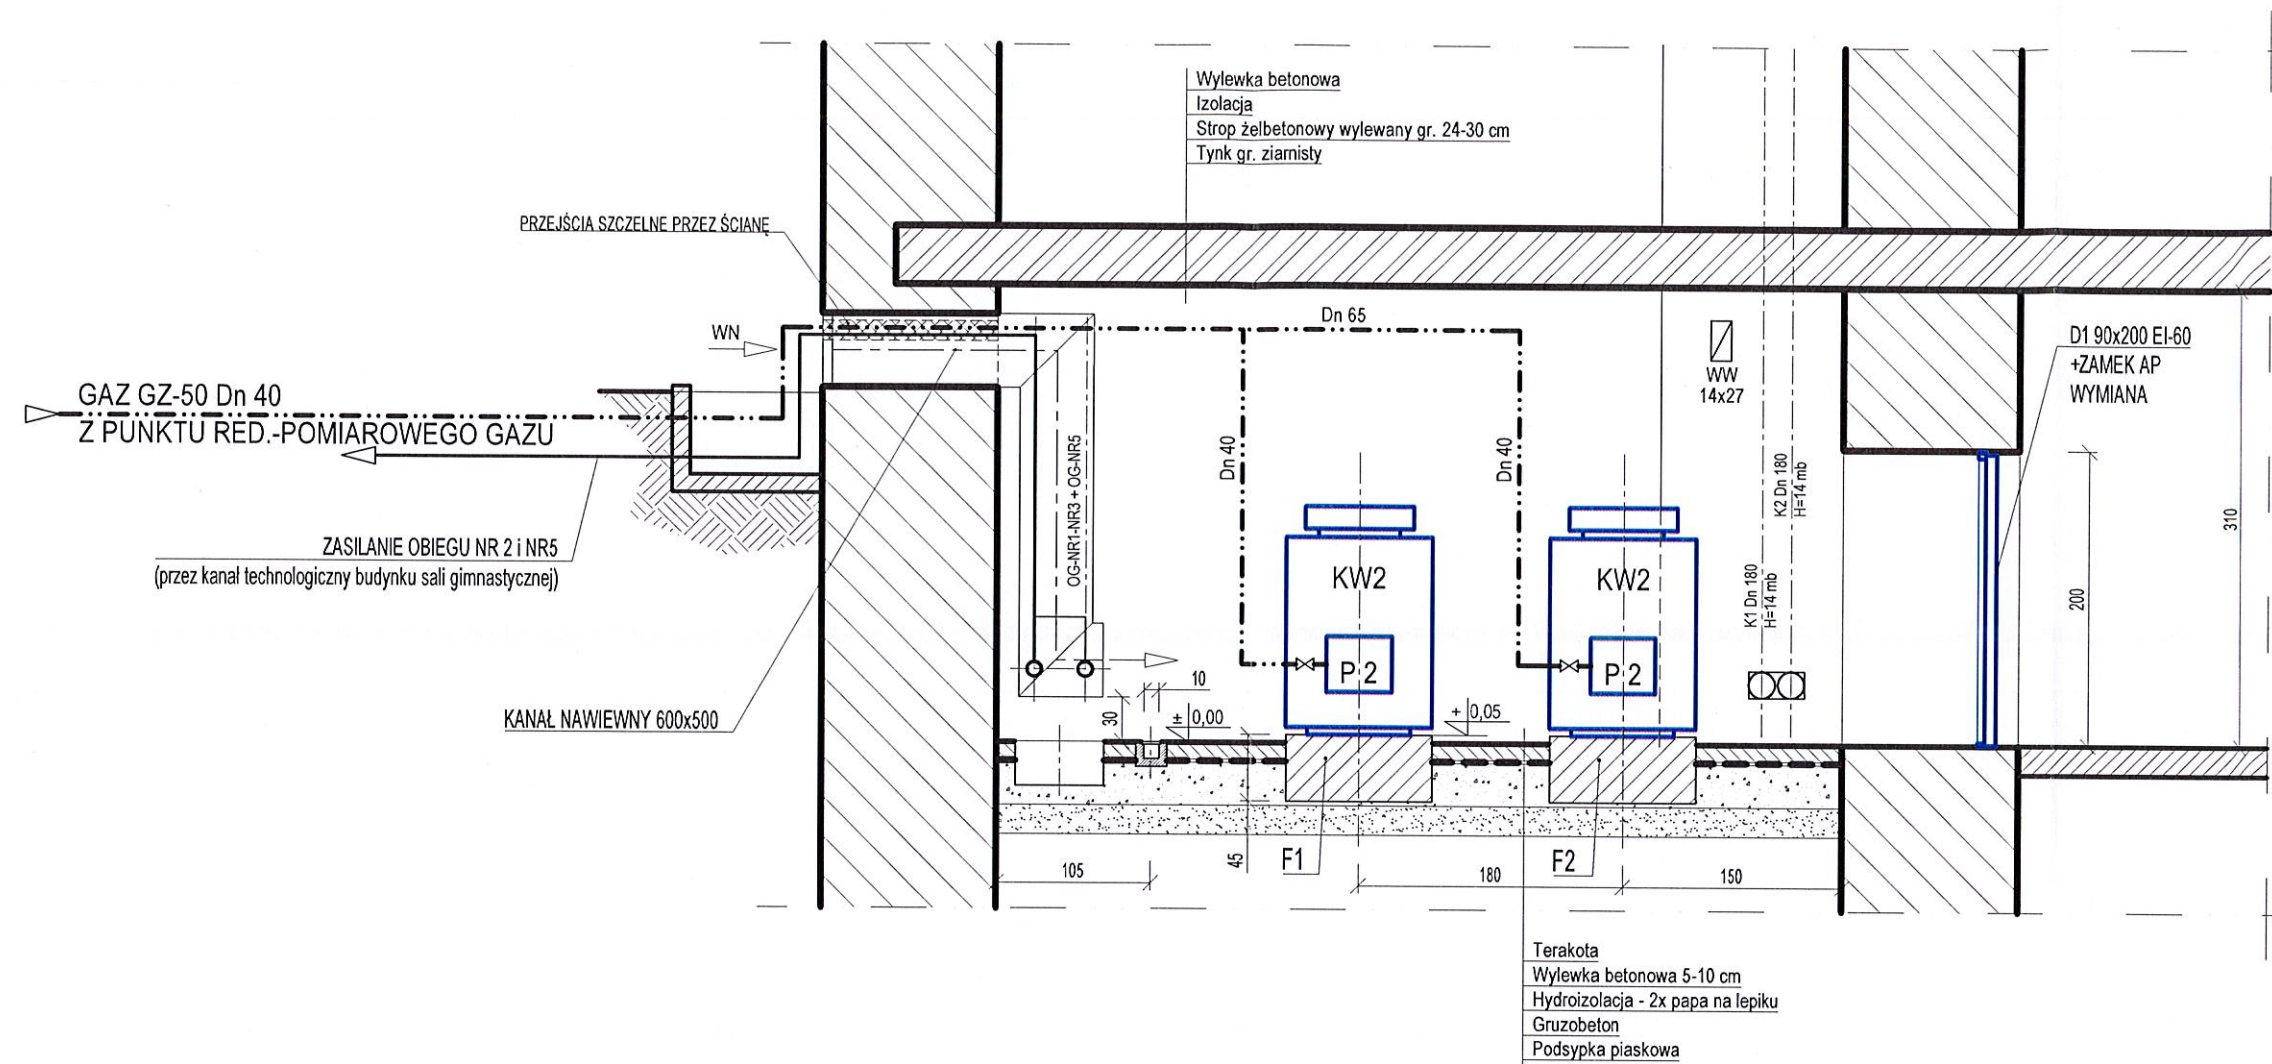

UWAGI

1. Punkt redukcyjno-pomiarowy gazu zlokalizować w odległości ok. 3 mb od budynku.

 ZESPÓŁ USŁUG TECHNICZNYCH ul. LEGIONÓW POLSKICH 78 , 28-200 STASZÓW					
Inwestor	ZESPÓŁ SZKÓŁ EKONOMICZNYCH im. Jana Pawła II w Staszowie ul. Szkolna 11 , 28-200 Staszów	Zlecniodawca	ZESPÓŁ SZKÓŁ EKONOMICZNYCH im. Jana Pawła II w Staszowie ul. Szkolna 11 , 28-200 Staszów		
Zadanie	PRZEBUDOWA KOTŁOWNI BUDYNKU ZESPOŁU SZKÓŁ EKONOMICZNYCH W STASZOWIE NA DZIAŁCE O NR EW. 1771/1	Obiekt	BUDYNEK GŁÓWNY SZKOŁY		
Nazwa rys.	RZUT PIONOWY ROZMIESZCZENIA URZĄDZEŃ TECHNOLOGICZNYCH KOTŁOWNI 2x180kW		Nr rysunku PB-3.00	Skala 1:50	Format A3
AUTOR PROJEKTU		SPECJALNOŚĆ	UPRAWNIENIA	DATA	PODPIS
Opracował: mgr inż. Jerzy Zieliński		inst. - inżynierska, konstr. - budowlana	112/A/Tbg/94 229/TBG/94	06.08.2016	[Signature]
Projektant: mgr inż. Kacper Krakowiak		instalacyjna	SWK/0243/PBS/19		[Signature]
Sprawdzający: mgr inż. Jakub Przyłucki		instalacyjna	SWK/0108/PWBS/17		[Signature]